


VSTUP

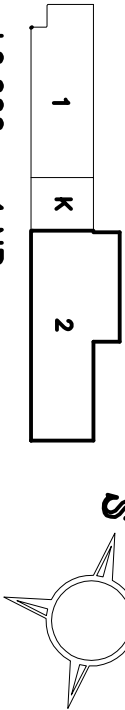

±0,000 = 1.NP

VYPRACOVAL:	PROJEKTANT:	KONTROLOVAL:	
Ing. Miloš Bacík	Ing. Miloš Bacík	Ing. Miloš Bacík	
INVESTOR: Gymnázium Blansko, Seifertova 13, 67831 Blansko			
MÍSTO AKCE: Seifertova 13 , Blansko , okr. Blansko			
GYMNÁZIUM BLANSKO – REKONSTRUKCE ROZVODŮ TEPLÉ A STUDENÉ VODY, ODPADŮ, TOPNÉ SOUSTAVY A KOTELNY I. ETAPA, II. ETAPA			DATUM: 10–2019
PŮDORYS 1.PP–ČÁST 2 –STAV. STAV(S001) I.a II.ETAPA			FORMAT: A3
			ÚČEL: DPS
			MĚŘÍTKO: 1:100
			Č.VÝKR.: 2