




PŮDORYS 1.NP – STÁVAJÍCÍ STAV

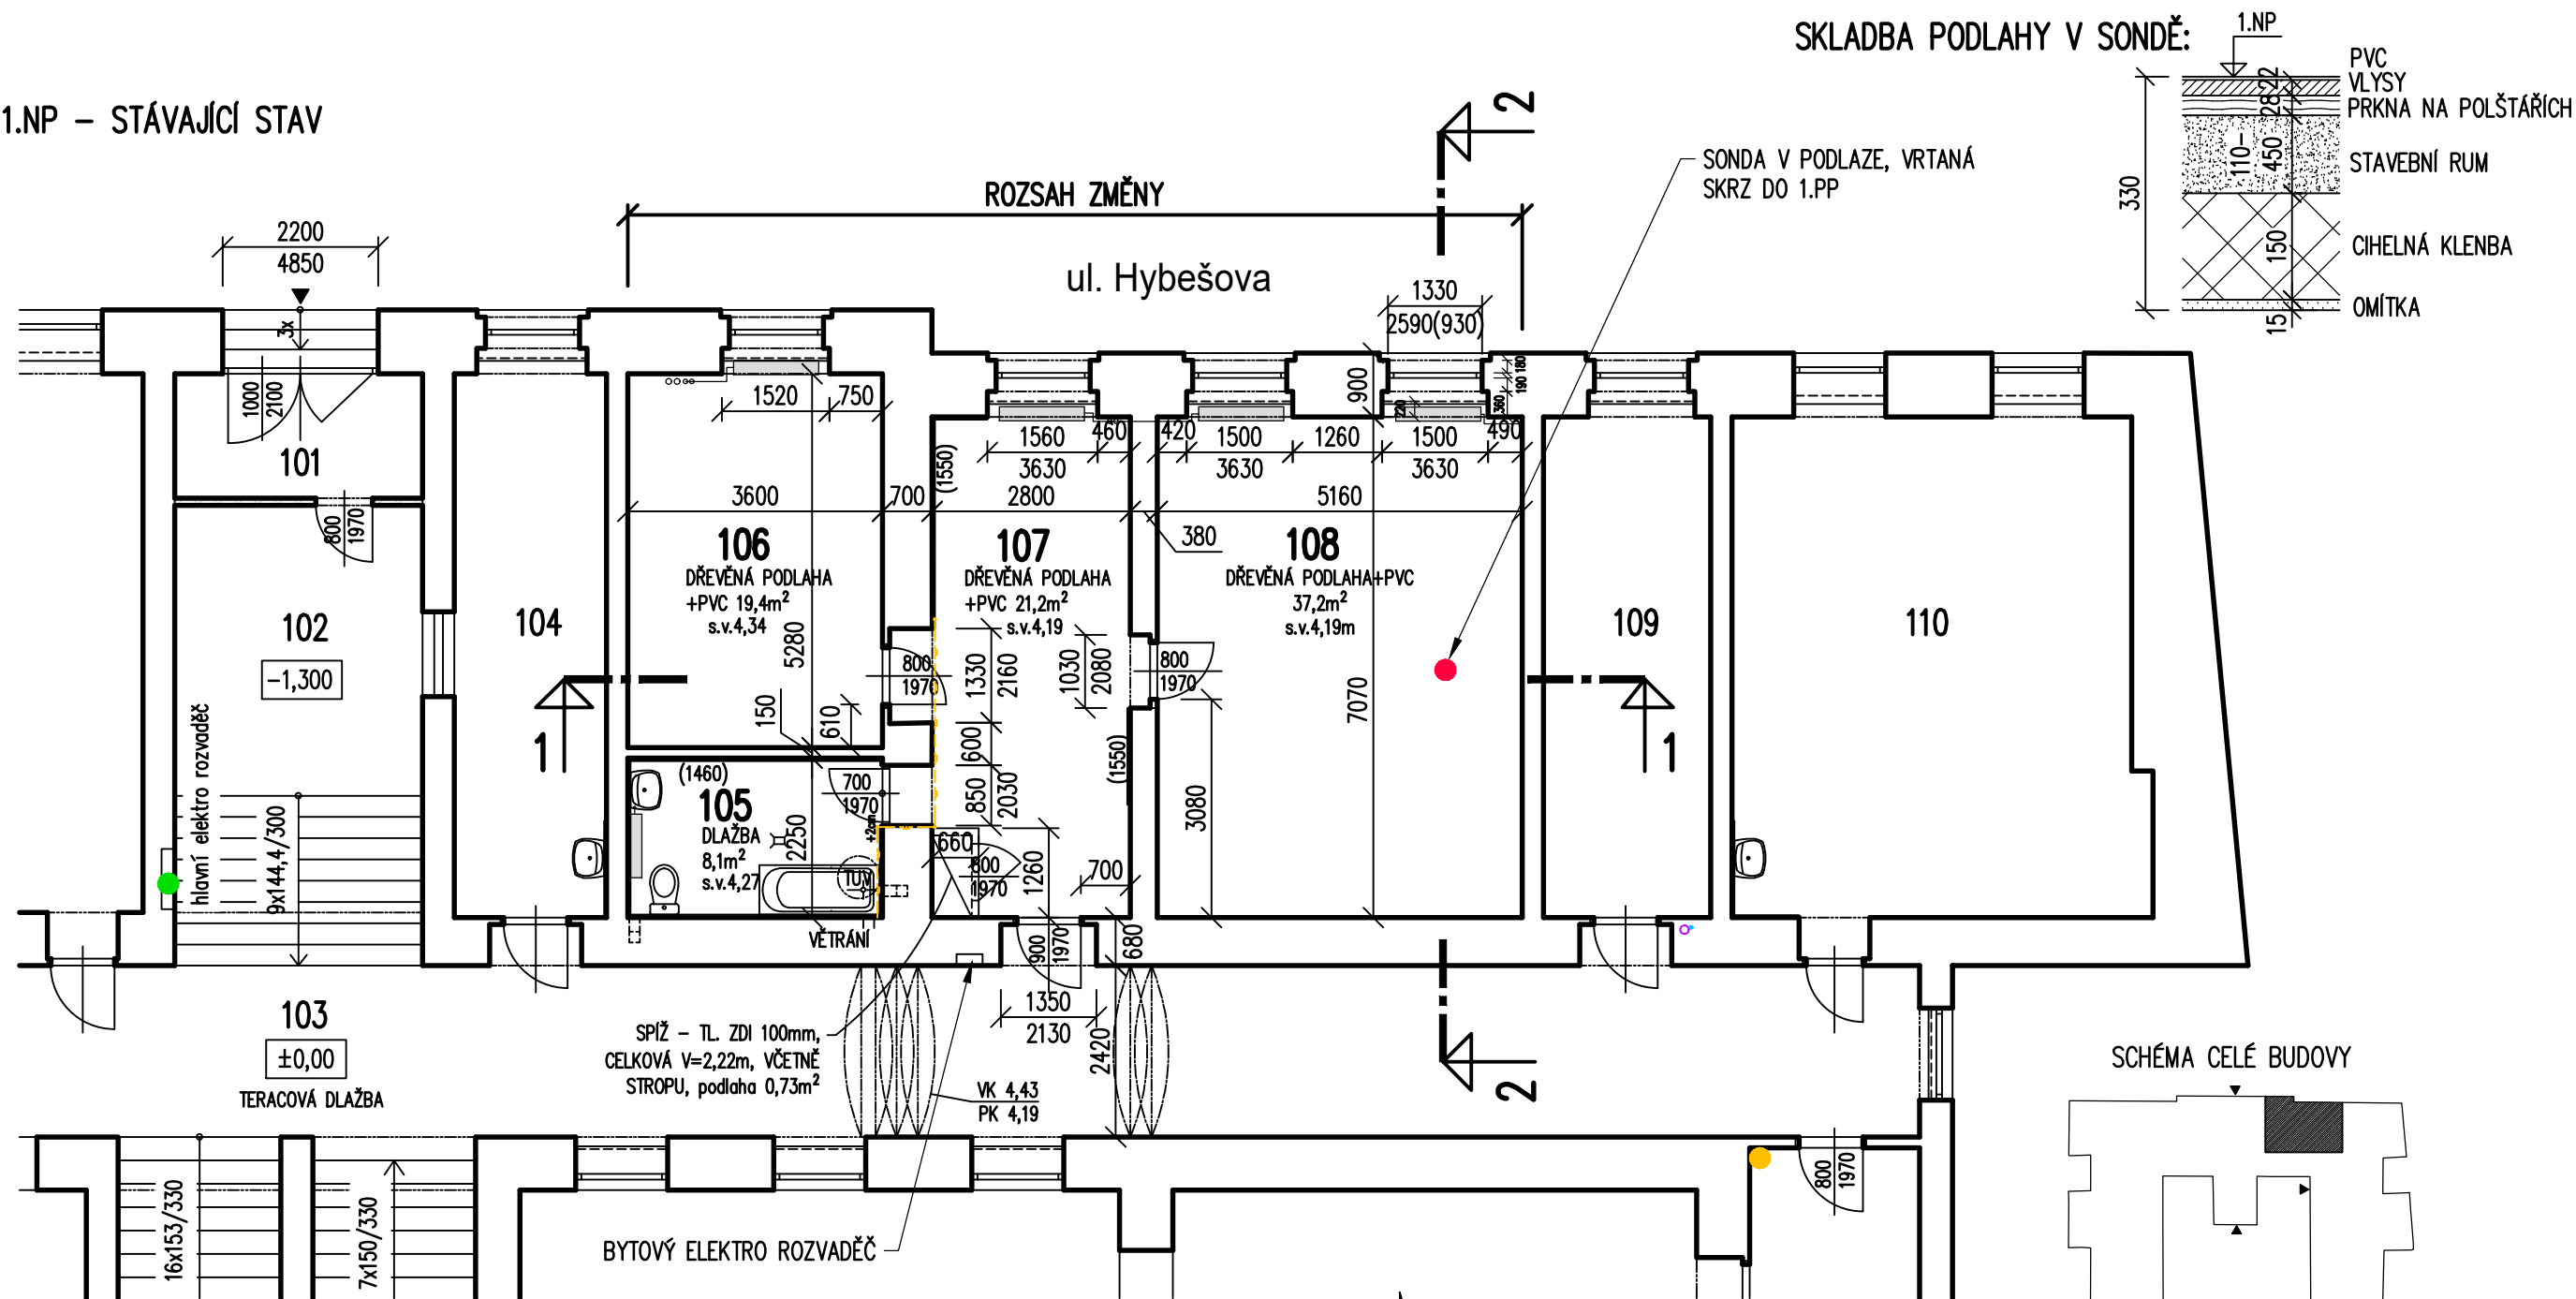

NÁPOJNÉ BODY INŽ. SÍTÍ:

- PLYN – viz 1.PP
- VODOVOD – viz 1.PP
- KANALIZACE – viz 1.PP
- ELEKTRO SILNOPROUD ● – podrobnosti viz část Elektroinstalace
- ELEKTRO SLABOPROUD ● vstup z 2.NP – podrobnosti viz část Elektroinstalace

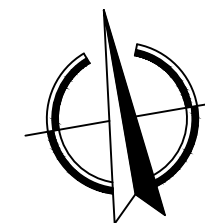

<div></div> <div>STABIL</div>		s.r.o., 603 00 BRNO, HLINKY 142c		číslo paré
INVESTOR: SSŠ Brno, Ing. Sapíková Leona		ÚŘAD: ÚMČ města Brna, Brno–střed		ZAK. ČÍSLO 21102
VYPRACOVAL: Ing. Andrea Guziurová		SPOLUPRÁCE: Ing. Pavel Bína		ÚČEL DPS
BRNO–střed, SSŠ Hybešova 15 ZMĚNA V UŽÍVÁNÍ STAVBY – služební byt na centrální spisovnu		DATUM 03/2021		
		FORMÁT 2x A4		
D1.1. ARCHITEKTONICKO–STAVEBNÍ ŘEŠENÍ PŮDORYS 1.NP – STÁVAJÍCÍ STAV – služební byt		MĚŘÍTKO 1:100		VÝKRES Č. 2