


SITUACE KOMUNIKACE
m 1:200.

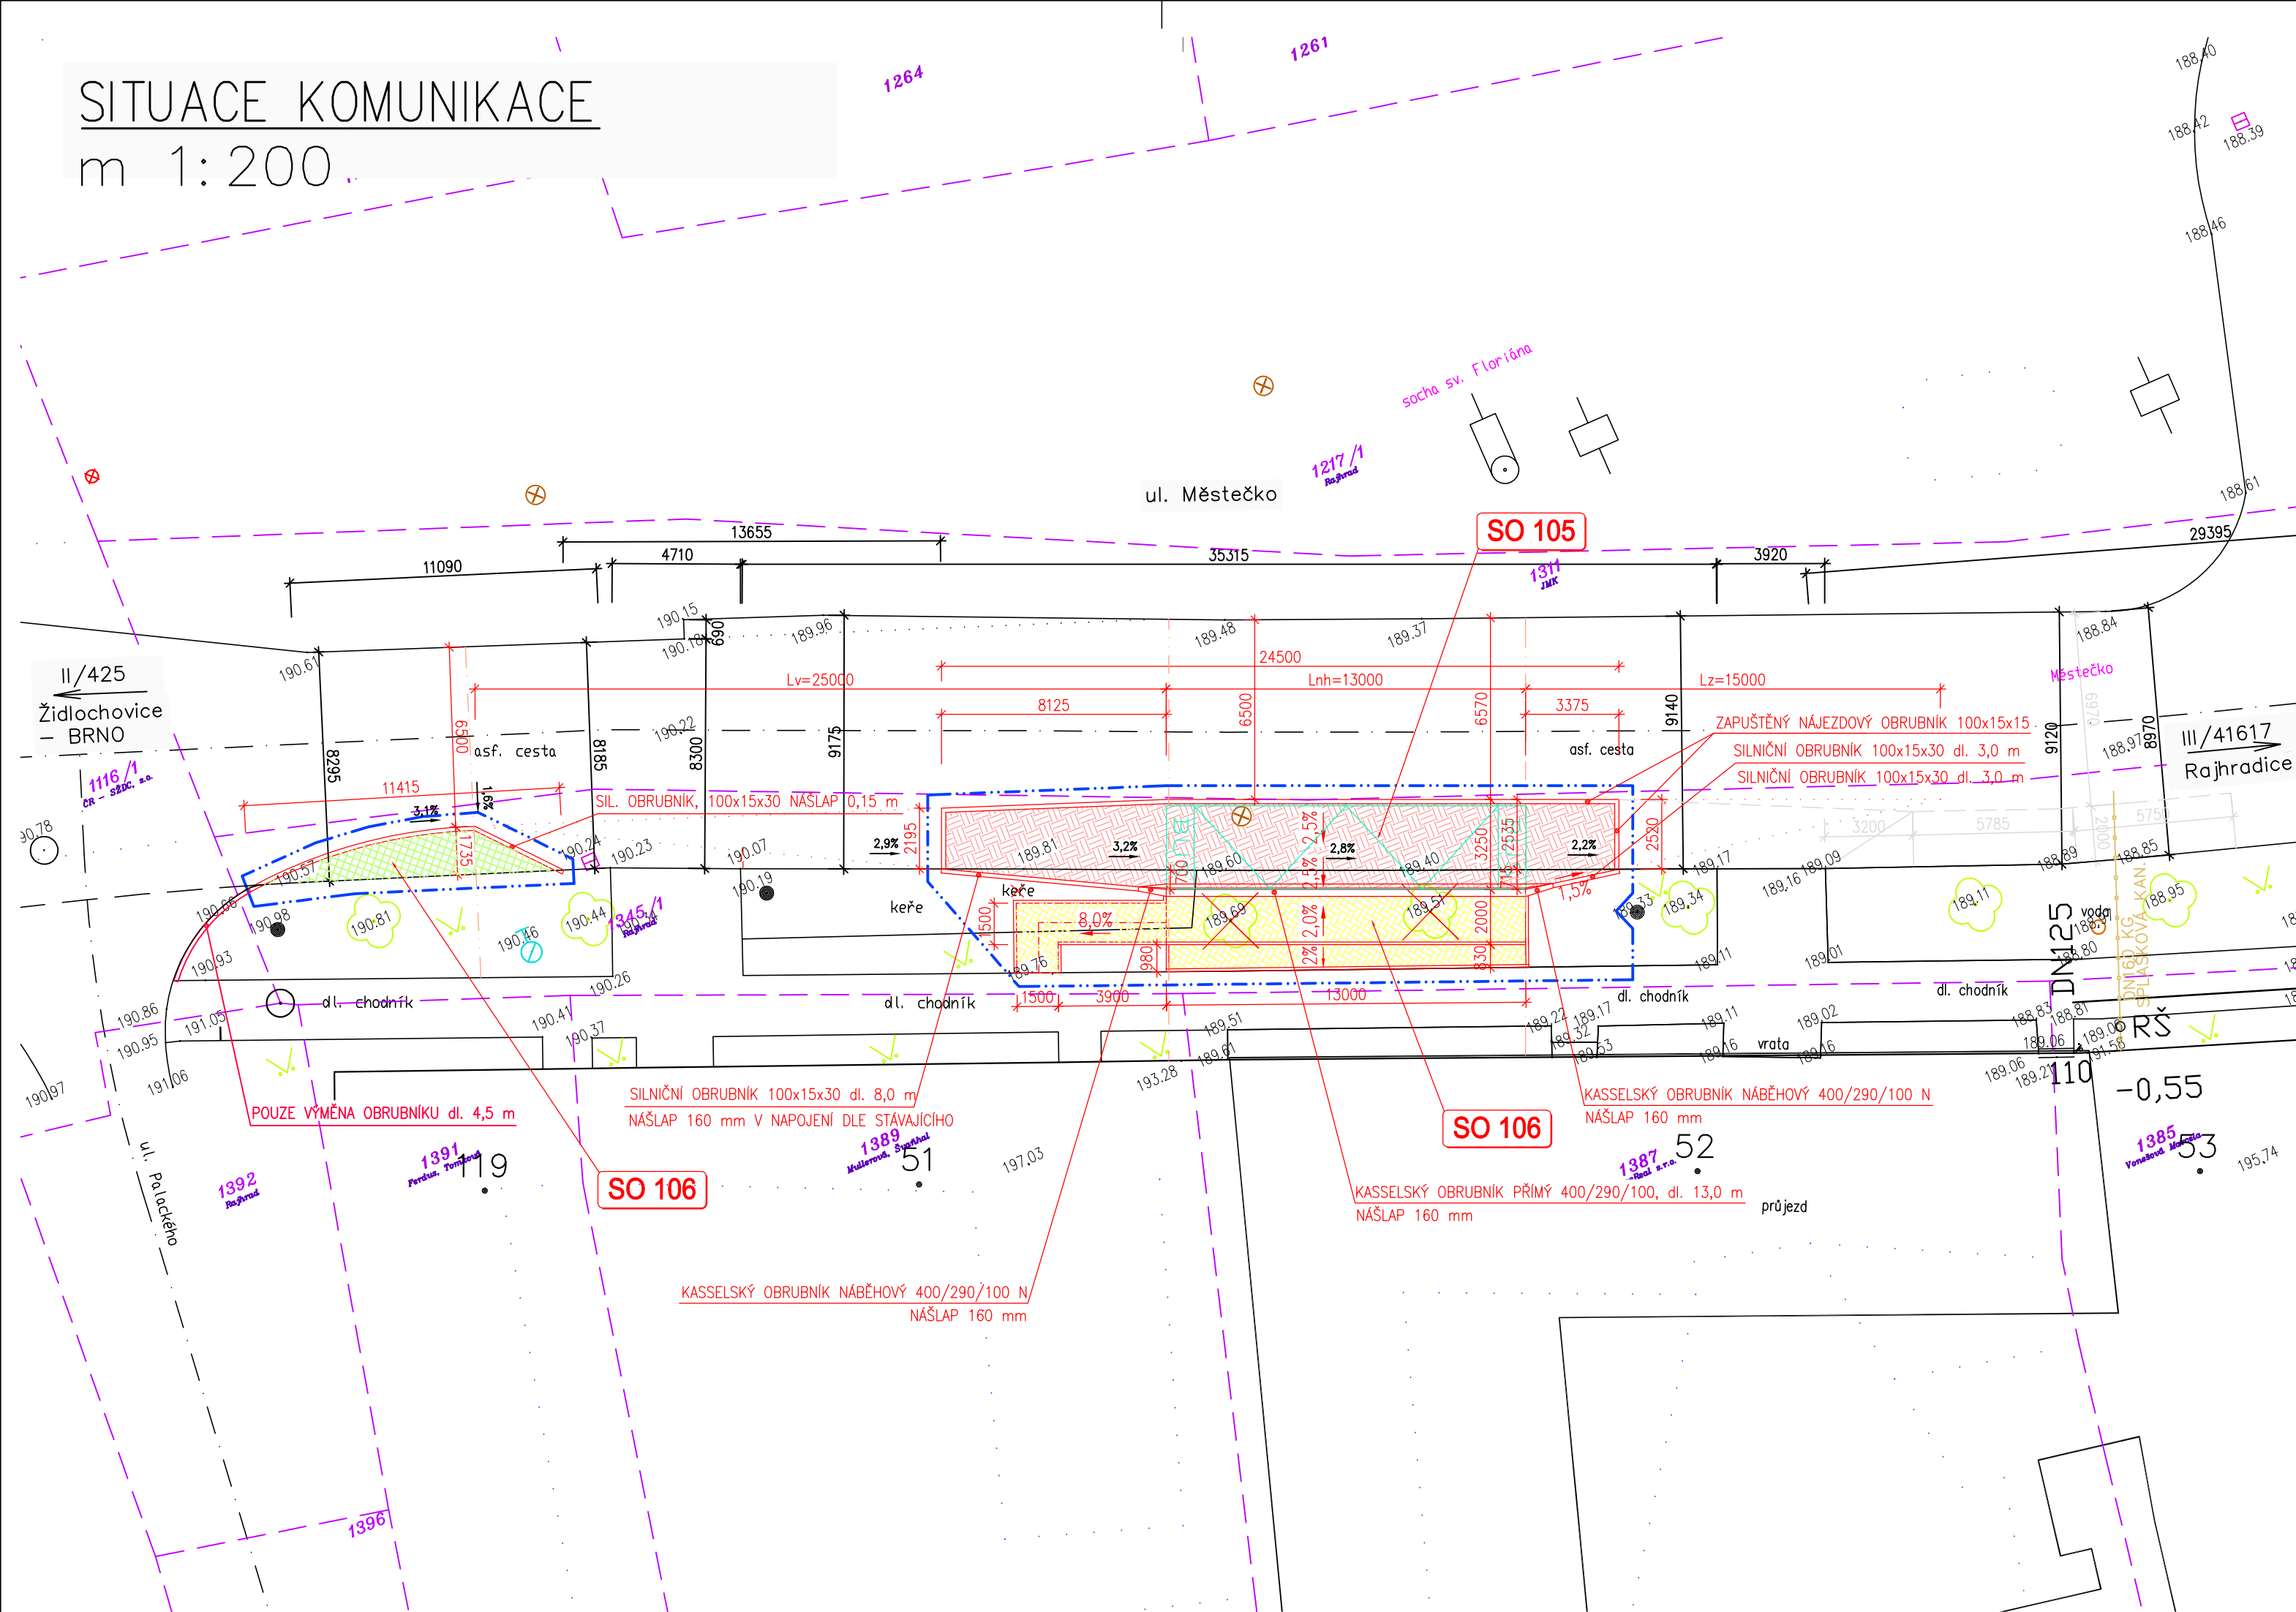




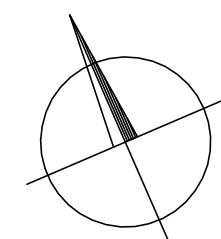
LEGENDA INŽ. SÍTÍ:

LEGENDA KATASTRU:




LEGENDA OSTATNÍ:

- | | |
|---|---|
|  | POVRCH ZE ŽULOVÉ KOSTKY
ZASTÁVKOVÝ PRUH |
|  | POVRCH ZE ZÁMK. DLAŽBY
NÁSTUPIŠTĚ S RAMPOU |
|  | ZATRAVNĚNÉ PLOCHY |
|  | ČARA PŘÍČNÉHO ŘEZU |



Číslo paré:

HIP:	Ing. Otmar Voneš	 Veselácká 841/170a, Brno 637 00 IČO: 29310971 www.sworti.cz
Zodpov. projektant:	Ing. Jan Krakovič	
Vypracoval:	Ing. Jan Krakovič	
Investor:	Jihomoravský kraj, Žerotínovo nám. 3/5, 601 82 Brno	
Zadavatel:	Jihomoravský kraj, Žerotínovo nám. 3/5, 601 82 Brno	
AKCE:	Rajhrad, Městečko – autobusová zastávka IDS JMK	Stupeň: DSP, PDPS Č. zakázky: 13–03 Č. archivní: 13–03
OBJEKT:	SO 105 – ÚPRAVA VOZOVKY	Datum: 09/2013 Formát: 3x4
NÁZEV VÝKRESU:	SITUACE KOMUNIKACE	Měřítko: 1:200 Číslo výkresu: 02