


SCHEMA NÁPOJENÍ KGJ NA ZP

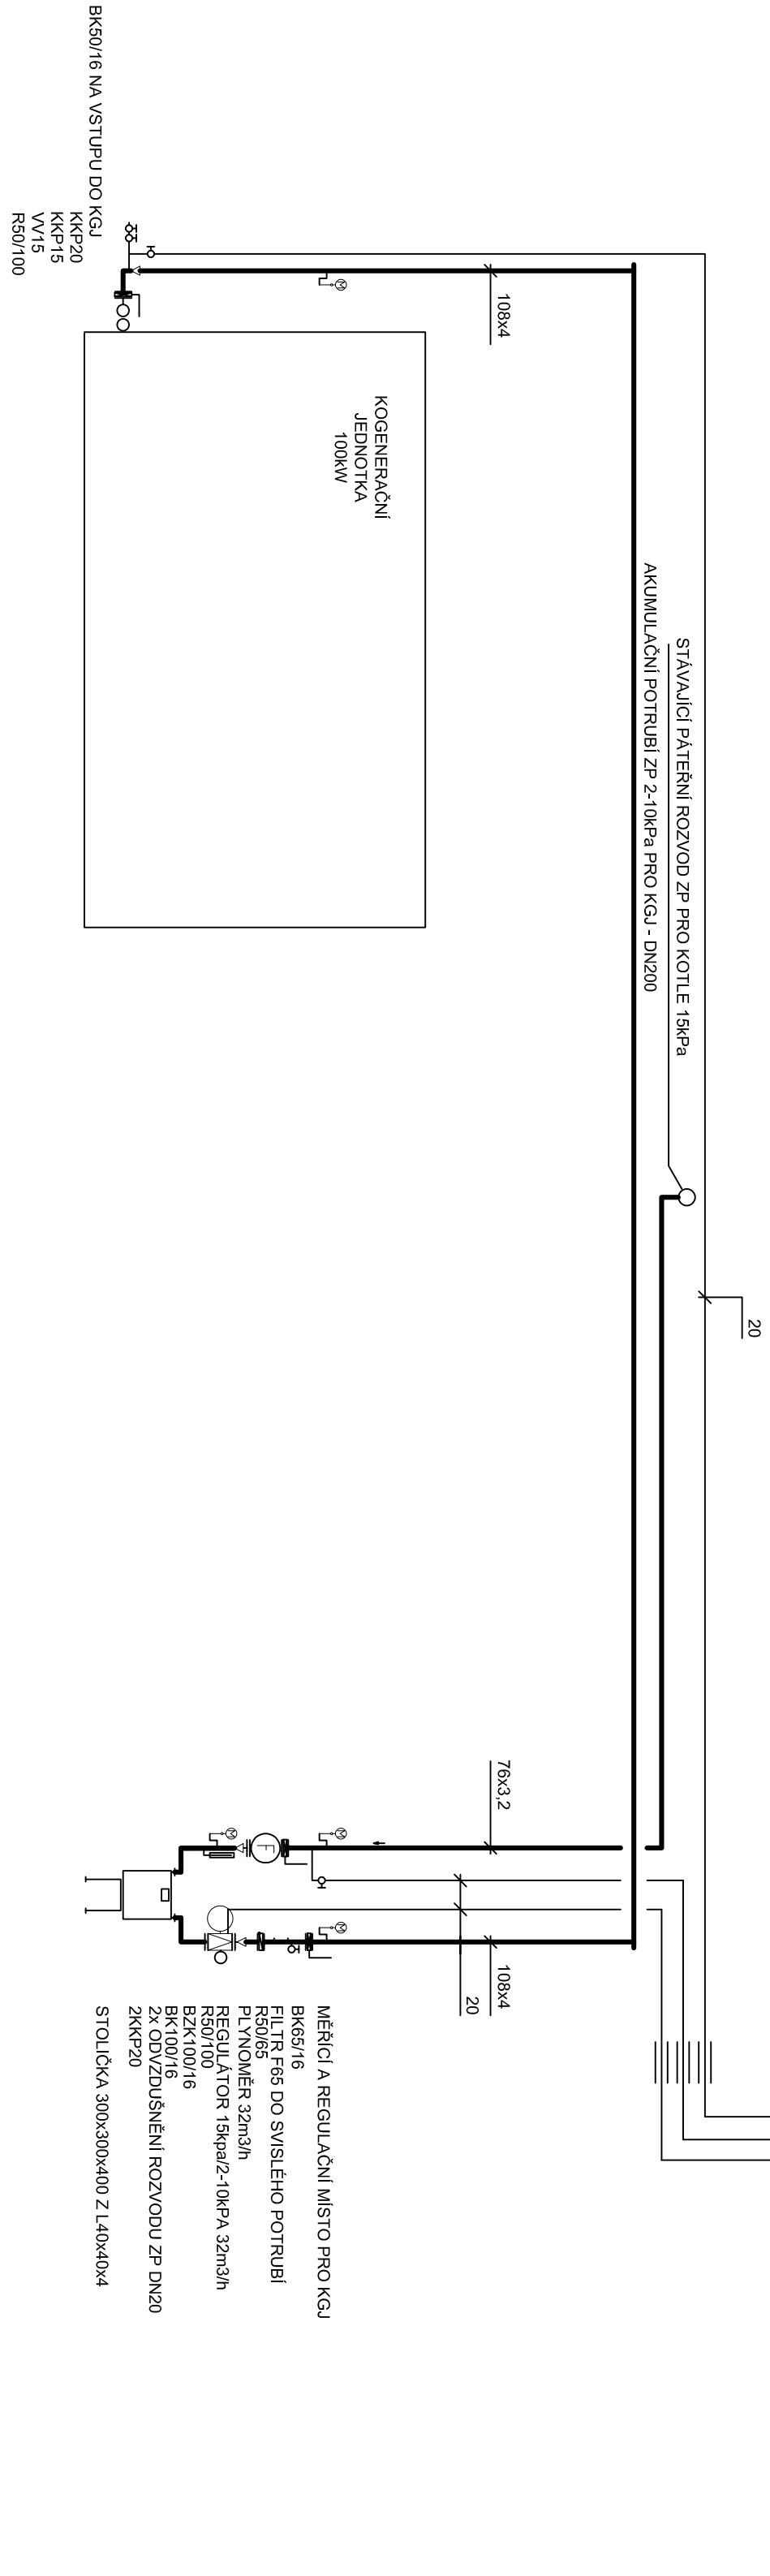

LEGENDA MÍSTNOSTÍ

ČÍSLO MÍSTN.	NÁZEV MÍSTNOSTI	PLOCHA m²
1.01	KOTELNA	262,19
1.02	ROZVODNA NN	61,10
1.03	ROZVODNA VN	39,89
1.04	TRAFIKOVKA I	14,63
1.05	TRAFIKOVKA II	13,33
1.06	TRAFIKOVKA III	14,54
CELKEM:		405,68

TH

projekt s.r.o.

Alšovcova 233, 468 21 Panticin

mob: +420 722 72 168, e: mol@thprojekt.cz

DIČ: CZ 272 72 168

Název objekce :

Kogenerační jednotka

Místo stavby :

Čichnova 982/23 Komín 624 00 Brno

Investor :

Střední škola informatiky, poštovních a finančních služeb

Název dokumentu :

Půdorys koteleny a schéma

Stupeň dokumentace :

Dokumentace pro provádění stavby

Projekce :

D.1.4.4 Plynová odvětví zařízení

Zadp. projektant :

Ing. Pavel Kriz

Datum :

03/2021

Měřítko :

1:50, N

Číslo výkresu :

02-2020-01