



PŮDORYS  
M1:50

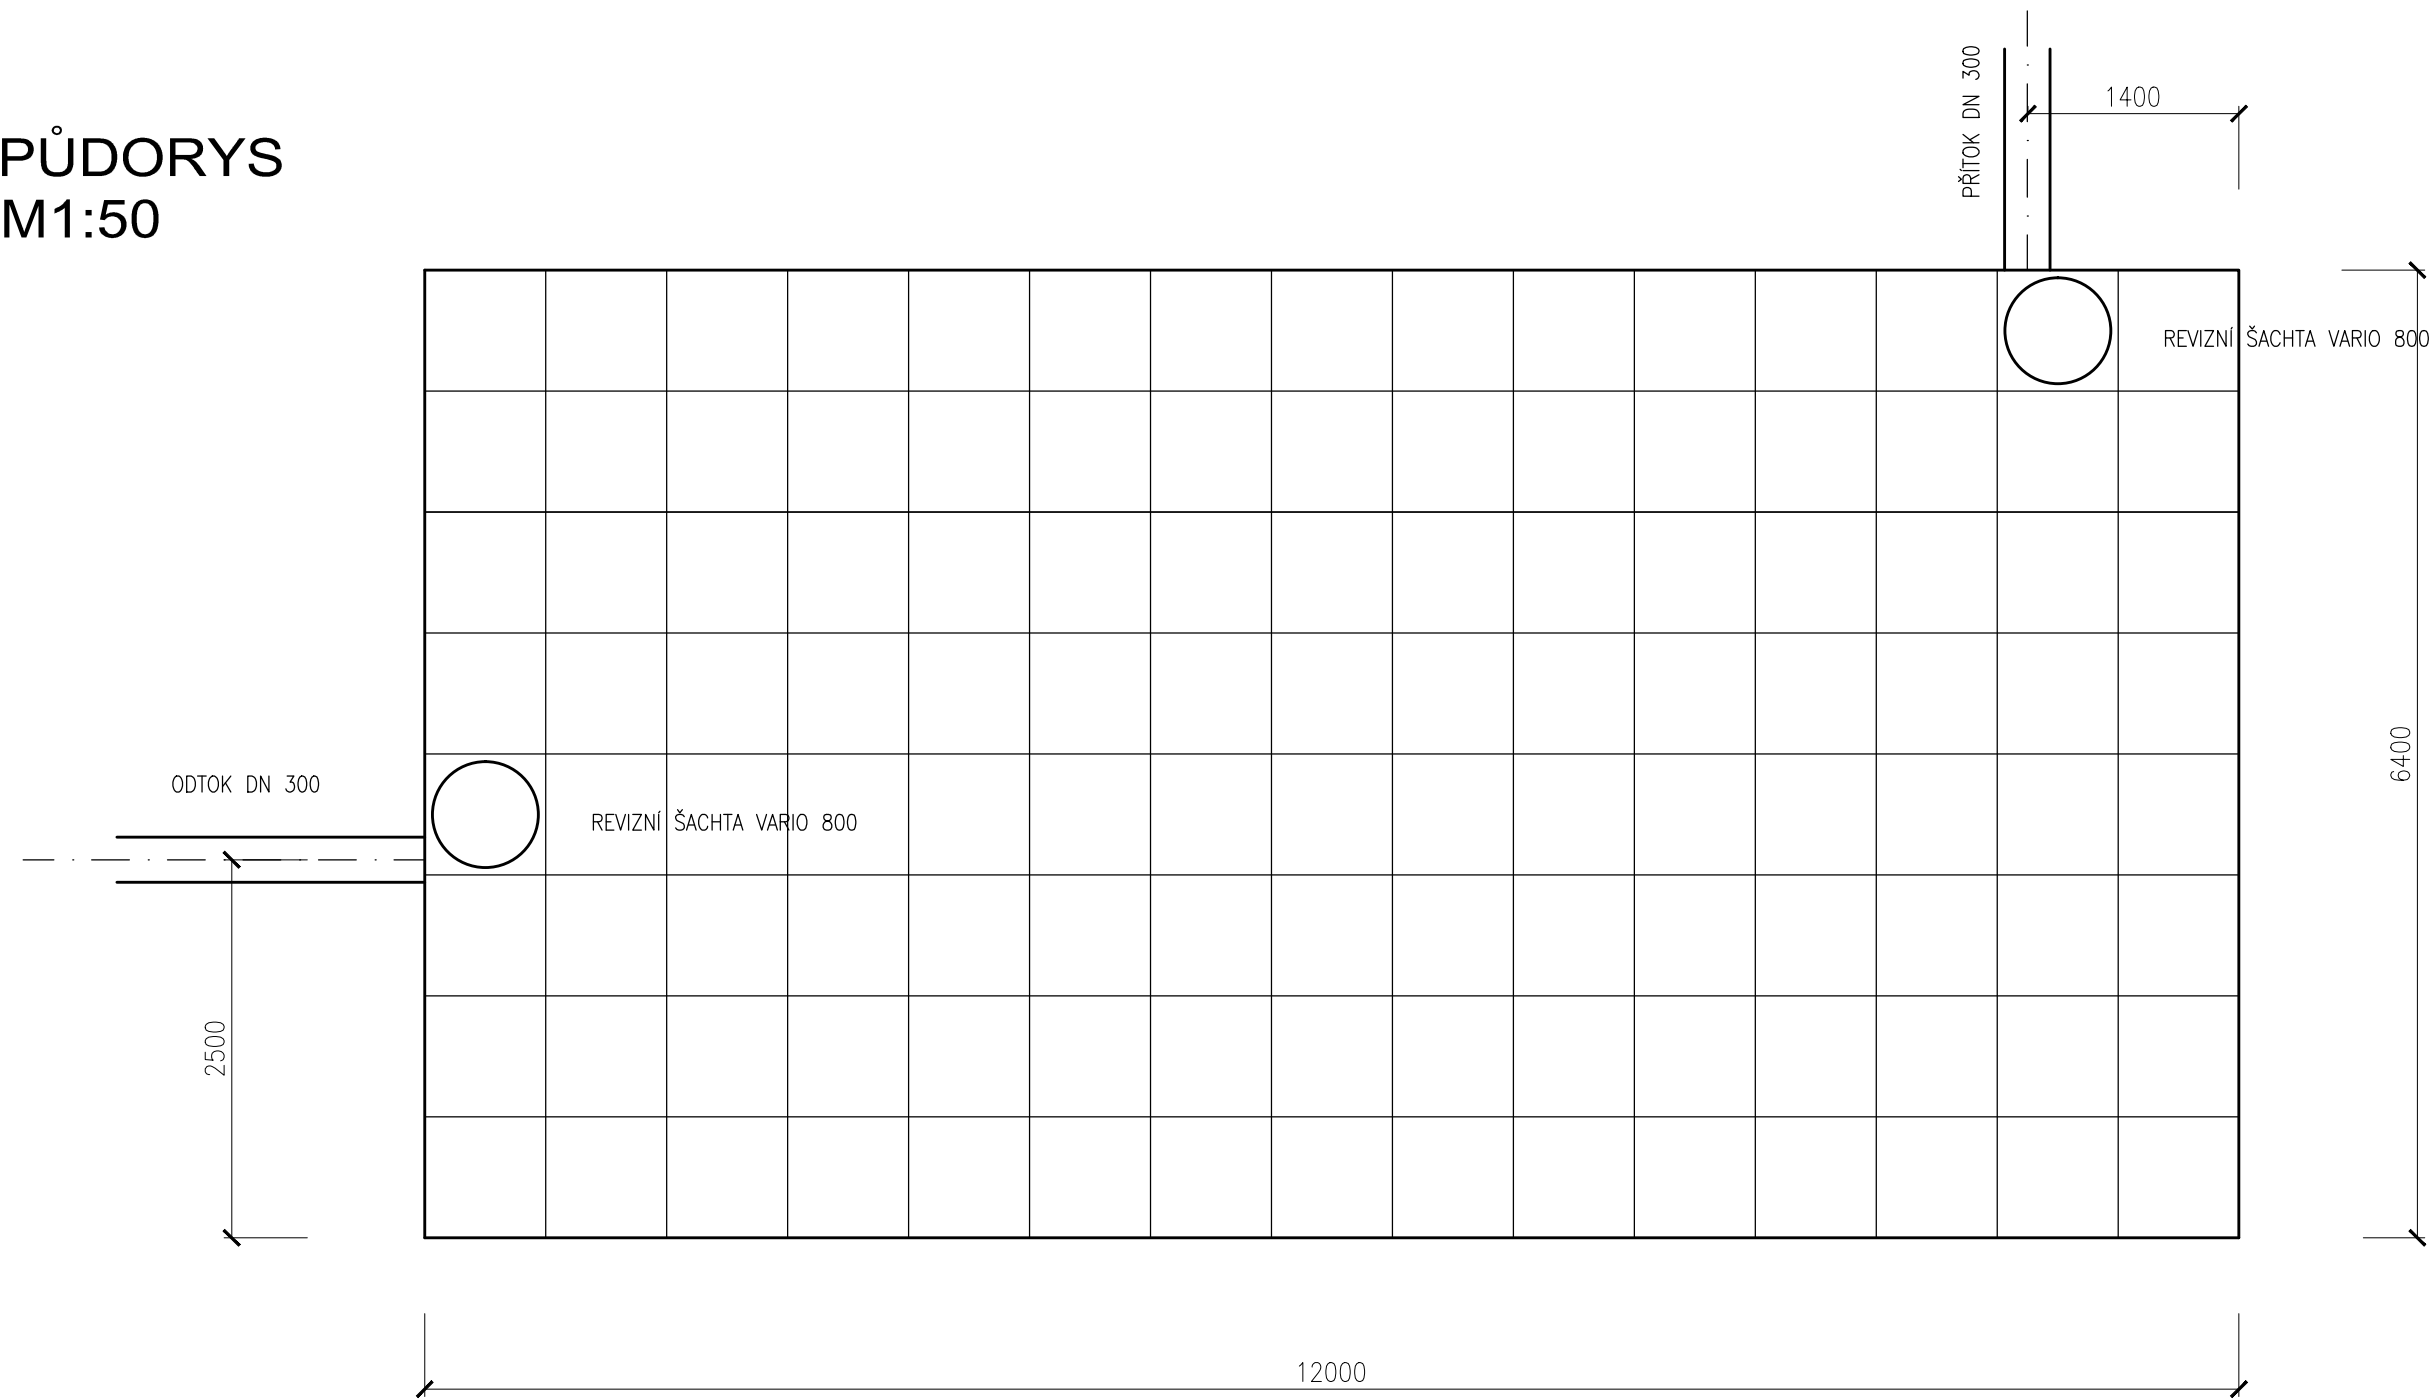

ŘEZ A-A  
M1:50

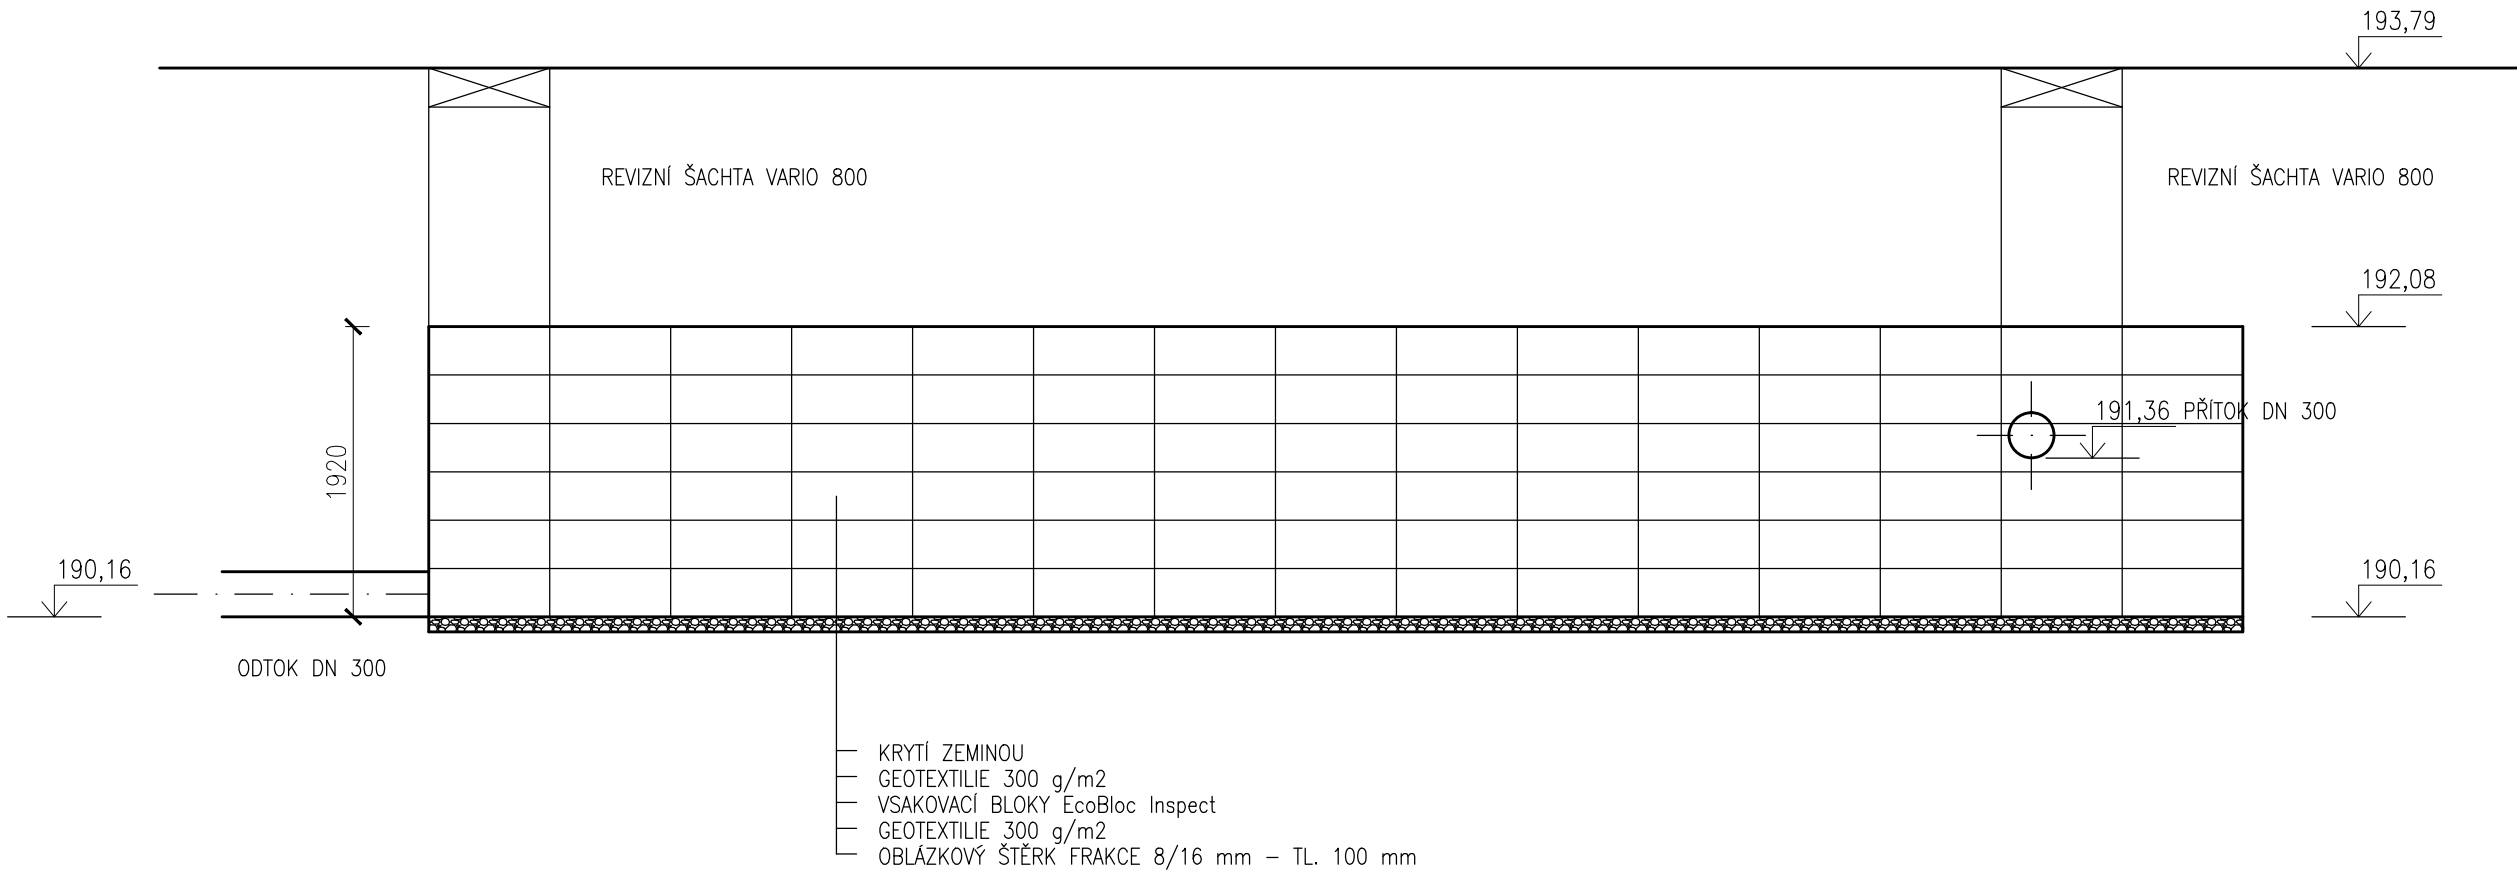

HIP:	VED.PROJEKTANT:	VYPRACOVAL:	<div></div> <div>CREATIVE BUILDINGS,s.r.o.</div> <div>Ctíradova 187/25, BRNO, 643 00</div> <div>IČ: 29301793 DIČ: CZ29301793</div>	
Ing. Michal Barák	Ing. Milan Hověžák	Ing. Milan Hověžák		
MÍSTO AKCE: BRNĚNSKÁ 716/41, Hustopeče u Brna			DATUM: 10/2020	
INVESTOR: Jihomoravský kraj, Žerotínovo nám. 449/3, 601 82 Brno			FORMÁT: 4A4	
AKCE: REKONSTRUKCE KANALIZACE NEMOCNICE HUSTOPEČE DSO 02.4 RETENČNÍ NÁDRŽ			ÚČEL: DPS	
			Č.ZAKÁZKY: 1918	
NÁZEV VÝKRESU: RETENČNÍ NÁDRŽ			MĚŘÍTKO: 1:50	Č. VÝKRESU: D.3.4