



SITUACE 1:200

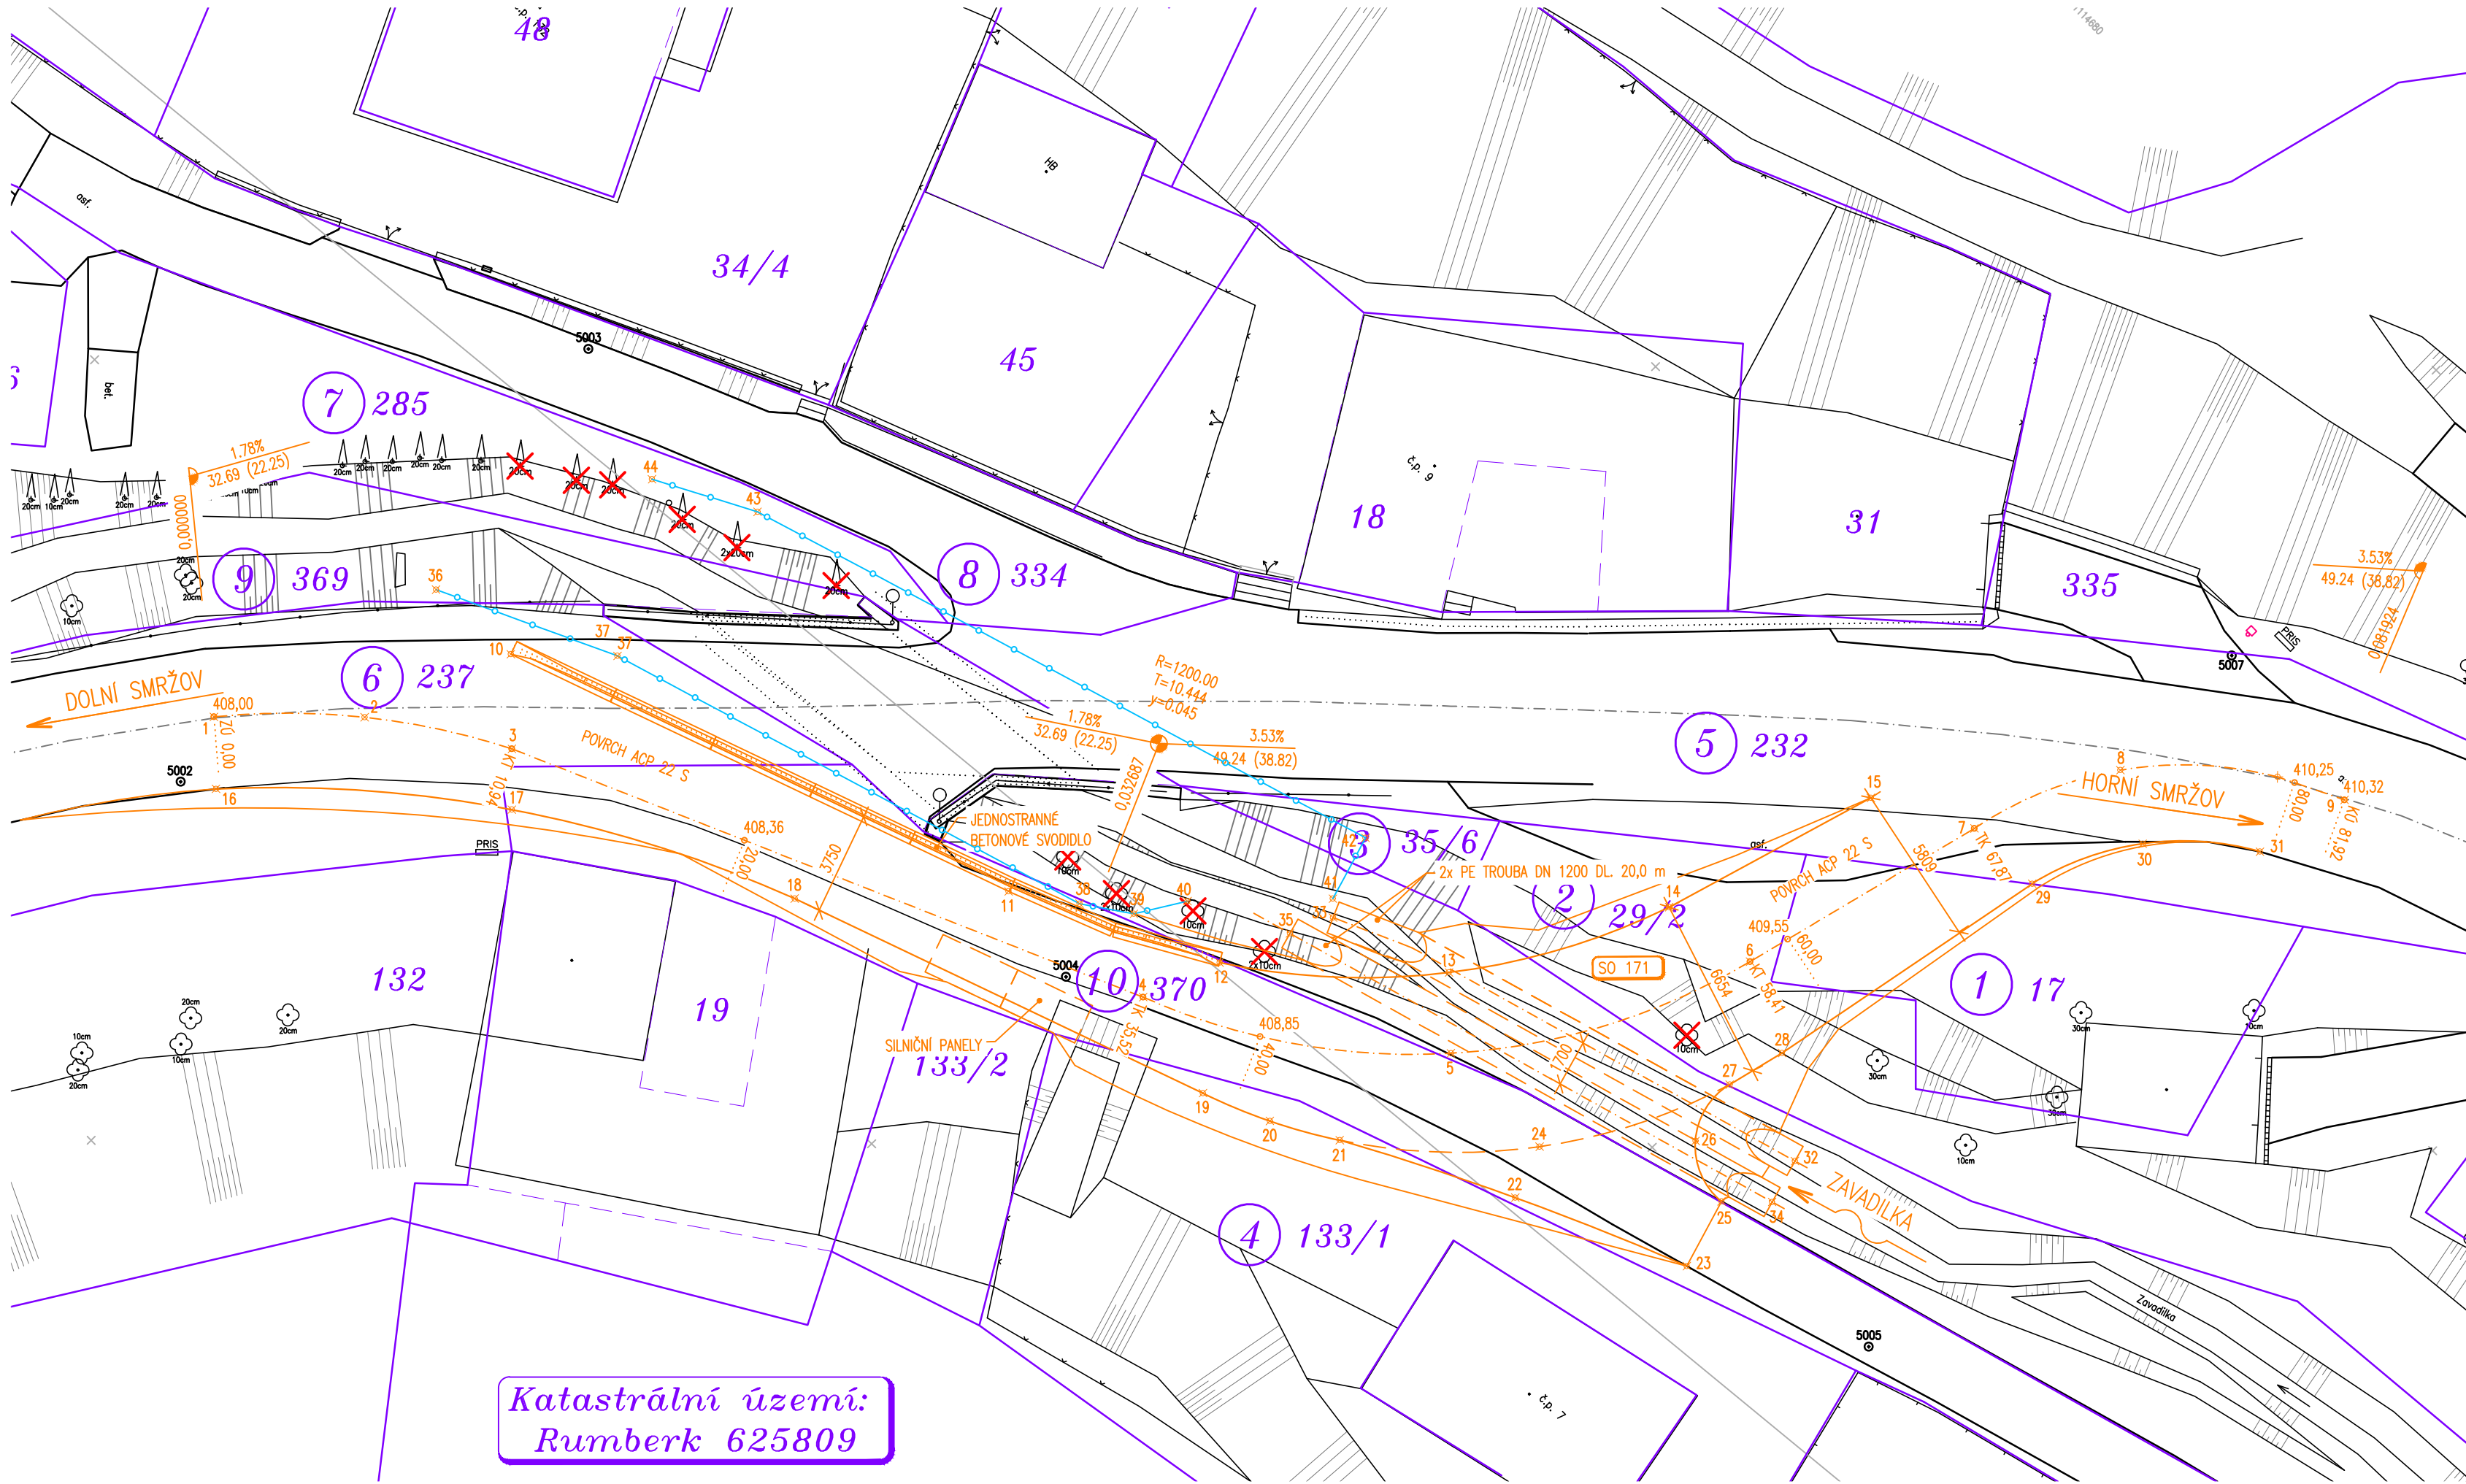

| SEZNAM SOUŘADNIC | | | |
|------------------|---------|---------|----------------------|
| BOD | Y | X | INFO |
| 1 | 567.764 | 746.036 | OSA |
| 2 | 563.911 | 742.169 | |
| 3 | 559.341 | 739.182 | |
| 4 | 536.849 | 729.269 | |
| 5 | 527.551 | 722.781 | |
| 6 | 522.279 | 712.744 | |
| 7 | 519.983 | 703.572 | |
| 8 | 517.760 | 698.326 | |
| 9 | 511.276 | 693.318 | |
| 10 | 561.802 | 736.799 | OKRAJ ZPEVNĚNÍ |
| 11 | 543.002 | 730.036 | |
| 12 | 535.786 | 726.420 | |
| 13 | 529.678 | 720.769 | |
| 14 | 525.743 | 713.438 | |
| 15 | 523.409 | 705.458 | |
| 16 | 565.858 | 747.821 | |
| 17 | 557.779 | 740.736 | |
| 18 | 548.273 | 735.726 | |
| 19 | 532.852 | 730.179 | |
| 20 | 530.428 | 729.167 | |
| 21 | 528.149 | 727.859 | |
| 22 | 522.196 | 724.804 | |
| 23 | 516.059 | 722.138 | |
| 24 | 522.886 | 722.881 | |
| 25 | 516.836 | 719.595 | |
| 26 | 519.054 | 718.719 | OSA TROUBY |
| 27 | 519.634 | 716.406 | |
| 28 | 519.109 | 714.250 | |
| 29 | 517.086 | 703.496 | |
| 30 | 515.293 | 699.634 | |
| 31 | 512.101 | 696.816 | |
| 32 | 516.003 | 716.674 | |
| 33 | 534.051 | 722.351 | |
| 34 | 515.530 | 718.307 | PAŽENÍ STAVEBNÍ JÁMY |
| 35 | 534.741 | 723.868 | |
| 36 | 565.374 | 737.076 | |
| 37 | 559.040 | 734.096 | |
| 38 | 540.875 | 728.524 | |
| 39 | 539.230 | 727.387 | |
| 40 | 538.186 | 725.681 | |
| 41 | 534.541 | 721.874 | |
| 42 | 535.274 | 719.484 | |
| 43 | 559.175 | 726.816 | |
| 44 | 562.704 | 728.698 | |

Y₄₄=596 562.704 X₄₄=1 114 728.698



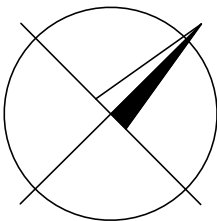- STÁVAJÍCÍ ZAMĚŘENÝ STAV
- ZATÍMNÍ STAV
- HRANICE PARCEL KATASTRU NEMOVITOSTÍ (KN) A ČÍSLA PARCEL
- PAŽENÍ STAVEBNÍ JÁMY



SO 171 - ZATÍMNÍ KOMUNIKACE D.1

Souřadnicový systém: S - JTSK
Výškový systém: Bpv

Zhotovitel:
RD SÚS JmK - PK OSSENDORF+Linio Plan+Rušar mosty
Vedoucí konsorcia: PK OSSENDORF s.r.o.
Číslo smlouvy objednatele: 782/2018

| | | | | |
|------------------------|--|---|---|---------------|
| Vedoucí projektant: | Ing. Jaromír RUŠAR |  |  | |
| Zodpovědný projektant: | Ing. Květoslav RUŠAR | | | |
| Vypracoval: | Ing. Kryštof POUKAR | | | |
| Kontroloval: | Ing. Radoslav HOLÝ | | | |
| | | | Majdalena 19, 638 00 Brno | |
| | | | Tel., fax: 545 222 037 | |
| | | | E-mail: info@rusar.cz | |
| Kraj: | Jihomoravský | Datum: | 7 / 2021 | |
| Zadavatel: | Správa a údržba silnic Jihomoravského kraje, p.o. | Formát: | 4A4 | |
| Název akce: | III/36829 DEŠTNÁ-RUMBERK, MOST 36829-1 SO 171 - ZATÍMNÍ KOMUNIKACE | | Měřítko: | 1:200 |
| | | | Účel: | PDPS |
| | | | Čís.zakáz.: | 133 - 2019 |
| | | | Archivní čís.: | 26 - 2019 |
| Název přílohy: | SITUACE | | Čís.soupravy: | Čís. přílohy: |
| | | | | 02 |