


DETAIL NÁSTŘEŠNÍCH VENTILÁTORŮ
M 1:150

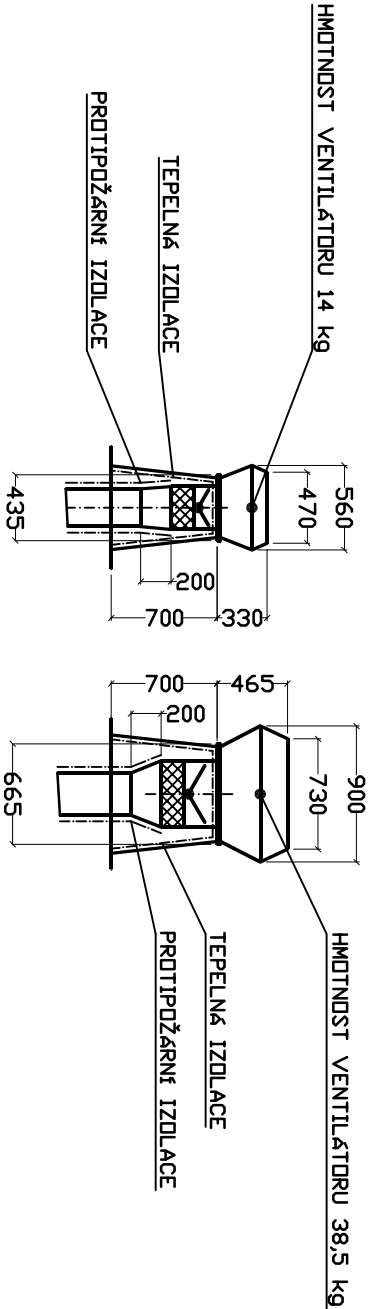

DETAIL PROVEDENÍ A ROZMĚRŮ NÁSTŘEŠNÍCH VENTILÁTORŮ MŮŽE BÝT
UPRAVEN V ZÁVISLOSTI NA DRUHU POUŽITÉHO VÝROBKU
PŘI EVENTUÁLNÍCH OPRAVÁCH JE NUTNO ZACHOVAT VÝPROJEKTOVANOU
KONCEPCI ŘEŠENÍ
VŠECHNY ZMĚNY MUSÍ BÝT SCHVALENY AUTORSKÝM DOZOREM

Zodp. projektant: PREŠNAJDER P.			
Výpracovateľ: PREŠNAJDER P.			
Investor: Střední průmyslová škola elektrotechnická a informačních technologií Brno			
Místo:	Purkyňova 97, 612 00 Brno - Královo Pole	Datum: 1/2014	Paré č.:
Akce:	NADSTAVBA ŠKOLY - SPŠEIT BRNO parc. č. 4708/11, k. ú. Královo Pole	Formát: 2 A4	
		Suplen: DPS	
Obsah: D.1.4. Vzduchotechnika Půdorys střechy		Zak. č.: 13-050	Příloha č.: V 02
		Měřítko: 1:100	