


SOUSEDNÍ OBJEKT TĚLOCVIČNÝ

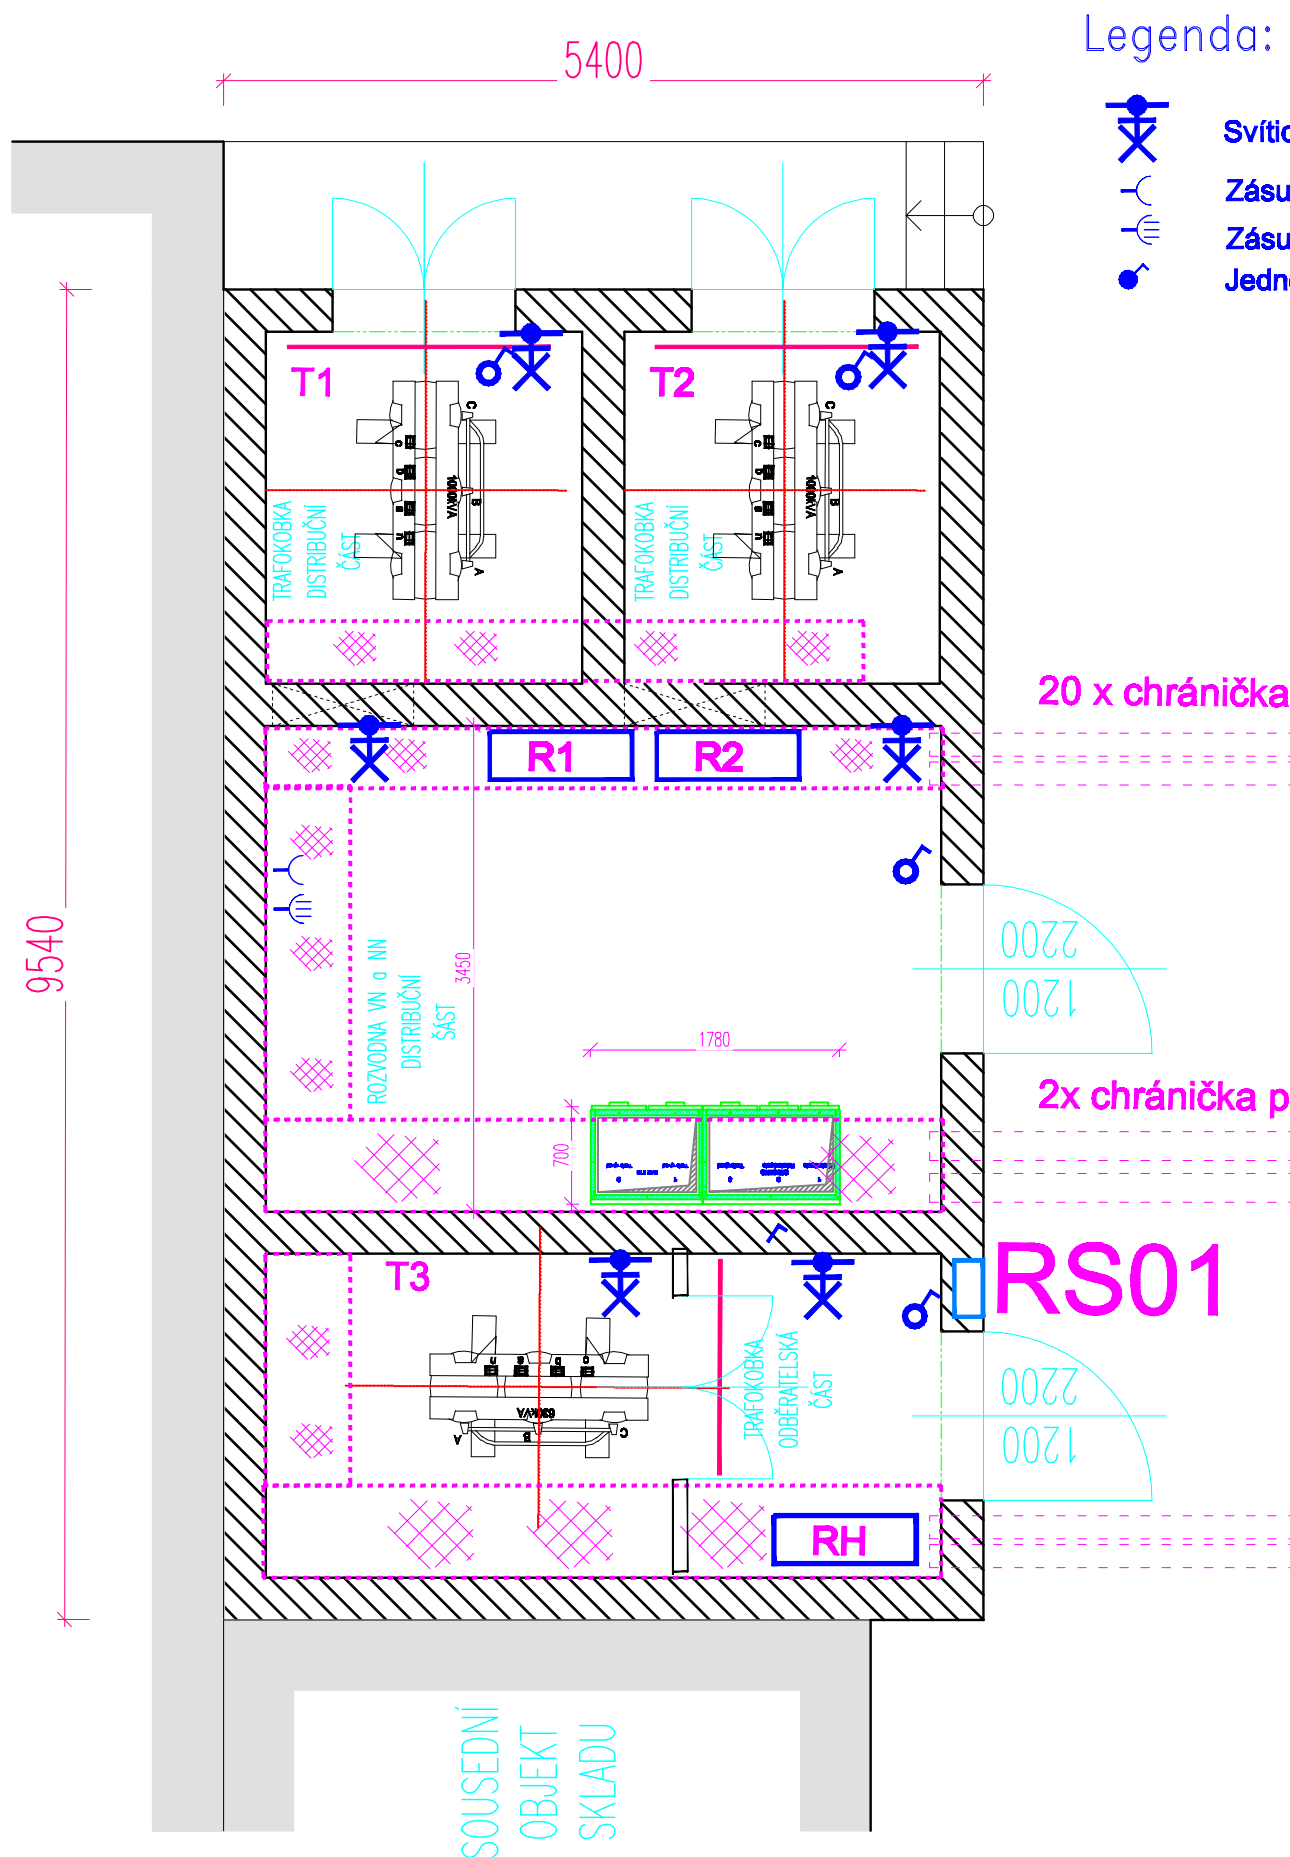

Legenda:



Svítidlo žárovkové 2x60W/ IP 55 - umístit na stěně 1,9 m od podlahy



Zásuvka do vlhka - 230V,16A



Zásuvka do vlhka - 400V,16A



Jednopolový vypínač do vlhka

20 x chránička pr. 160

2x chránička pr. 200

RS01

CYKY 3x2,5 zásuvka 1-fáz.  
CYKY 5x4 zásuvka 3-fáz.  
CYKY 3x1,5 osvětlení  
CYKY 3x2,5 pro SG5 a CYKY 3x 1,5 pro USM

± 0,000 = 198.40 mn.m. Bpv  
SOUDNICOVÝ SYSTÉM 8-JTAK, VÝŠKOVÝ SYSTÉM: Bpv.

Seznam změn / Table of changes:

Datum / Date: Změna / Change: Odsouhlaseno / Approved:

Objednatel a investor / Client:

Jihomoravský kraj  
Žerotínovo nám., 601 82 Bmo

Zakázka / Order:

PŘÍSTAVBA K BUDOVĚ "A"  
SŠ BRNO, CHARBULOVA, p.o.  
Charbulova 106, 6018 00 Bmo

Upozornění / Note :  
TENTO DOKUMENT JE MAJETKEM INVESTORA. JEHO DALŠÍ KOPÍROVÁNÍ  
A / NEBO ROZŠÍŘOVÁNÍ JE ZAKÁZANO BEZ PÍSEMNÉHO SOUHLASU INVESTORA.  
THIS DOCUMENT IS INVESTOR'S PROPERTY. ITS FUTURE COPYING AND/OR  
DISTRIBUTION IS FORBIDDEN WITHOUT INVESTOR'S WRITTEN APPROVAL.

Stupeň / Stage:

DOKUMENTACE PRO PROVEDENÍ STAVBY

Část / Part:

D.2.1 TRAFOSTANICE

Generální projektant / Design:



Projektant specializované části / Services:

Vedoucí projektu / Job captain:

ING.ARCH. LIBOR HABANEC

Datum / Date:

Měřítko / Scale:

Odpovědný projektant / Responsible designer:

Ing. JAROSLAV MIKULÁŠEK

Formát / Size:

Soubor / File:

Vypracoval / Worked out by:

Ing. JAROSLAV MIKULÁŠEK

Adresa / Path:

Číslo paré / No. of package:

Za investora schválil :

Datum / podpis :

Obsah / Content:

TRAFOSTANICE  
PŮDORYS - Elektroinstalace  
M 1: 50

Kód výkresu : DWG No. :	Číslo zakázky: Job No. :	Stupeň: Stage:	Část: Discipline:	Číslo výkresu: Seq. No.:	Revize: Revision:
	1219	DPS	D.2.1		05