


SOUSEDNÍ OBJEKT TĚLOCVIČNÝ

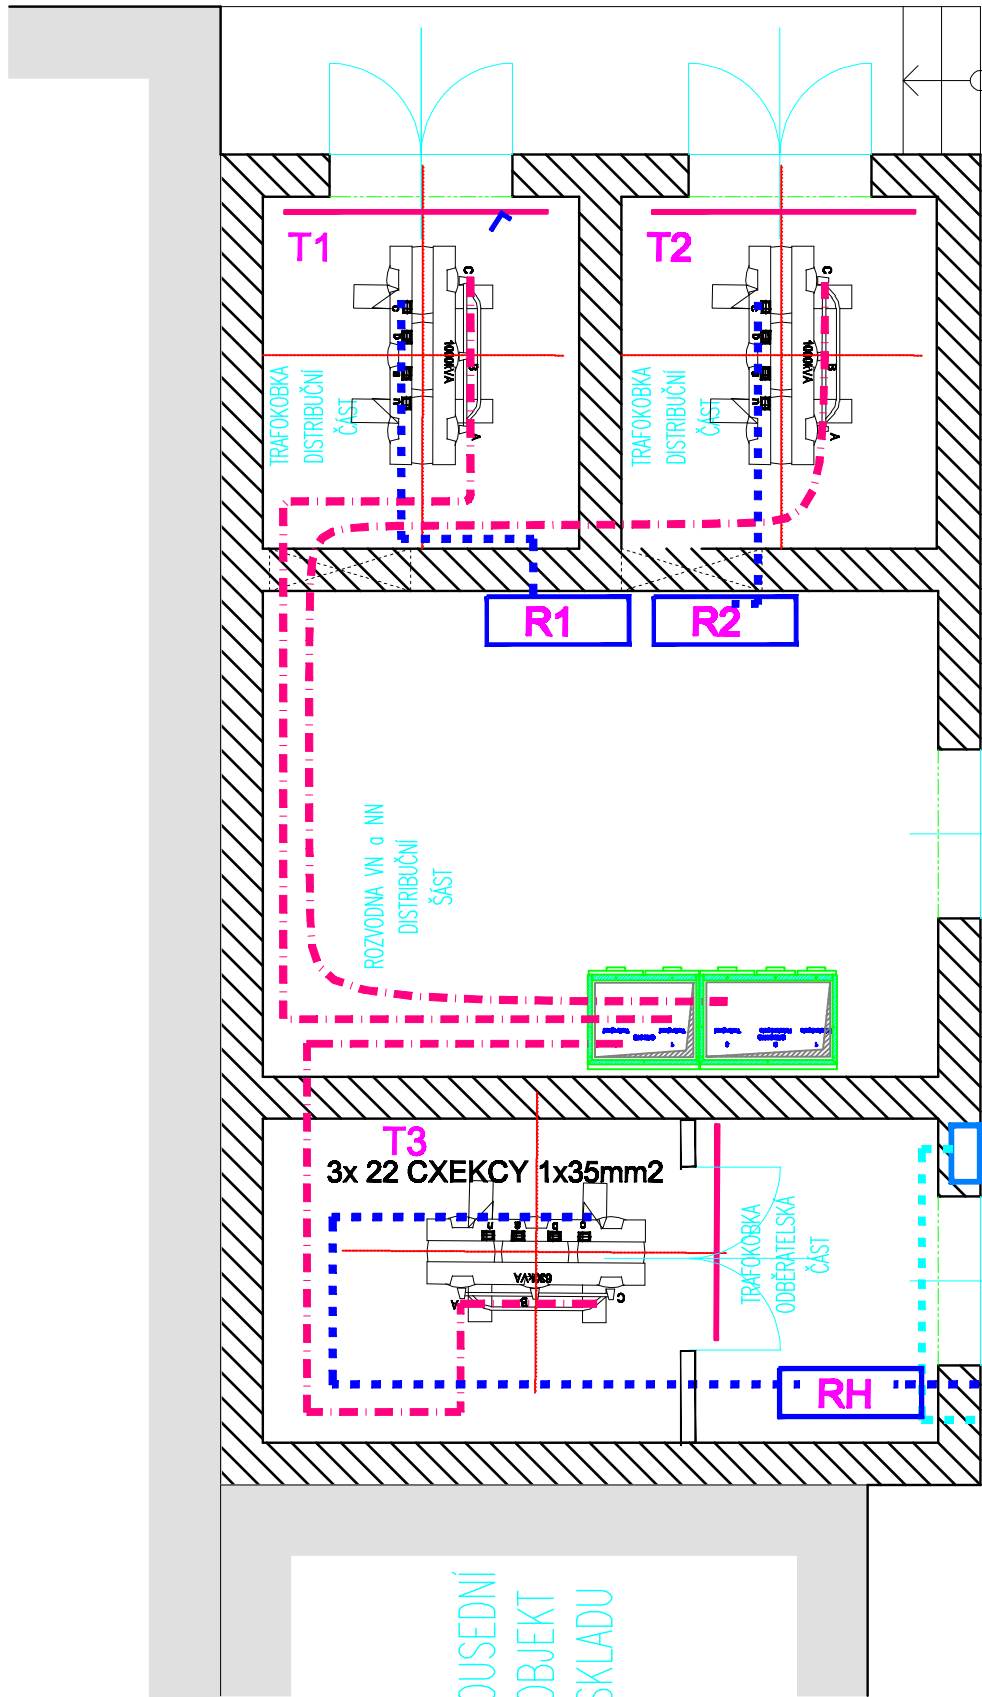

20 x chránička pr. 160

2x chránička pr. 200

RS01

4 x chránička pr. 160

Směr RH
2x AYKY 3x240+120.
CYKY 5x4 zásuvka 3-fáz.

SOUSEDNÍ
OBJEKT
SKLADU

± 0,000 = 198.40 mn.m. Bpv
SOUŘADICOVÝ SYSTÉM S-JTK, VÝŠKOVÝ SYSTÉM: Bsk.p.v.

Seznam změn / Table of changes:

Datum / Date: Změna / Change: Odsouhlaseno / Approved:

Objednatel a investor / Client:

Jihomoravský kraj
Žerotínovo nám., 601 82 Bmo

Zakázka / Order:

PŘÍSTAVBA K BUDOVĚ "A"
SŠ BRNO, CHARBULOVA, p.o.
Charbulova 106, 6018 00 Bmo

Upozornění / Note :
TENTO DOKUMENT JE MAJETKEM INVESTORA. JEHO DALŠÍ KOPÍROVÁNÍ
A / NEBO ROZŠÍŘOVÁNÍ JE ZAKÁZANO BEZ PÍSEMNÉHO SOUHLASU INVESTORA.
THIS DOCUMENT IS INVESTOR'S PROPERTY. ITS FUTURE COPYING AND/OR
DISTRIBUTION IS FORBIDDEN WITHOUT INVESTOR'S WRITTEN APPROVAL.

Stupeň / Stage:

DOKUMENTACE PRO PROVEDENÍ STAVBY

Část / Part:

D.2.1 TRAFOSTANICE

Generální projektant / Design:

Projektant specializované části / Services:

DESIGN
PŘÍBŮČNÁ 4
PRÁHA 5,130 00
DČ: 122717875
TEL: +420 222 840 414
info@design-architekt.cz
www.design-architekt.cz

Vedoucí projektu / Job captain:

Datum / Date:

ING.ARCH. LIBOR HABANEC

Měřítko / Scale:

Odpovědný projektant / Responsible designer:

Formát / Size:

Ing. JAROSLAV MIKULÁŠEK

Soubor / File:

Vypracoval / Worked out by:

Adresa / Path:

Ing. JAROSLAV MIKULÁŠEK

Číslo paré / No. of package:

Za investora schválil :

Datum / podpis :

Obsah / Content:

TRAFOSTANICE
PŮDORYS - Kabely

M 1: 50

Kód výkresu : DWG No. :	Číslo zakázky: Job No. :	Stupeň: Stage:	Část: Discipline:	Číslo výkresu: Seq. No.:	Revize: Revision:
	1219	- DPS	- D.2.1	-	06