


ŘEZ C-C  
M 1:50

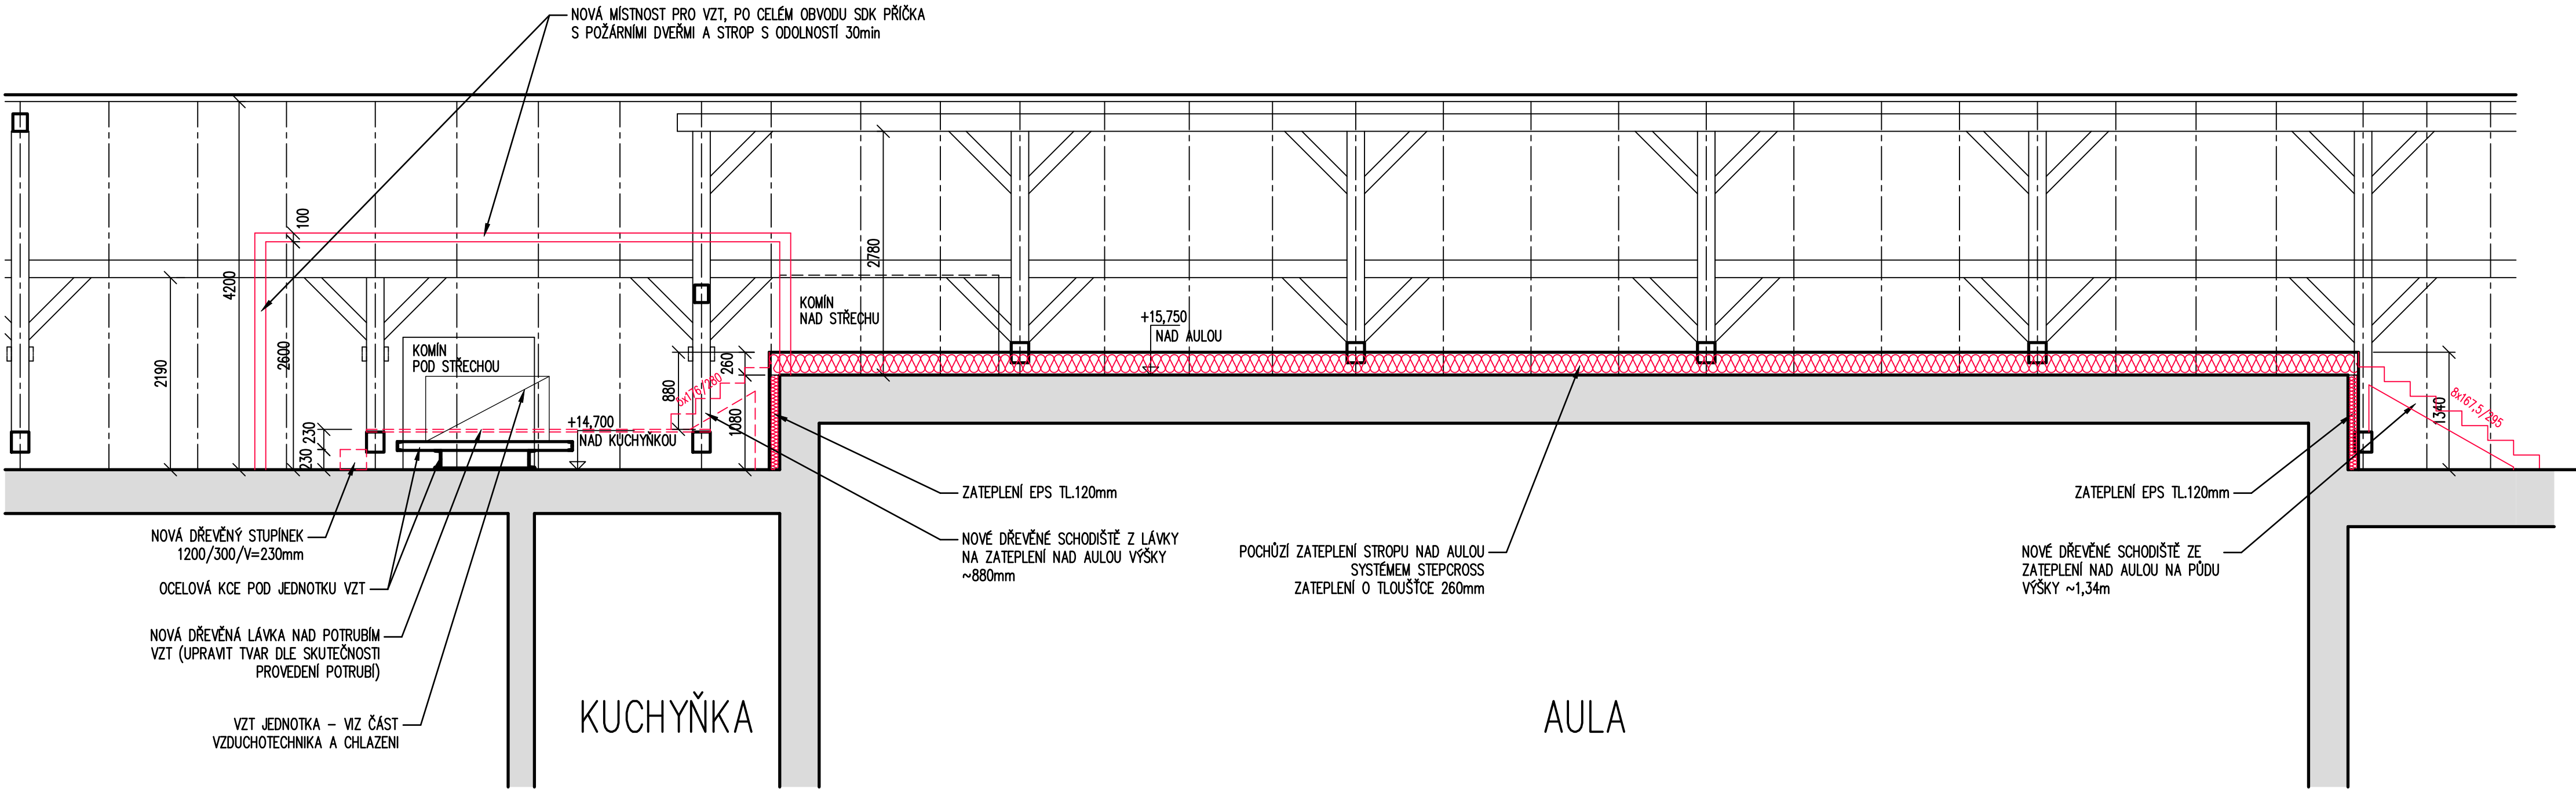

!!! NEKRESLENY TRASY VZT POTRUBÍ – VIZ ČÁST VZDUCHOTECHNIKA

ING. ARCH. STANISLAVA FIXELOVÁ AXMANOVA 15, 635 00 BRNO			
INVESTOR: VIM, Ing. L. Sapíková, MPA, LL.M.	ÚŘAD: ÚMČ města Brna, Brno–střed	ZAK. ČÍSLO	01/22
VYPRACOVALA: Ing. arch. S. Fixelová		ÚČEL: 100	OHŁÁŠENÍ
BRNO–střed, VIM Brno, Hybešova 15 REKONSTRUKCE AULY A ZÁZEMÍ VE 3.NP		DATUM	03/2022
		FORMÁT	3x A4
ŘEZ C		MĚŘÍTKO 1:50	VÝKRES Č. 08