



ŘEZ E-E

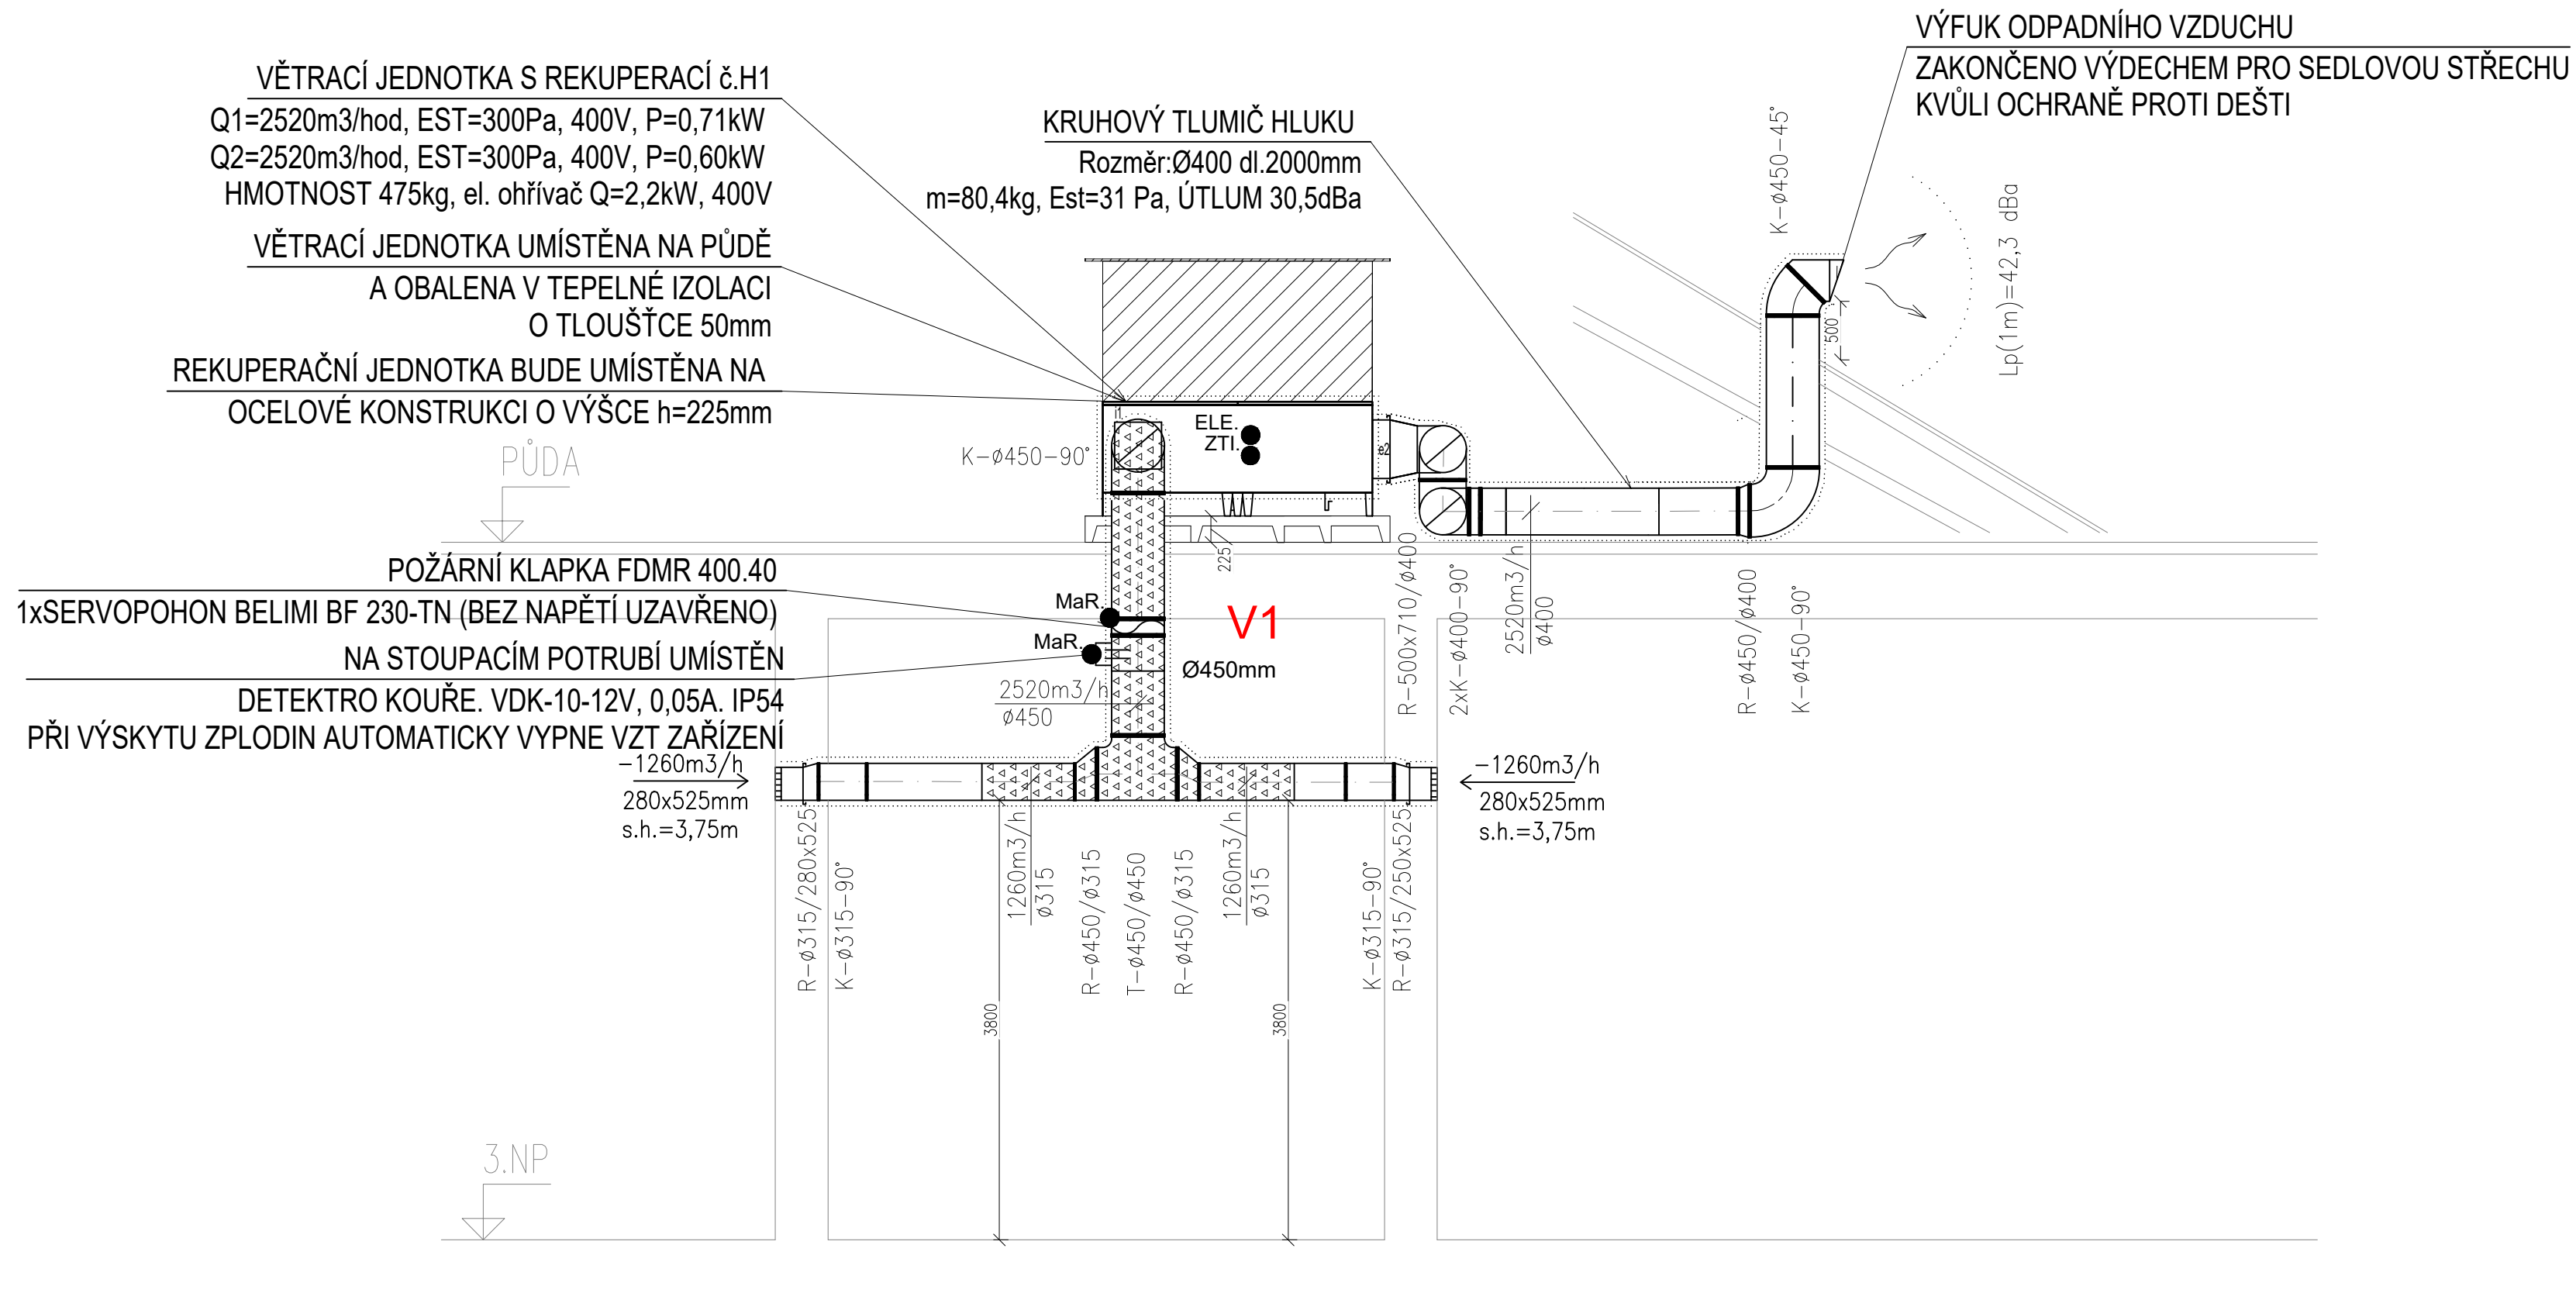

ŘEZ F-F

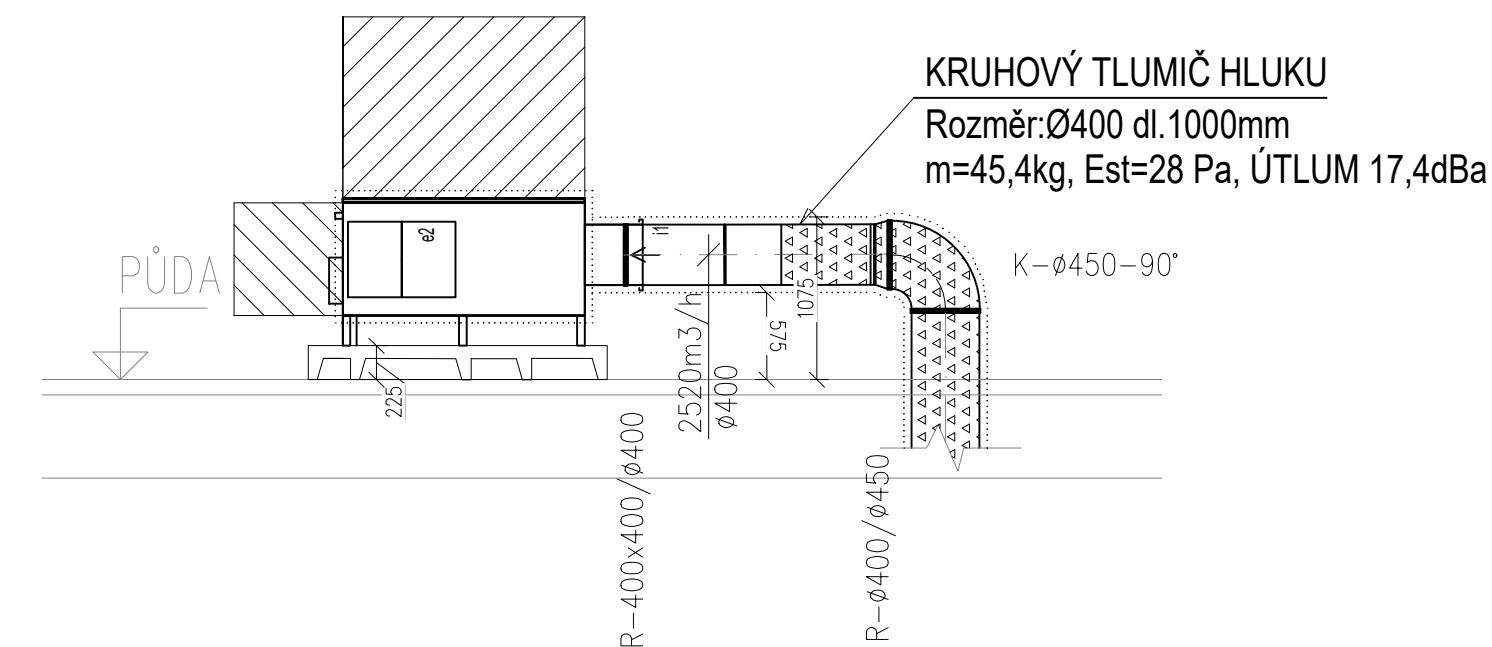


LEGENDA PROSTUPŮ

VEŠKERÉ PROSTUPY PŘES STAVEBNÍ KONSTRUKCE Z VENKOVNÍHO PROSTŘEDÍ DO VNITŘNÍHO PROSTŘEDÍ, PŘEDEVŠÍM PROSTUPY PŘES STŘECHU, BUDOU ODPŮRY VODOTĚSNOU A PLYNOTĚSNOU MANŽETOU (VNĚJŠÍ POTRUBÍ I PROTÁHOVANÉ POTRUBÍ) DLE VYHLÁŠKY Č. 137/1998 Sb. §1t odst. 4

PROSTUPY PŘES POŽÁRNÍ ÚSEKY BUDOU ODPŮRY POŽÁRNÍMI MANŽETAMI NEBO POŽÁRNÍMI PASKAMI DLE NORMY PBR

LEGENDA OSTATNÍ PROFESE



 ELE. NAPOJENÍ ŘEŠÍ PROFESI ELEKTRO, VIZ TECHNICKÁ ZPRÁVA
 ZTI. NAPOJENÍ ŘEŠÍ PROFESI ELEKTRO, VIZ TECHNICKÁ ZPRÁVA
 NAPOJENÍ ŘEŠÍ PROFESI ZTI, VIZ TECHNICKÁ ZPRÁVA


$$\frac{500}{300} \cdot \frac{\text{PŘÍVOD}}{\text{ODVOD}} = \text{MNOŽSTVÍ VZDUCHU V MÍSTNOSTI}$$


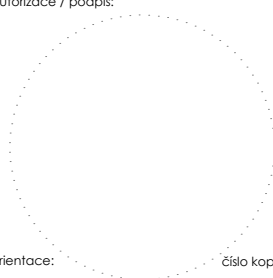

POZNÁMKY PRO VĚTRÁNÍ

- ODVĚTRÁNÍ PŘES STĚNU BUDE SPÁDOVÁNÉ SMĚREM K VENKOVNÍMU PROSTŘEDÍ
- VEŠKERÉ POTRUBÍ BUDE SPÁDOVÁNO K ODVADĚČUM KONDENZÁTŮ
- POTRUBÍ PRO NUCENÉ VĚTRÁNÍ BUDE Z PLASTU/SPIRO O KRUHOVÉM PRŮŘEZU
- POTRUBNÍ ROZVOJY BUDOU TEPELNĚ IZOLOVÁNY MIN. 50mm S AL
- VEŠKERÉ NÁPOJOVÉ ROZMĚRY ELEMENTŮ VZT OVĚŘIT PŘED ZAPOČETIM MONTÁŽE
- VZDUCHOTECHNICKÁ JEDNOTKA BUDE OBALENO PROTILUKOVOU IZOLOCÍ O TLOUŠŤCE 50mm

LEGENDA IZOLACÍ:

 PROTIPOŽÁRNÍ IZOLACE Z KAMENNÉ VLNY O TLOUŠŤCE 50mm
S POŽÁRNÍ ODOLNOSTÍ 60 MINUT, VČETNĚ POLEPU AL FOLIÍ

 TEPELNÁ A HLUKOVÁ IZOLACE Z KAMENNÉ VLNY O TLOUŠŤCE 40mm
VČETNĚ POLEPU AL FOLIÍ

---	---	---
DATUM	POPIS OBSAHU REVIZE	Č. REVIZE
projektant část: TEBISIONS s.r.o. Lidická 700/19 602 00 Brno ičo: 08130914 mob: +420 605 814 510 email: info@tebisions.com  TEBISIONS s.r.o.		stavebník / investor: VIM Jmk Hybešova 15, 60200 Brno
autorizovaná osoba: Ing. Marek Milata vypracoval: Ing. Lukáš Němec kontroloval: Ondřej Hruška katastrální území: Staré Brno [610089] stavební objekt: SO-01		autorizace / podpis:  orientace:  číslo kopie:
část dokumentace: D.1.4.1 Vytápění a vzduchotechnika		datum: 2022/02 stupeň dokumentace: DPS formát: 4xA4 číslo zakázky: 41122
název stavby: VIM, vzdělávací institut pro Moravu Hybešova 15 60 200 Brno Rekonstrukce auly a zázemí		měřítko: 1:50 číslo výkresu: B-05
název dokumentu: ŘEŠENÍ VZDUCHOTECHNIKY - ODVOD		