

Kompresorová a vakuová stanice Nemocnice TGM Hodonín, p.o.  
Půdorys základů - Vodovod



## LEGENDA ZKRATEK, ČAR A ZNAČEK

--- POTRUBÍ - STUDENÁ VODA

## POZNÁMKA

- POTRUBÍ JE POPISOVÁNO ZKRATKOU PPR, PN 20 PRO VNITŘNÍ ROZVODY VODOVODU
- POTRUBÍ JE POPISOVÁNO ZKRATKOU PE 100 SDR 11 PRO VNĚJŠÍ ROZVODY VODOVODU
- ČÍSLO PŘED ZKRATKOU UDÁVA ROZMĚR POTRUBÍ DLE KATALOGU VÝROBCE
- POTRUBÍ VEDENO V PODHLEDE JE KE KONSTRUKCI STROPU UCHYCENO KOVOVÝMI OBJÍMKY S GUMOVOU VLOŽKOU
- OCELOVÉ ARMATURY JSOU ZNAČENY JMENOVITOU SVĚTLOSTÍ DN /ID
- DIMENZE STÁVAJÍCÍCH AREÁLOVÝCH SÍTÍ NEJSOU ZNÁME, ZDA SE JDE NA NĚ NAPOJIT SE ZISTÍ AŽ PO ODKOPANÍ.
- PŘED ZAHÁJENÍM VÝKOPOVÝCH PRACÍ JE NUTNÉ PROVÉST VYTYČENÍ PŘÍSLUŠNÝM SPRÁVCEM SÍTĚ.
- KŘÍŽENÍ A SOUBĚHY SÍTÍ BUDOU ŘEŠENY DLE PLATNÝCH ČSN.

- MÍSTO NÁPOJENÍ SPLAŠKOVÉ KANALIZACE DO STÁVAJÍCÍ ŠACHTY A MÍSTO ODOBOČKY PRO NOVÝ VODOVOD KOMPRESOROVNY BYLO URČENO INVESTOREM.  
- DEŠŤOVÉ VODY ZE STŘECHY BUDOU SVEDENY DO ROZDELOVACÍ ŠACHTY A POMOCÍ BEZPEČNOSTNÍHO PŘEPADU ZASAKOVÁNY NA POZEMKU STAVEBNÍKA.

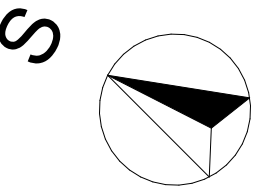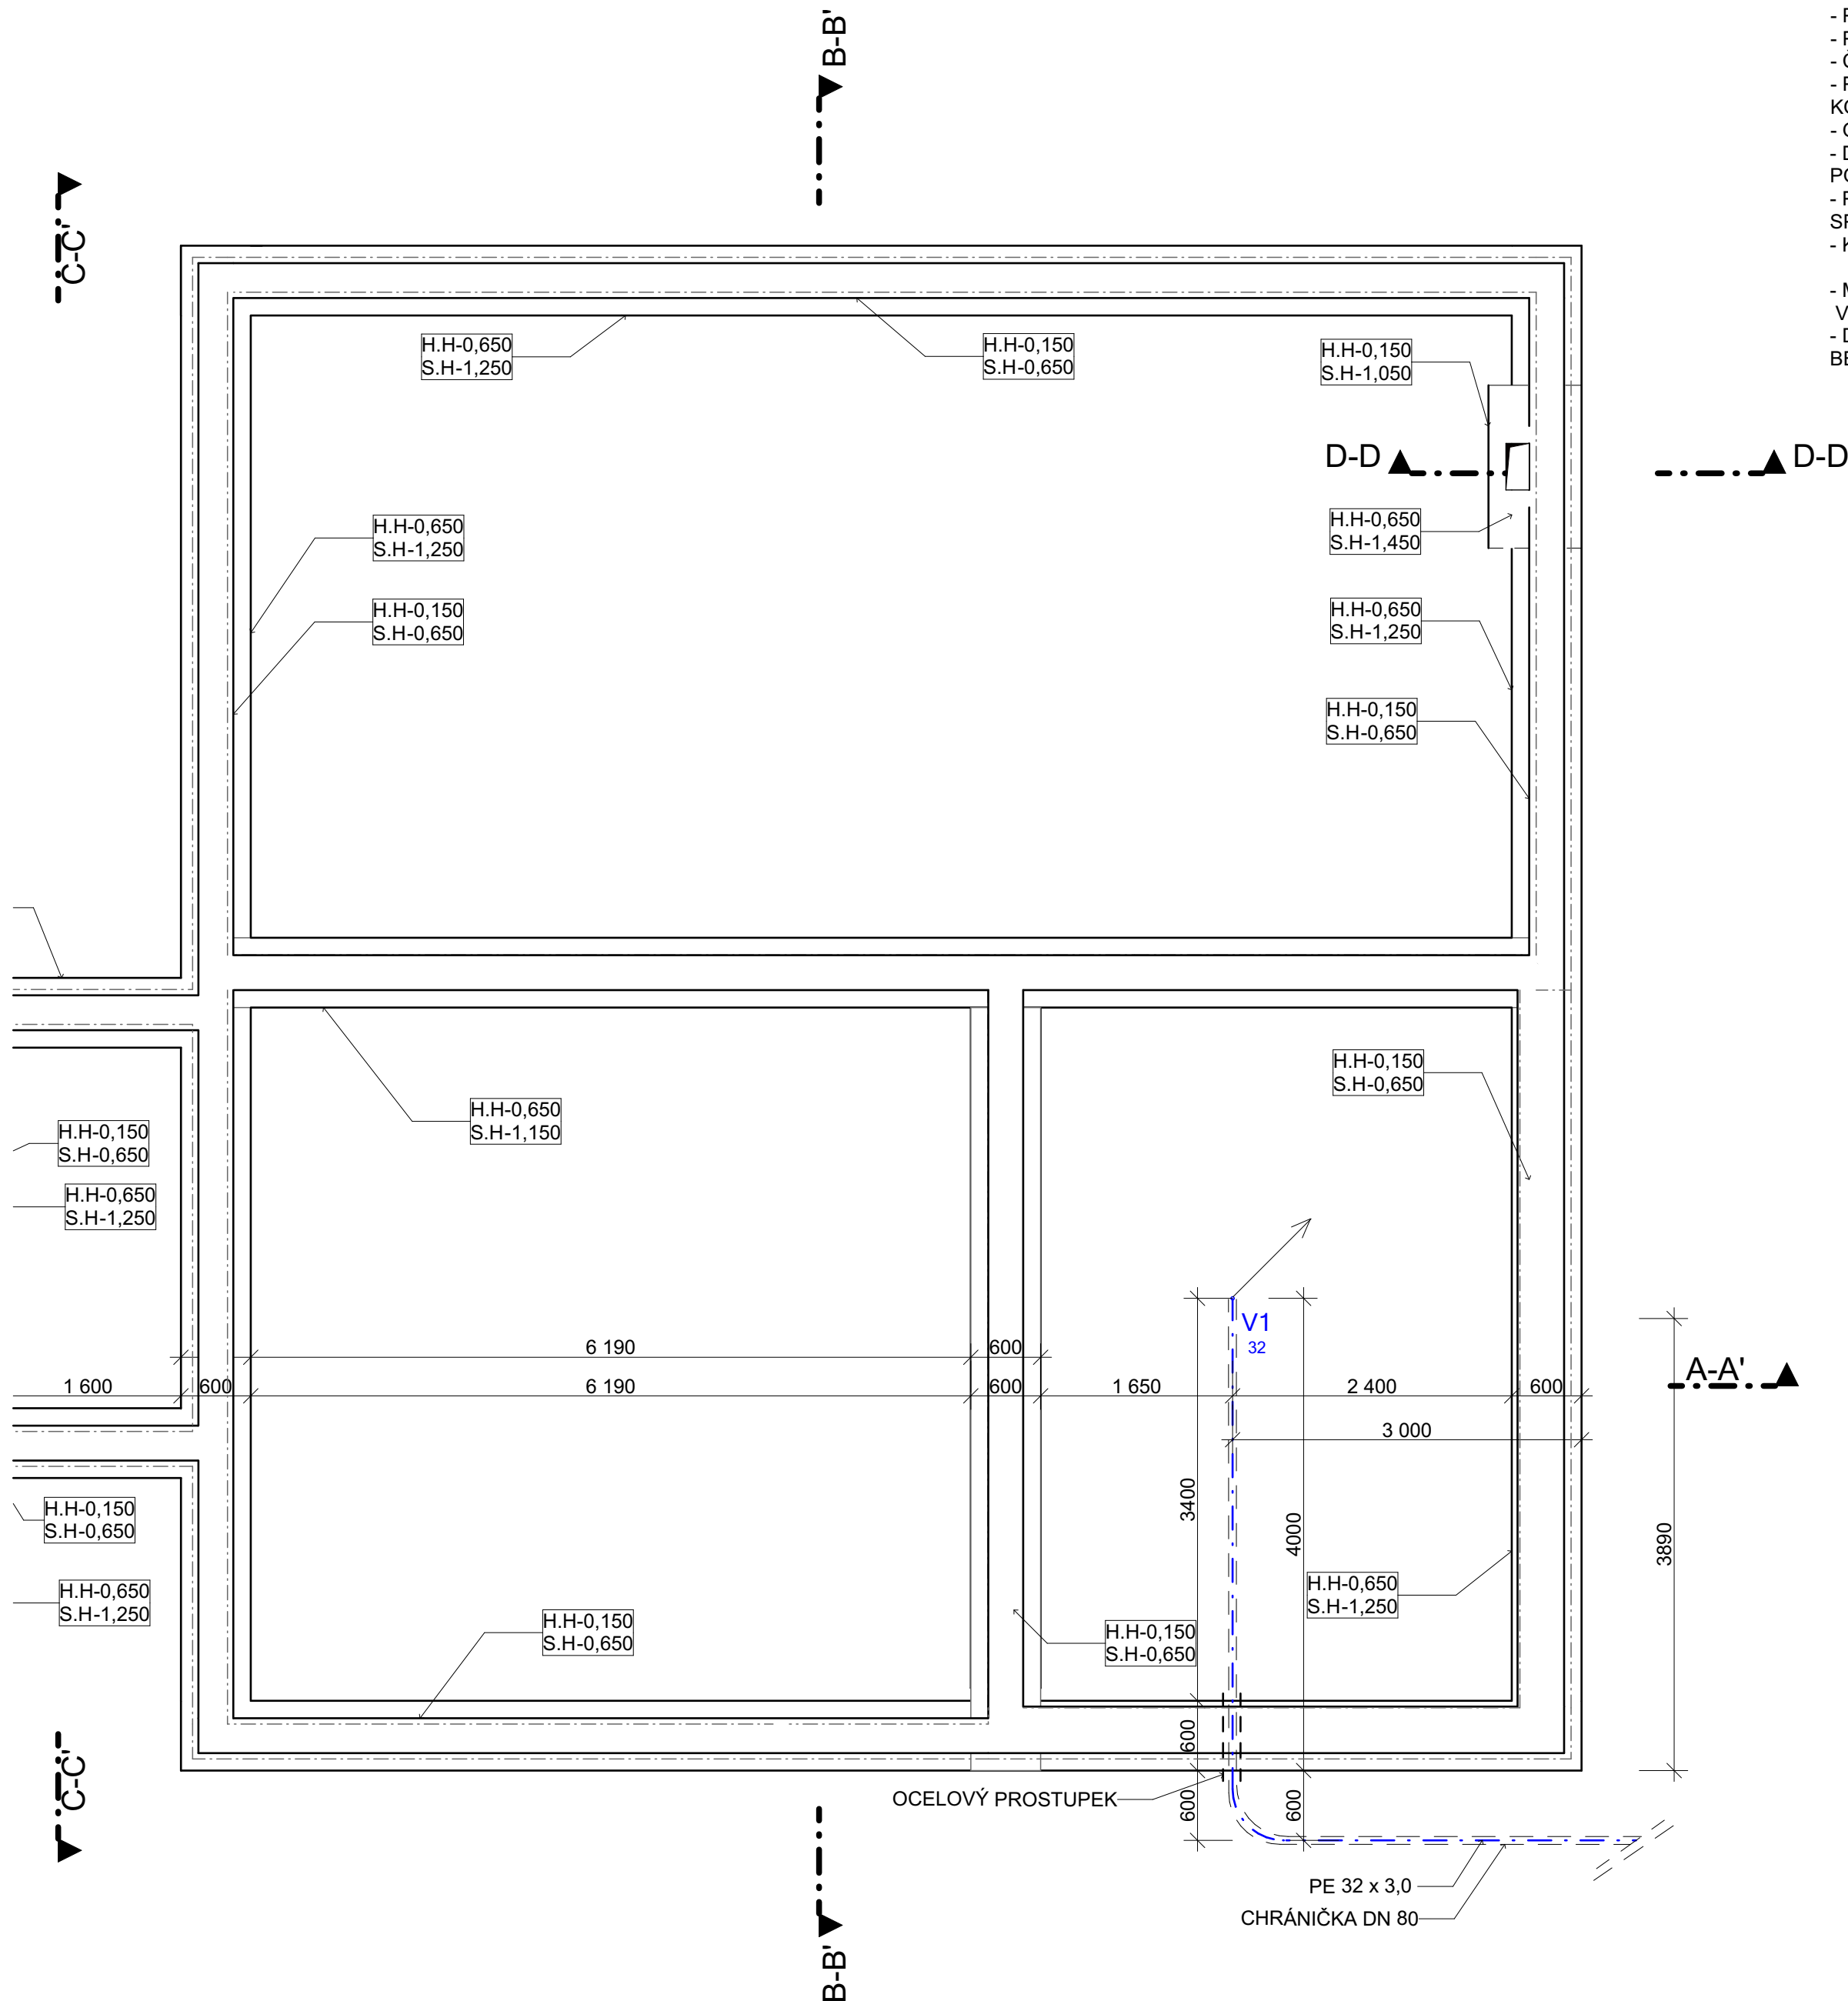


## DOKUMENTACE PRO PROVÁDENÍ STAVBY

1	2	3	4	5	6	7	8	9	10	11	12	13	14	15	16	17	18	19	20
---	---	---	---	---	---	---	---	---	----	----	----	----	----	----	----	----	----	----	----

MÍSTO STAVBY: Purkyňova 2731/11, 695 01 Hodonín	KATASTRÁLNÍ ÚZEMÍ: Hodonín
Parc.č.: st. 2704, 1732/24, 4786, 1732/20, 4783/1, 1732/13	

<p>ZADAVATEL A INVESTOR PROJEKTU</p> <p><b>Nemocnice TGM Hodonín, příspěvková organizace,</b>  <b>Purkyňova 2731/11, 695 01 Hodonín</b></p>	<p>LOGO FIRMY</p>	<p>ODSOUHLASENO INVESTOREM</p>
---	-------------------	--------------------------------

COPYRIGHT:			<b>GENERÁLNÍ PROJEKTANT</b>  
TENTO VÝKRES JE AUTOROVÝM DŮŠEVNÍM VLASTNICTVÍM A NESMÍ BÝT BEZ JEHO SOUVOLNÍ KOPÍROVÁN NEBO ZPŮSÍBNĚN TŘETÍM OSOBÁM (ODVOVLÁME SE NA ZÁKON O AUTORSKÉM PRÁVU A PRAVECH SOUVISEJÍCÍCH S AUTORSKÝM PRÁVEM).			
AUTOR PROJEKTU: <b>STAVEBNÍ FIRMA PLUS s.r.o., oddělení projekce</b>			
VYPRACOVAL:	KONTROLOVAL:	HL.INŽ.PROJEKTU	
Ing. Patrik Smolinský, Ing. Dana Lorencová	Ing. Marek Hasoň	Ing. Marek Hasoň	<b>Městanská 3992/109</b> <b>695 01 Hodonín,</b> <b>www.firmaplus.cz</b> <b>tel: +420 518 120 022</b>
NÁZEV PROJEKTU:			
<b>Kompresorová a vakuová stanice Nemocnice TGM Hodonín, p.o.</b>			

PROJEKTANT SPECIALISTA: STAVEBNÍ FIRMA PLUS s.r.o.  Městská 3992/109 695 01 Hodonín, www.firmaplus.cz tel: +420 518 120 022		LOGO FIRMY  STAVEBNÍ FIRMA PLUS		AUTORIZAČNÍ RAŽÍTKO	
VYPRACOVAL:		KONTROLOVAL:	ZODPOVĚDNÝ PROJEKTANT:		
Ing. Erika Nesnadná		Ing. Marek Hasoň	Ing. Marek Hasoň		
PROFESE: D.1.4.1 Zdravotechnika					
NÁZEV STAVEBNÍHO OBJEKTU:			DATUM: 11/2021	MĚŘÍTKO: 1:50	
OBSAH VÝKRESU:			Č.ZAK.:	17-21-031	
<b>Půdorys základů - Vodovod</b>			ČÍSLO VÝKRESU.:	<b>D.1.4.1.11</b>	