

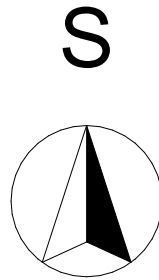


Kompresorová a vakuová stanice Nemocnice TGM Hodonín, p.o.
C.1 Situace širších vztahů

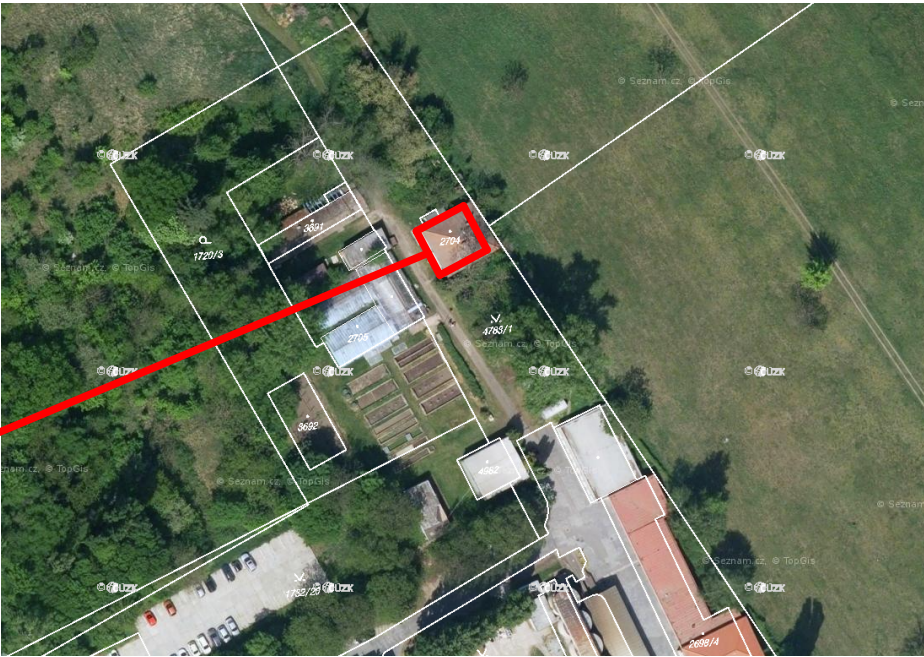

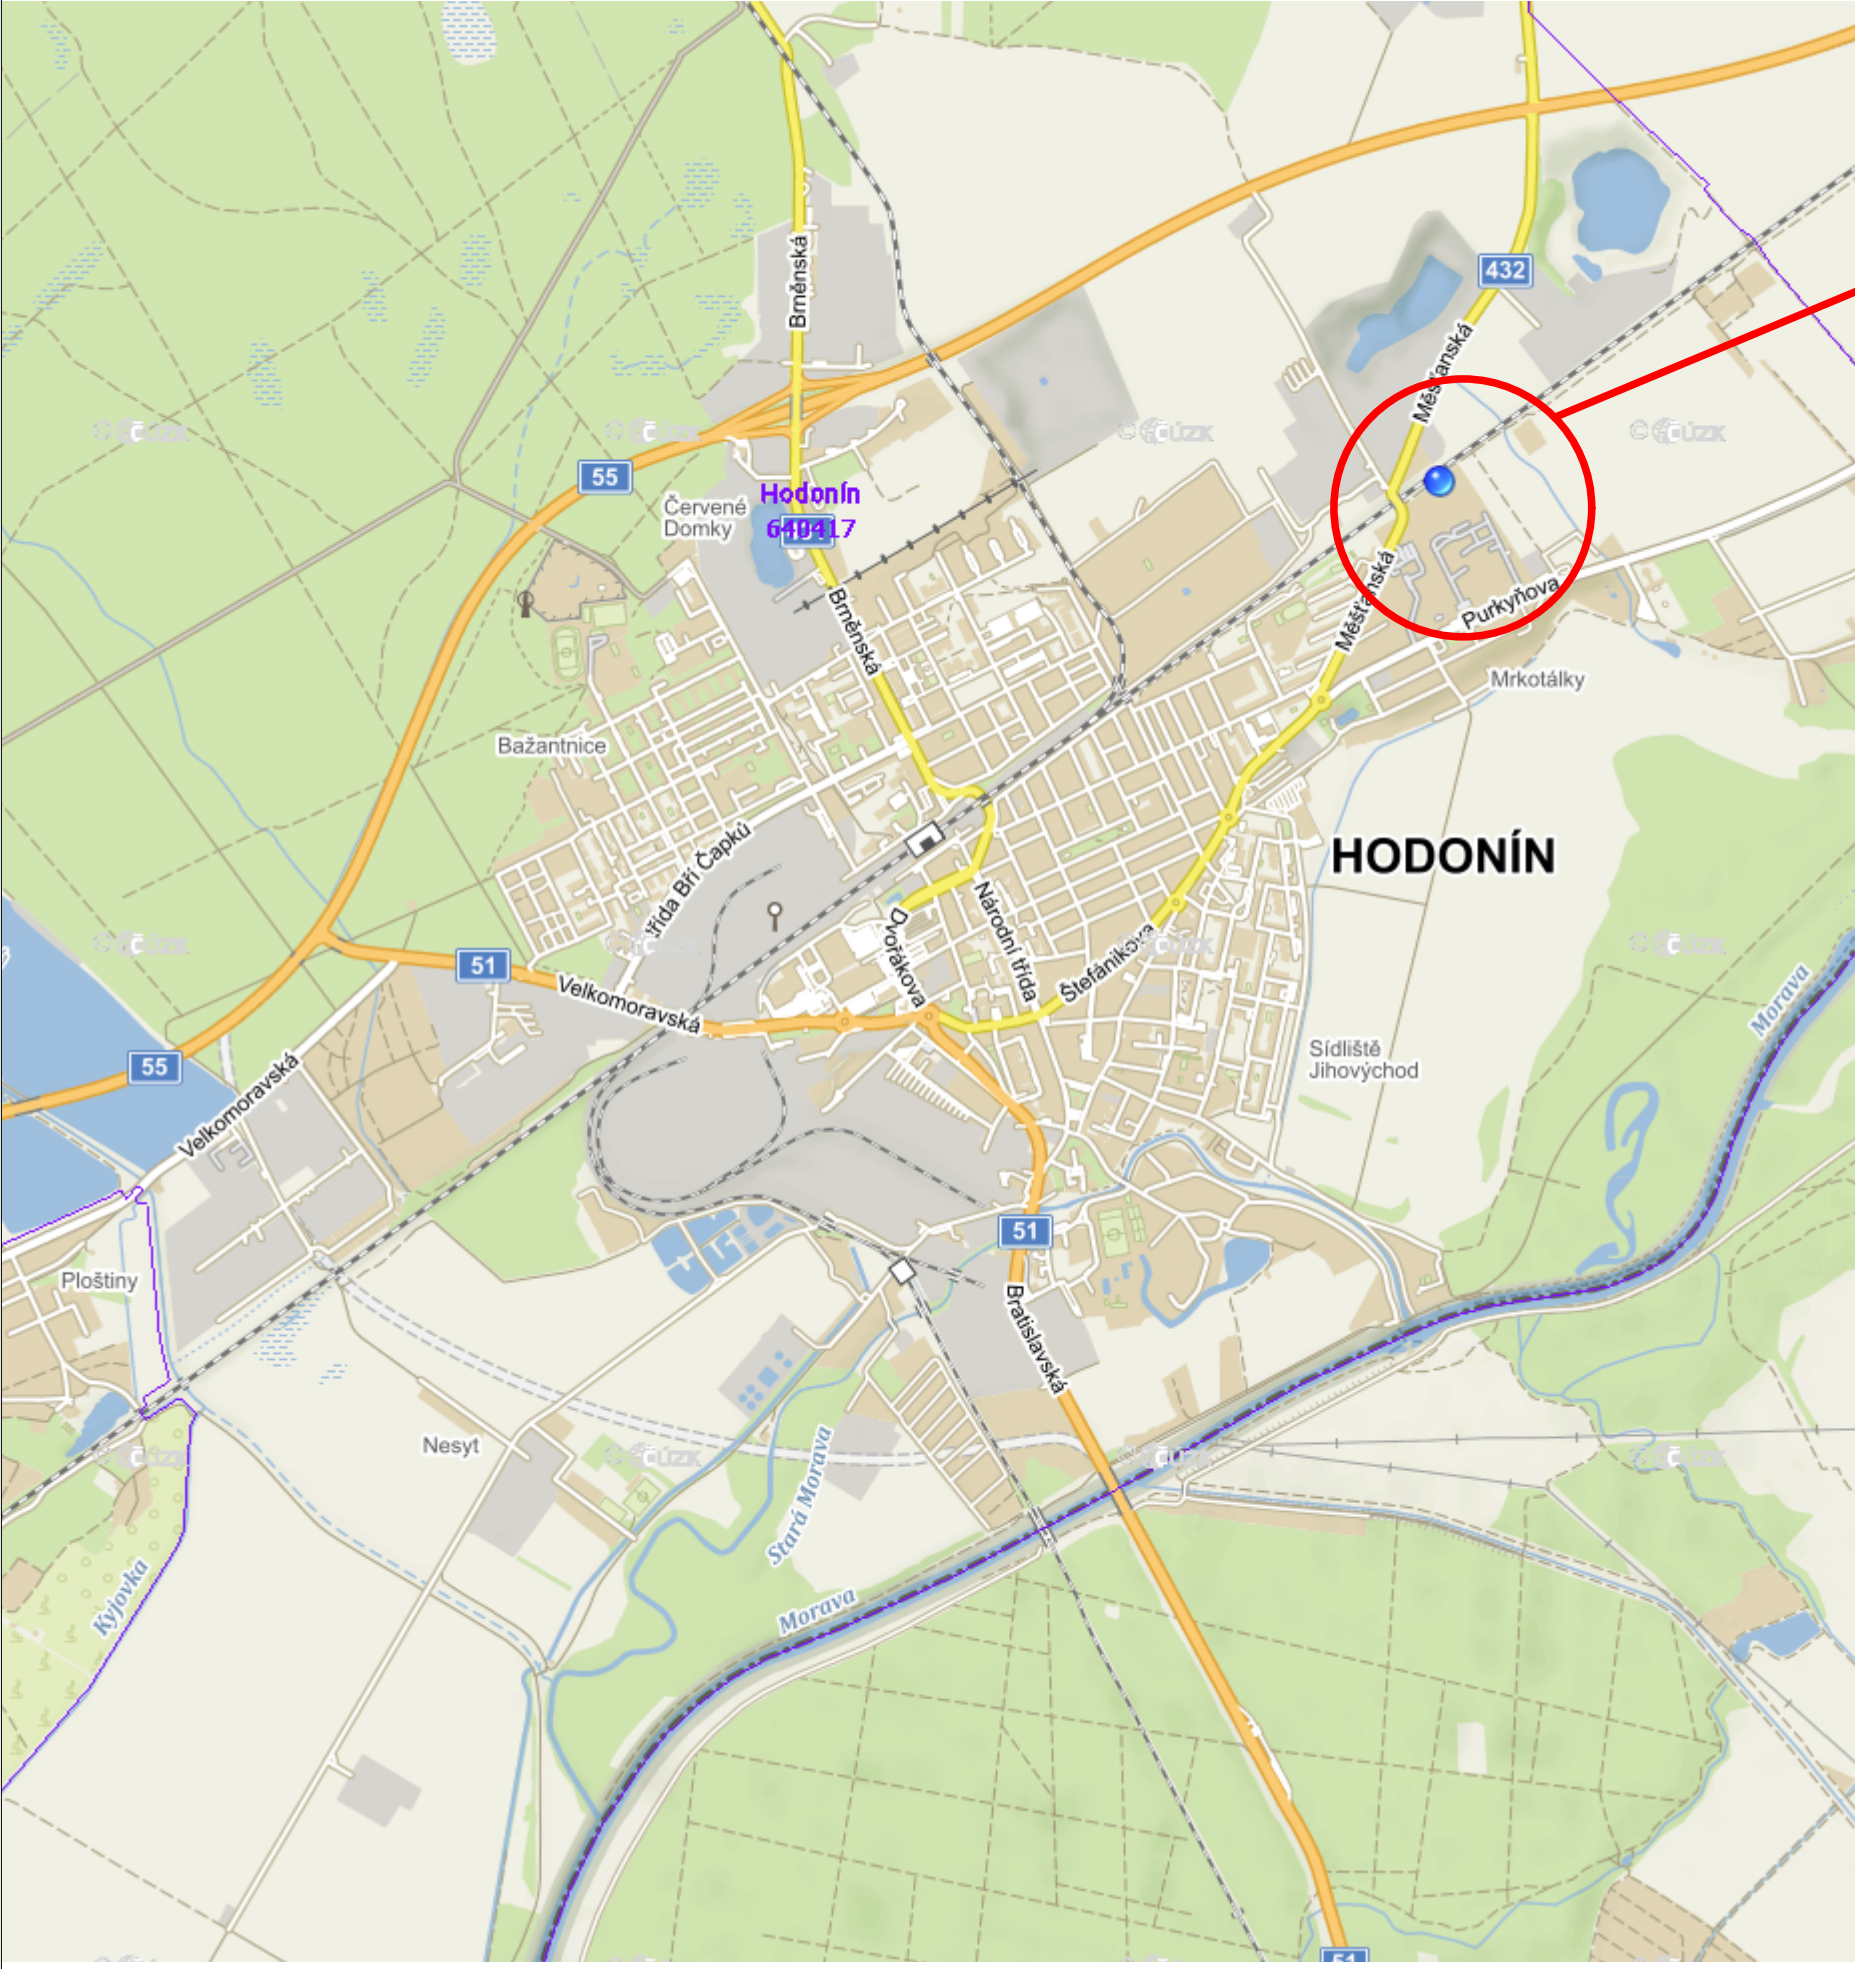

DOKUMENTACE PRO PROVÁDENÍ STAVBY

1	2	3	4	5	6	7	8	9	10	11	12	13	14	15	16	17	18	19	20
---	---	---	---	---	---	---	---	---	----	----	----	----	----	----	----	----	----	----	----

MÍSTO STAVBY: Purkyňova 2731/11, 695 01 Hodonín	KATASTRÁLNÍ ÚZEMÍ: Hodonín
Parc.č.: st. 2704, 1732/24, 4786, 1732/20, 4783/1, 2704, 1732/13	

ZADAVATEL A INVESTOR PROJEKTU Nemocnice TGM Hodonín, příspěvková organizace, Purkyňova 2731/11, 695 01 Hodonín	LOGO FIRMY	ODSOUHLASENO INVESTOREM
--	------------	-------------------------

COPYRIGHT: TENTO VÝKRES JE AUTOROVÝM DUŠEVNÍM VLASTNICTVÍM A NESMÍ BÝT BEZ JEHO SVOLENÍ KOPÍROVÁN NEBO ZPŘÍSTUPNĚN TŘETÍM OSOBÁM (ODVOLÁVÁME SE NA ZÁKON O AUTORSKÉM PRÁVU A PRÁVECH SOUVISEJÍCÍCH S AUTORSKÝM PRÁVEM).			GENERÁLNÍ PROJEKTANT  Měšťanská 3992/109 695 01 Hodonín, www.firmaplus.cz tel: +420 518 120 022
AUTOR PROJEKTU: STAVEBNÍ FIRMA PLUS s.r.o., oddělení projekce			
VYPRACOVAL:	KONTROLOVAL:	HL.INŽ.PROJEKTU	
Ing. Patrik Smolinský, Ing. Dana Lorencová	Ing. Marek Hasoň	Ing. Marek Hasoň	
NÁZEV PROJEKTU:			
Kompresorová a vakuová stanice Nemocnice TGM Hodonín, p.o.			

PROJEKTANT SPECIALISTA: STAVEBNÍ FIRMA PLUS s.r.o. Měšťanská 3992/109 695 01 Hodonín, www.firmaplus.cz tel: +420 518 120 022		LOGO FIRMY 	AUTORIZAČNÍ RAZÍTKO	
VYPRACOVAL:	KONTROLOVAL:	ZODPOVĚDNÝ PROJEKTANT:		
Ing. Patrik Smolinský, Ing. Dana Lorencová	Ing. Marek Hasoň	Ing. Marek Hasoň		
PROFESE:				
NÁZEV STAVEBNÍHO OBJEKTU:			DATUM: 11/2021	MĚŘÍTKO: 1:333,33
OBSAH VÝKRESU: C.1 Situace širších vztahů			Č.ZAK.:	17-21-031
			ČÍSLO VÝKRESU.:	