


PŮDORYS 2.NP, 1:50 - NOVÉ ROZVODY

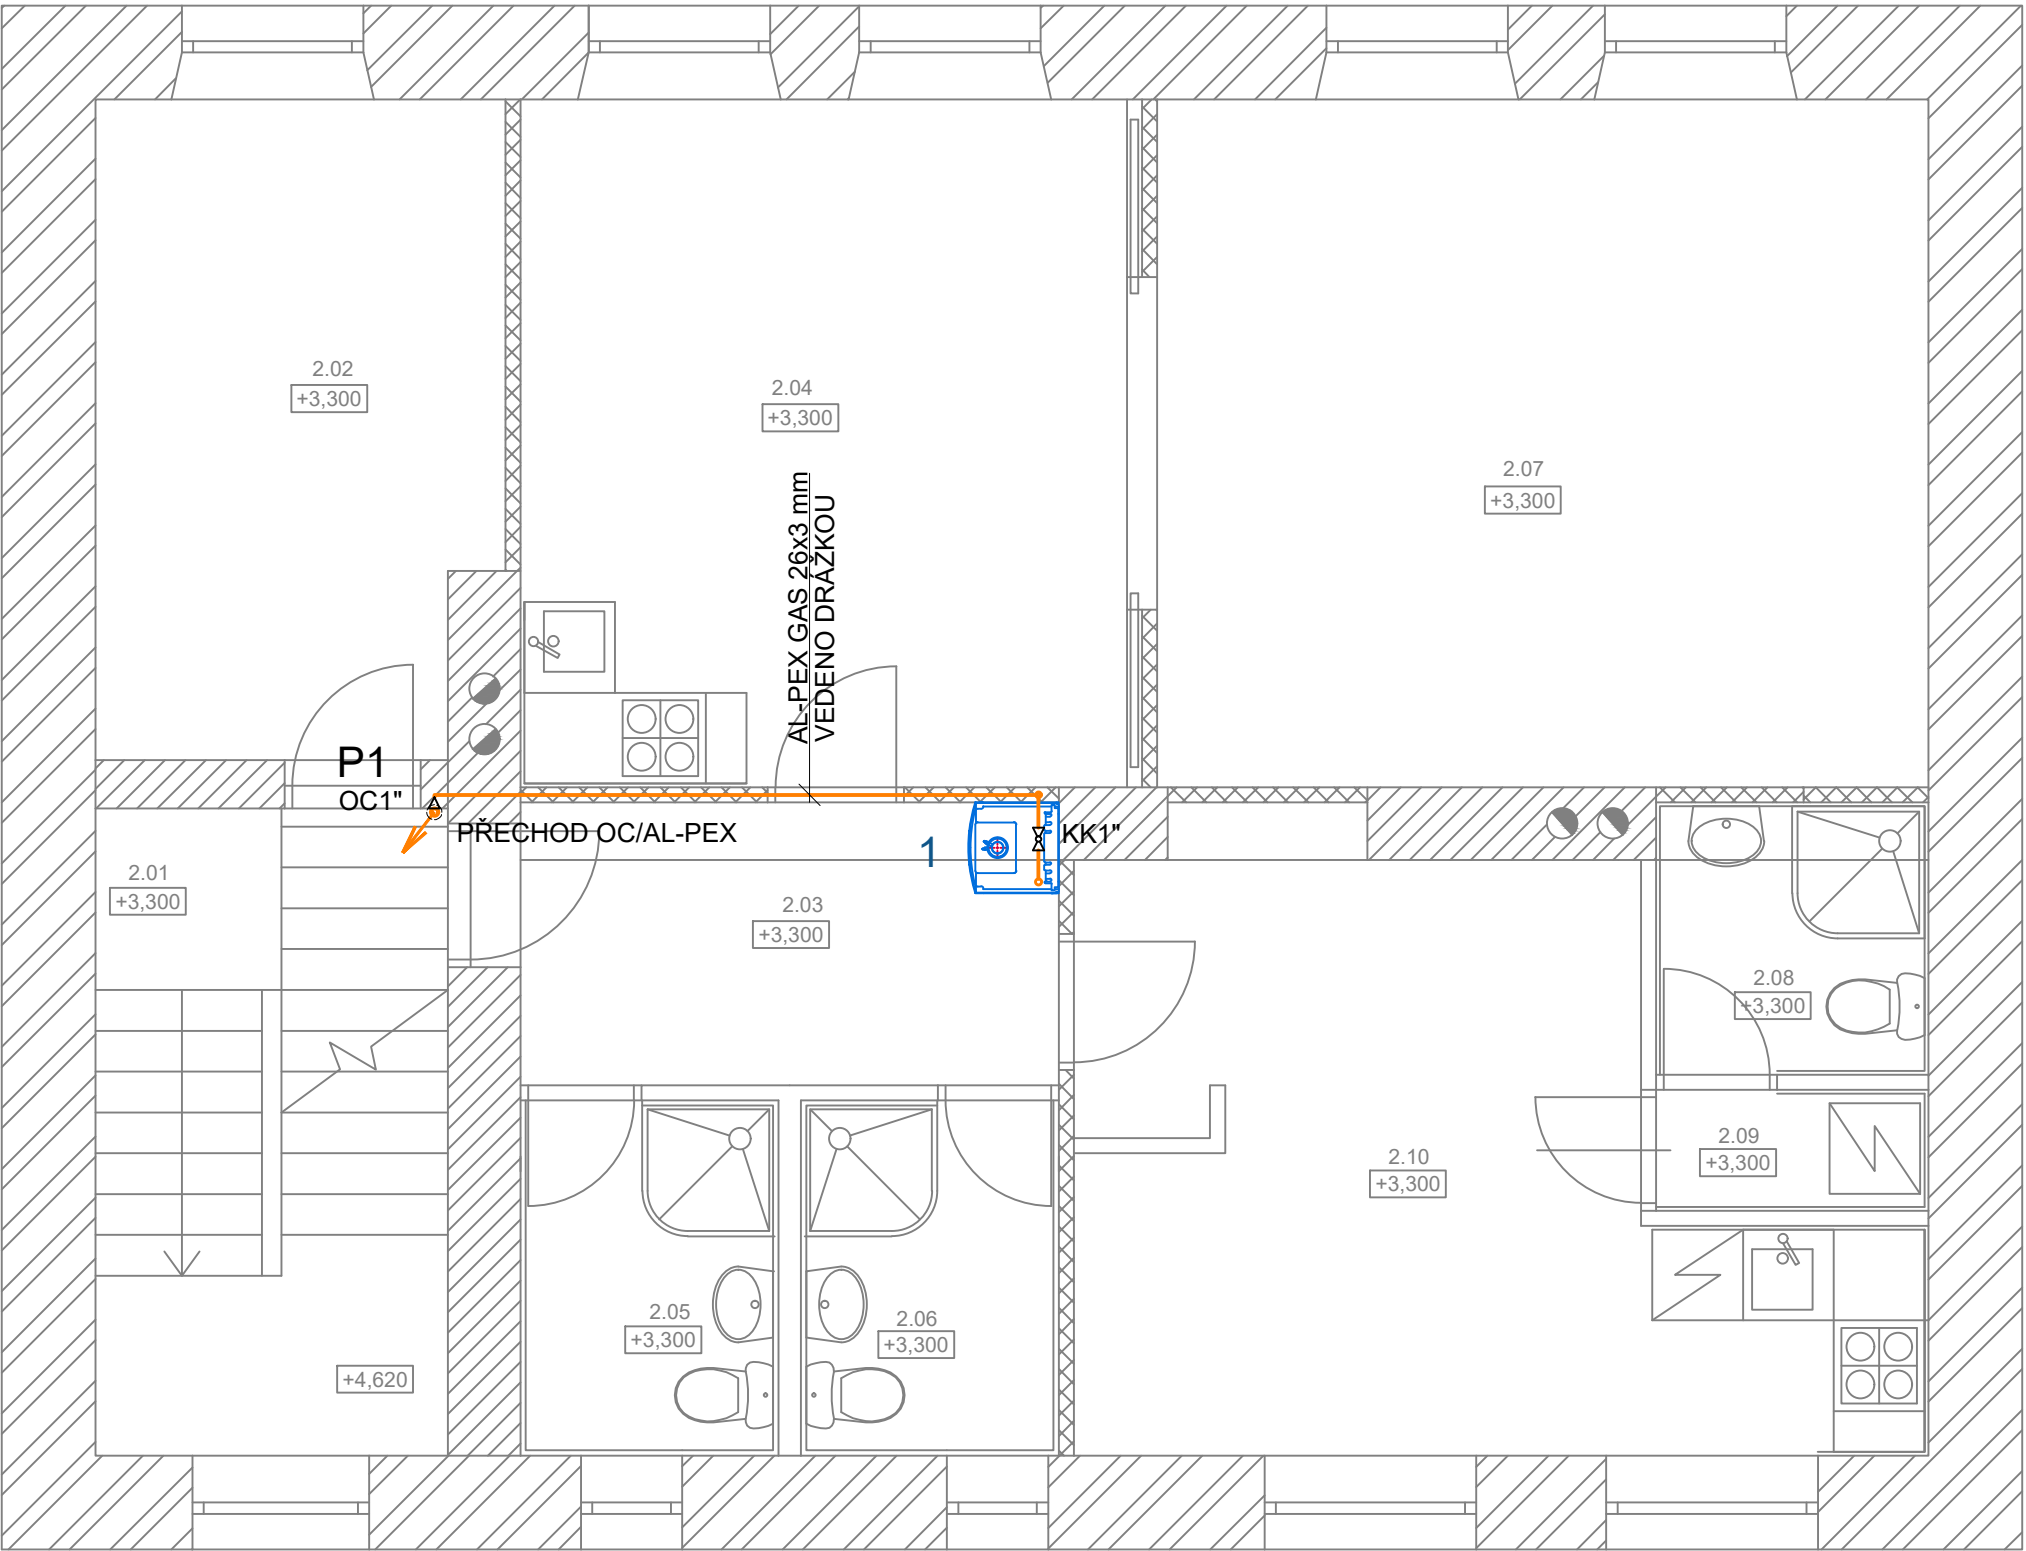

LEGENDA ZAŘÍZENÍ:

1 PLYNOVÝ KONDEZAČNÍ KOTEL BUDERUS GB172-24

LEGENDA POTRUBÍ:


- NOVÝ ROZVOD PLYNU - OC, AL-PEX
- STÁVAJÍCÍ ROZVOD PLYNU - OC
- CHRÁNIČKA POTRUBÍ

POZNÁMKA:

POTRUBÍ JE ZA HUP NAPOJENO NA STÁVAJÍCÍ ROZVOD.

VEŠKERÉ POTRUBÍ VEDENO V DRÁŽCE BUDE VEDENO V CHRÁNIČCE Z KORUGOVANÉ PLYNOTĚSNÉ TRUBKY GAS

paré: _____ autorizace: _____

dodavatel částí projektové dokumentace: VS-top, s.r.o. Mlékařská 824/13 683 01, Rousínov IČO: 29202825		zodpovědný projektant: Ing. Zdeněk Mališka	
		technická kontrola: David Šeliga	
		vypracoval: Štěpán Jurák	
akce/projekt: REKONSTRUKCE BYTU UL. OŘECHOVSKÁ - SÚS JMK		investor: Správa a údržba silnic JMK Žerotínovo nám. 449/3 602 00 Brno	měřítko: 1:50
část dokumentace/profese: PLYNOINSTALACE		stupeň PD: DPS	datum: 07/2022
název výkresu: PŮDORYS 2.NP		kód části: D.1.4.3	revize: -