

PŮDORYS SUTERÉN

MĚŘÍTKO 1:50

V ROZVÁDĚČI OSADIT 1x JISTIČ L7-6/1/B
OKRUH CÍRKULAČNÍHO ČERPADLA
ROZDĚLENÍ SBĚRNICE PEN NA PE A N – ZMĚNA NAPĚŤOVÉ
SOUSTAVY NA TN-C-S

RO STÁVAJÍCÍ ROZVÁDĚČ


▽ NORMÁLNÍ VE VŠECH VNITŘNÍCH PROSTORECH

CÍRKULAČNÍ ČERPADLO SE
ZABUDOVANÝMI SPINACÍMI
HODINAMI, DODÁVKA A MONTÁŽ
PROFESE ZTI, NÁPOJENÍ
PROFESE ELEKTRO


WL50 CYKY 3Cx1,5 KABEL PODOM, EV. V LIŠTĚ


M50
M





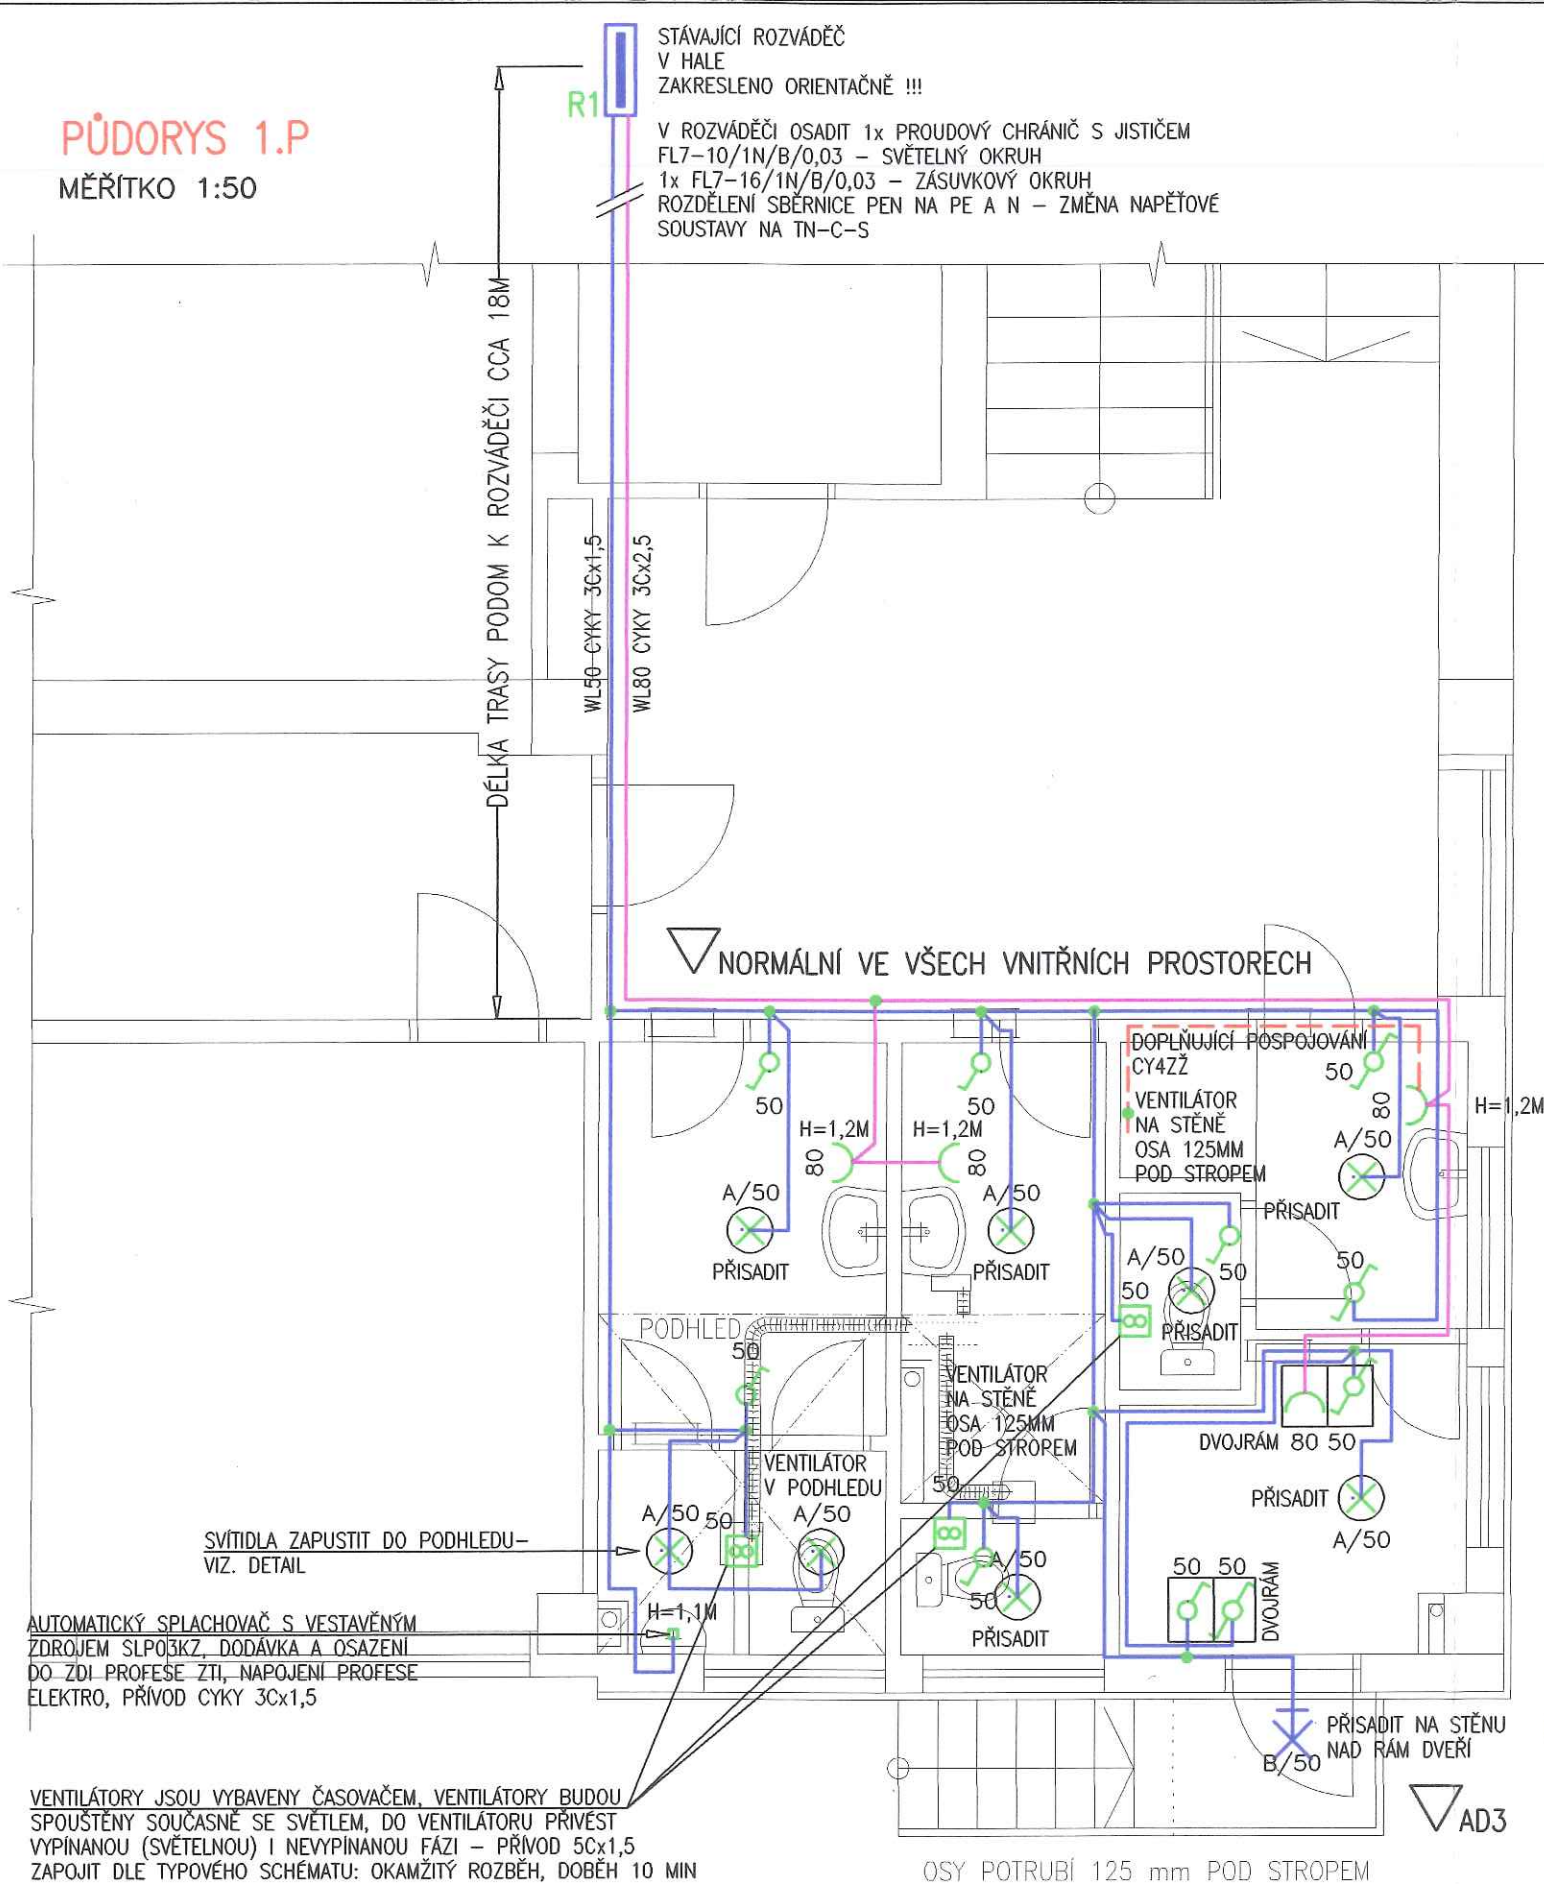


VNĚJŠÍ VLIVY ▽ NORMÁLNÍ		
ROZVODNÁ SÍŤ		3 NPE, AC 50 Hz, 400/230V, TN-C-S
OCHRANA PŘED NEBEZPEČNÝM DOTYKEM	ZÁKLADNÍ	SAMOČINNÝM ODPOJENÍM, ČSN 33 2000-4-41
	ZVÝŠENÁ	PROUDOVÝM CHRÁNIČEM, DOPLŇUJÍCÍM POSPOJOVÁNÍM
BAREVNÉ ZNAČENÍ VODIČŮ DLE ČSN 34 01 65		


VYPRACOVAL	ING. T. VOCILKA	ZODP. PROJ.	ING. V. JIRIK	 A-PROJEKT s.r.o.			
OKRES	ZNOJMO	MÍSTO	ZNOJMO				
INVESTOR	SUS ZNOJMO						
AKCE	PŘESTAVBA PROVOZNÍ BUDOVY SUS ZNOJMO 1. ETAPA 600 – ELEKTROROZVODY			STUPEŇ	PS	FORMÁT	
				ZAK. Č.	10/01	KÓD AKCE	2A/01
				DATUM		11/01	
OBSAH	ELEKTROROZVODY NN – SUTERÉN			MEŘ.	Č. VÝKRESU		
				1:50	601		

MĚŘÍTKO 1:50




VNĚJŠÍ VLIVY 		NORMÁLNÍ, AD3
ROZVODNÁ SÍŤ		3 NPE, AC 50 Hz, 400/230V, TN-C-S
OCHRANA PŘED NEBEZPEČNÝM DOTYKEM	ZÁKLADNÍ	SAMOČINNÝM ODPOJENÍM, ČSN 33 2000-4-41
	ZVÝŠENÁ	PROUDOVÝM CHRÁNIČEM, DOPLŇUJÍCÍM POSPOJOVÁNÍM
BAREVNÉ ZNAČENÍ VODIČŮ DLE ČSN 34 01 65		


LEGENDA PŘÍSTROJŮ							
	TYP	NÁZEV	NAPĚTÍ	PROUD	SCHÉMA	KRYTÍ	DOÁVKA
	CLASSIC/ABB	SPÍNAČ "1", 250V, 10A, BÍLÁ, STROJEK TANGO	250	10	1	IP40	DM
	CLASSIC/ABB	SPÍNAČ "6", 250V, 10A, BÍLÁ, STROJEK TANGO	250	10	6	IP40	DM
	CLASSIC/ABB	DVOJRÁMEČEK BÍLÝ					DM
	CLASSIC/ABB	ZÁSUVKA 250V, 16A, BÍLÁ, STROJEK TANGO	250	16	1X2PZ	IP20	DM
		VENTILÁTOR, DODÁVKA DLE PD VZT TIMER	230				E
		ČERPADLO, DODÁVKA DLE PD ZTI	230				E
	A/*	IN-12 K5/042	OSMONT, 100/23W, E27, IP20,SKLAPOVACÍ DRŽÁK PRŮMĚR 280MM	230		IP20	DM
	B/*	IN-12 D5/042	OSMONT, 100/23W, E27, IP43,SKLAPOVACÍ DRŽÁK PRŮMĚR 280MM	230		IP43	DM
DM	DODÁVKA I MONTÁŽ ZAŘÍZENÍ						
E	POUZE ELEKTRICKÁ MONTÁŽ						

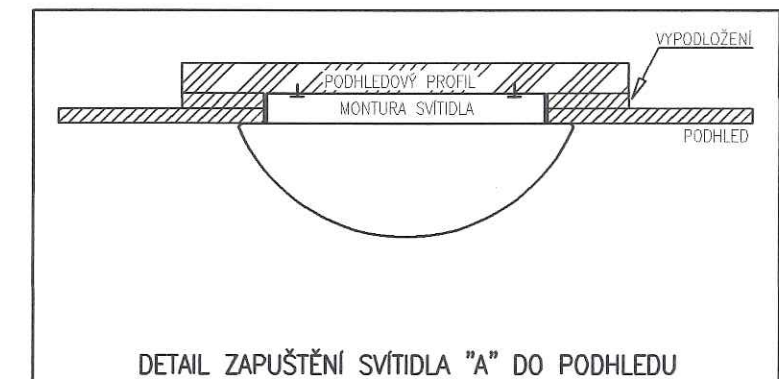


A - PROJEKT s.r.o.
 DVORÁKOVA 21
 669 02 Znojmo -3-
 Tel: 0624 / 26 15 40 (-) Fax: 221 35
 DIC: 346 45 47 57 25 / ICO: 45 47 57 25

VYPRACOVAL	ING. T. VOCILKA	ZODP. PROJ.	ING. V. JIŘÍK	 PROJEKT s.r.o.
OKRES	ZNOJMO	MÍSTO	ZNOJMO	
INVESTOR	SUS ZNOJMO			
AKCE	PŘESTAVBA PROVOZNÍ BUDOVY SUS ZNOJMO 1. ETAPA			
600 – ELEKTROROZVODY				STUPEŇ PS ZAK. Č. 10/01 DATUM 11/01
OBSAH	ELEKTROROZVODY NN – 1.P			MEŘ. 1:50 Č. VÝKRESU 602

PŮDORYS 2.P
MĚŘITKO 1:50

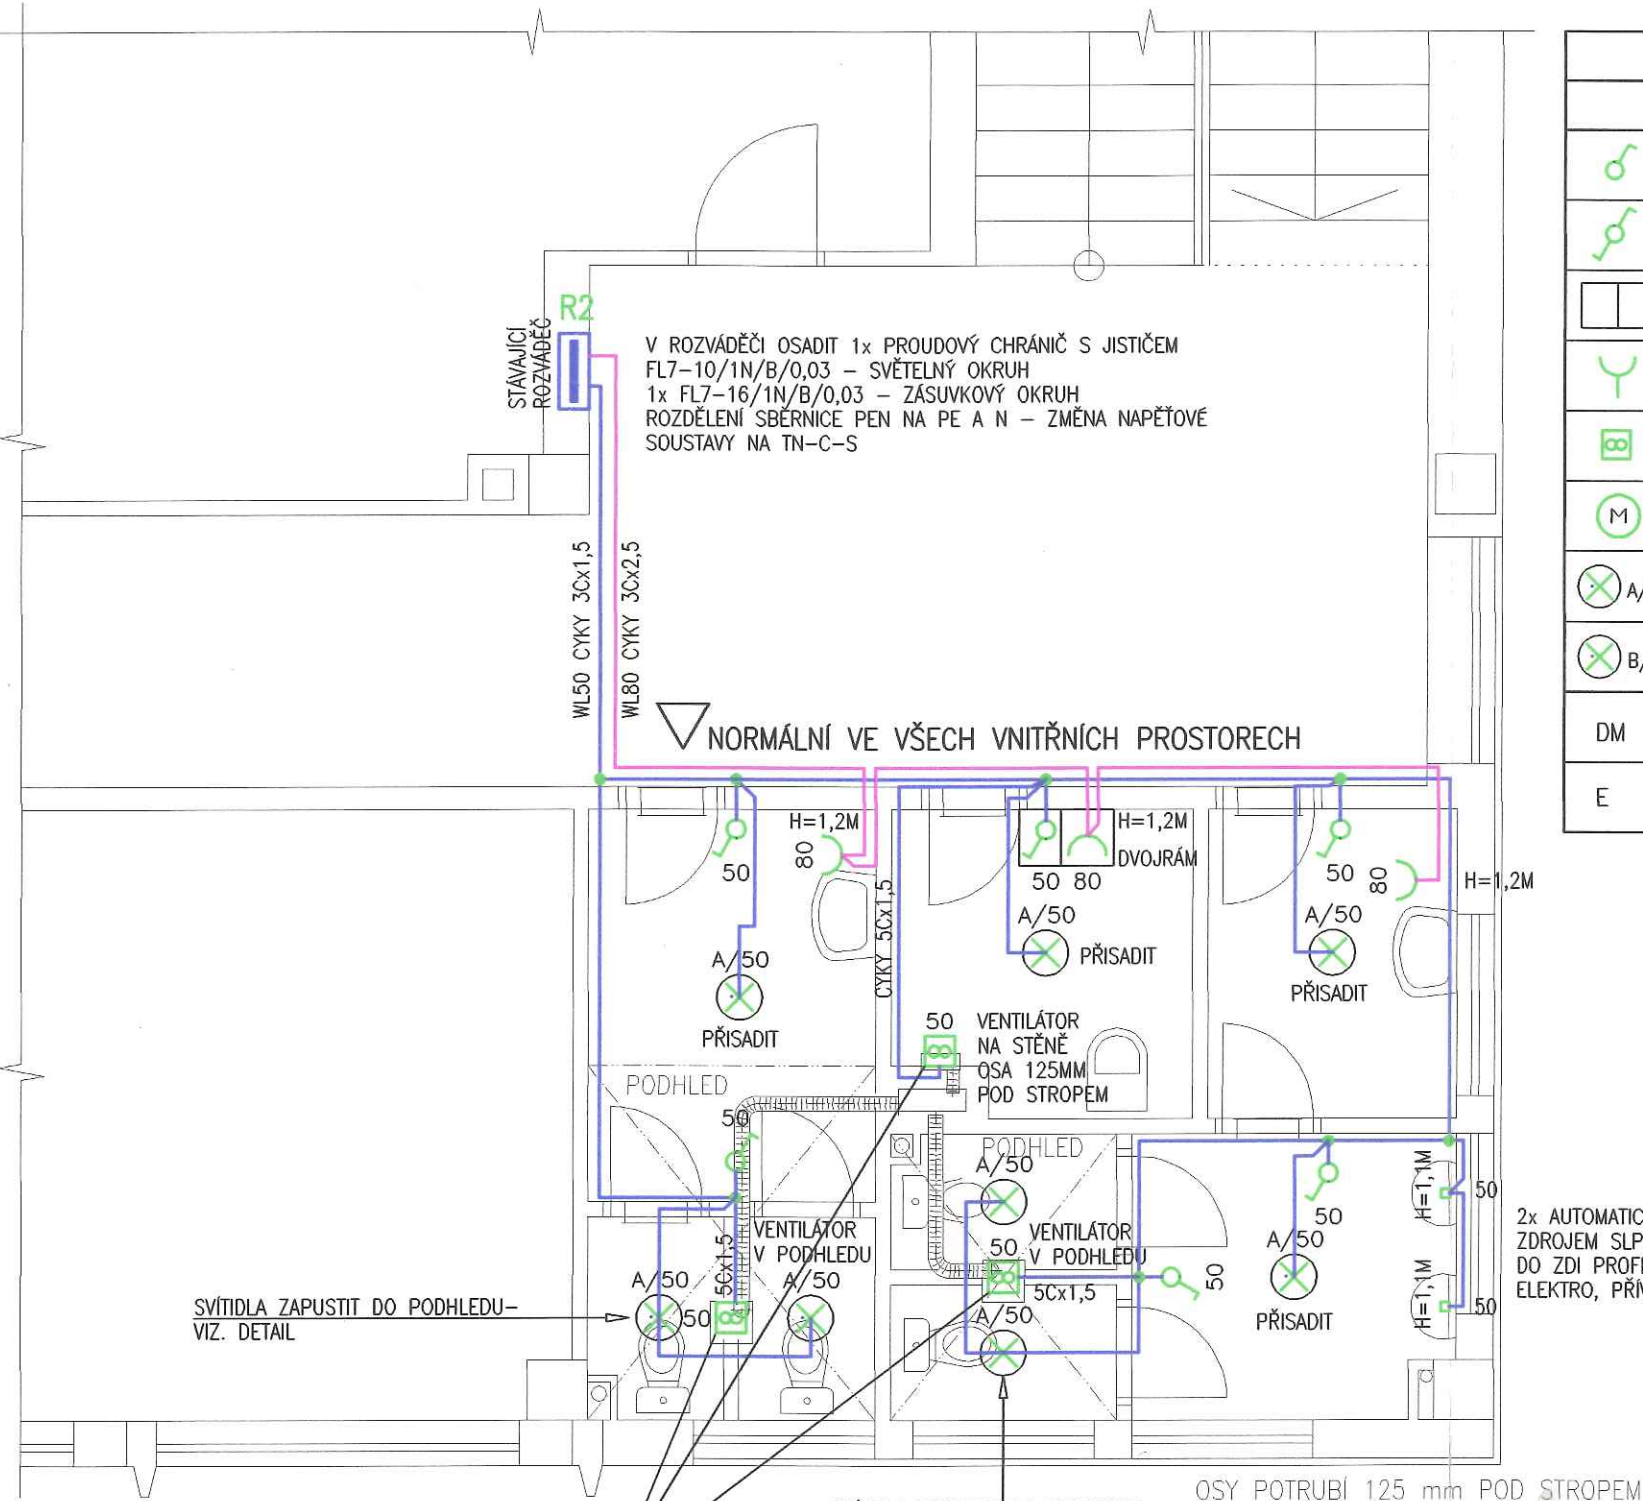


LEGENDA PŘÍSTROJŮ							
	TYP	NÁZEV	NAPĚTÍ	PROUD	SCHÉMA	KRYTÍ	DOÁVKA
♂	CLASSIC/ABB	SPÍNAČ "1", 250V, 10A, BÍLÁ, STROJEK TANGO	250	10	1	IP40	DM
♂	CLASSIC/ABB	SPÍNAČ "6", 250V, 10A, BÍLÁ, STROJEK TANGO	250	10	6	IP40	DM
□	CLASSIC/ABB	DVOJRÁMEČEK BÍLÝ					DM
Y	CLASSIC/ABB	ZÁSUVKA 250V, 16A, BÍLÁ, STROJEK TANGO	250	16	1X2PZ	IP20	DM
⊞		VENTILÁTOR, DODÁVKA DLE PD VZT TIMER	230				E
M		ČERPADLO, DODÁVKA DLE PD ZTI	230				E
⊗ A/*	IN-12 K5/042	OSMONT, 100/23W, E27, IP20, SKLAPOVACÍ DRŽÁK PRŮMĚR 280MM	230			IP20	DM
⊗ B/*	IN-12 D5/042	OSMONT, 100/23W, E27, IP43, SKLAPOVACÍ DRŽÁK PRŮMĚR 280MM	230			IP43	DM
DM	DODÁVKA I MONTÁŽ ZAŘÍZENÍ						
E	POUZE ELEKTRICKÁ MONTÁŽ						

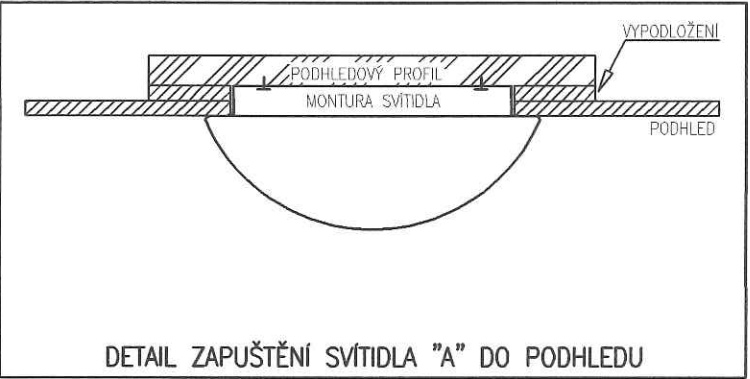


VENTILÁTORY JSOU VYBAVENY ČASOVAČEM, VENTILÁTORY BUDOU SPOUŠTĚNY SOUČASNĚ SE SVĚTLEM, DO VENTILÁTORU PŘIVEST VYPÍNAKOU (SVĚTELNOU) I NEVYPÍNAKOU FÁZI – PŘÍVOD 5Cx1,5 ZAPOJIT DLE TYPOVÉHO SCHÉMATU: OKAMŽITÝ ROZBĚH, DOBĚH 10 MIN

VNĚJŠÍ VLIVY ▽ NORMÁLNÍ		
ROZVODNÁ SÍŤ		3 NPE, AC 50 Hz, 400/230V, TN-C-S
OCHRANA PŘED NEBEZPEČNÝM DOTYKEM	ZÁKLADNÍ	SAMOČINNÝM ODPOJENÍM, ČSN 33 2000-4-41
	ZVÝŠENÁ	PROUDOVÝM CHRÁNIČEM, DOPLŇUJÍCÍM POSPOJOVÁNÍM
BAREVNÉ ZNAČENÍ VODIČŮ DLE ČSN 34 01 65		

VYPRACOVAL	ING. T. VOCÍLKA	ZODP. PROJ.	ING. V. JIŘÍK	 PROJEKT s.r.o.		
OKRES	ZNOJMO	MÍSTO	ZNOJMO			
INVESTOR	SUS ZNOJMO					
AKCE	PŘESTAVBA PROVOZNÍ BUDOVY SUS ZNOJMO 1. ETAPA					
600 – ELEKTROROZVODY				STUPEŇ	PS	FORMÁT
				ZAK. Č.	10/01	KÓD AKCE 2A/01
				DATUM	11/01	
OBSAH	ELEKTROROZVODY NN – 2.P			MEŘ.	1:50	Č. VÝKRESU 603

PŮDORYS 3.P

MĚŘÍTKO 1:50

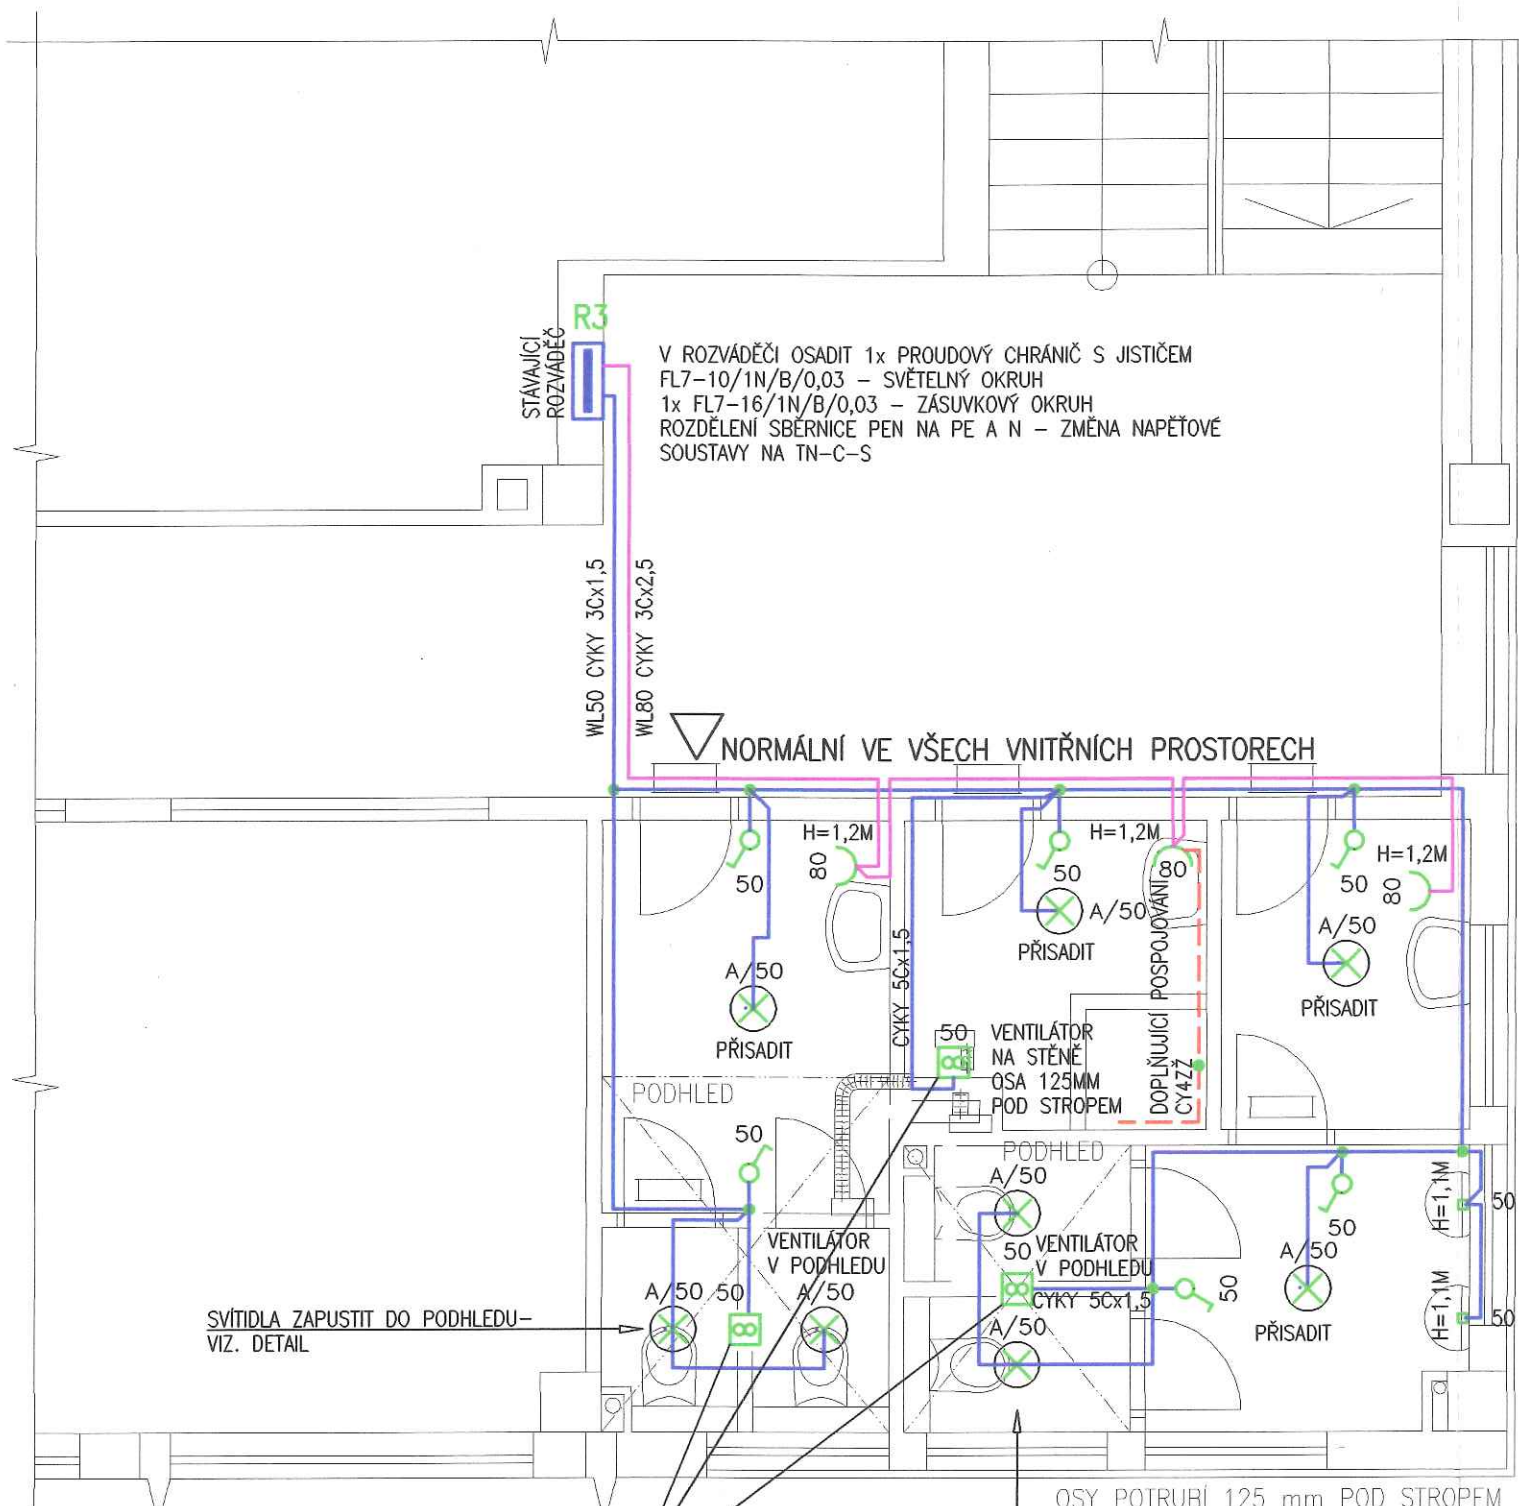

V ROZVÁDĚČI OSADIT 1x PROUDOVÝ CHRÁNIČ S JISTIČEM
FL7-10/1N/B/0,03 - SVĚTELNÝ OKRUH
1x FL7-16/1N/B/0,03 - ZÁSUVKOVÝ OKRUH
ROZDĚLENÍ SBĚRNICE PEN NA PE A N - ZMĚNA NAPĚTOVÉ
SOUSTAVY NA TN-C-S

NORMÁLNÍ VE VŠECH VNITŘNÍCH PROSTORECH

SVĚTLA ZAPUSTIT DO PODHLEDU-
VIZ. DETAIL

SVĚTLA ZAPUSTIT DO PODHLEDU-
VIZ. DETAIL

VENTILÁTORY JSOU VYBAVENY ČASOVAČEM, VENTILÁTORY BUDOU
SPOUŠTĚNY SOUČASNĚ SE SVĚTLEM, DO VENTILÁTORU PŘIVEST
VYPÍNAČ (SVĚTELNOU) I NEVYPÍNAČ FÁZI - PŘÍVOD 5Cx1,5
ZAPOJIT DLE TYPOVÉHO SCHÉMATU: OKAMŽITÝ ROZBĚH, DOBĚH 10 MIN

VNĚJŠÍ VLIVY NORMÁLNÍ

ROZVODNÁ SÍŤ

3 NPE, AC 50 Hz, 400/230V, TN-C-S

OCHRANA PŘED

ZÁKLADNÍ

SAMOČINNÝM ODPOJENÍM, ČSN 33 2000-4-41

NEBEZPEČNÝM DOTYKEM


ZVÝŠENÁ

PROUDOVÝM CHRÁNIČEM, DOPLŇUJÍCÍM POSPOJOVÁNÍM

BAREVNÉ ZNAČENÍ VODIČŮ DLE ČSN 34 01 65

LEGENDA PŘÍSTROJŮ


	TYP	NÁZEV	NAPĚTÍ	PROUD	SCHÉMA	KRYTÍ	DOÁVKA
	CLASSIC/ABB	SPÍNAČ "1", 250V, 10A, BÍLÁ, STROJEK TANGO	250	10	1	IP40	DM
	CLASSIC/ABB	SPÍNAČ "6", 250V, 10A, BÍLÁ, STROJEK TANGO	250	10	6	IP40	DM
	CLASSIC/ABB	DVOJRÁMEČEK BÍLÝ					DM
	CLASSIC/ABB	ZÁSUVKA 250V, 16A, BÍLÁ, STROJEK TANGO	250	16	1X2PZ	IP20	DM
		VENTILÁTOR, DODÁVKA DLE PD VZT TIMER	230				E
		ČERPADLO, DODÁVKA DLE PD ZTI	230				E
	A/*	OSMONT, 100/23W, E27, IP20, SKLAPOVACÍ DRŽÁK PRŮMĚR 280MM	230			IP20	DM
	B/*	OSMONT, 100/23W, E27, IP43, SKLAPOVACÍ DRŽÁK PRŮMĚR 280MM	230			IP43	DM
DM	DODÁVKA I MONTÁŽ ZAŘÍZENÍ						
E	POUZE ELEKTRICKÁ MONTÁŽ						

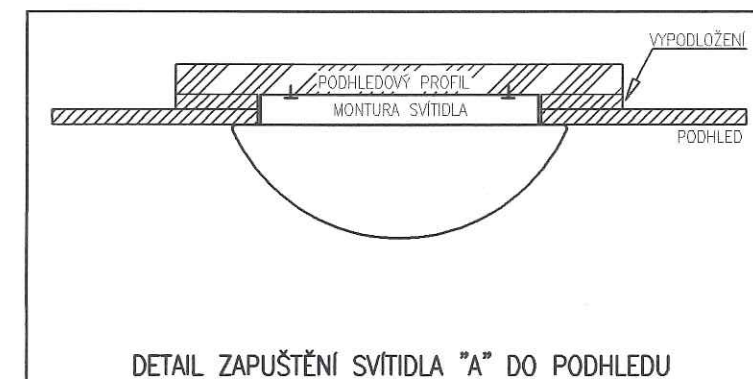


2x AUTOMATICKÝ SPLACHOVAČ S VESTAVĚNÝM
ZDROJEM SLP03KZ, DODÁVKA A OSAZENÍ
DO ZDI PROFESÍ ZTI, NAPOJENÍ PROFESÍ
ELEKTRO, PŘÍVOD CYKY 3Cx1,5

A - PROJEKT s.r.o.
DVOŘÁKOVÁ 21
639 02 Znojmo 140 -3-
Tel.: 0624 26 15 40 (-4) Fax: 221 351
DÍČ: 346 25 47 57 25 IČO: 45 47 57 25

VYPRACOVAL	ING. T. VOCÍLKA	ZODP. PROJ.	ING. V. JIŘÍK
OKRES	ZNOJMO	MÍSTO	ZNOJMO
INVESTOR	SUS ZNOJMO		
AKCE	PŘESTAVBA PROVOZNÍ BUDOVY SUS ZNOJMO 1. ETAPA		
	600 - ELEKTROROZVODY		
OBSAH	ELEKTROROZVODY NN - 3.P		
STUPEŇ	PS	FORMÁT	
ZAK. Č.	10/01	KÓD AKCE	2A/01
DATUM	11/01		
MEŘ.	1:50	Č. VÝKRESU	604

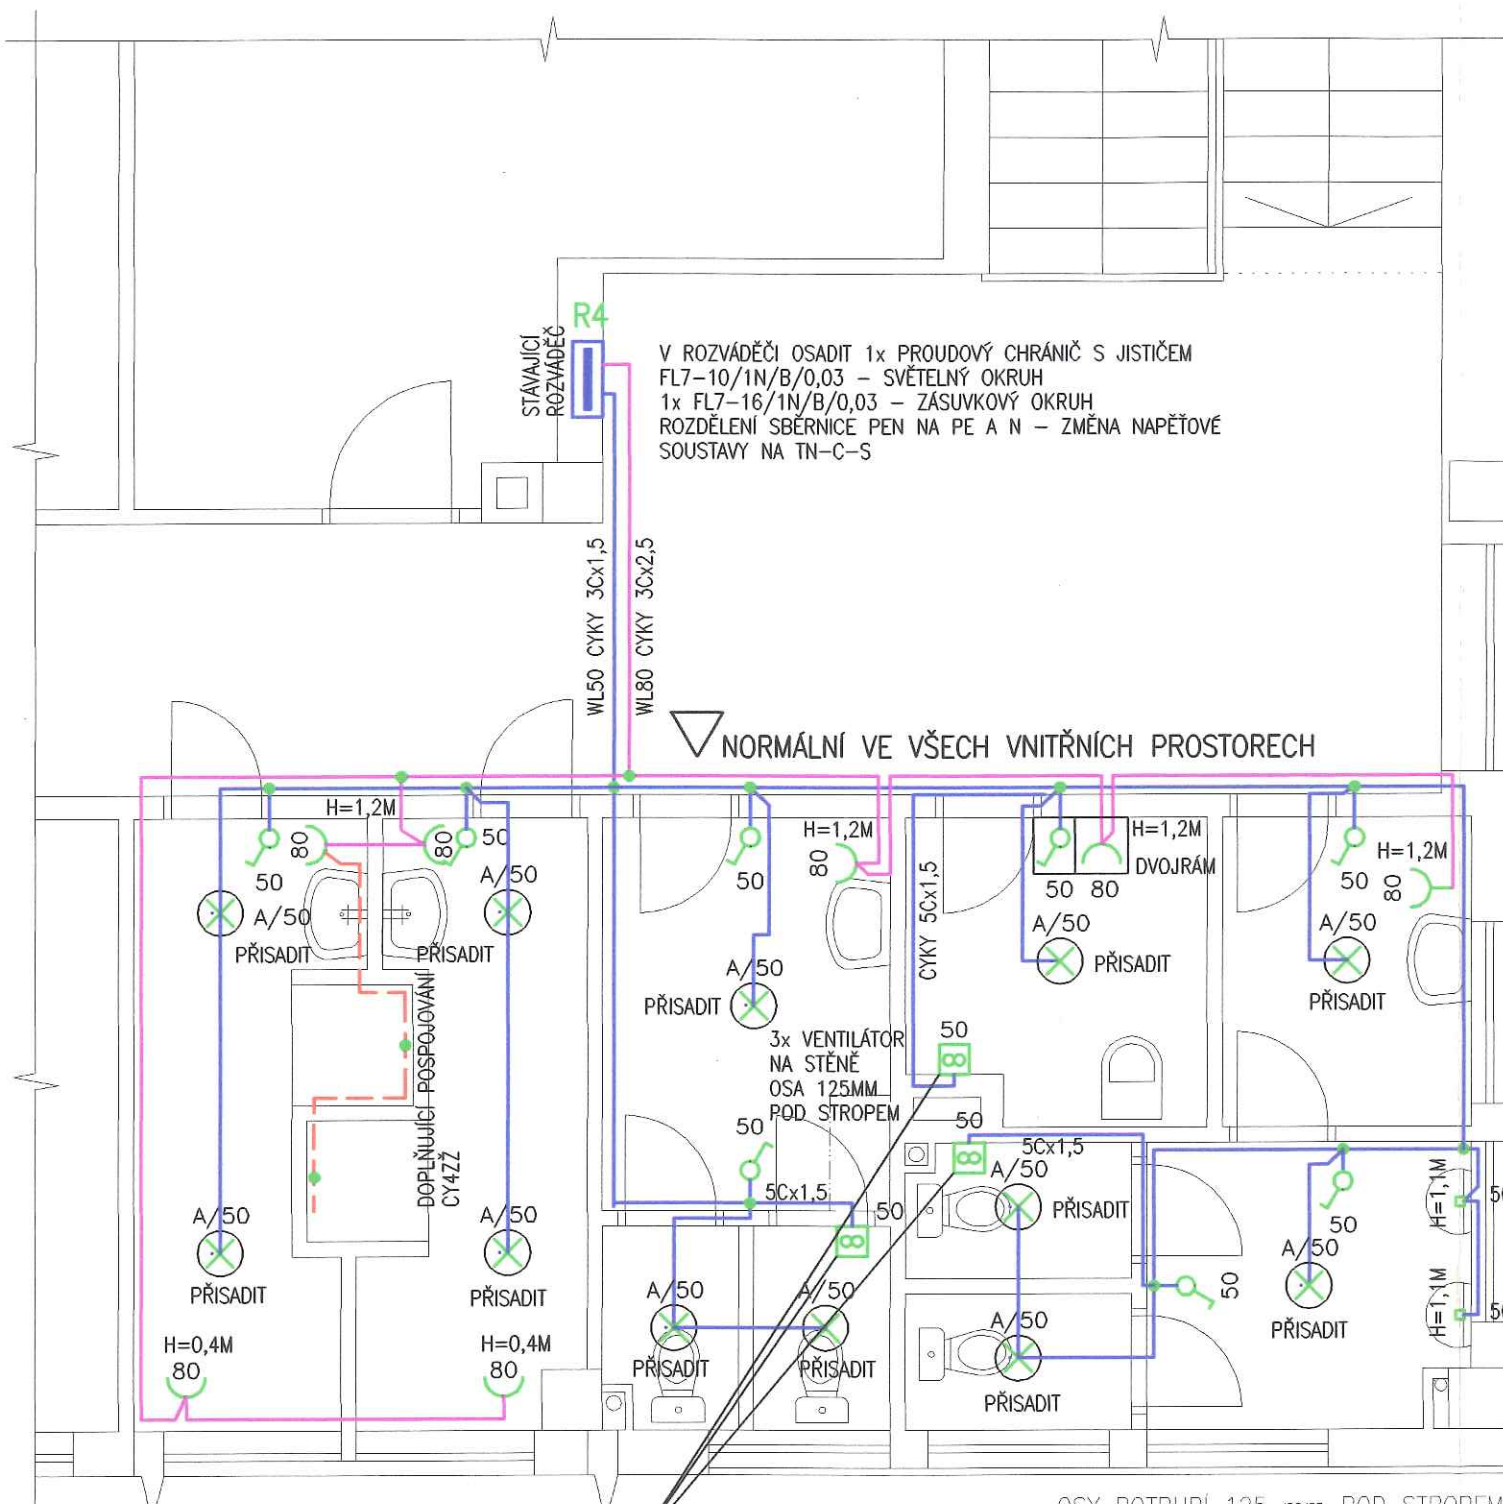


POZNÁMKA: POPIS ROZVODŮ VIZ. TECHNICKÁ ZPRÁVA

VNĚJŠÍ VLIVY  NORMÁLNÍ		
ROZVODNÁ SÍŤ		3 NPE, AC 50 Hz, 400/230V, TN-C-S
OCHRANA PŘED NEBEZPEČNÝM DOTYKEM	ZÁKLADNÍ	SAMOČINNÝM ODPOJENÍM, ČSN 33 2000-4-41
	ZVÝŠENÁ	PROUDOVÝM CHRÁNIČEM, DOPLŇUJÍCÍM POSPOJOVÁNÍM
BAREVNÉ ZNAČENÍ VODIČŮ DLE ČSN 34 01 65		

LEGENDA PŘÍSTROJŮ							
	TYP	NÁZEV	NAPĚTÍ	PROUD	SCHÉMA	KRYTÍ	DOÁVKA
	CLASSIC/ABB	SPÍNAČ "1", 250V, 10A, BÍLÁ, STROJEK TANGO	250	10	1	IP40	DM
	CLASSIC/ABB	SPÍNAČ "6", 250V, 10A, BÍLÁ, STROJEK TANGO	250	10	6	IP40	DM
	CLASSIC/ABB	DVOJRÁMEČEK BÍLÝ					DM
	CLASSIC/ABB	ZÁSUVKA 250V, 16A, BÍLÁ, STROJEK TANGO	250	16	1X2PZ	IP20	DM
		VENTILÁTOR, DODÁVKA DLE PD VZT TIMER	230				E
		ČERPADLO, DODÁVKA DLE PD ZTI	230				E
 A/*	IN-12 K5/042	OSMONT, 100/23W, E27, IP20,SKLAPOVACÍ DRŽÁK PRŮMĚR 280MM	230			IP20	DM
 B/*	IN-12 D5/042	OSMONT, 100/23W, E27, IP43,SKLAPOVACÍ DRŽÁK PRŮMĚR 280MM	230			IP43	DM
DM	DODÁVKA I MONTÁŽ ZAŘÍZENÍ						
E	POUZE ELEKTRICKÁ MONTÁŽ						

2x AUTOMATICKÝ SPLACHOVAČ S VESTAVĚNÝM
ZDROJEM SLPO3KZ, DODÁVKA A OSAZENÍ
DO ZDI PROFESE ZTI, NÁPOJENÍ PROFESE
ELEKTRO, PŘÍMOD CYKY 3Cx1,5

A - PROJEKT s.r.o.
 DVORAKOVA 21
 669 02 ZNOJMO -3-
 Tel: 0621 726 15 40(-4) Fax: 221 351
 DIC: 340-45 47 57 25 IČO: 45 47 57 25

VYPRACOVAL	ING. T. VOČILKA	ZODP. PROJ.	ING. V. JIŘÍK	 PROJEKT s.r.o.
OKRES	ZNOJMO	MÍSTO	ZNOJMO	
INVESTOR	SUS ZNOJMO			
AKCE	<p>PŘESTAVBA PROVOZNÍ BUDOVY SUS ZNOJMO</p> <p>1. ETAPA</p> <p>600 – ELEKTROROZVODY</p>			STUPEŇ PS ZAK. Č. 10/01 DATUM 11/01
OBSAH	<p>ELEKTROROZVODY NN – 4.P</p>			MEŘ. 1:50 Č. VÝKRESU 605