


SITUACE STAVBY
KM 1,955 - 2,594
M 1:1000

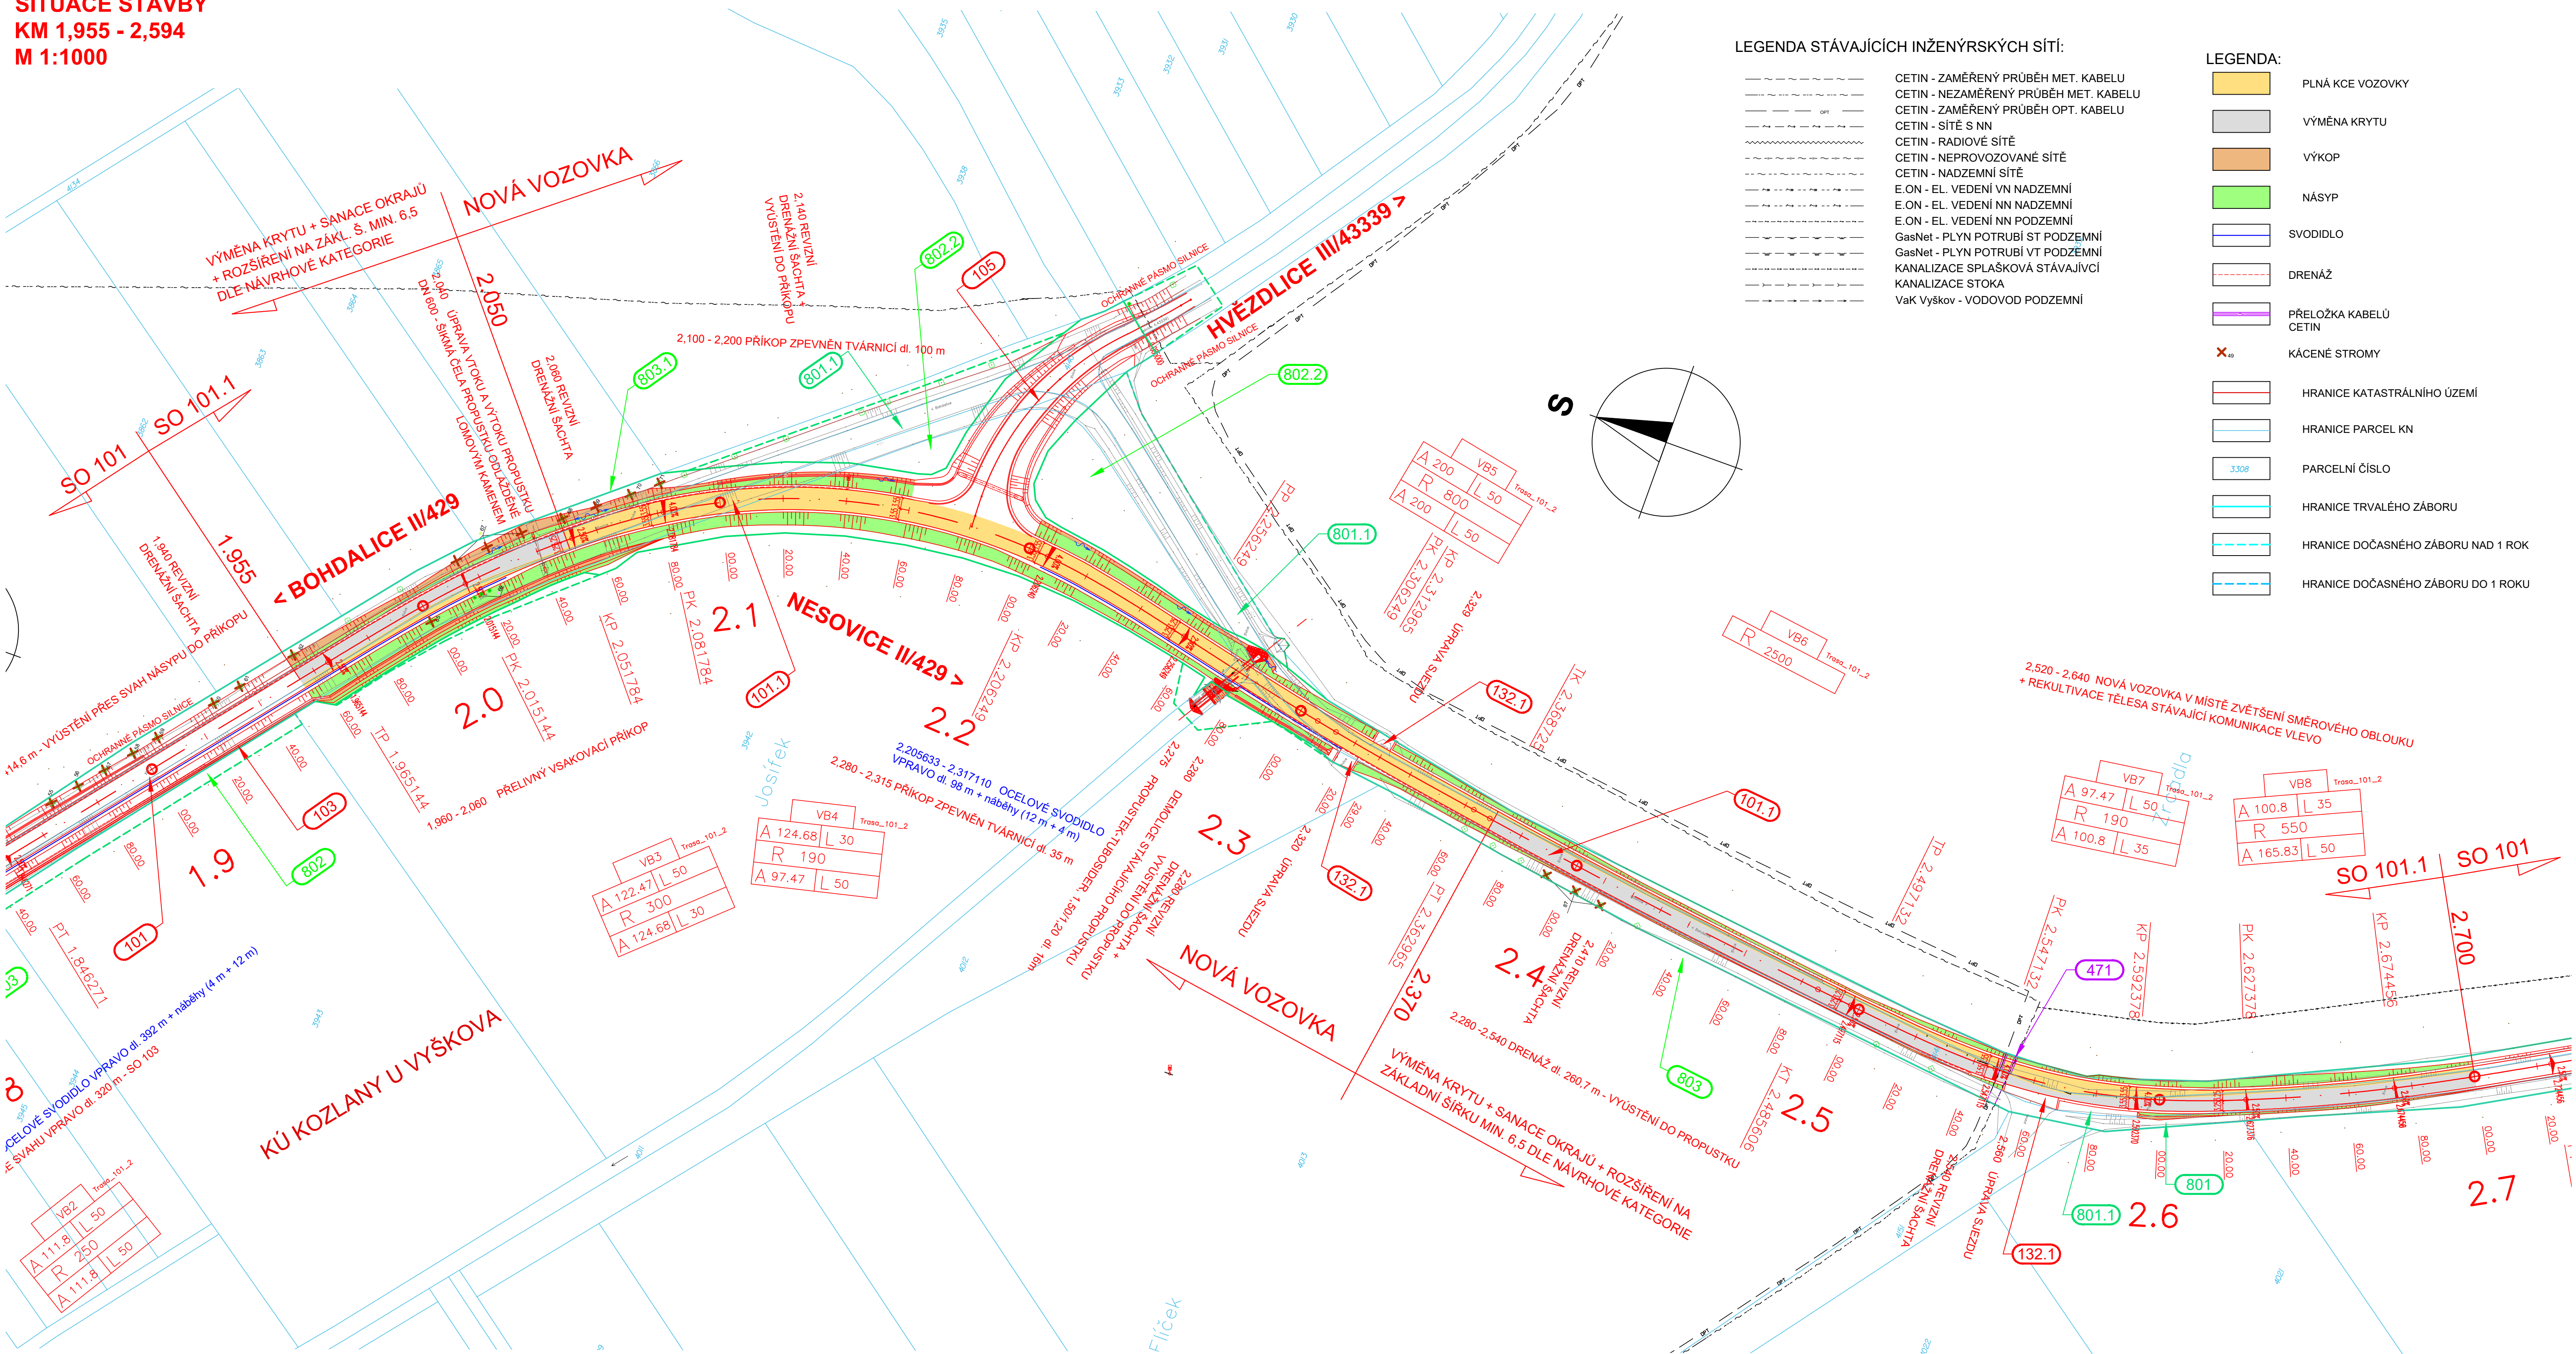

LEGENDA STÁVAJÍCÍCH INŽENÝRSKÝCH SÍTÍ:

- CETIN - ZAMĚŘENÝ PRŮBĚH MET. KABELU
- CETIN - NEZAMĚŘENÝ PRŮBĚH MET. KABELU
- CETIN - ZAMĚŘENÝ PRŮBĚH OPT. KABELU
- CETIN - SÍTĚ S NN
- CETIN - RADIOVÉ SÍTĚ
- CETIN - NEPROVOZOVANÉ SÍTĚ
- CETIN - NADZEMNÍ SÍTĚ
- E.ON - EL. VEDENÍ VN NADZEMNÍ
- E.ON - EL. VEDENÍ NN NADZEMNÍ
- E.ON - EL. VEDENÍ NN PODZEMNÍ
- GasNet - PLYN POTRUBÍ ST PODZEMNÍ
- GasNet - PLYN POTRUBÍ VT PODZEMNÍ
- KANALIZACE SPLAŠKOVÁ STÁVAJÍCÍ
- KANALIZACE STOKA
- VaK Vyškov - VODOVOD PODZEMNÍ

LEGENDA:

- PLNÁ KCE VOZOVKY
- VÝMĚNA KRYTU
- VÝKOP
- NÁSYP
- SVODIDLO
- DRENÁŽ
- PŘELOŽKA KABELŮ CETIN
- KÁCENÉ STROMY
- HRANICE KATASTRÁLNÍHO ÚZEMÍ
- HRANICE PARCEL KN
- PARCELNÍ ČÍSLO
- HRANICE TRVALÉHO ZÁBORU
- HRANICE DOČASNÉHO ZÁBORU NAD 1 ROK
- HRANICE DOČASNÉHO ZÁBORU DO 1 ROKU

03	---		
02	---		
01	---		
REVIZE	POPIS	DATUM	PODPIS

OBJEDNATEL	SPRÁVA A ÚDRŽBA SILNIC JIHOMORAVSKÉHO KRAJE PŘÍSPĚVKOVÁ ORGANIZACE KRAJE ŽEROTINOVO NÁMĚSTÍ 449/3, 602 00 BRNO IČ: 70932581
------------	--

PROJEKTANT	SAGASTA s.r.o. SÍDL: NOVODVORSKÁ 1010/14, 142 00 PRAHA 4 IČ: 045 98 555 DIČ: CZ045 98 555
------------	--

ODPOVĚDNÝ PROJEKTANT	VYPRACOVAL	KONTROLA	HIP	ITSK	Bpv
ING. ZUZANA BIELA <i>Zuzana</i>	ING. JIŘÍ GREGOR <i>Gregor</i>	ING. ZUZANA BIELA <i>Zuzana</i>	ING. LENKA HORÁLKOVÁ <i>Horálková</i>	ČÍSLO SOUPRAVY	
AKCE					
II/429 Bohdalice - Nesovice, 2. stavba (km 1,653 - 4,438)					
NÁZEV ČÁSTI				ČÍSLO ZAKÁZKY 117-063	
SO 101.1 SILNICE II/429 KM 1,955 - 2,594				DOKUMENTACE DSP/PDPS	
				MĚŘÍTKO 1:1000	
NÁZEV PŘÍLOHY				DATUM 12/2021	
SITUACE STAVBY				POČET FORMÁTŮ 14 x A4	
KM 1,955 - 2,594				ČÁST	
				C	ČÍSLO PŘÍLOHY
				2	
DOKUMENTACE JE UŽÍVAT POUZE VE SMYSLU PŘEŠLÉHO SMLOUVY O DÍLO. VYKRES, ČI JEHO ČÁST, MOŽE BYT KOPIROVÁN NEBO JINÝM ZPŮSOBEM ROZŠÍŘOVÁN POUZE PO PŘEDCHOZÍM SOUHLASU SAGASTA s.r.o.					

DOKUMENTACE LZE UŽÍVAT POUZE VE SMYSLU PŘÍSLUŠNÉ SMLOUVY O DÍLO. VÝKRES, ČI JEHO ČÁST, NEMŮŽE BYT KOPÍROVÁN NEBO JINÝM ZPŮSOBEM ROZŠŘOVÁN POUZE PO PŘEDCHOZÍM SOUHLASU SAGASTA s.r.o.