



POHLED ZÁPADNÍ

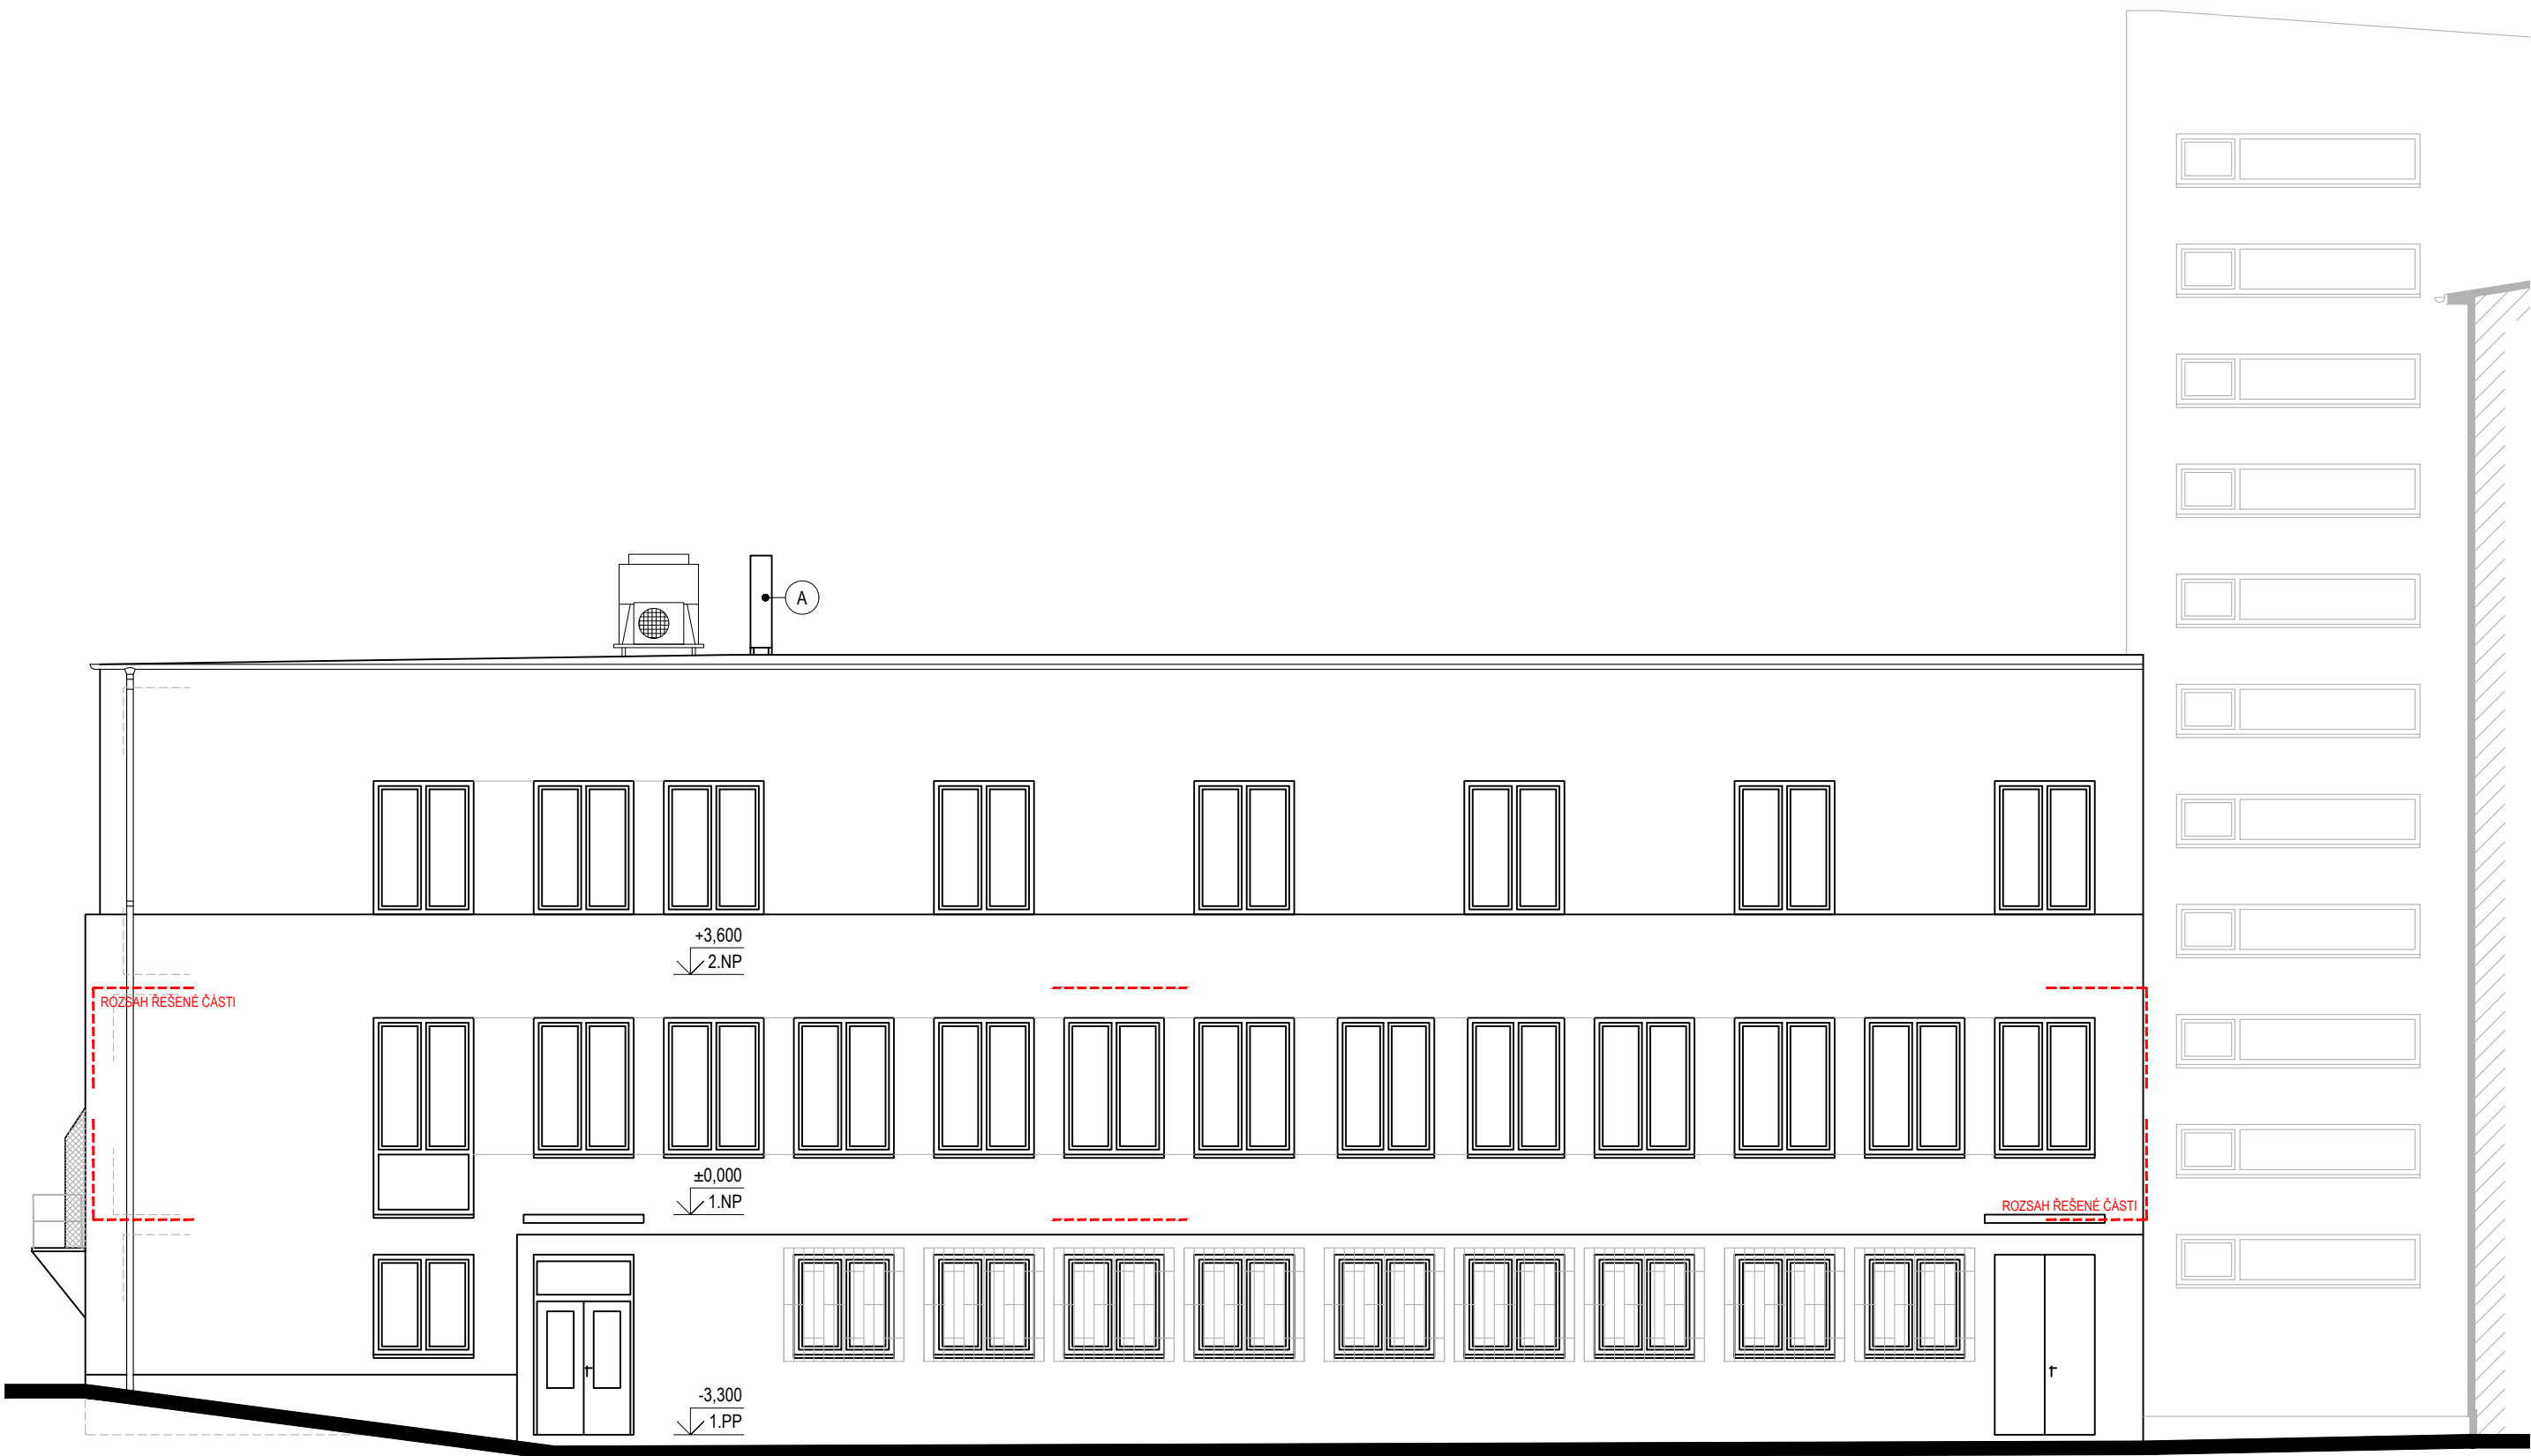

POHLED SEVERNÍ

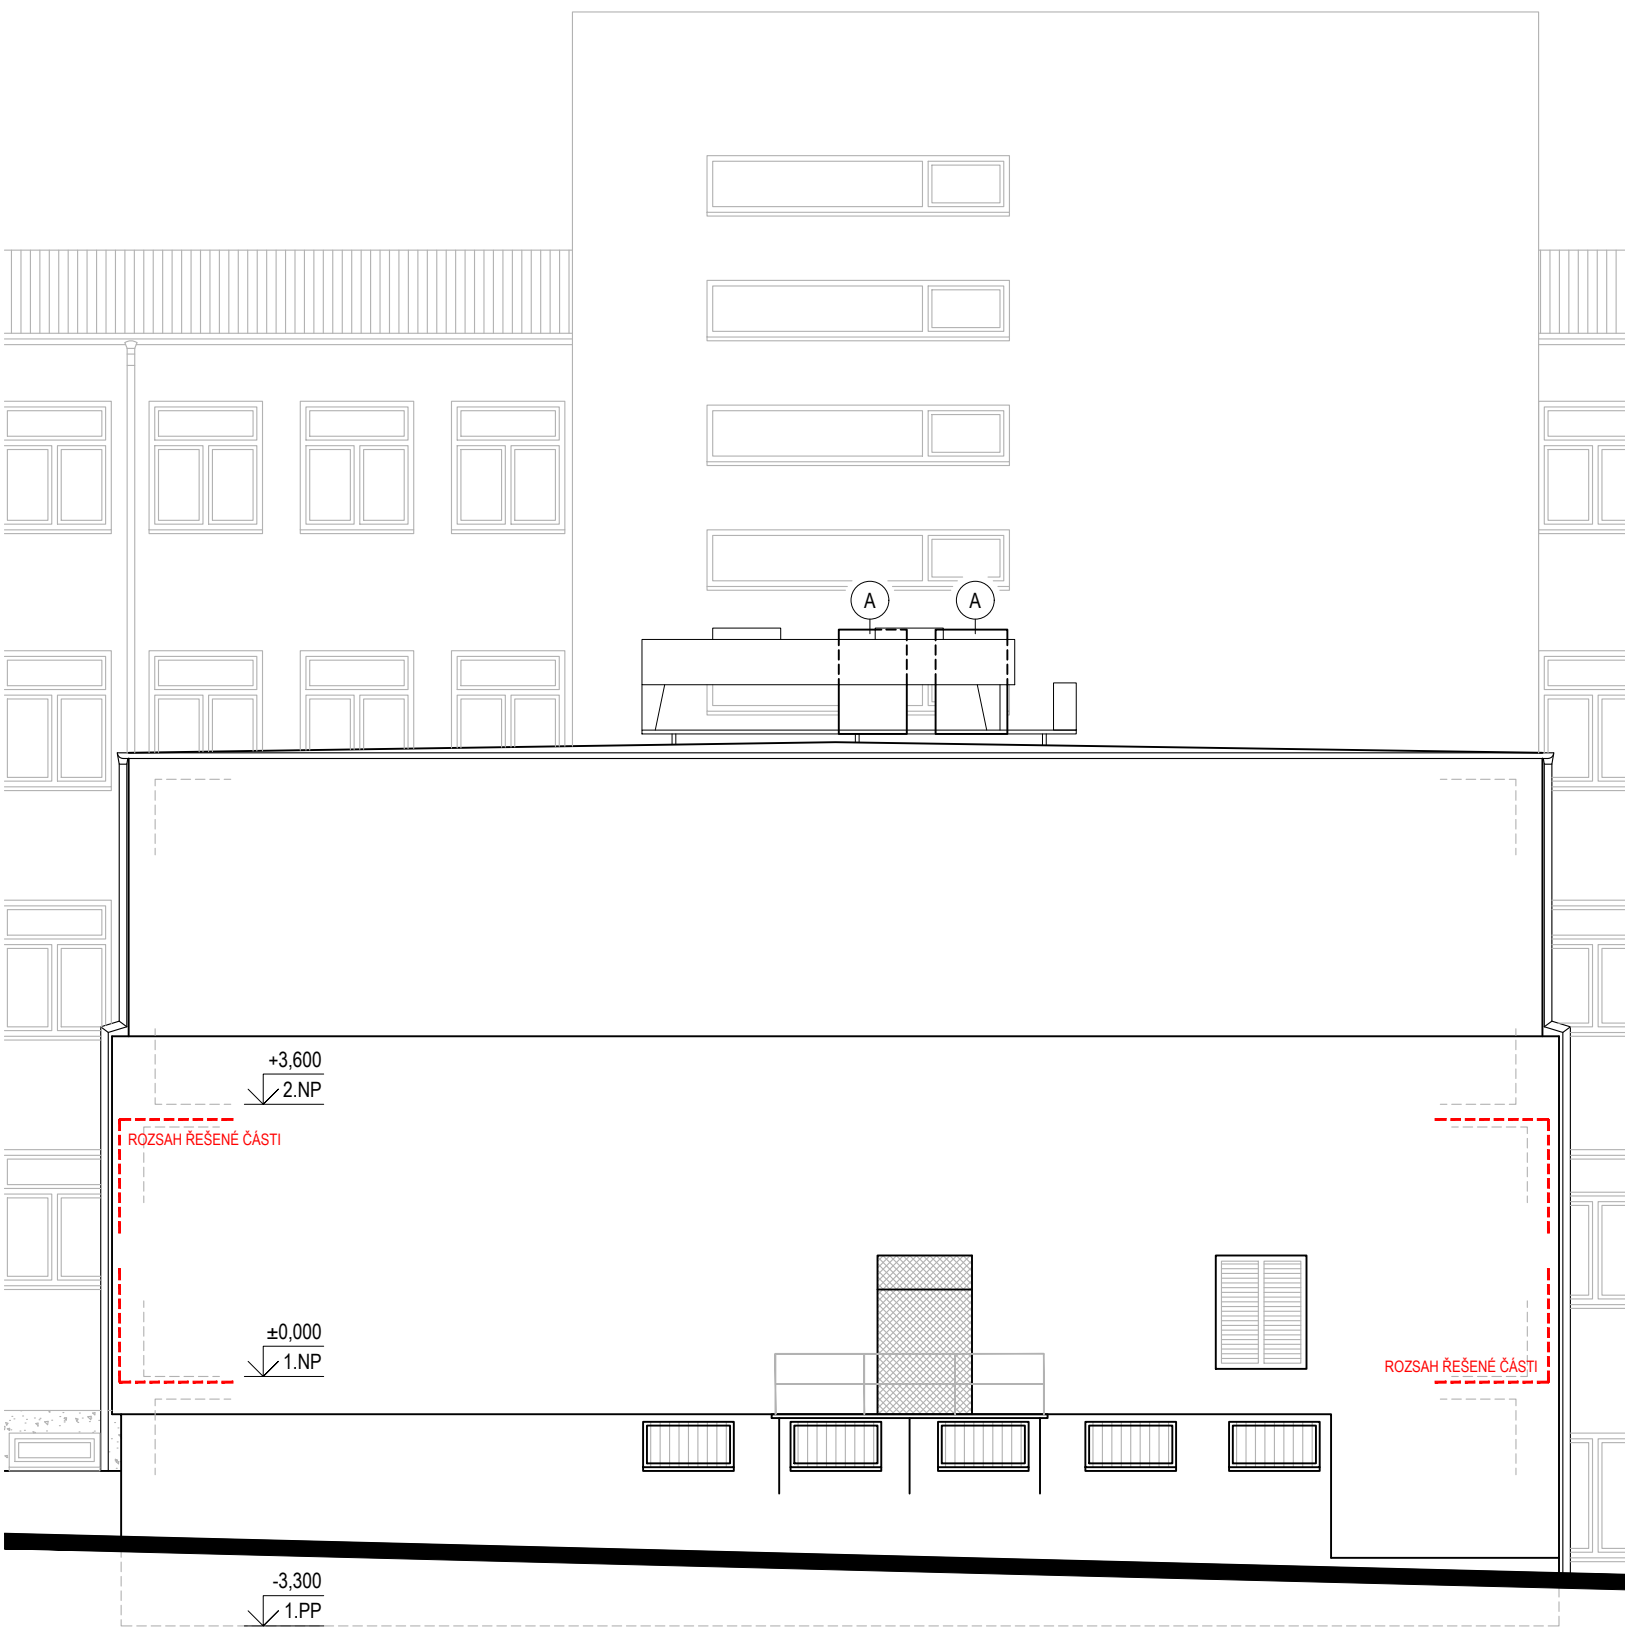




POHLED VÝCHODNÍ



LEGENDA

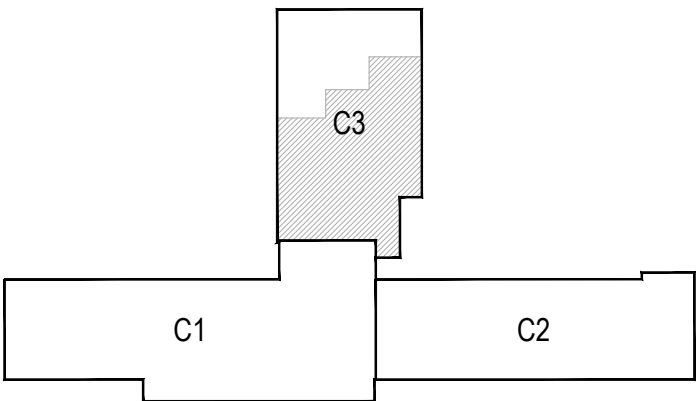A VENKOVNÍ CHLADÍČÍ JEDNOTKA - SPECIFIKACE viz. ČÁST "D.1.02.4f VZDUCHOTECHNIKA A CHLÁZENÍ"



±0,000= STÁVAJÍCÍ PODLAHA 1.NP			
Generální projektant: Ing. Petr Tomický www.a-tomic.cz 		Hlavní inženýr projektu: ING. PETR TOMICKÝ Číslo autorizace 1004721 obor autorizace IP00	
Investor: <b>jihomoravský kraj</b>		Provozovatel:  <b>Nemocnice Vyškov</b>	
Název stavby: <b>NEMOCNICE VYŠKOV, p.o. CENTRUM PŘIROZENÉHO PORODU</b>		Zakázkové číslo: DPS 07-2022	Paré:
		Datum: 12-2022	
		Stupeň: PROVÁDĚNÍ STAVBY	
Zpracovatel: A-TOMIC, Pod Kostelem 69, 696 35 Dambořice Gsm: +420 723 192 745 E-mail: radek.martinak@a-tomic.cz		Ověřil: <b>ASŘ</b>	Autorizace:
Odpovědný projektant: ING. RADEK MARTINÁK	Vypracoval: ING. PETR DIVÁČKÝ	Kontroloval: ING. RADEK MARTINÁK	
Objekt: SO 02 - STAVEBNÍ ÚPRAVY 1.NP KŘÍDLA C3			
Název přílohy: POHLEDY		Označení přílohy: <b>D.1.02.1-301</b>	Formát: 6x44  Měřítko: 1:100