


SO 02 - STAVEBNÍ ÚPRAVY KŘÍDLA C3

PŮDORYS 1.NP - 1.FÁZE PRACÍ

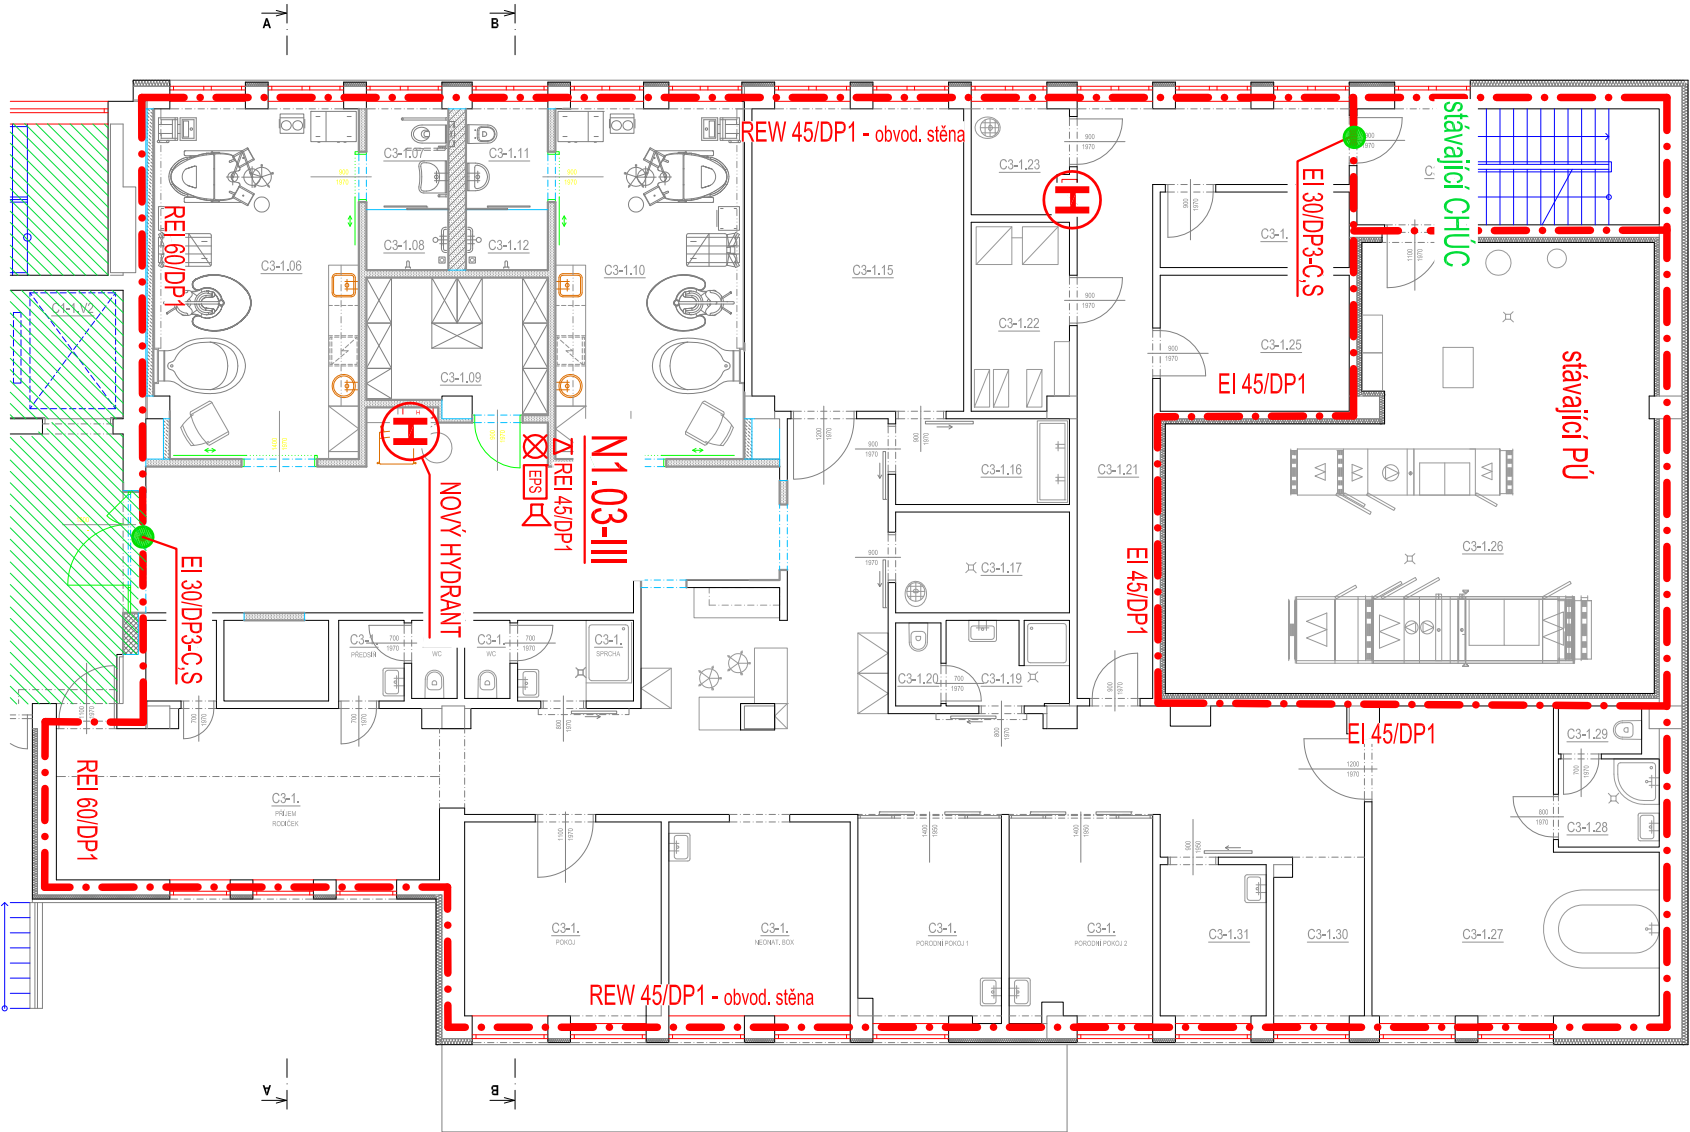


C3



LEGENDA POUŽITÝCH ZNAČEK:

- POŽÁRNÍ STROP
- NOUZOVÉ OSVĚTLENÍ
- DVEŘNÍ KOVÁNÍ DLE ČSN EN 179
- AKUSTICKÉ POPLACHOVÉ ZAŘÍZENÍ - SIRÉNA
- POŽÁRNÍ HYDRANT
- PŘENOSNÝ HASÍCÍ PŘÍSTROJ
- HRANICE POŽÁRNÍHO ÚSEKU
- CHRÁNĚNÁ ÚNIKOVÁ CESTA



Generální projektant: Ing. Petr Tomický www.a-tomic.cz		Hlavní inženýr projektu: ING. PETR TOMICKÝ číslo autorizace 1004721 odbor autorizace P100		Investor: <div></div> Nemocnice Vyškov	
Název stavby: NEMOCNICE VYŠKOV, p.o. CENTRUM PŘIROZENÉHO PORODU		Zakázkové číslo: DPS 07-2022		Paré: 12-2022	
Zpracovatel: Ing. JANA GALOVÁ, Křimová 6, 616 00 Brno Telefon: +420 602 779 794 E-mail: jgalova@sky.cz		Ověřil: PBŘ		Slepeř: PROVÁDĚNÍ STAVBY	
Odpovědný projektant: Ing. JANA GALOVÁ		Vyracoval: Ing. JANA GALOVÁ		Kontroloval: Ing. JANA GALOVÁ	
Objekt: SO 02 - STAVEBNÍ ÚPRAVY 1.NP KŘÍDLA C3		Označení přílohy: D.1.02.1-101			
Název přílohy: PŮDORYS 1.NP					
		Autorizace:		Formát: A44	
				Měřítko: 1:150	