


SO-01
C1-1.NP

LEGENDA MÍSTNOSTÍ

Č.M.	NÁZEV MÍSTNOSTI	m ²	C1-1.07	PRENÁTALNÍ PORADNA + JEDNODENNÍ GYNKOLOGIE	17,5
C1-1.S	SCHODIŠTĚ	114,3	C1-1.08	WC ŽENY - PŘEDSÍN	6,3
C1-1.H	HALA	61,9	C1-1.09	WC ŽENY	1,3
C1-1.01	CHODBA	37,2	C1-1.10	WC ŽENY	1,4
C1-1.02	VÝŠETŘOVNA GYN-POR (PŘÍJEM)	28,9	C1-1.11	ČEKÁRNA	18,7
C1-1.03	SIVLEKACÍ BOX	1,3	C1-1.12	TECHNICKÁ MÍSTNOST	4,3
C1-1.04	SIVLEKACÍ BOX	1,3	C1-1.13	SKLAD	9,1
C1-1.05	VÝŠETŘOVNA GYN-POR (SONO)	21,3	C1-1.V1	VÝTAH	-
C1-1.06	MONITORING KTG	23,4	C1-1.V2	VÝTAH	-

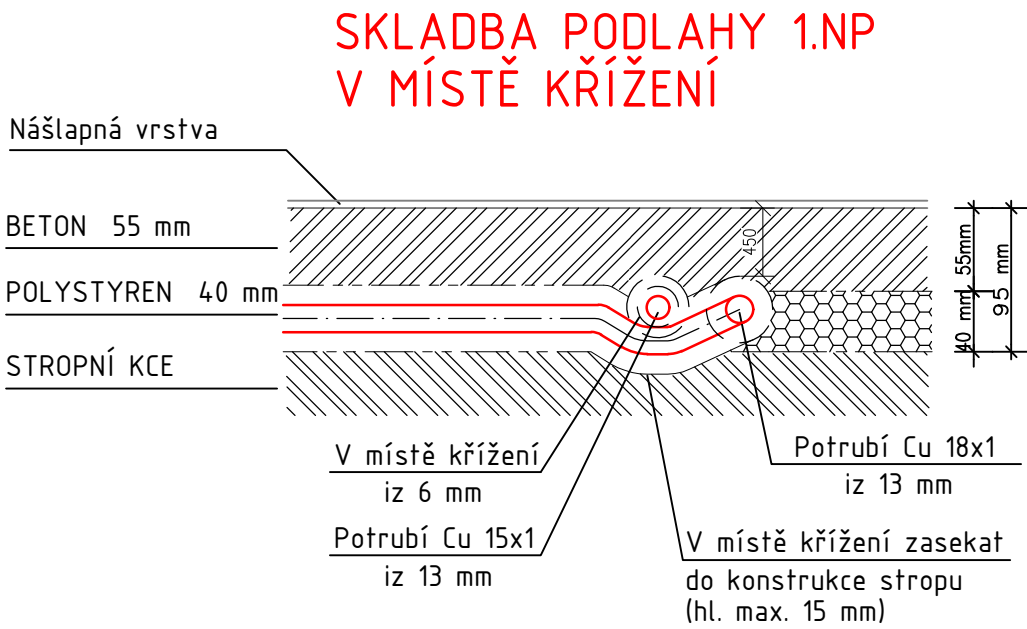

VZÁJEMNÉ KŘÍŽENÍ ROZVODŮ ÚT PROVÁDĚT VŽDY "POD" POTRUBÍM


LEGENDA NOVÝCH ROZVODŮ A OT

PRÍVODNÍ POTRUBÍ OTOPNÉ VODY - MĚD - IZ - 30 mm (75°C)
VRATNÉ POTRUBÍ OTOPNÉ VODY - MĚD - IZ - 30mm (55°C)

30/5100 CLVK

DESKOVÉ OCELOVÉ OT hygienické provedení se spodním připojením
(tři desky, h=500 mm, l=1000 mm)

NAPOJENÍ OT se
spodním připojením
POHLED Z BOKU

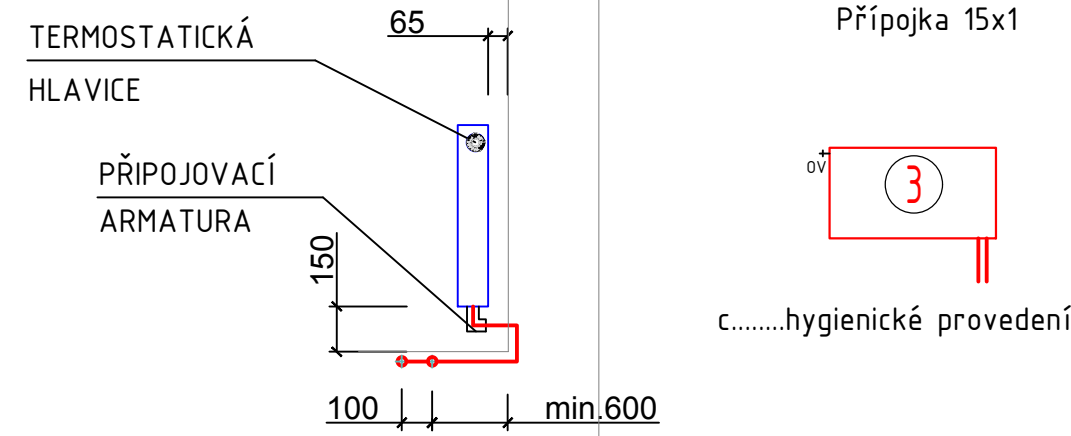

LEGENDA STÁVAJÍCÍCH ROZVODŮ A OT

PRÍVODNÍ POTRUBÍ OTOPNÉ VODY
VRATNÉ POTRUBÍ OTOPNÉ VODY


DESKOVÁ OTOPNÁ TĚLESA KORADO RADIK, TYP RADIK KLASIK
BOČNÍ PŘÍPOJENÍ - nedořčeno rekonstrukci

OTOPNÁ DESKOVÁ TĚLESA KORADO RADIK, TYP RADIK HYGIENE
BOČNÍ PŘÍPOJENÍ - nedořčeno rekonstrukci

LEGENDA ARMATUR A PŘÍSLUŠENSTVÍ

TRV TERMOSTATICKÝ VENTIL
TH TERMOSTATICKÁ HLAVICE s pojistkou proti odčizení
OV ODVZDUŠNOVACÍ VENTIL - NA VŠECH TĚLESECH
KK KULOVÝ KOHOUT UZAVÍRACÍ
VK VYPOUŠTĚCÍ KOHOUT

3 PŘEDNASTAVENÍ REGULACE VENTILU OTOPNÉHO TĚLESA

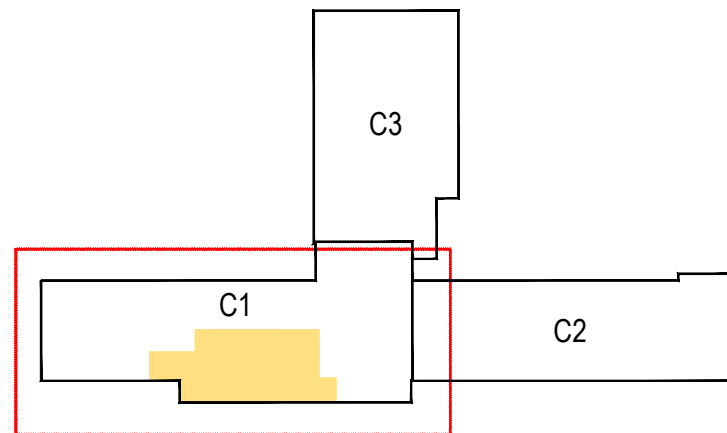

TEPLOTNÍ SPÁD OT 75/55°C

Generální projektant: Ing. Petr Tománek www.s-konic.cz	Hlavní inženýr projektu: Ing. PETR TOMÁNEK dielo autorizace 1004/21 obor autorizace P00	Investor: Jihomoravský kraj	Provozovatel: Nemocnice Vyškov
Název stavby: NEMOCNICE VYŠKOV, p.o. CENTRUM PŘIROZENÉHO PORODU	Základové číslo: DPS 07-2022	Plav: 12-2022	Stupeň: PROVÁDĚNÍ STAVBY
Zpracovatel: TRASKO	COŠ: ÚT	Autorizace:	
Odpovědný projektant: Ing. MARTIN REZNÍČEK	Vypracoval: JANA HOLÁSKOVÁ	Kontroloval: Ing. MARTIN REZNÍČEK	
Objekt: SO 01 - STAVEBNÍ ÚPRAVY 1.NP KŘÍDLA C1	Označení přílohy: D.1.01.4b-104	Formát: 12x44	Měřítko: 1:50
Název přílohy: PŮDORYS 1.NP - NAVRHOVANÝ STAV			