

LEGENDA

- STUDENÁ VODA PITNÁ (PPR PN01)
— TEPLÁ VODA (PPR PN02)
— CÍRKULACE TEPLÉ VODY (PPR PN03)

POZNÁMKY:

UCHYCENÍ POTRUBÍ

UCHYCENÍ POTRUBÍ BUDE V SOULADU S POKYNY VÝROBCE POTRUBÍ.

TEPELNÁ IZOLACE POTRUBÍ

VEŠKÉ ROZVODY STUDENÉ VODY BUDOU IZOLOVÁNY NÁVLEKOVOU IZOLACÍ MRELOX H. 15mm.
CÍRKULOVANÉ POTRUBÍ TV A CÍRKULOVANÉ POTRUBÍ BUDE IZOLOVÁNO NÁVLEKOVOU IZOLACÍ MRELOX H. 15mm.
OSTATNÍ NEIZOLOVANÉ POTRUBÍ TV BUDE IZOLOVÁNO NÁVLEKOVOU IZOLACÍ MRELOX H. 15mm.

KOMPENZACE DÉLKOVÉ ROZTAŽNOSTI POTRUBÍ

KOMPENZACE DÉLKOVÉ ROZTAŽNOSTI POTRUBÍ TEPLÉ VODY A CÍRKULOVANÉHO POTRUBÍ
JE ŘEŠENO ZMĚNOU TRASY POTRUBÍ NEBO POUŽITÍM U-KOMPENZÁTORŮ.

KOORDINACE

PŘI PROVÁZENÍ JE NUTNÁ KOORDINACE OSTATNÍCH PROFESÍ.

LEGENDA ZAŘÍZENÍ/ZAŘIZOVACÍCH PŘEDMĚTŮ

- TV ZÁSOBNÍKOVÝ OHŘÍVAČ TV
U UMYVADLO
WC ZÁCHODOVÁ MÍSA
D KUCHYŇSKÝ DŘEZ
P-stav. PÍSOÁR-STÁVAJÍCÍ
U-stav. UMYVADLO-STÁVAJÍCÍ
WC-stav. ZÁCHODOVÁ MÍSA-STÁVAJÍCÍ

VÝTOKOVÉ ARMATURY


ROHOVÝ VENTIL 1/2" x 3/8" BEZ SVĚRNÉ MATKY PRO DŘEZ A UMYVADLO
ROHOVÝ VENTIL 1/2" x 3/4" BEZ SVĚRNÉ MATKY PRO MYČKU A PRAČKU
ROHOVÝ VENTIL PRO PŘEDSTĚNOVÝ SYSTÉM WC, JE OBEAŽEN V BALENÍ
SMĚSOVACÍ VODOVODNÍ BATERIE DN 1/2" PRO UMYVADLO, SPRCHY A VANY

LEGENDA OSTATNÍCH PROFESÍ

- E.L.E. NAPOJENÍ ŘEŠÍ PROFESIE ELEKTRO - VIZ. TECHNICKÁ ZPRÁVA

LEGENDA MÍSTNOSTÍ-1PP

OZN.	ÚČEL MÍSTNOSTI	PLOCHA	S.V.	NÁŠLAPNÁ VRSTVA
0.01	HALA	39,176	3020	LITÉ TERACO
0.01A	SCHODIŠTĚ	10,21		
0.02	PŘEDSÍŇ WC	3,8	3025	KERAM. DLAŽBA
0.03	WC CHLAPCI	8,05	3000	KERAM. DLAŽBA
0.04	ODBOBNÁ UČEBNA FYZIKY	62,65	3225	PVC
0.05	KABINET FYZIKY	15,4	3225	PVC
0.06	WC DÍVKY	7,56	3135	KERAM. DLAŽBA
0.07	PŘEDSÍŇ WC	4,37	3135	KERAM. DLAŽBA
0.08	CHODBA	12,34	3255	LITÉ TERACO
0.09	VSTUP	23,95	3225	LITÉ TERACO
0.10	KOMUNITNÍ PROSTOR	35,8	3225	PVC
0.11	ŠATNA	54,4	3325	PVC
0.12	ŠATNA	49,14	3270	PVC
0.13	SKLAD CHEMIE	9,8	3065	PVC
0.14	PŘÍPRAVNÁ CHEMIE	16,5	3065	PVC
0.15	JAZYKOVÁ UČEBNA	24,7	3010	PVC
0.16	LABORATOŘ CHEMIE	28,28	2985	PVC
0.17	ODBOBNÁ UČEBNA CHEMIE	50,7	2985	PVC
0.18	ÚKLIDOVÁ MÍSTNOST	6,15	2885-1565	KERAM. DLAŽBA
0.19	WC PRO INVALIDY	4,4	3270	DLAŽBA
0.20	ZÁVĚTRÍ			

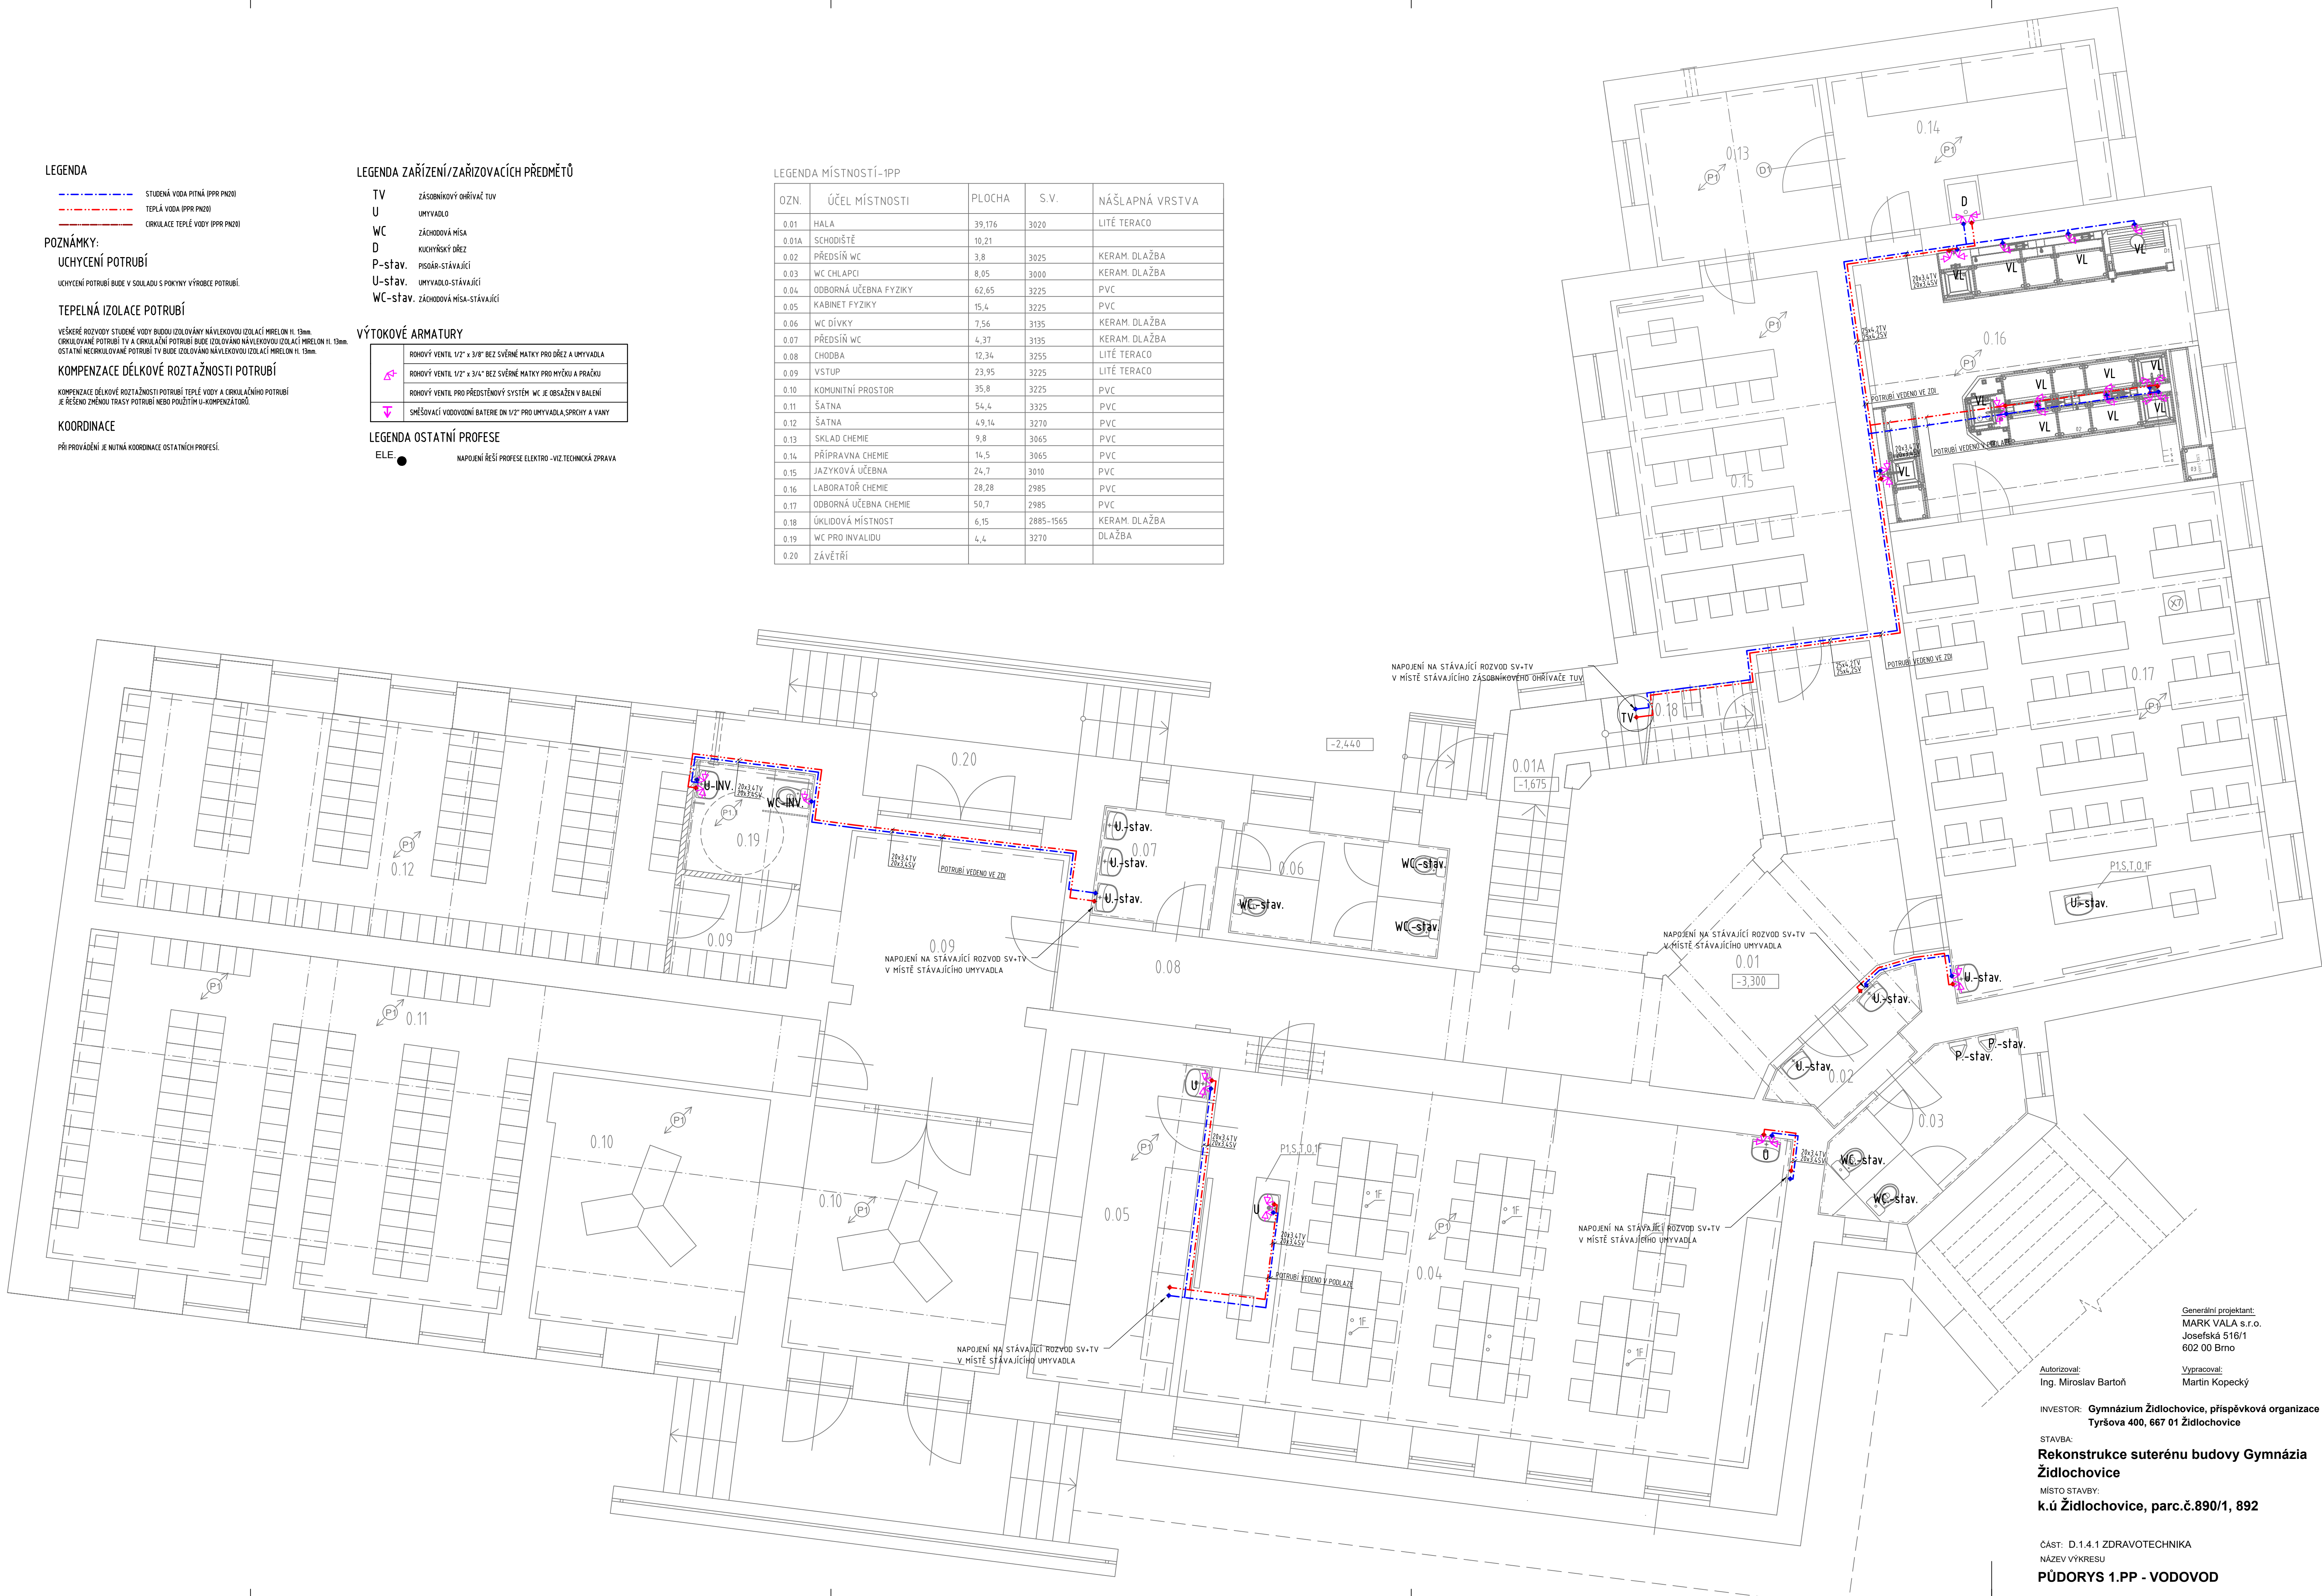

Generální projektant:
MARK VALA s.r.o.
Josefská 516/1
602 00 Brno

Autorizoval:
Ing. Miroslav Bartoň

Vypracoval:
Martin Kopecký

INVESTOR: Gymnázium Židlochovice, příspěvková organizace
Tyršova 400, 667 01 Židlochovice

STAVBA:
Rekonstrukce suterénu budovy Gymnázia
Židlochovice

MÍSTO STAVBY:
k.ú. Židlochovice, parc.č.890/1, 892

ČÁST: D.1.4.1 ZDRAVOTECHNIKA
NÁZEV VÝKRESU
PŮDORYS 1.PP - VODOVOD

MARK VALA
architecture

PROJEKČNÍ A INŽENÝRSKÁ ČINNOST
Martin Kopecký, IČO 07960056
Růžka 287, 56 25 Růžka
tel. +420 603 544 735
e-mail: projekce@mvz-projekt-kopecky.cz

FORMÁT: A2
DATUM: 02/2022
STUPEŇ: DSP
OBJEKT:

MĚŘÍTKO
1:50
Č. VÝKRESU
002
SADA: 1 2 3 4 5 6 7 8