


VÝTAH  
M 1:50

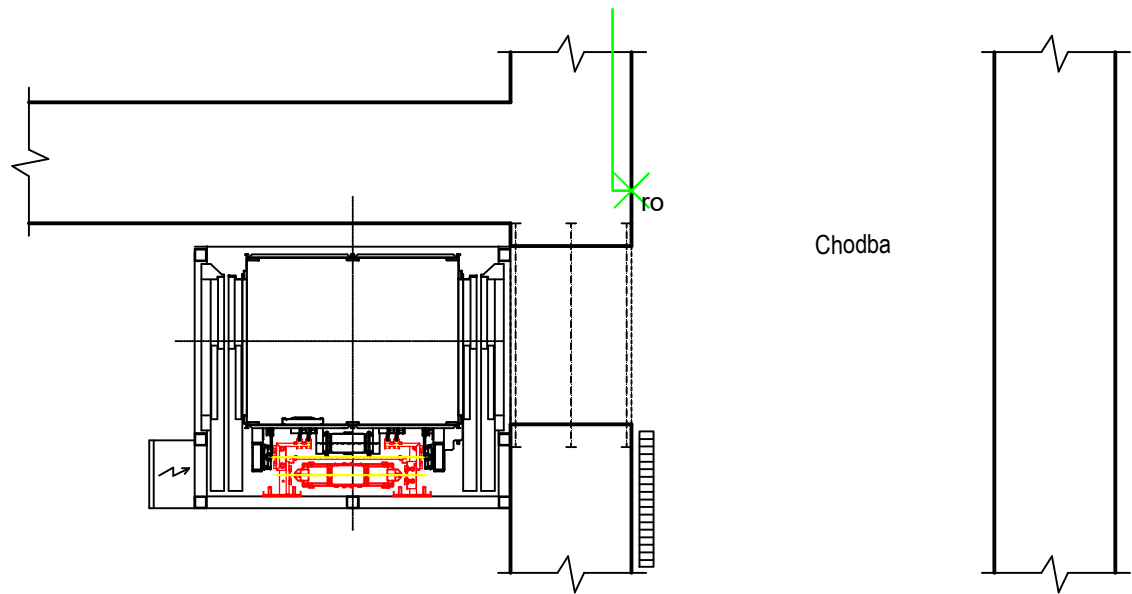

LEGENDA SILNOPROUDÝCH ELEMENTŮ

- KABELOVÁ TRASA SILNOPROUD
- Xro VOLNÝ VÝVOD PRO ROZVADĚČ

POZNÁMKA

DO POSLEDNÍHO PATRA K VÝTAHU BUDE PŘÍVEDEN VOLNÝ VÝVOD PRO VÝTAHOVÝ ROZVADĚČ  
KABEL CYKY 5Cx6mm2, JISTIČ 25/3/B

**REVIZE**

Index	Datum	Změna	Jméno

**SCHÉMA OBJEKTU**

**ORIENTACE SCHÉMATU**

Projekty | Realizace | Projektový management  
info@qualitygroup.cz | www.qualitygroup.cz  
STAVTE CHYTŘE

**STAVBA**  
**MODERNIZACE ODBORNÝCH UČEBEN  
A BEZBARIÉROVOST**

**MÍSTO STAVBY**  
Komenského 16/5  
Vyškov  
682 01

K.Ú.: Vyškov [788571]  
OKRES: Vyškov  
KRAJ: Jihomoravský

**GENERÁLNÍ PROJEKTANT**  
Quality Group s.r.o., Příkop 843/4, 602 00 Brno  
IČ: 08879737, DS: yuvn5s8

**HLAVNÍ INŽENÝR PROJEKTU**  
Ing. Jiří Šoltés, jiri.soltes@qualitygroup.cz, tel.: +420 736 105 226

**ZPRACOVATEL ODBORNÉ ČÁSTI**  
Karel Absolín  
tel.: -  
e-mail: karel.absolin@qualitygroup.cz

**AUTORIZACE**

**STAVEBNÍK - INVESTOR**  
Gymnázium a SOŠ zdravotnická a ekonomická Vyškov, příspěv. org.  
Komenského 16/5  
682 01 Vyškov  
IČO: 00559270

**Č. SMLOUVY INVESTORA**

**Č. SMLOUVY PROJEKTANTA**  
P-21-061-000

**ODBORNÁ ČÁST**  
Silnoproudá elektrotechnika

**OBJEKT**

**DATUM**  
06/2022

**MĚŘÍTKO**  
1:50

**PARÉ**

**NÁZEV DOKUMENTU**  
  
**PŮDORYS VÝTAH**

**KÓD ELEKTRONICKÉ VERZE DOKUMENTU**

stavba	stupeň	část	výkres	profese	název dokumentu	revize
Učebny	DSP	D.101.06	05	ELI	Půdorys výtah	00