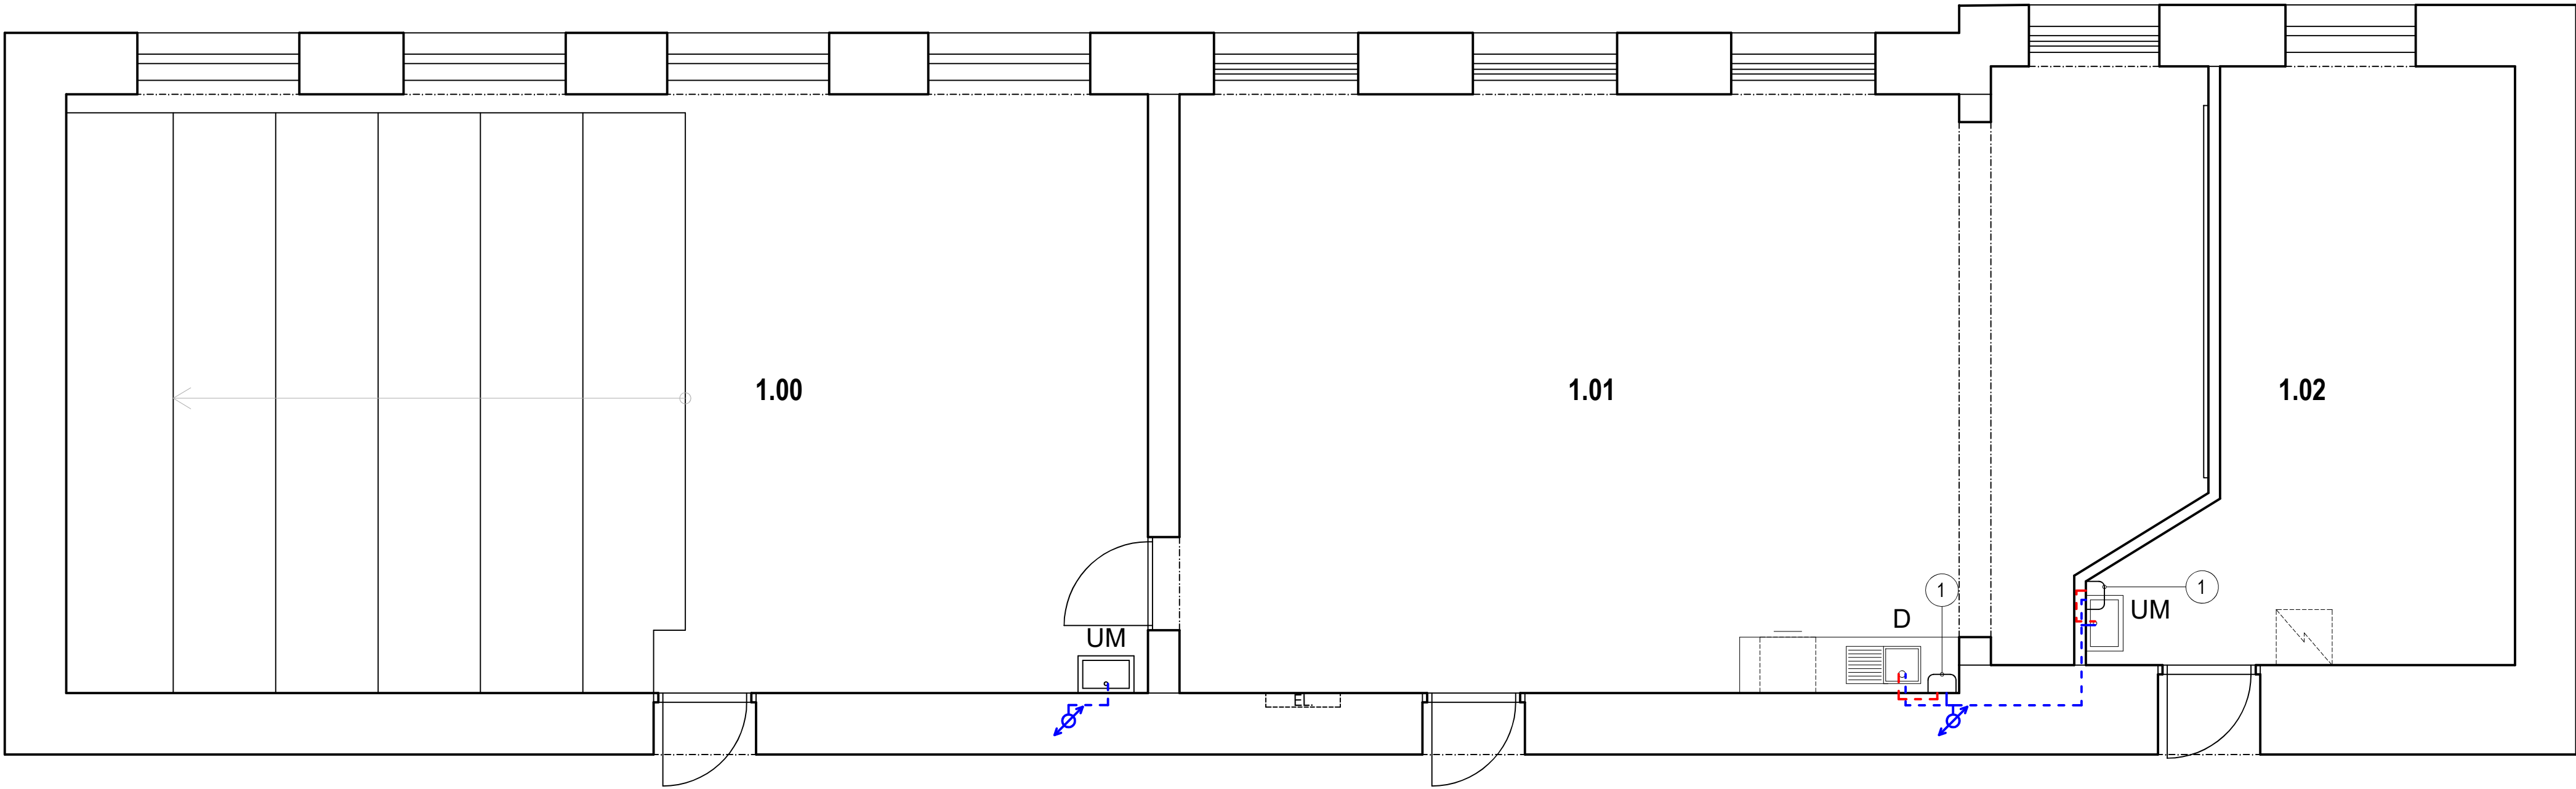








FYZIKA  
M 1:50



LEGENDA MÍSTNOSTÍ

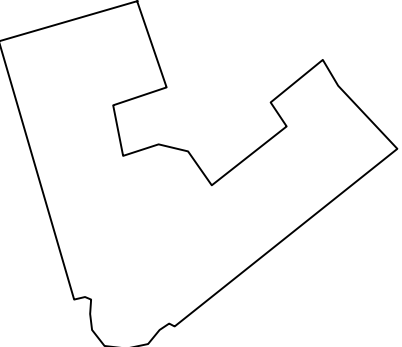
Ozn.	Název místnosti	Plocha [m²]
1.00	Učebna fyziky	74,78
1.01	Laboratoř fyziky	69,65
1.02	Kabinet fyziky	21,35

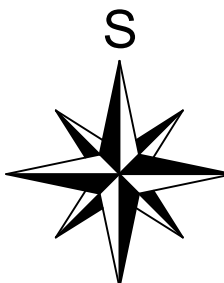
LEGENDA ZNAČENÍ


-  STÁVAJÍCÍ STOUPACÍ POTRUBÍ VODY, POLOHA ORIENTAČNÍ
-  PPR 20x3,4, TEPLÁ VODA, VEDENO VE ZDI
-  PPR 20x3,4, STUDENÁ VODA, VEDENO VE ZDI
-  POLOHA PRO DŘEZ
-  POLOHA PRO UMÝVÁTKO
-  NOVÝ ELEKTRICKÝ TLAKOVÝ ZÁSObNIK NA VODU 15L

**REVIZE**

Index	Datum	Změna	Jméno

**SCHEMA OBJEKTU**

**ORIENTACE SCHEMATU**



Projekty | Realizace | Projektový management  
info@qualitygroup.cz | www.qualitygroup.cz  
STAVTE CHYTŘE

**STAVBA****MODERNIZACE ODBORNÝCH UČEBEN A BEZBARIÉROVOST**

**MÍSTO STAVBY**

Komenského 16/5  
Vyškov  
682 01

K.Ú.: Vyškov (788571)  
OKRES: Vyškov  
KRAJ: Jihomoravský

**GENERÁLNÍ PROJEKTANT**

Quality Group s.r.o., Příkop 843/4, 602 00 Brno  
IČ: 08879737, DIČ: yy0658

**HLAVNÍ INŽENÝR PROJEKTU**

Jiří Šotěs, jiri.sotes@qualitygroup.cz, tel.: +420 736 105 226

**ZPRACOVATEL ODBORNÉ ČÁSTI**

Karel Absolín  
tel.: -  
e-mail: karel.absolin@qualitygroup.cz

**STAVEBNÍK - INVESTOR**

Gymnázium a SOŠ zdravotnická a ekonomická Vyškov, příspěvk. org.  
Komenského 16/5  
682 01 Vyškov  
IČO: 00559270

**Č. SMLOUVY INVESTORA**

**Č. SMLOUVY PROJEKTANTA**

P-21-061-000

**ODBORNÁ ČÁST**

Zdravotně technické instalace

**DATUM**

06/2022

**PARÉ**

**OBJEKT**

**MĚŘÍTKO**

1:50

**NÁZEV DOKUMENTU**

**PŮDORYS VODOINSTALACE 2**

stavba	stupeň	část	výkres	profese	název dokumentu	revize
Učebny	DSP	D.101.04	03	ZTI	Půdorys-V2	00