


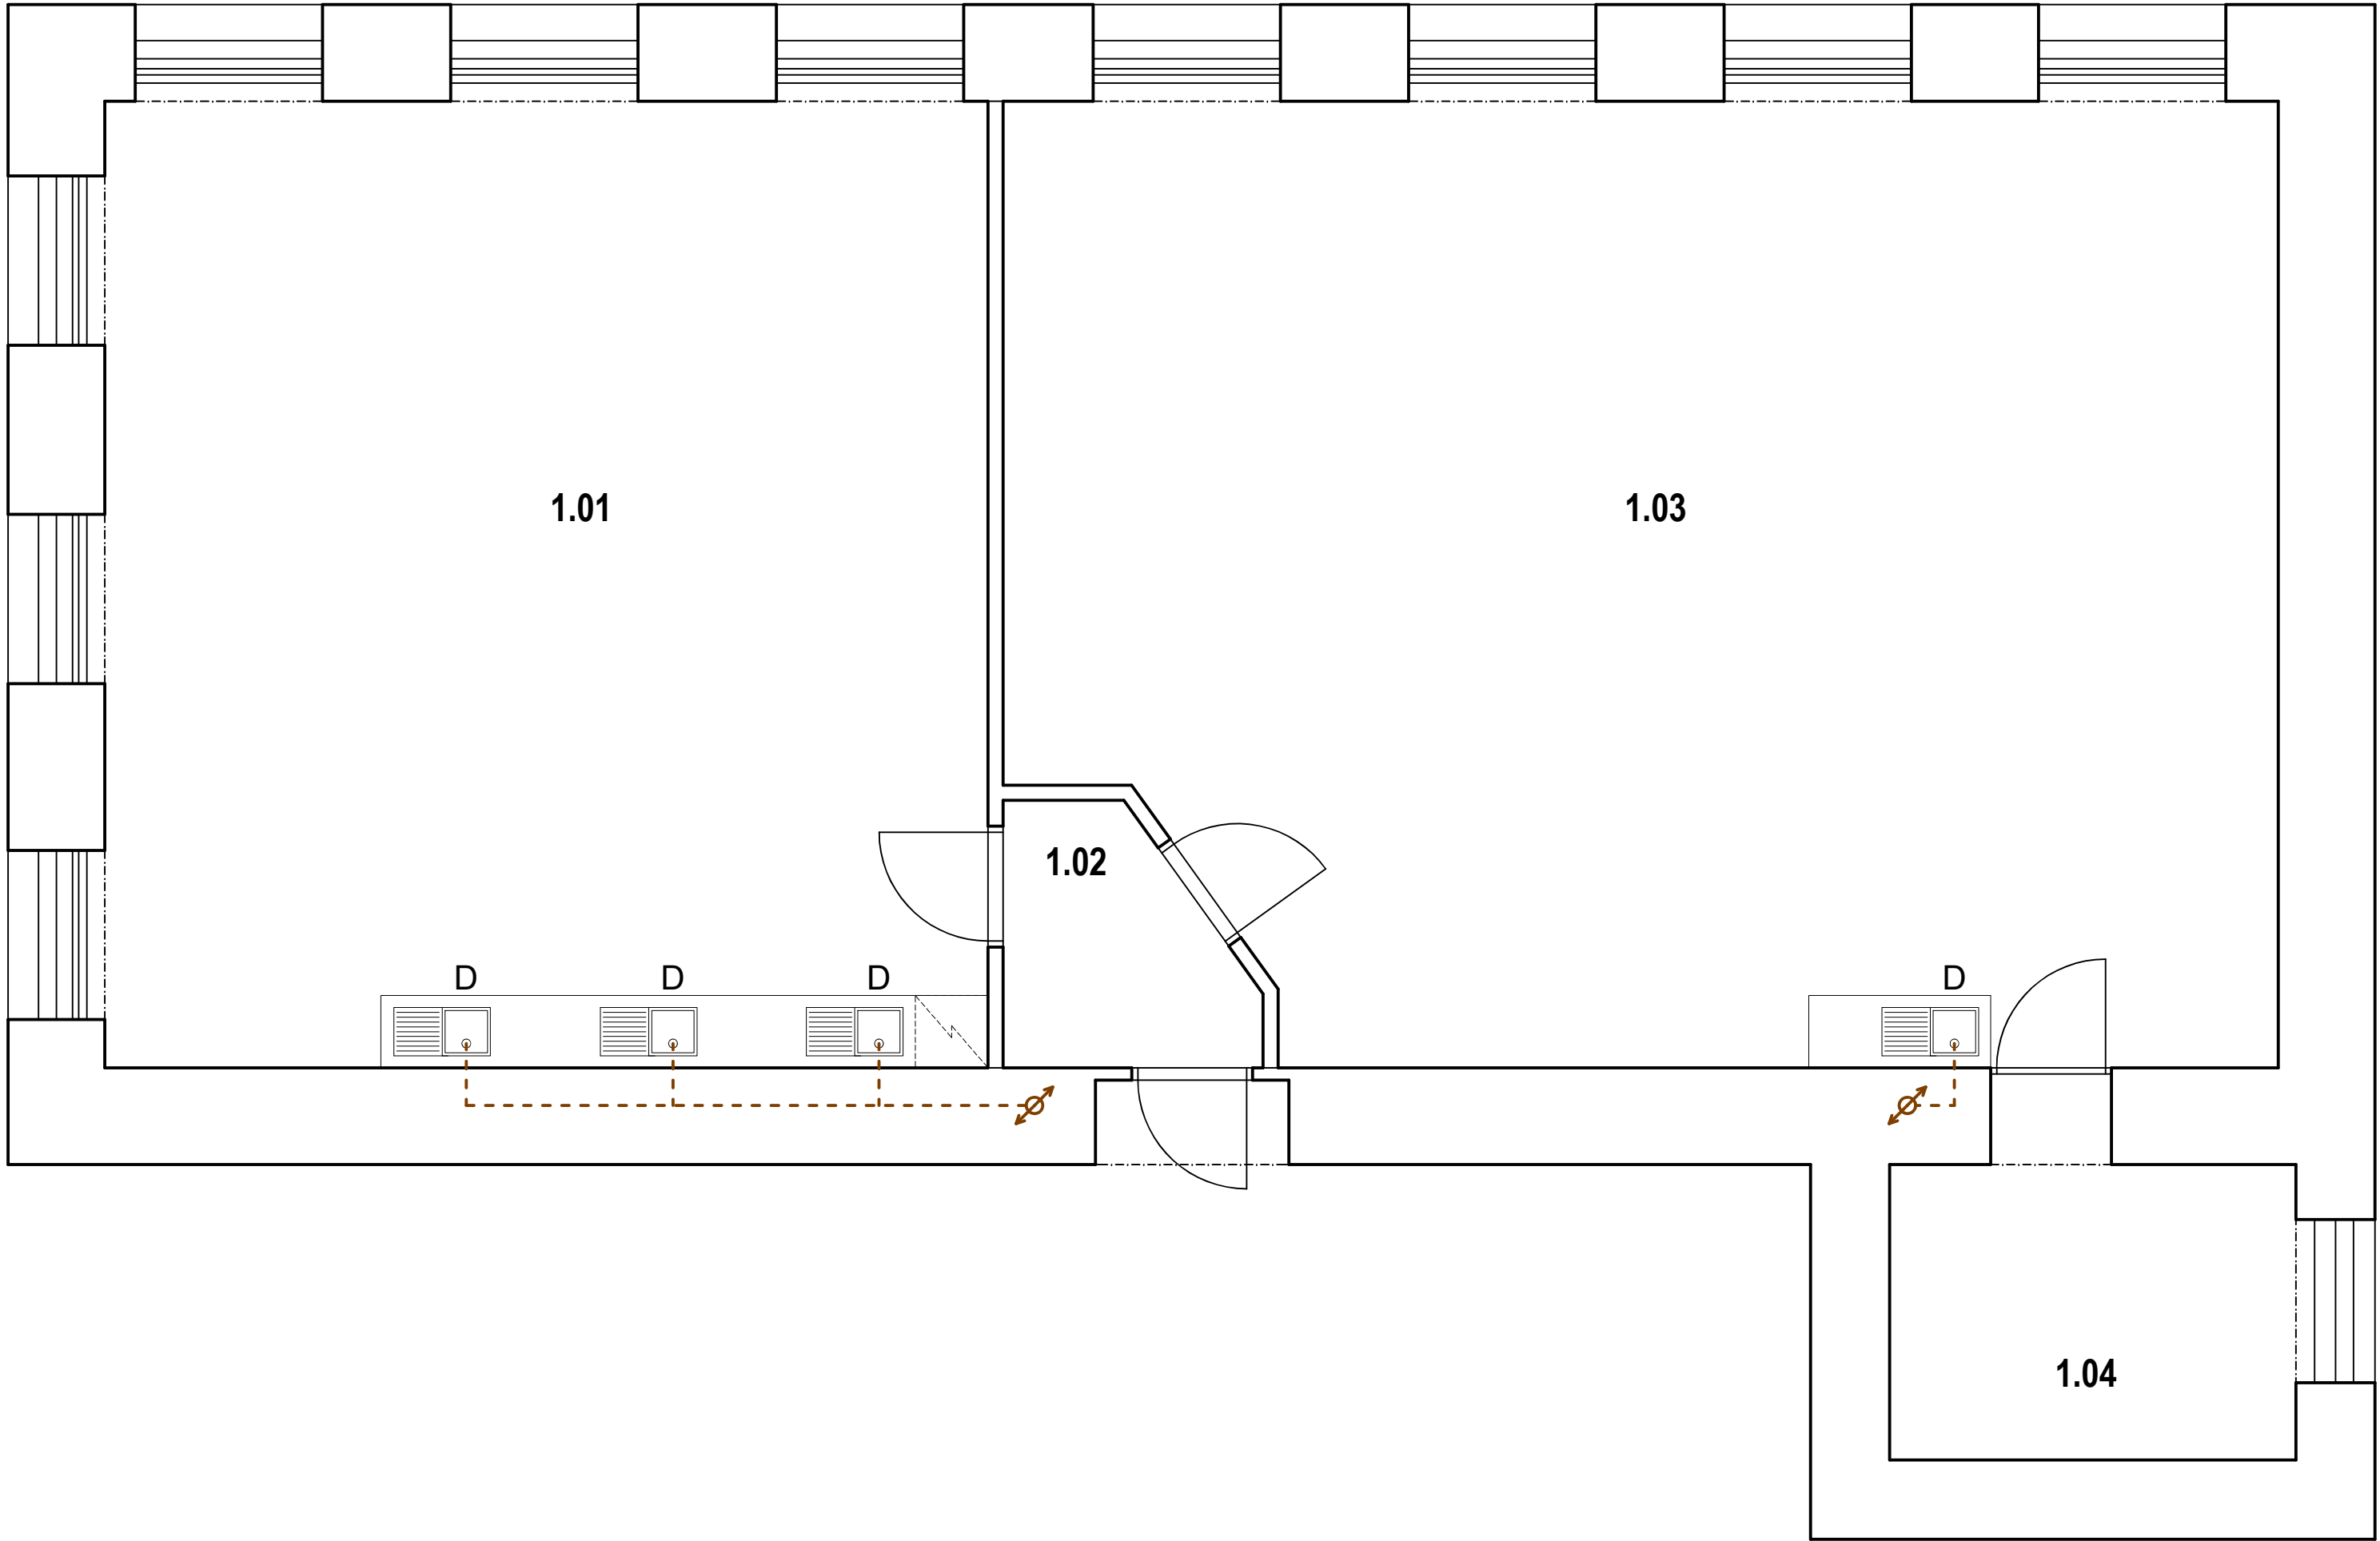


BIOLOGIE  
M 1:50



LEGENDA MÍSTNOSTÍ

Ozn.	Název místnosti	Plocha [m²]
1.01	Laboratoř biologie	58,40
1.02	Záveří	3,80
1.03	Učebna biologie	80,70
1.04	Sklad pomůcek	8,20


LEGENDA ZNAČENÍ

-  STÁVAJÍCÍ STOUPACÍ POTRUBÍ SPLAŠKOVÉ KANALIZACE, POLOHA ORIENTAČNÍ
-  KANALIZACE SPLAŠKOVÁ DN 50, POLYPROPYLEN HT
-  POLOHA PRO DŘEZ


REVIZE


Index	Datum	Změna	Jméno

SCHÉMA OBJEKTU

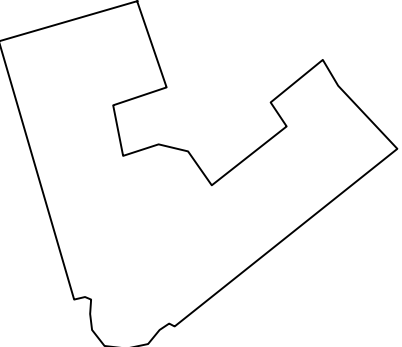

ORIENTACE SCHÉMATU

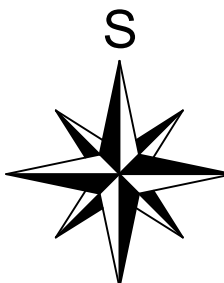

 **QUALITY GROUP**

Projekty | Realizace | Projektový management  
info@qualitygroup.cz | www.qualitygroup.cz  
STAVTE CHYTŘE

STAVBA

**MODERNIZACE ODBORNÝCH UČEBEN  
A BEZBARIÉROVOST**

**MÍSTO STAVBY**  
Komenského 16/5  
Vyškov  
682 01

K.Ú.: Vyškov [788571]  
OKRES: Vyškov  
KRAJ: Jihomoravský

**GENERÁLNÍ PROJEKTANT**  
Quality Group s.r.o., Příkop 843/4, 602 00 Brno  
Č. 08879737, DI: yymv8  
**HLAVNÍ INŽENÝR PROJEKTU**  
Ing. Jiří Šoltes, jiri.soltes@qualitygroup.cz, tel.: +420 736 105 226  
**ZPRACOVATEL ODBORNÉ ČÁSTI**  
Karel Absolín  
tel.: -  
e-mail: karel.absolin@qualitygroup.cz

**AUTORIZACE**

**STAVEBNÍK - INVESTOR**  
Gymnázium a SOŠ zdravotnická a ekonomická Vyškov, příspěv. org.  
Komenského 16/5  
682 01 Vyškov  
IČO: 00559270

**Č. SMLOUVY INVESTORA**

**ODBORNÁ ČÁST**  
Zdravotně technické instalace

**OBJEKT**

**DATUM**  
06/2022

**PARÉ**

**MĚŘÍTKO**  
1:50

NÁZEV DOKUMENTU

**PŮDORYS KANALIZACE 1**

KÓD ELEKTRONICKÉ VERZE DOKUMENTU

stavba	stupeň	část	výkres	profese	název dokumentu	revize
Učebny	DSP	D.101.04	05	ZTI	Půdorys - K1	00