


PŮDORYS ROZLOŽENÍ FV PANELŮ - 38,54 kWp

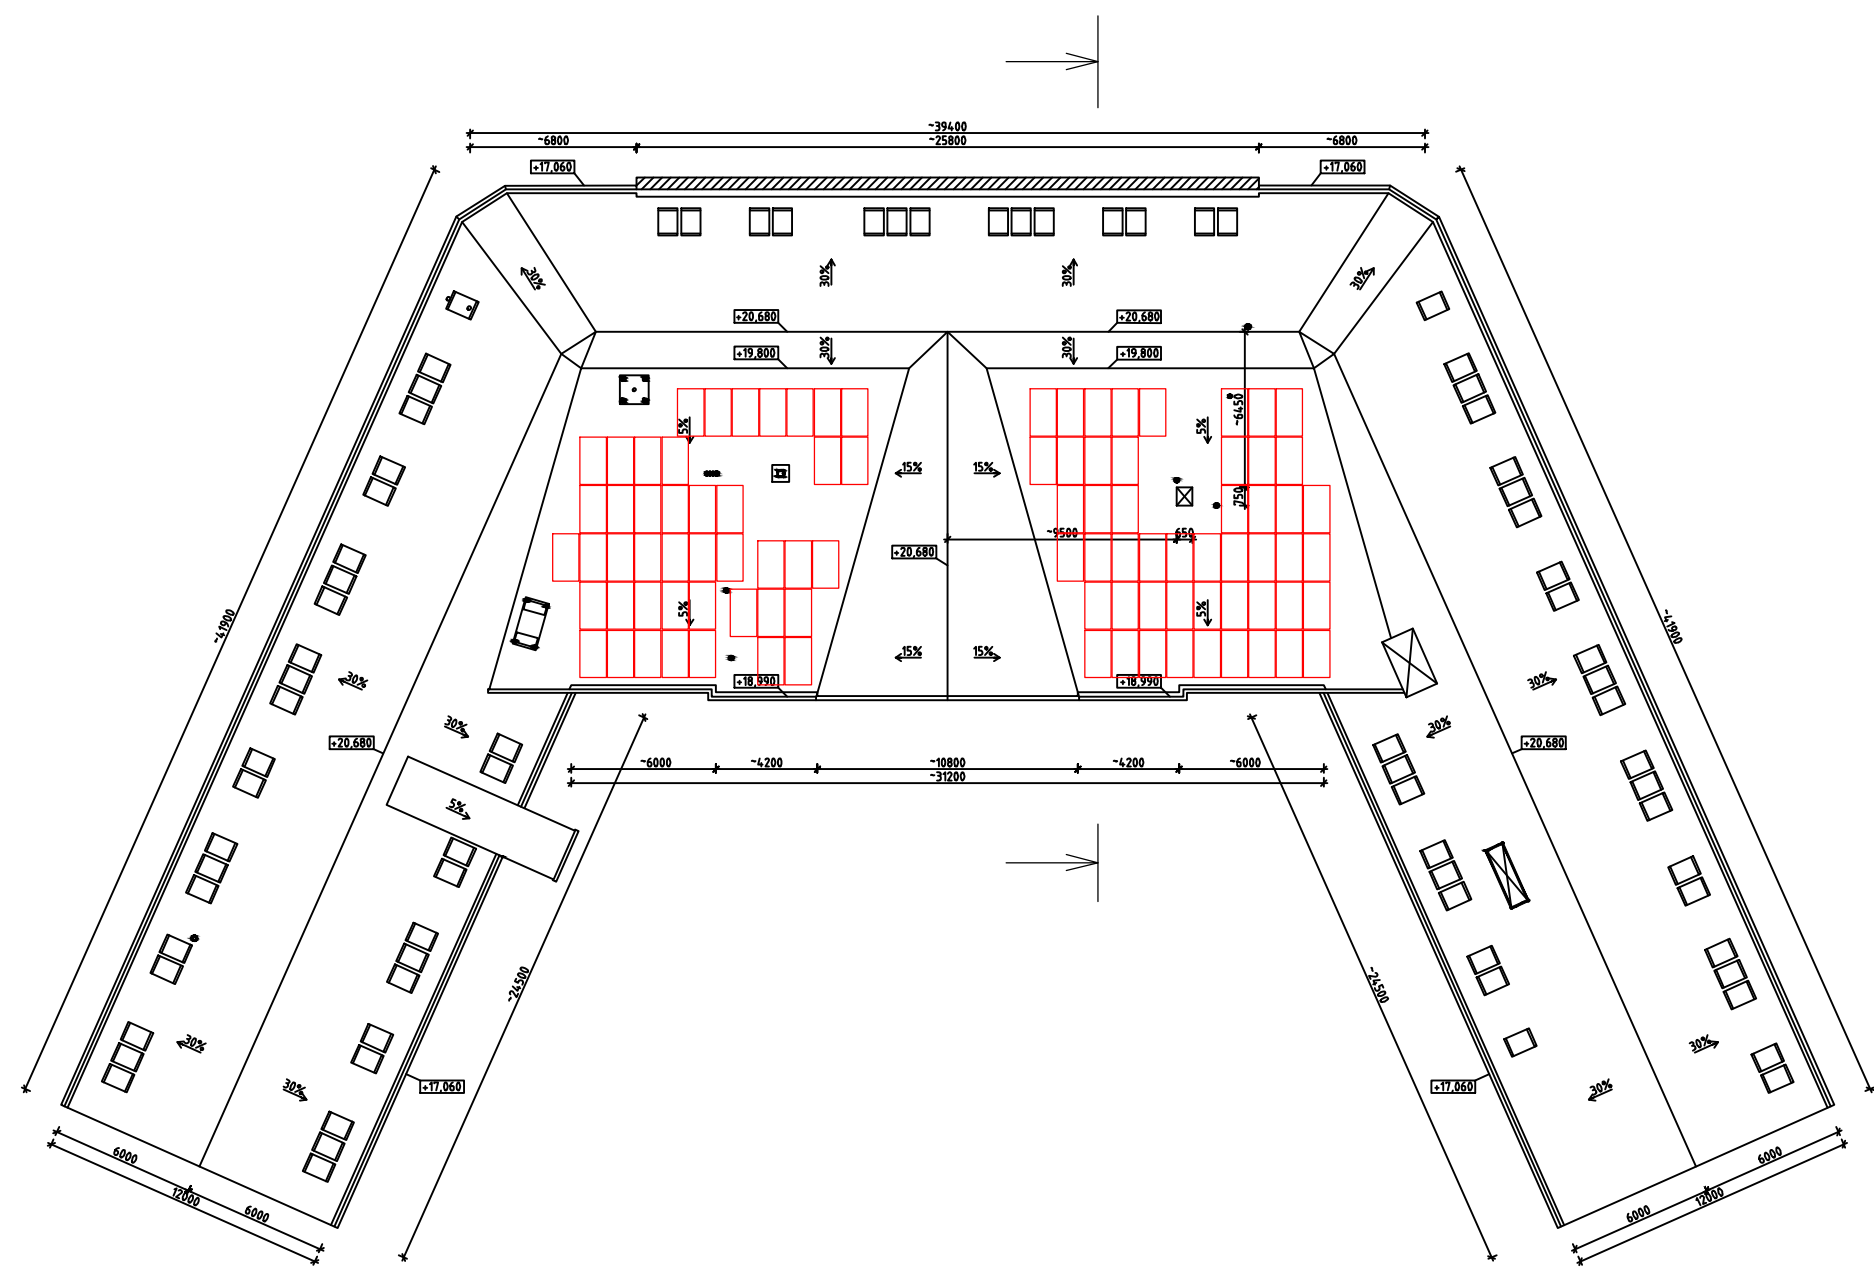


- LEGENDA:
- FV PANEL

STÁVAJÍCÍ KONSTRUKCE A TECHNOLOGIE

SPECIFIKACE FV PANELŮ:

|                                   |  |
|-----------------------------------|--|
| TYP PANELU:                       | FV PANEL O VÝKONU 410 Wp<br>(REF. VÝROBEK Q.PEAK DUO ML-G10.a) |
| ORIENTACE PANELU:                 | SEVEROVÝCHOD   |
| SKLON PANELŮ VŮČI STŘEŠNÍ ROVINĚ: | 5°   |
| ROZMĚR PANELU:                    | 1879 mm x 1045 mm x 32 mm                                      |
| ÚČINNOST PANELU:                  | ≥20,9  |
| PLOCHA JEDNOHO PANELU:            | 1,9636 m <sup>2</sup>  |

|                            |                       |
|----------------------------|-----------------------|
| CELKOVÝ POČET PANELŮ:      | 94 ks                 |
| CELKOVÁ PLOCHA:            | 184,58 m <sup>2</sup> |
| CELKOVÝ INSTALOVANÝ VÝKON: | 38,54 kWp             |

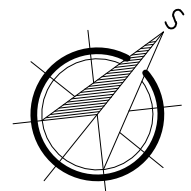

|                     |  |                       |   |  |
|---------------------|--|-----------------------|---|--|
| AUTORIZOVANÁ OSOBA: | KONTROLOVAL:   | VYPRACOVAL:           | <div><div>pkv</div><div>(4) <div>pkv</div></div><div>Sídlo společnosti:<br/>Viněna Office Park<br/>Viněna 526/3<br/>602 00 Brno - Jih<br/>www.pkv.cz<br/>+420 724 999 883<br/>info@pkv.cz</div><div>Fakturní adresa:<br/>PKV BUILD s.r.o.<br/>Senožaty 284<br/>394 56 Senožaty<br/>IČ: 281 49 785<br/>DIČ: CZ28149785</div></div> |  |
| VLASTIMIL ONDRIŠÍK  | Ing. JAN PETR  | Ing. NATALIA ERYSHOVA |   |  |
| PROJEKTANT:         | PKV BUILD s.r.o.   | IČO: 281 49 785       |   |  |
| INVESTOR:           | Jihomoravský kraj  | IČO: 708 88 337       |   |  |
| KRAJ:               | Jihomoravský   |                       |   |  |
| MÍSTO STAVBY:       | náměstí Komenského 945/4<br>66902 Znojmo<br>k.ú. Znojmo-město [793418] |                       | <div>ZAKÁZKOVÉ Č.: FVE-2022-000603</div> <div>STUPEŇ PD: STUDIE</div> <div>DATUM: 02/2023</div> <div>FORMÁT: 2X A4</div> <div>MĚŘÍTKO: 1:200</div> <div>Č. VÝKR.: 03</div> <div>Č. PARÉ:</div>  |  |
| NÁZEV PROJEKTU:     | FVE Gymnázium Dr. Karla Polesného Znojmo<br>38,54kWp                   |                       |   |  |
| OBSAH VÝKRESU:      | PŮDORYS ROZLOŽENÍ FV PANELŮ  |                       |   |  |