


PŮDORYS 1.NP - pavilon A

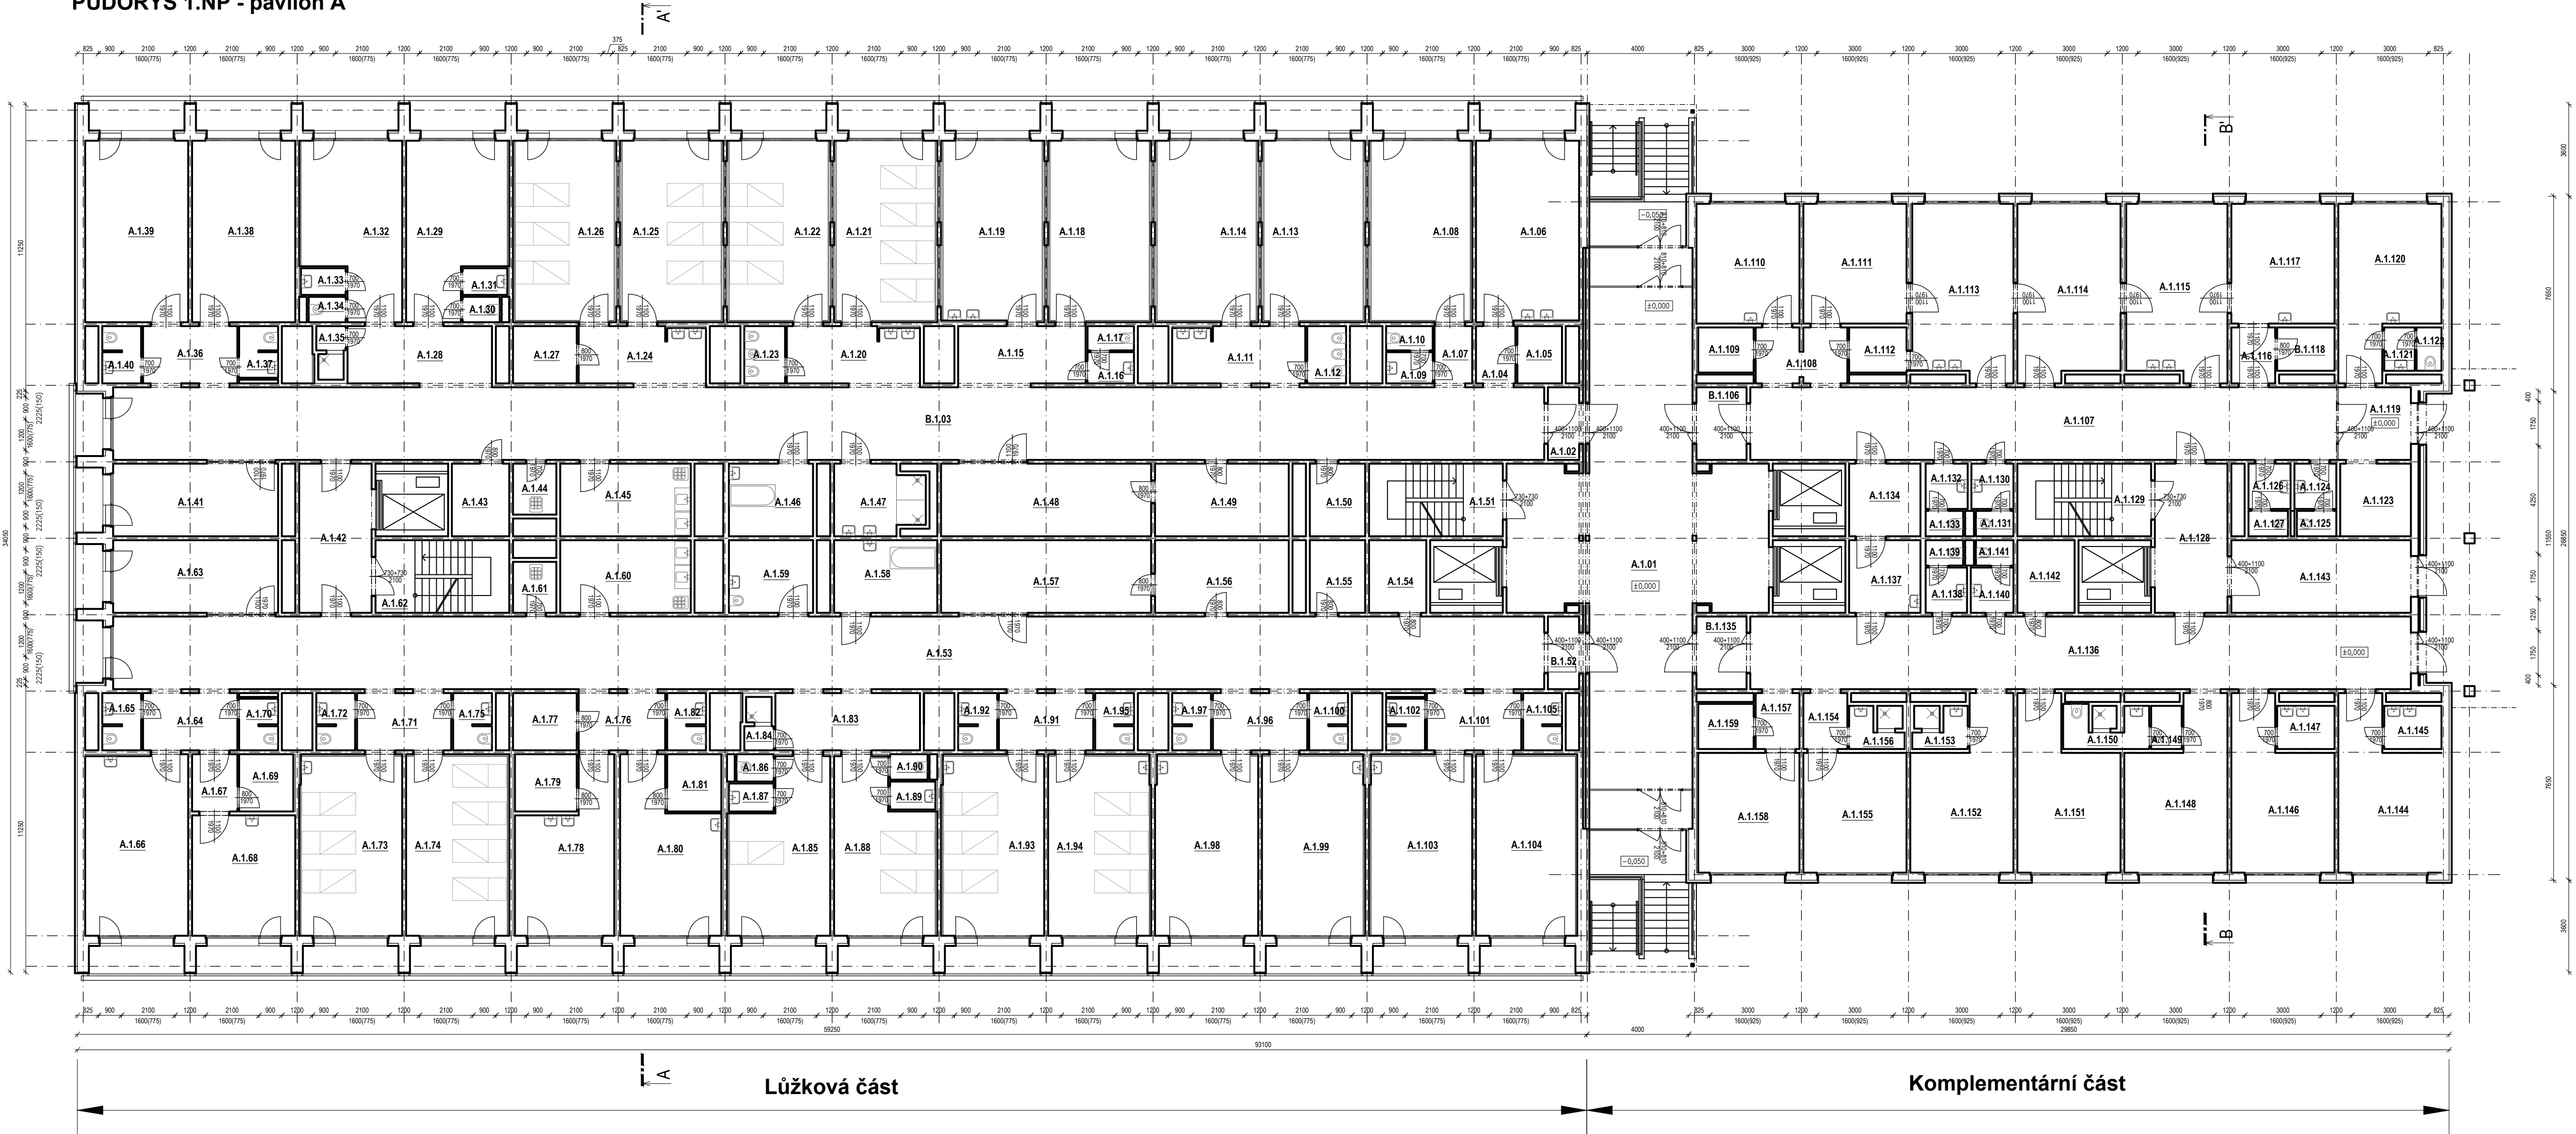

OZN.	POPIS MÍSTNOSTI	PLOCHA [m²]	S.V. [mm]	OSVĚTLENÍ (ks)	RADIÁTORY (ks)
A.1.01	HALA	127.61	2300	9	0
A.1.02	FILTR	3.49	2300	0	0
A.1.03	CHODBA	160.10	2300	10	1
A.1.04	PŘEDSÍN	3.49	2300	1	0
A.1.05	SKLAD	3.94	2650	1	0
A.1.06	NEFRO, AMBULANCE	28.55	2650	2	1
A.1.07	PŘEDSÍN	3.32	2300	1	0
A.1.08	ŠATNA PERSONÁL	28.86	2650	2	1
A.1.09	UMÝVÁRNA	2.24	2300	1	0
A.1.10	WC	1.73	2300	1	0
A.1.11	PŘEDSÍN	11.60	2300	4	0
A.1.12	WC	3.43	2300	1	0
A.1.13	ŠATNA PACIENTI ŽENY	28.86	2650	4	1
A.1.14	ŠATNA PACIENTI MUŽI	28.86	2650	4	1
A.1.15	PŘEDSÍN	11.25	2300	3	0
A.1.16	UMÝVÁRNA	2.24	2300	1	0
A.1.17	WC	1.73	2300	1	0
A.1.18	SKLAD	28.86	2650	4	1
A.1.19	PRACOVISTÉ	28.55	2650	4	1
A.1.20	PŘEDSÍN	11.59	2300	4	0
A.1.21	ZÁKROKOVÝ SÁL 1	28.86	2650	4	1
A.1.22	ZÁKROKOVÝ SÁL 2	28.86	2650	4	1
A.1.23	WC	3.60	2300	1	0
A.1.24	PŘEDSÍN	11.09	2300	1	0
A.1.25	ZÁKROKOVÝ SÁL 3	28.86	2650	4	1
A.1.26	SKLAD	28.86	2650	4	1
A.1.27	ROZVODNA EL.	5.62	2650	1	0
A.1.28	PŘEDSÍN	12.77	2300	3	0
A.1.29	PRACOVISTÉ	24.68	2650	4	1
A.1.30	WC	1.45	2300	1	0
A.1.31	UMÝVÁRNA	1.84	2300	1	0
A.1.32	PRACOVISTÉ	24.68	2650	4	1
A.1.33	UMÝVÁRNA	1.84	2300	1	0
A.1.34	WC	1.45	2300	1	0
A.1.35	SPRCHA	2.19	2300	1	0
A.1.36	PŘEDSÍN	8.33	2300	2	0
A.1.37	WC	3.03	2300	2	0
A.1.38	ZÁKROKOVÝ SÁL DĚT, GE	28.86	2650	4	1
A.1.39	SKLAD	28.86	2650	4	1
A.1.40	WC	3.37	2300	2	0
A.1.41	DENNÍ MÍSTNOST ZAMĚSTNANCÍ	18.45	2650	3	1
A.1.42	CHODBA	16.67	2300	1	0
A.1.43	ROZVODNA EL.	6.41	2650	1	0
A.1.44	ÚKLIDOVÁ MÍSTNOST	3.40	2650	1	0
A.1.45	ČISTIČÍ MÍSTNOST	14.61	2650	4	0
A.1.46	LÁZ.	9.41	2650	1	0
A.1.47	ÚP. V.	9.23	2650	1	0
A.1.48	SPISOVNA	23.51	2650	4	0
A.1.49	Č.K.	14.96	2650	2	0
A.1.50	SKLAD	6.20	2650	1	0
A.1.51	SCHODIŠTÉ	14.96	2650	2	0
A.1.52	FILTR	3.49	2300	0	0
A.1.53	CHODBA	160.10	2300	10	1
A.1.54	ROZVODNA EL.	6.41	2650	1	0
A.1.55	SKLAD	6.20	2650	1	0
A.1.56	Č.K.	14.96	2650	2	0
A.1.57	JÍDELNA	23.51	2650	4	0
A.1.58	LÁZ.	11.54	2650	1	0
A.1.59	LÁZ.	9.40	2650	1	0
A.1.60	ČISTIČÍ MÍSTNOST	14.61	2650	4	0

A.1.61	ÚKLIDOVÁ MÍSTNOST	3.40	2650	1	0
A.1.62	SCHODIŠTÉ	14.96	2650	2	0
A.1.63	HERNA	18.45	2650	3	0
A.1.64	PŘEDSÍN	8.33	2300	2	0
A.1.65	WC	3.37	2300	2	0
A.1.66	LŮŽKA	28.66	2650	4	1
A.1.67	CHODBA	3.99	2300	1	0
A.1.68	LŮŽKA	19.14	2650	4	1
A.1.69	SKLAD	4.78	2650	4	1
A.1.70	WC	3.03	2300	2	0
A.1.71	PŘEDSÍN	8.33	2300	2	0
A.1.72	WC	3.37	2300	2	0
A.1.73	LŮŽKA	28.77	2650	4	1
A.1.74	LŮŽKA	28.86	2650	4	1
A.1.75	WC	3.37	2300	2	0
A.1.76	PŘEDSÍN	7.65	2300	2	0
A.1.77	ROZVODNA EL.	5.62	2650	1	0
A.1.78	CHODBA	21.79	2650	4	1
A.1.79	SKLAD	5.46	2650	1	0
A.1.80	AMBULANCE	23.21	2650	4	1
A.1.81	SKLAD	4.78	2650	1	0
A.1.82	WC	3.37	2300	2	0
A.1.83	PŘEDSÍN	12.77	2300	2	0
A.1.84	SPRCHA	2.19	2300	1	0
A.1.85	LŮŽKA	24.28	2650	4	1
A.1.86	WC	1.56	2300	1	0
A.1.87	UMÝVÁRNA	1.93	2300	1	0
A.1.88	LŮŽKA	24.37	2650	4	1
A.1.89	UMÝVÁRNA	1.95	2300	1	0
A.1.90	WC	1.47	2300	1	0
A.1.91	PŘEDSÍN	8.33	2300	2	0
A.1.92	WC	3.37	2300	2	0
A.1.93	LŮŽKA	28.77	2650	4	1
A.1.94	LŮŽKA	28.77	2650	4	1
A.1.95	WC	3.37	2300	2	0
A.1.96	PŘEDSÍN	8.33	2300	2	0
A.1.97	WC	3.37	2300	2	0
A.1.98	LŮŽKA	28.77	2650	4	1
A.1.99	LŮŽKA	28.77	2650	4	1
A.1.100	WC	3.37	2300	2	0
A.1.101	PŘEDSÍN	8.33	2300	2	0
A.1.102	WC	3.03	2300	2	0
A.1.103	LŮŽKA	28.77	2650	2	1
A.1.104	LŮŽKA	28.32	2650	2	1
A.1.105	WC	3.37	2300	2	0
A.1.106	FILTR	5.61	2650	0	0
A.1.107	CHODBA	65.56	2300	5	0
A.1.108	PŘEDSÍN	7.74	2300	1	0
A.1.109	SKLAD	3.86	2650	1	0
A.1.110	PRACOVISTÉ	19.03	2650	2	1

A.1.111	STACIONÁŘ	19.03	2650	2	1
A.1.112	SKLAD	3.99	2650	1	0
A.1.113	STACIONÁŘ	26.90	2650	5	1
A.1.114	AMBULANCE	27.39	2650	4	1
A.1.115	AMBULANCE	26.90	2650	5	1
A.1.116	PŘEDSÍN	3.79	2300	1	0
A.1.117	AMBULANCE	19.03	2650	2	1
A.1.118	SKLAD	3.83	2650	1	0
A.1.119	CHODBA	8.12	2300	1	0
A.1.120	DENNÍ MÍSTNOST ZAMĚSTNANCÍ	23.09	2650	3	1
A.1.121	UMÝVÁRNA	2.04	2300	1	0
A.1.122	WC	1.66	2300	1	0
A.1.123	SKLAD	7.91	2300	1	0
A.1.124	UMÝVÁRNA	2.93	2300	1	0
A.1.125	WC	1.55	2300	1	0
A.1.126	UMÝVÁRNA	2.93	2300	1	0
A.1.127	WC	1.55	2300	1	0
A.1.128	CHODBA	16.67	2300	1	0
A.1.129	SCHODIŠTÉ	14.96	2650	2	0
A.1.130	UMÝVÁRNA	2.93	2300	1	0
A.1.131	WC	1.47	2300	1	0
A.1.132	UMÝVÁRNA	2.93	2300	1	0
A.1.133	WC	1.47	2300	1	0
A.1.134	SKLAD	7.98	2650	1	0
A.1.135	FILTR	5.61	2300	0	0
A.1.136	CHODBA	73.90	2300	5	0
A.1.137	SKLAD	7.98	2650	1	0
A.1.138	UMÝVÁRNA	2.88	2300	1	0
A.1.139	WC	1.48	2300	1	0
A.1.140	UMÝVÁRNA	2.97	2300	1	0
A.1.141	WC	1.48	2300	1	0
A.1.142	ROZVODNA EL.	6.41	2650	1	0
A.1.143	CHODBA	20.09	2300	2	0
A.1.144	KANCELÁŘ	23.09	2650	3	1
A.1.145	SKLAD	3.82	2650	1	0
A.1.146	PRACOVISTÉ	23.09	2650	3	1
A.1.147	SKLAD	3.82	2650	1	0
A.1.148	PRACOVISTÉ	23.09	2650	3	1
A.1.149	PŘEDSÍN	2.04	2300	1	0
A.1.150	KOUPELNA	5.30	2300	2	0
A.1.151	PRACOVISTÉ	23.09	2650	3	1
A.1.152	PRACOVISTÉ	23.09	2650	3	1
A.1.153	KOUPELNA	3.42	2300	2	0
A.1.154	PŘEDSÍN	3.79	2300	1	0
A.1.155	PRACOVISTÉ	19.04	2650	2	1
A.1.156	KOUPELNA	3.42	2300	2	0
A.1.157	PŘEDSÍN	3.80	2300	1	0
A.1.158	PRACOVISTÉ	18.68	2650	2	1
A.1.159	SKLAD	3.86	2650	1	0
CELKEM		2369.75		352	46



ATELIER TECL s.r.o.
GROCHOVA 51
602 00 BRNO
+420 544 212 348
www.atelieteccl.cz

ZODPOVĚDNÝ PROJEKTANT	ING. ARCH. LUKÁŠ TECL	razítko a číslo paré
VEDOUČÍ PROJEKTU		
ARCHITEKT		
VYPRACOVAL	ATELIER TECL	
KONTROLOVAL		
STAVEBNÍK	NEMOCNICE BŘECLAV	

NÁZEV A MÍSTO STAVBY

PASPORTIZACE NEMOCNICE BŘECLAV
U Nemocnice 3066/1 a 3054/2, Břeclav 690 02

OBJEKT
OBJEKT A

ČÁST

D.1.1. ARCHITEKTONICKO-STAVEBNÍ ŘEŠENÍ

NÁZEV DOKUMENTU

PŮDORYS 1NP

FORMÁT

1050/420

DATUM

03/2023

STUPEŇ

ZDS

ZAK. ČÍSLO

2022082

MĚŘÍTKO

1:150

ČÍSLO PŘÍLOHY

D1.1.02