


PŮDORYS 2.NP - pavilon A

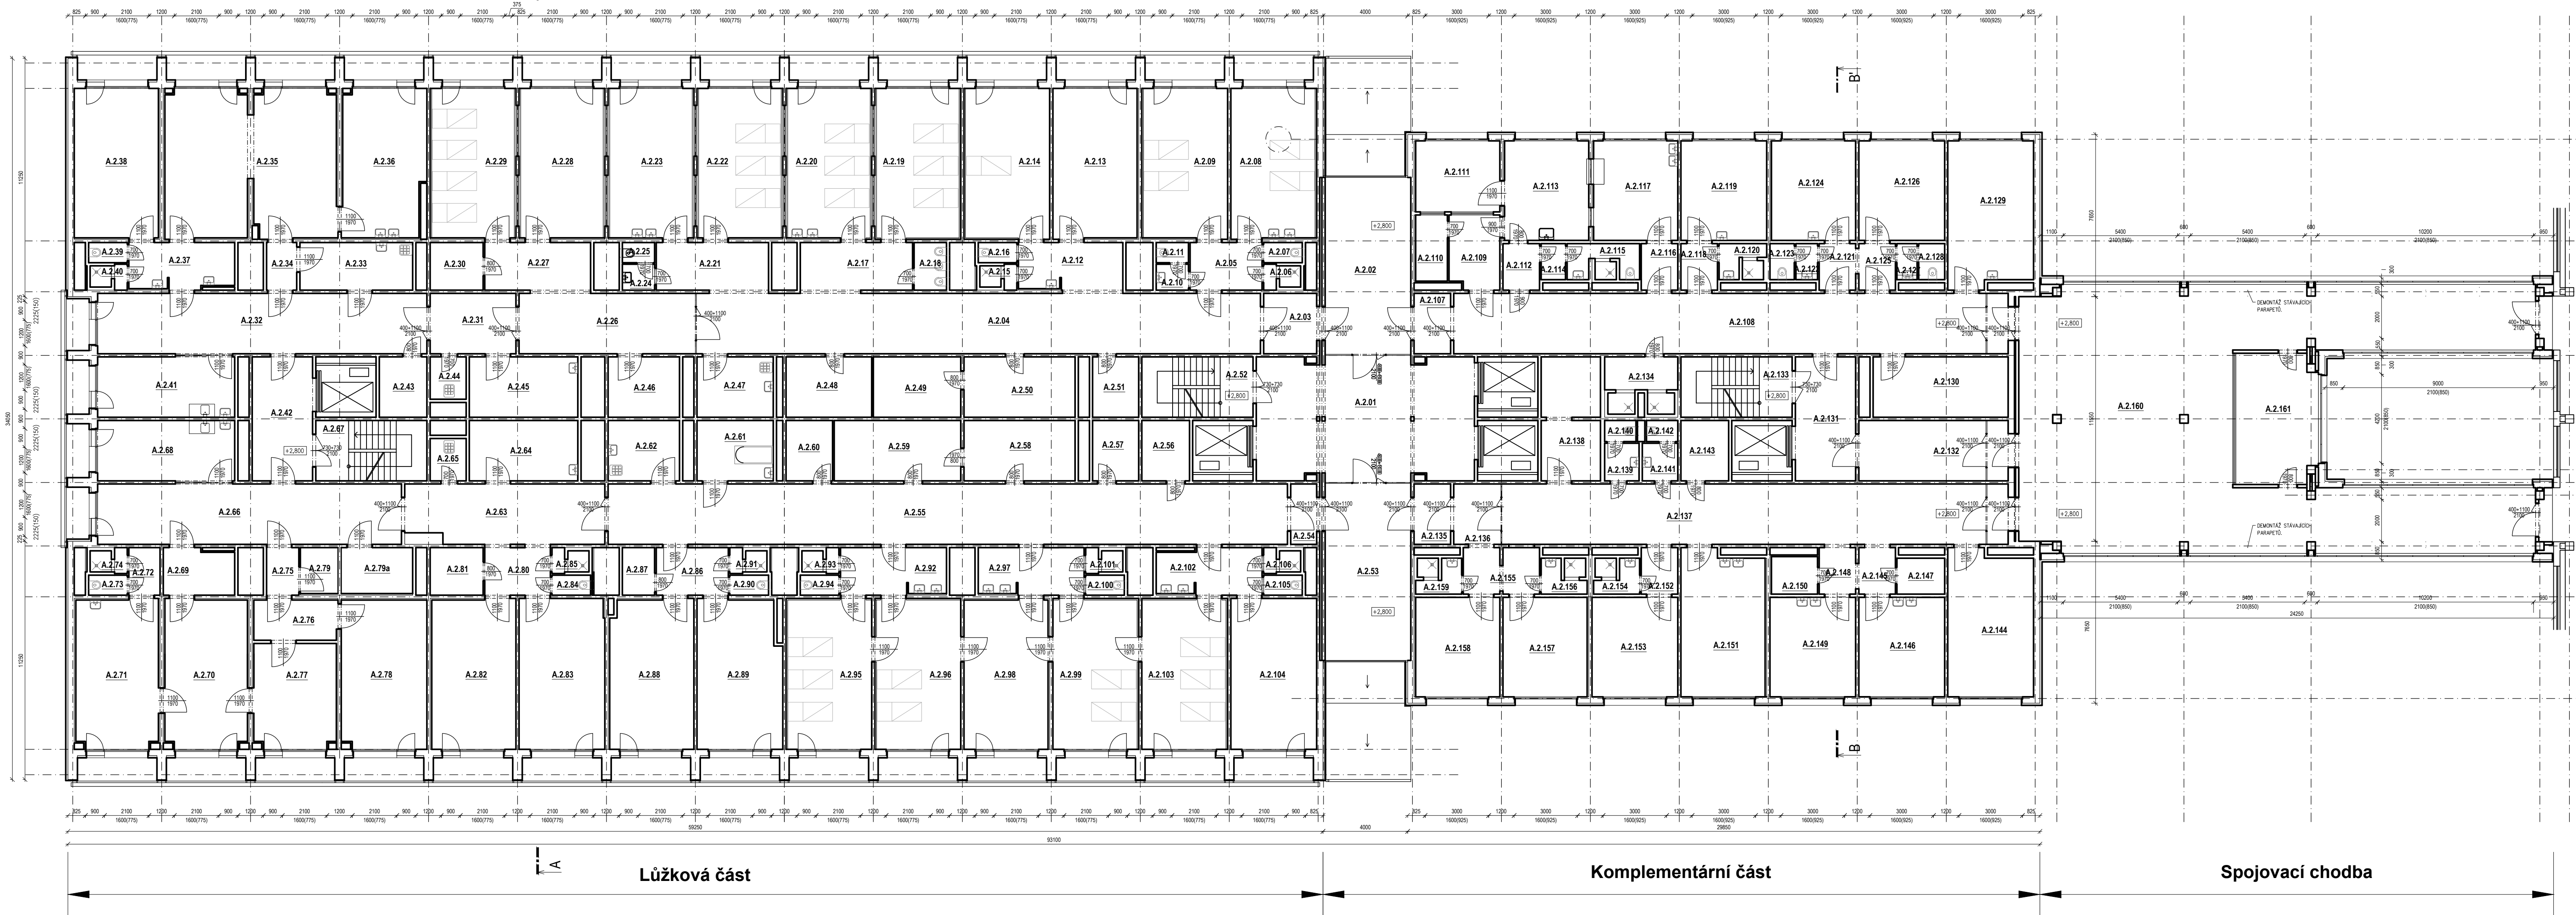

OZN.	POPIS MÍSTNOSTI	PLOCHA [m²]	S.V. [mm]	OSVĚTLEN (ks)	RADIATORY (ks)
A.2.01	HALA	59.57	2650	5	0
A.2.02	CHODBA	33.82	2650	2	0
A.2.03	FILTR	7.12	2650	0	0
A.2.04	CHODBA	75.85	2650	4	0
A.2.05	PŘEDSÍŇ	7.65	2650	2	0
A.2.06	SPRCHA	1.83	2650	1	0
A.2.07	WC	1.73	2650	1	0
A.2.08	AMBULANCE	28.66	2650	2	1
A.2.09	ČEKARNA	28.66	2650	2	1
A.2.10	UMYVÁRNA	1.87	2650	1	0
A.2.11	WC	1.45	2650	1	0
A.2.12	PŘEDSÍŇ	10.89	2650	4	0
A.2.13	AMBULANCE	28.13	2650	4	1
A.2.14	AMBULANCE	28.86	2650	4	1
A.2.15	SPRCHA	1.82	2650	1	0
A.2.16	WC	1.73	2650	1	0
A.2.17	PŘEDSÍŇ	11.92	2650	4	0
A.2.18	WC	3.43	2650	1	0
A.2.19	AMBULANCE	28.86	2650	4	1
A.2.20	AMBULANCE	28.86	2650	4	1
A.2.21	PŘEDSÍŇ	11.93	2650	2	0
A.2.22	AMBULANCE	28.55	2650	4	1
A.2.23	AMBULANCE	28.55	2650	4	1
A.2.24	UMYVÁRNA	1.87	2650	1	0
A.2.25	WC	1.45	2650	1	0
A.2.26	CHODBA	23.73	2650	4	0
A.2.27	PŘEDSÍŇ	11.25	2650	2	0
A.2.28	LŮŽKA	28.55	2650	4	1
A.2.29	LŮŽKA	28.55	2650	4	1
A.2.30	ROZVODNA EL.	5.62	2650	1	0
A.2.31	CHODBA	11.54	2650	1	0
A.2.32	CHODBA	44.32	2650	3	1
A.2.33	UMYVÁRNA	1.98	2650	3	0
A.2.34	PŘEDSÍŇ	3.21	2650	1	0
A.2.35	LŮŽKA	55.29	2650	8	2
A.2.36	AMBULANCE	26.89	2650	4	1
A.2.37	PŘEDSÍŇ	10.71	2650	3	0
A.2.38	DENNÍ MÍSTNOST ZAMĚSTNANCÍ	28.02	2650	4	1
A.2.39	WC	1.73	2650	1	0
A.2.40	SPRCHA	1.83	2650	1	0
A.2.41	DENNÍ MÍSTNOST ZAMĚSTNANCÍ	18.45	2650	3	1
A.2.42	CHODBA	16.67	2650	1	0
A.2.43	ROZVODNA EL.	6.41	2650	1	0
A.2.44	ÚKLIDOVÁ MÍSTNOST	3.40	2650	1	0
A.2.45	SKLAD	14.61	2650	2	0
A.2.46	SKLAD	9.62	2650	1	0
A.2.47	ČISTÍCÍ MÍSTNOST	10.26	2650	1	0
A.2.48	SKLAD	11.54	2650	2	0
A.2.49	SKLAD	11.76	2650	2	0
A.2.50	ČAJOVÁ KUCHYŇKA	14.96	2650	2	0
A.2.51	SKLAD	6.20	2650	1	0
A.2.52	SCHODIŠTĚ	14.96	2650	2	0
A.2.53	CHODBA	33.82	2650	2	0
A.2.54	FILTR	3.49	2650	0	0
A.2.55	CHODBA	91.41	2650	5	0
A.2.56	ROZVODNA EL.	6.41	2650	1	0
A.2.57	ROZVODNA EL.	6.20	2650	1	0
A.2.58	SKLAD	14.96	2650	2	0
A.2.59	KUCHYŇE	17.03	2650	3	0
A.2.60	SKLAD	6.27	2650	1	0

A.2.61	LÁŽEŇ	10.26	2650	1	0
A.2.62	SKLAD	9.62	2650	1	0
A.2.63	CHODBA	25.94	2650	3	0
A.2.64	ČISTÍCÍ MÍSTNOST	14.61	2650	2	0
A.2.65	ÚKLIDOVÁ MÍSTNOST	3.40	2650	1	0
A.2.66	CHODBA	40.90	2650	3	1
A.2.67	SCHODY	14.96	2650	2	0
A.2.68	DENNÍ MÍSTNOST ZAMĚSTNANCÍ	18.45	2650	3	1
A.2.69	PŘEDSÍŇ	7.23	2650	3	0
A.2.70	SESTRY	27.26	2650	4	1
A.2.71	AMBULANCE	27.26	2650	4	1
A.2.72	PŘEDSÍŇ	3.32	2650	1	0
A.2.73	WC	1.73	2650	1	0
A.2.74	SPRCHA	1.83	2650	1	0
A.2.75	PŘEDSÍŇ	3.43	2650	1	0
A.2.76	CHODBA	7.41	2650	1	0
A.2.77	AMBULANCE	19.16	2650	4	1
A.2.78	AMBULANCE	28.36	2650	4	1
A.2.79	SKLAD	3.86	2650	1	0
A.2.79a	SKLAD	7.34	2650	1	0
A.2.80	PŘEDSÍŇ	6.97	2650	2	0
A.2.81	ROZVODNA EL.	5.62	2650	1	0
A.2.82	DENNÍ MÍSTNOST ZAMĚSTNANCÍ	28.13	2650	4	1
A.2.83	DENNÍ MÍSTNOST ZAMĚSTNANCÍ	28.79	2650	4	1
A.2.84	WC	1.73	2650	1	0
A.2.85	SPRCHA	1.83	2650	1	0
A.2.86	PŘEDSÍŇ	7.65	2650	2	0
A.2.87	SKLAD	3.43	2650	1	0
A.2.88	LYMFORENAŽE	27.84	2650	4	1
A.2.89	LYMFORENAŽE	27.74	2650	4	1
A.2.90	WC	1.73	2650	1	0
A.2.91	SPRCHA	1.83	2650	1	0
A.2.92	PŘEDSÍŇ	11.07	2650	4	0
A.2.93	SPRCHA	1.83	2650	1	0
A.2.94	WC	1.73	2650	1	0
A.2.95	LŮŽKA	28.86	2650	4	1
A.2.96	LŮŽKA	28.86	2650	4	1
A.2.97	PŘEDSÍŇ	11.07	2650	4	0
A.2.98	STACIONÁŘ	28.02	2650	4	1
A.2.99	SESTRY	28.86	2650	4	1
A.2.100	WC	1.73	2650	1	0
A.2.101	SPRCHA	1.83	2650	1	0
A.2.102	PŘEDSÍŇ	10.64	2650	4	0
A.2.103	PSYCHOLOGICKÁ AMBULANCE	28.86	2650	2	1
A.2.104	ZDRAVOTNĚ-SOC. PRACOVNICE	28.86	2650	2	1
A.2.105	WC	1.73	2650	1	0
A.2.106	SPRCHA	1.83	2650	1	0
A.2.107	FILTR	4.92	2650	0	0
A.2.108	CHODBA	74.60	2650	5	0
A.2.109	PŘEDSÍŇ	8.23	2650	2	0
A.2.110	SKLAD	4.69	2650	1	0
A.2.111	UMYVÁRNA NÁDOB	13.32	2650	2	1
A.2.112	PŘEDSÍŇ	3.79	2650	1	0
A.2.113	MĚČNÁ KUCHYŇE	18.68	2650	4	1
A.2.114	PŘEDSÍŇ	1.95	2650	1	0
A.2.115	KOUPELNA	5.33	2650	2	0
A.2.116	PŘEDSÍŇ	3.79	2650	1	0
A.2.117	LÁHVE	18.68	2650	4	1
A.2.118	PŘEDSÍŇ	3.79	2650	1	0
A.2.119	PRACOVÍŠTĚ	19.03	2650	4	1
A.2.120	KOUPELNA	3.47	2650	1	0
A.2.121	PŘEDSÍŇ	3.79	2650	1	0
A.2.122	UMYVÁRNA	1.74	2650	1	0
A.2.123	WC	1.95	2650	1	0
A.2.124	AMBULANCE	18.68	2650	4	1
A.2.125	PŘEDSÍŇ	3.79	2650	1	0
A.2.126	AMBULANCE	19.03	2650	4	1
A.2.127	UMYVÁRNA	1.62	2650	1	0
A.2.128	WC	2.08	2650	1	0
A.2.129	AMBULANCE	27.39	2650	4	1
A.2.130	SKLAD	18.17	2650	2	0
A.2.131	CHODBA	16.67	2650	1	0
A.2.132	CHODBA	20.09	2650	2	0
A.2.133	SCHODIŠTĚ	14.96	2650	2	0
A.2.134	SPRCHA	8.17	2650	1	0
A.2.135	FILTR	4.92	2650	0	0
A.2.136	CHODBA	6.34	2650	1	0
A.2.137	CHODBA	68.11	2650	4	0
A.2.138	SPISOVNA	7.98	2650	2	0
A.2.139	UMYVÁRNA	2.88	2650	1	0
A.2.140	WC	1.48	2650	1	0
A.2.141	UMYVÁRNA	2.97	2650	1	0
A.2.142	WC	1.48	2650	1	0
A.2.143	ROZVODNA EL.	6.41	2650	1	0
A.2.144	ZASEDACÍ MÍSTNOST	27.39	2650	4	1
A.2.145	PŘEDSÍŇ	3.80	2650	1	0
A.2.146	PSYCHOLOGICKÁ AMBULANCE	19.04	2650	4	1
A.2.147	SKLAD	3.82	2650	1	0
A.2.148	PŘEDSÍŇ	3.80	2650	1	0
A.2.149	LOGOPEDIE	19.04	2650	4	1
A.2.150	SKLAD	3.86	2650	1	0
A.2.151	EKG + TK	26.90	2650	4	1
A.2.152	PŘEDSÍŇ	3.80	2650	1	0
A.2.153	PRACOVÍŠTĚ	19.03	2650	4	1
A.2.154	KOUPELNA	3.42	2650	1	0
A.2.155	PŘEDSÍŇ	7.77	2650	1	0
A.2.156	KOUPELNA	3.42	2650	1	0
A.2.157	PRACOVÍŠTĚ	18.68	2650	4	1
A.2.158	ECHO	18.68	2650	4	1
A.2.159	KOUPELNA	3.42	2650	1	0
A.2.160	SPOJOVACÍ KRČEK	213.31	2650	14	16
A.2.161	SKLAD	23.19	2650	2	2
CELKEM		2579.50		364	64



ATELIER TECL s.r.o. ČROKOVÁ 51 602 00 BRNO +420 544 212 348 www.ateliertecl.cz	ZODPOVĚDNÝ PROJEKTANT VEDOUČÍ PROJEKTU ARCHITEKT VYPRACOVAL KONTROLOVAL STAVEBNÍK	ING. ARCH. LUKAŠ TECL ATELIER TECL ATELIER TECL NEMOCNICE BŘECLAV
--	--	--

NÁZEV A MÍSTO STAVBY
PASPORTIZACE NEMOCNICE BŘECLAV
U Nemocnice 3066/1 a 3054/2, Břeclav 690 02

OBJEKT
OBJEKT A
ČÁST
D.1.1. ARCHITEKTONICKO-STAVEBNÍ ŘEŠENÍ
PŮDORYS 2NP

FORMÁT 1150/420
DATUM 03/2023
STUPEŇ ZDS
ZAK. ČÍSLO 2022082
MĚŘÍTKO 1:150
ČÍSLO PŘÍLOHY