


PŮDORYS 1.PP - pavilon B

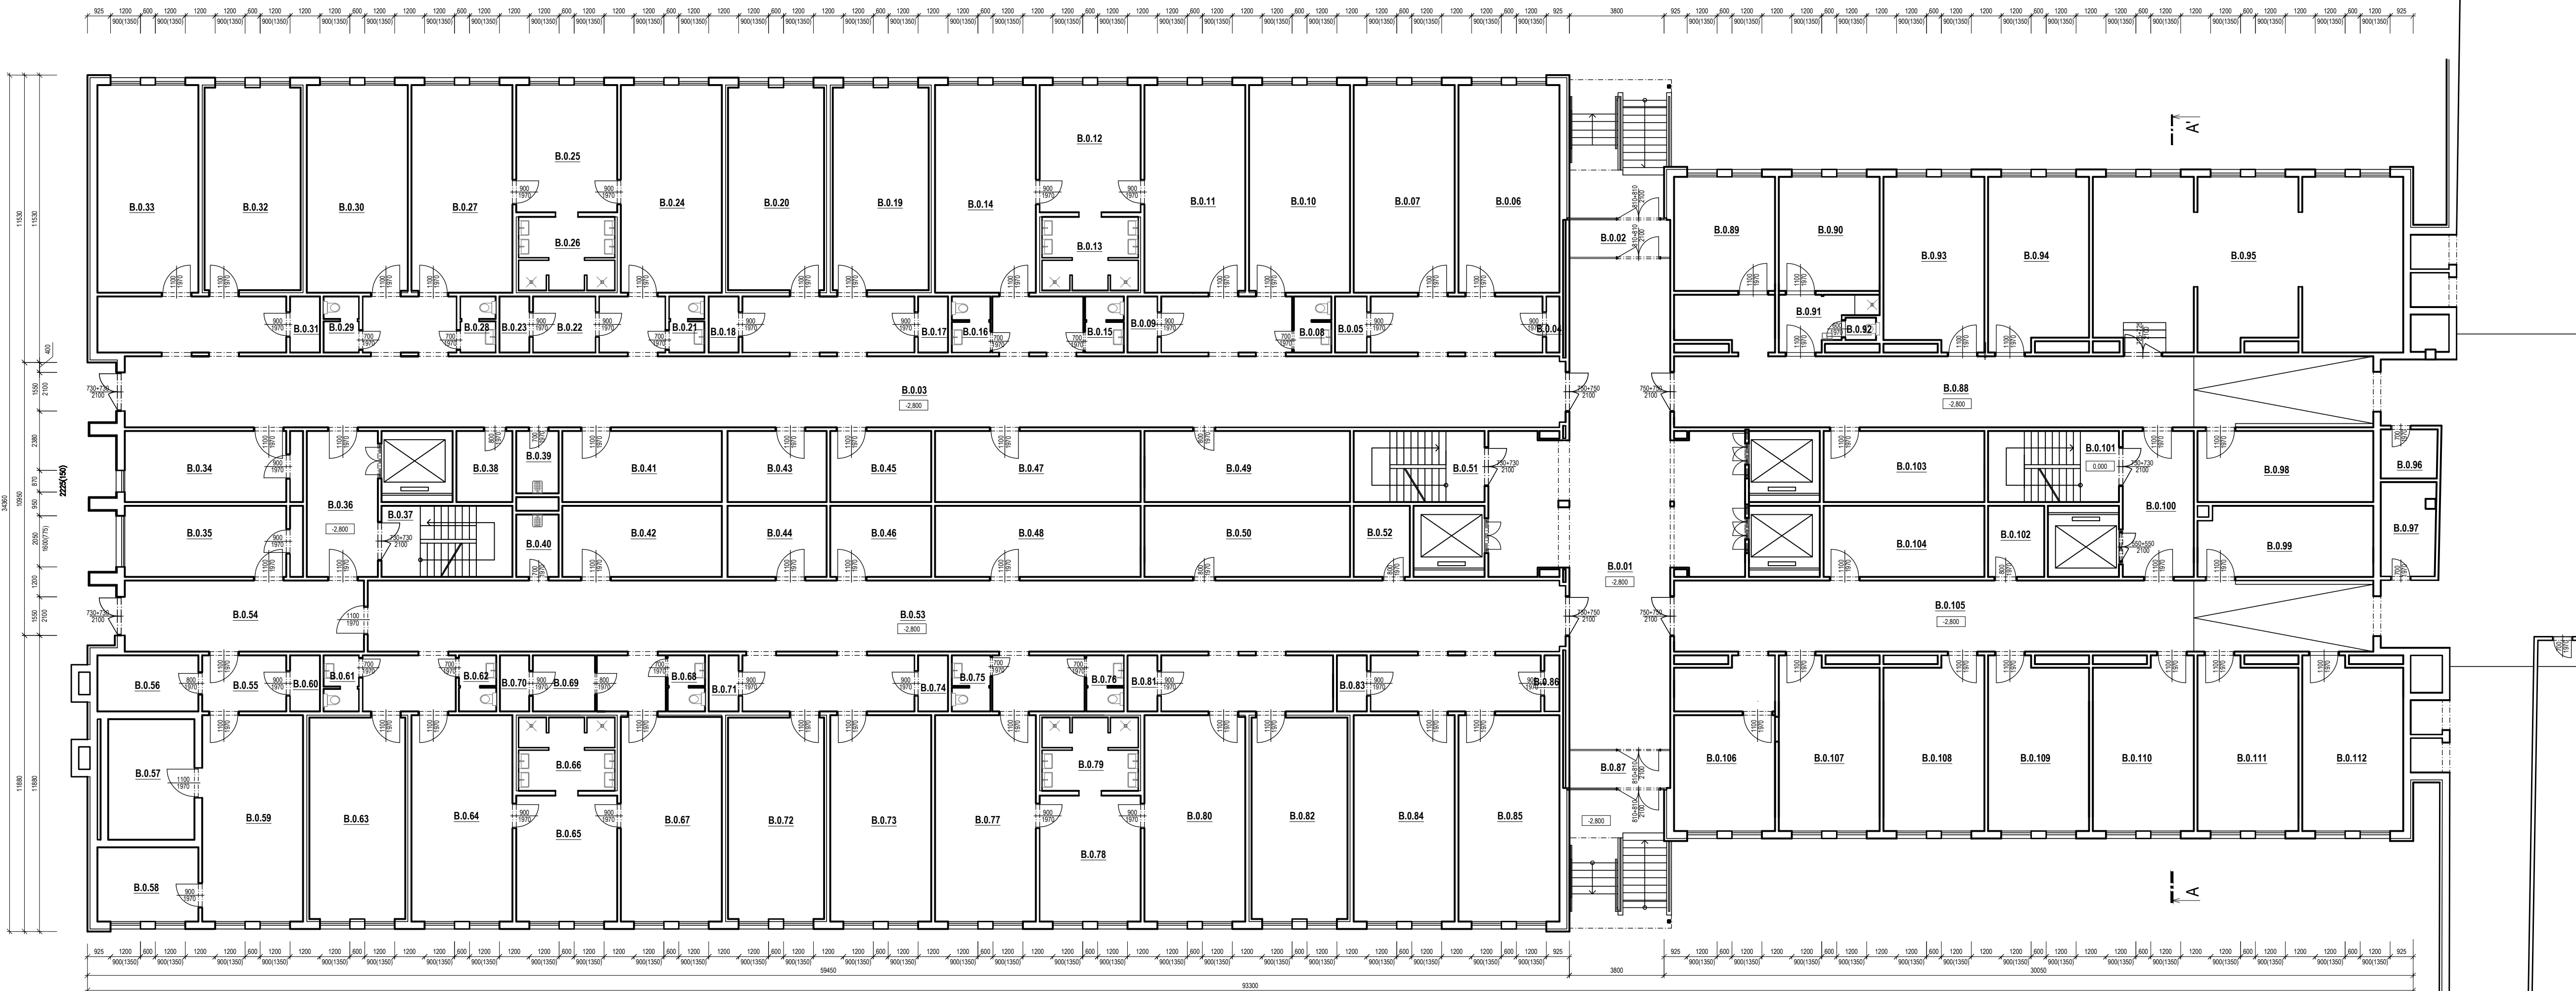

Lůžková část

Komplementární část

OZN.	POPIS MÍSTNOSTI	PLOCHA [m²]	S.V. [mm]	OSVĚTLENÍ (ks)	RADIATORY (ks)
B.0.01	VSTUPNÍ CHODBA	114.83	2600	6	0
B.0.02	FILTR	6.07	2600	1	1
B.0.03	CHODBA	250.17	2600	22	1
B.0.04	VODA	1.18	2600	0	0
B.0.05	VODA	2.87	2600	0	0
B.0.06	ŠATNA PACIENTŮ CHIRURGIE	33.74	2600	4	1
B.0.07	STROJOVNÁ VZT	33.74	2600	6	0
B.0.08	WC	3.37	2600	2	0
B.0.09	VODA	2.70	2600	0	0
B.0.10	SPISOVNÁ INF. ODDĚLENÍ	33.74	2600	4	1
B.0.11	ŠATNA ŽEN CHIRURGIE	33.74	2600	4	1
B.0.12	ŠATNA ŽEN CHIRURGIE	20.65	2600	2	1
B.0.13	UMYVÁRNA	11.39	2600	2	1
B.0.14	ŠATNA ŽEN CHIRURGIE	33.74	2600	4	1
B.0.15	WC	3.49	2600	2	0
B.0.16	WC	3.49	2600	2	0
B.0.17	VODA	2.70	2600	0	0
B.0.18	VODA	2.70	2600	0	0
B.0.19	STROJOVNÁ VZT	31.30	2600	6	0
B.0.20	STROJOVNÁ VZT	31.30	2600	6	0
B.0.21	WC	3.18	2600	2	0
B.0.22	ROZVODNÁ ELEKTRO	5.64	2600	1	0
B.0.23	ROZVODNÁ ELEKTRO	2.70	2600	1	0
B.0.24	ŠATNA ŽEN GYNEKOLOGIE	33.74	2600	4	1
B.0.25	ŠATNA ŽEN GYNEKOLOGIE	20.66	2600	2	1
B.0.26	UMYVÁRNA	11.39	2600	2	1
B.0.27	ŠATNA ŽEN GYNEKOLOGIE	33.74	2600	4	1
B.0.28	WC	3.18	2600	2	0
B.0.29	WC	3.18	2600	2	0
B.0.30	SPISOVNÁ CHIRURGIE	33.74	2600	4	1
B.0.31	VODA	2.70	2600	0	0
B.0.32	STROJOVNÁ VZT	31.30	2600	6	0
B.0.33	SPISOVNÁ GYNEKOLOGIE	33.74	2600	4	0
B.0.34	SKLAD	18.45	2600	2	1
B.0.35	RED. STANICE MED. PLYNU	18.45	2600	2	1
B.0.36	KOMUNIKAČNÍ CHODBA	16.67	2600	2	0
B.0.37	SCHODIŠTĚ	14.96	2600	1	0
B.0.38	ROZVODNÁ SLABOPROUDU	6.41	2600	1	0
B.0.39	ÚKLID	4.25	2600	1	0
B.0.40	ÚKLID	4.25	2600	1	0
B.0.41	ÚDRŽBA	18.24	2600	2	0
B.0.42	ÚDRŽBA	18.24	2600	2	0
B.0.43	ARCHIV + SPISOVNÁ	11.33	2600	1	0
B.0.44	ŠATNA PACIENTŮ	11.33	2600	1	0
B.0.45	SPISOVNÁ ARO	11.54	2600	1	0
B.0.46	ŠATNA PACIENTŮ	11.54	2600	1	0
B.0.47	ŠATNA PACIENTŮ	23.51	2600	2	0
B.0.48	ŠATNA PACIENTŮ	23.51	2600	2	0
B.0.49	ŠATNA PACIENTŮ	23.51	2600	2	0
B.0.50	ŠATNA PACIENTŮ	23.51	2600	2	0

B.0.51	SCHODIŠTĚ	14.96	2600	1	0
B.0.52	ROZVODNÁ SLABOPROUDU	6.41	2600	1	0
B.0.53	CHODBA	208.41	2600	11	0
B.0.54	CHODBA	27.35	2600	3	0
B.0.55	CHODBA	7.59	2600	1	0
B.0.56	CHLADIRNA	9.11	2600	2	0
B.0.57	ZEMŘ.	16.74	2600	2	0
B.0.58	ROZVODNÁ EL. PROUDU	12.05	2600	1	0
B.0.59	MANIPULACE	33.53	2600	2	0
B.0.60	VODA	2.70	2600	0	0
B.0.61	WC	3.18	2600	2	0
B.0.62	WC	3.37	2600	2	0
B.0.63	STROJOVNÁ VZT	31.11	2600	6	0
B.0.64	ŠATNA SESTRY	33.53	2600	4	1
B.0.65	ŠATNA SESTRY	20.45	2600	2	1
B.0.66	UMYVÁRNA	11.39	2600	2	1
B.0.67	ŠATNA SESTRY	33.23	2600	3	1
B.0.68	WC	3.38	2600	2	0
B.0.69	ROZVODNÁ ELEKTRO	5.60	2600	1	0
B.0.70	ROZVODNÁ ELEKTRO	2.63	2600	1	0
B.0.71	VODA	2.70	2600	0	0
B.0.72	STROJOVNÁ VZT	31.11	2600	6	0
B.0.73	ŠATNA MUŽI	33.53	2600	3	1
B.0.74	VODA	2.70	2600	0	0
B.0.75	WC	3.49	2600	2	0
B.0.76	WC	3.37	2600	2	0
B.0.77	SANITÁŘI	33.53	2600	3	1
B.0.78	ŠATNA	20.45	2600	1	1
B.0.79	UMYVÁRNA	11.39	2600	1	1
B.0.80	STROJOVNÁ VZT	33.53	2600	6	0
B.0.81	VODA	2.70	2600	0	0
B.0.82	STROJOVNÁ VZT	31.11	2600	6	0
B.0.83	VODA	2.70	2600	0	0
B.0.84	SPISOVNÁ CHIRURGIE	33.53	2600	4	0
B.0.85	VODA	33.53	2600	4	0
B.0.86	VODA	1.35	2600	0	0
B.0.87	FILTR	6.08	2600	1	0
B.0.88	CHODBA	88.07	2600	7	1
B.0.89	ROZVODNÁ EL. PROUDU	18.55	2600	2	0
B.0.90	HYGIENICKÁ ZAŘÍZENÍ	18.55	2600	2	0
B.0.91	ŠATNA	6.71	2600	2	0
B.0.92	WC	1.10	2600	0	0
B.0.93	SKLAD	27.39	2600	2	0
B.0.94	SPISOVNÁ	27.16	2600	2	0
B.0.95	PŘEDÁVACÍ STANICE ÚV	84.43	2600	12	0
B.0.96	SKLAD	4.45	2600	1	0
B.0.97	SKLAD	8.34	2600	1	0
B.0.98	ŠATNA	20.09	2600	2	0
B.0.99	ŠATNA	19.73	2600	2	0
B.0.100	KOMUNIKAČNÍ CHODBA	16.67	2600	2	0

B.0.101	SCHODIŠTĚ	14.96	2600	1	0
B.0.102	ROZVODNÁ SLABOPROUDU	6.41	2600	1	0
B.0.103	ŠATNA	18.38	2600	2	0
B.0.104	SKLAD	18.38	2600	2	0
B.0.105	CHODBA	88.07	2600	7	1
B.0.106	ELEKTRO	18.83	2600	2	0
B.0.107	SKLAD	27.39	2600	2	1
B.0.108	SPISOVNÁ URO	27.39	2600	2	1
B.0.109	ŠATNA ŽENY	27.39	2600	2	1
B.0.110	SPISOVNÁ ORL	27.39	2600	2	1
B.0.111	ROZVODNÁ SLABOPROUDU	27.39	2600	4	0
B.0.112	UZÁVĚR PÁRY	27.39	2600	4	0
CELKEM		2579.68		289	29



ATELIER TECL s.r.o.
GROCHOVA 51
602 00 BRNO
+420 544 212 348
www.ateliertecl.cz

ZODPOVĚDNÝ PROJEKTANT	ING. ARCH. LUKÁŠ TECL	razítko a číslo paré
VEDOUcí PROJEKTU		
ARCHITEKT		
VYPRACOVAL	ATELIER TECL	
KONTROLOVAL		
STAVEBNÍK	NEMOCNICE BŘECLAV	

NÁZEV A MÍSTO STAVBY

PASPORTIZACE NEMOCNICE BŘECLAV
U Nemocnice 3066/1 a 3054/2, Břeclav 690 02

OBJEKT
OBJEKT B

ČÁST

D.1.1. ARCHITEKTONICKO-STAVEBNÍ ŘEŠENÍ

NÁZEV DOKUMENTU

PŮDORYS 1PP

FORMÁT 1050/420

DATUM 03/2023

STUPEŇ ZDS

ZAK. ČÍSLO 2022082

MĚŘÍTKO 1:150

ČÍSLO PŘÍLOHY

D1.1.01