


PŮDORYS 3.NP - pavilon B

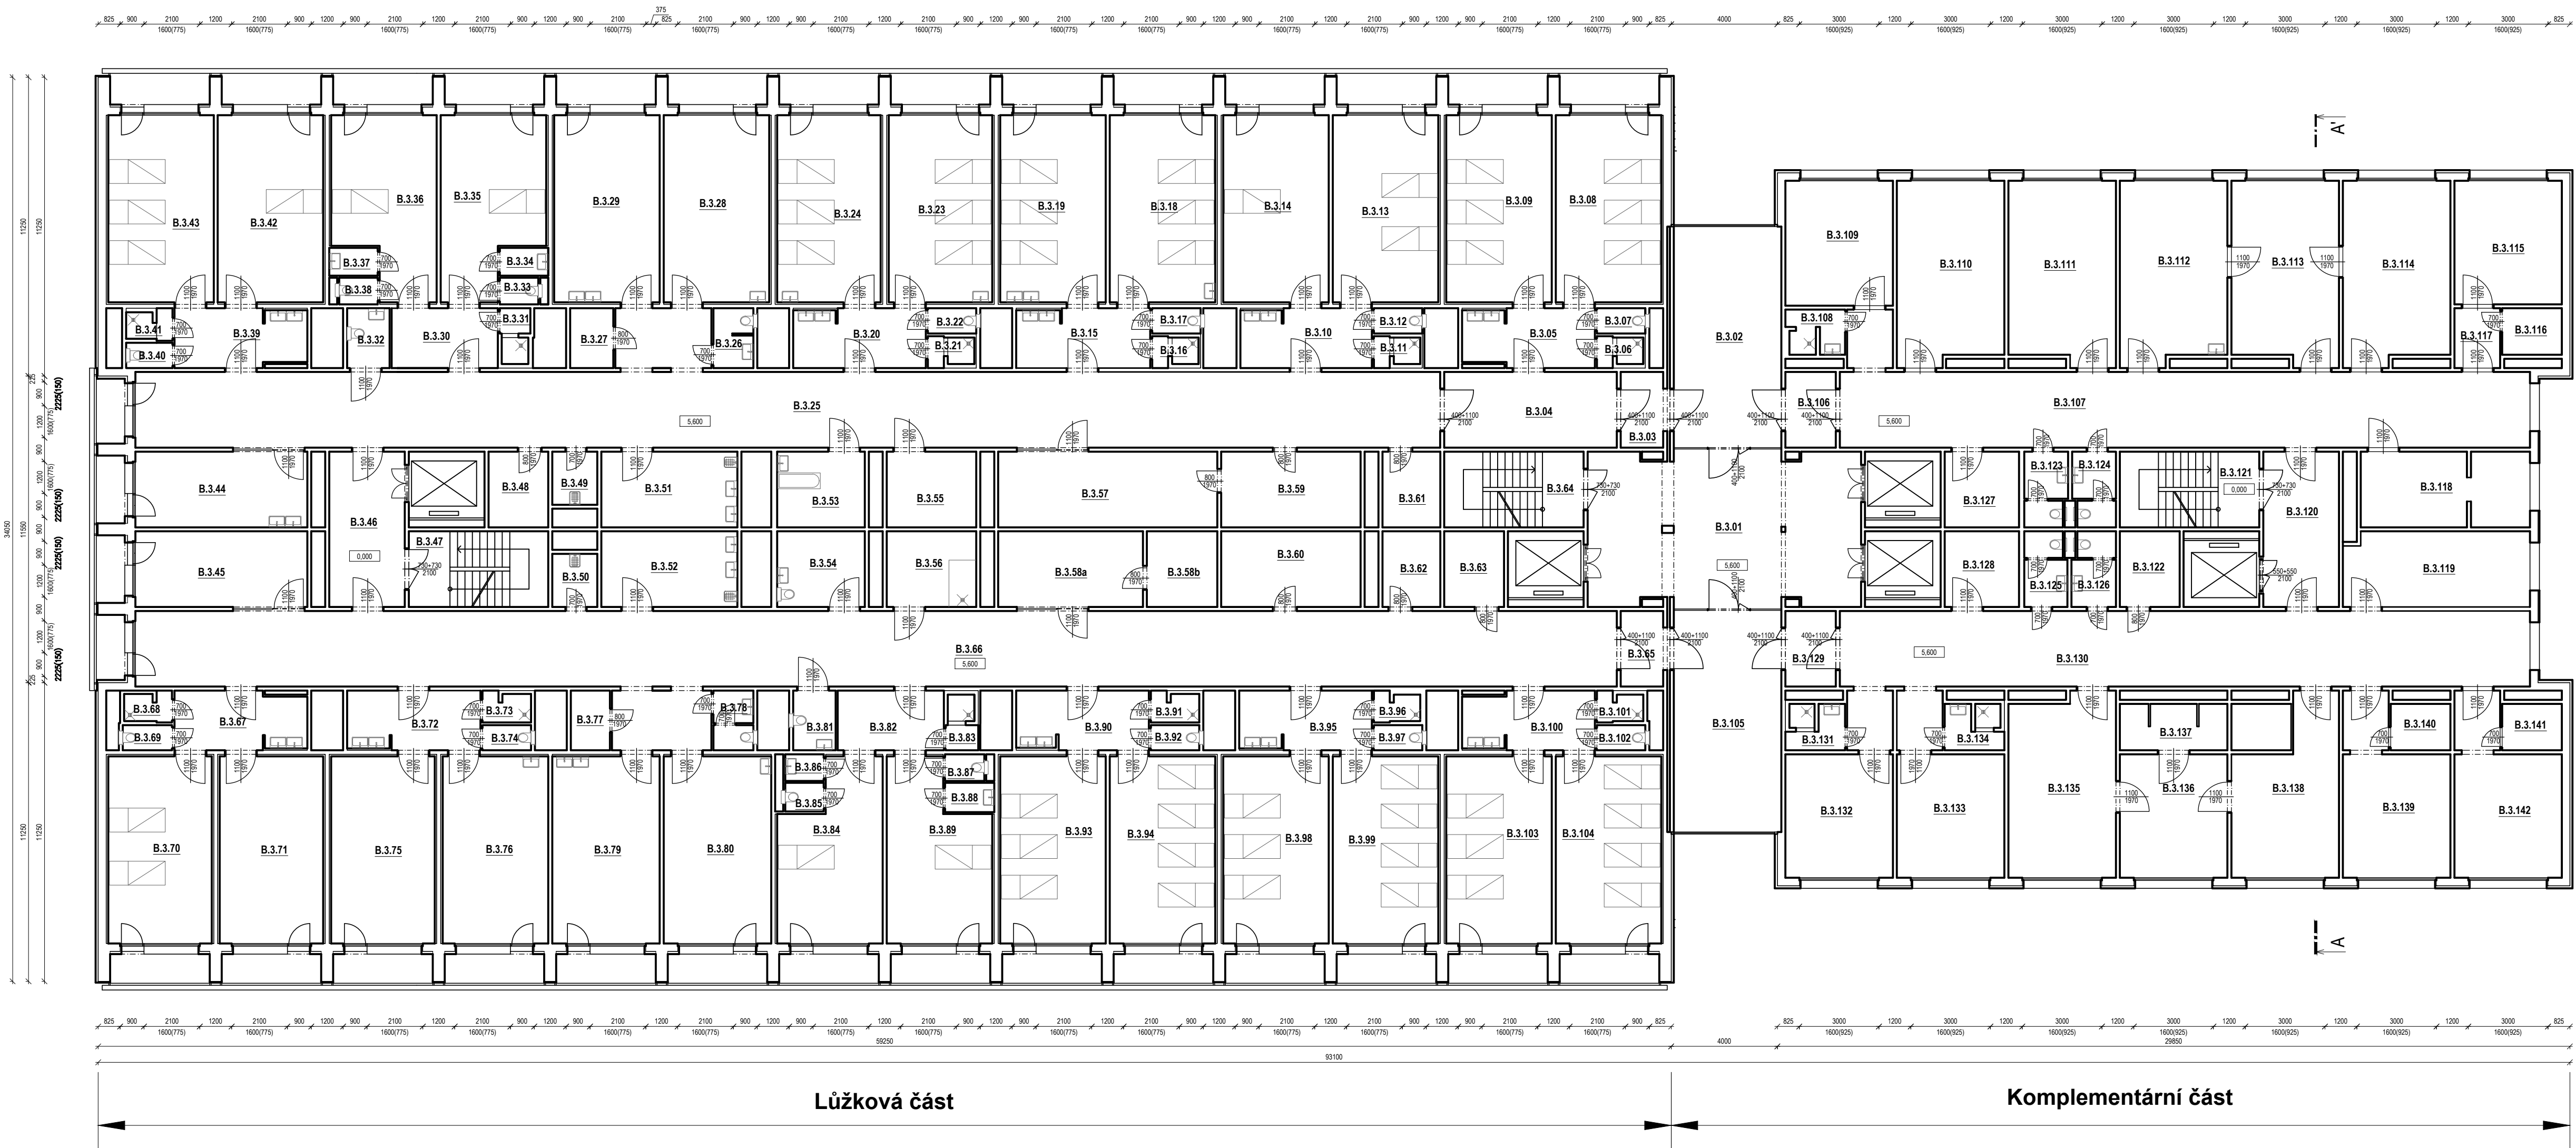

OZN.	POPIS MÍSTNOSTI	PLOCHA [m²]	S.V. [mm]	OSVĚTLENÍ (ks)	RADIÁTORY (ks)
B.3.01	VSTUPNÍ HALA	59.45	2300	3	0
B.3.02	FILTR	33.72	2300	2	1
B.3.03	FILTR	4.56	2300	1	0
B.3.04	CHODBA	18.53	2300	1	0
B.3.05	HYGIENICKÁ ZAŘÍZENÍ	10.71	2300	1	0
B.3.06	HYGIENICKÁ ZAŘÍZENÍ	1.88	2300	1	0
B.3.07	HYGIENICKÁ ZAŘÍZENÍ	1.73	2300	1	0
B.3.08	LŮŽKA	28.02	2650	5	1
B.3.09	LŮŽKA	28.02	2650	5	1
B.3.10	HYGIENICKÁ ZAŘÍZENÍ	10.97	2300	1	0
B.3.11	HYGIENICKÁ ZAŘÍZENÍ	1.80	2300	1	0
B.3.12	HYGIENICKÁ ZAŘÍZENÍ	1.73	2300	1	0
B.3.13	LŮŽKA	28.02	2650	4	1
B.3.14	LŮŽKA	28.00	2650	4	1
B.3.15	HYGIENICKÁ ZAŘÍZENÍ	11.14	2300	1	0
B.3.16	HYGIENICKÁ ZAŘÍZENÍ	1.88	2300	1	0
B.3.17	HYGIENICKÁ ZAŘÍZENÍ	1.73	2300	1	0
B.3.18	LŮŽKA	28.02	2650	4	1
B.3.19	LŮŽKA	28.02	2650	4	1
B.3.20	HYGIENICKÁ ZAŘÍZENÍ	11.12	2300	1	0
B.3.21	HYGIENICKÁ ZAŘÍZENÍ	1.80	2300	1	0
B.3.22	HYGIENICKÁ ZAŘÍZENÍ	1.73	2300	1	0
B.3.23	LŮŽKA	27.49	2300	4	1
B.3.24	LŮŽKA	27.50	2300	4	1
B.3.25	CHODBA	148.70	2300	11	1
B.3.26	HYGIENICKÁ ZAŘÍZENÍ	3.37	2300	1	0
B.3.27	ROZVODNA EL. PROUDU	3.66	2300	1	0
B.3.28	VYŠETŘOVNA	28.02	2650	4	1
B.3.29	SESTERNA	28.02	2650	4	1
B.3.30	PŘEDSÍN	9.00	2300	1	0
B.3.31	HYGIENICKÁ ZAŘÍZENÍ	2.12	2300	1	0
B.3.32	HYGIENICKÁ ZAŘÍZENÍ	3.60	2300	1	0
B.3.33	HYGIENICKÁ ZAŘÍZENÍ	1.45	2300	1	0
B.3.34	HYGIENICKÁ ZAŘÍZENÍ	1.92	2300	1	0
B.3.35	LŮŽKA	24.15	2650	4	1
B.3.36	LŮŽKA	24.15	2650	4	1
B.3.37	HYGIENICKÁ ZAŘÍZENÍ	1.92	2300	1	0
B.3.38	HYGIENICKÁ ZAŘÍZENÍ	1.45	2300	1	0
B.3.39	HYGIENICKÁ ZAŘÍZENÍ	10.71	2300	1	0
B.3.40	HYGIENICKÁ ZAŘÍZENÍ	1.66	2300	1	0
B.3.41	HYGIENICKÁ ZAŘÍZENÍ	1.83	2300	1	0
B.3.42	LŮŽKA	28.02	2650	4	1
B.3.43	LŮŽKA	28.02	2650	4	1
B.3.44	DENNÍ MÍSTNOST	18.45	2300	3	1
B.3.45	PŘÍPRAVA + STERILIZACE	18.45	2300	3	1
B.3.46	KOMUNIKAČNÍ CHODBA	16.67	2300	1	0
B.3.47	SCHODIŠTĚ	14.96	2300	1	0
B.3.48	ROZVODNA SLABOPROUDU	6.41	2300	1	0
B.3.49	ÚKLID	3.40	2300	1	0
B.3.50	ÚKLID	3.40	2300	1	0

B.3.51	ČISTÍCÍ MÍSTNOST	14.61	2300	2	0
B.3.52	ČISTÍCÍ MÍSTNOST	14.61	2300	2	0
B.3.53	PODÁVÁNÍ KLYZMAT	9.40	2300	2	0
B.3.54	SKLAD	9.40	2300	2	1
B.3.55	LÁŽEŇ	9.62	2300	1	0
B.3.56	LÁŽEŇ	9.62	2300	1	0
B.3.57	JÍDELNA	23.51	2300	4	0
B.3.58a	SKLAD	15.53	2300	3	0
B.3.58b	ELEKTRO	7.55	2300	1	0
B.3.59	ČAJOVÁ KUCHYŇE	14.96	2300	3	0
B.3.60	ČAJOVÁ KUCHYŇE	14.96	2300	3	0
B.3.61	SKLAD	6.20	2300	1	0
B.3.62	SKLAD	6.20	2300	1	0
B.3.63	ROZVODNA SLABOPROUDU	6.41	2300	1	0
B.3.64	SCHODIŠTĚ	14.96	2300	1	0
B.3.65	FILTR	4.56	2300	1	0
B.3.66	CHODBA	167.93	2300	11	1
B.3.67	HYGIENICKÁ ZAŘÍZENÍ	10.75	2300	1	0
B.3.68	HYGIENICKÁ ZAŘÍZENÍ	1.90	2300	1	0
B.3.69	HYGIENICKÁ ZAŘÍZENÍ	1.76	2300	1	0
B.3.70	LŮŽKA	27.50	2650	5	1
B.3.71	LŮŽKA	27.50	2650	5	1
B.3.72	HYGIENICKÁ ZAŘÍZENÍ	11.31	2300	1	0
B.3.73	HYGIENICKÁ ZAŘÍZENÍ	1.99	2300	1	0
B.3.74	HYGIENICKÁ ZAŘÍZENÍ	1.73	2300	1	0
B.3.75	LŮŽKA	27.49	2650	5	1
B.3.76	LŮŽKA	27.49	2650	5	1
B.3.77	ROZVODNA EL. PROUDU	3.32	2300	1	0
B.3.78	HYGIENICKÁ ZAŘÍZENÍ	3.38	2300	1	0
B.3.79	SESTERNA	28.55	2650	5	1
B.3.80	VYŠETŘOVNA	28.55	2650	6	1
B.3.81	HYGIENICKÁ ZAŘÍZENÍ	3.60	2300	1	0
B.3.82	PŘEDSÍN	9.00	2300	1	0
B.3.83	HYGIENICKÁ ZAŘÍZENÍ	2.27	2300	1	0
B.3.84	LŮŽKA	24.05	2650	3	1
B.3.85	HYGIENICKÁ ZAŘÍZENÍ	1.56	2300	1	0
B.3.86	HYGIENICKÁ ZAŘÍZENÍ	1.45	2300	1	0
B.3.87	HYGIENICKÁ ZAŘÍZENÍ	1.47	2300	1	0
B.3.88	HYGIENICKÁ ZAŘÍZENÍ	2.04	2300	1	0
B.3.89	LŮŽKA	24.00	2650	3	1
B.3.90	HYGIENICKÁ ZAŘÍZENÍ	11.04	2300	1	0
B.3.91	HYGIENICKÁ ZAŘÍZENÍ	1.99	2300	1	0
B.3.92	HYGIENICKÁ ZAŘÍZENÍ	1.73	2300	1	0
B.3.93	LŮŽKA	28.02	2650	3	1
B.3.94	LŮŽKA	28.02	2650	3	1
B.3.95	HYGIENICKÁ ZAŘÍZENÍ	11.08	2300	1	0
B.3.96	HYGIENICKÁ ZAŘÍZENÍ	1.83	2300	1	0
B.3.97	HYGIENICKÁ ZAŘÍZENÍ	1.73	2300	1	0
B.3.98	LŮŽKA	28.02	2650	3	1
B.3.99	LŮŽKA	28.02	2650	3	1

B.3.100	HYGIENICKÁ ZAŘÍZENÍ	10.71	2300	1	0
B.3.101	HYGIENICKÁ ZAŘÍZENÍ	1.83	2300	1	0
B.3.102	HYGIENICKÁ ZAŘÍZENÍ	1.73	2300	1	0
B.3.103	LŮŽKA	28.02	2650	3	1
B.3.104	LŮŽKA	28.02	2650	3	1
B.3.105	FILTR	33.82	2300	2	1
B.3.106	FILTR	5.42	2300	1	0
B.3.107	CHODBA	78.08	2300	5	1
B.3.108	HYGIENICKÁ ZAŘÍZENÍ	3.47	2300	2	0
B.3.109	PRACOVNA LÉKAŘE	19.03	2650	4	1
B.3.110	VYŠETŘOVNA	27.39	2650	4	1
B.3.111	VYŠETŘOVNA	27.39	2650	4	1
B.3.112	VYŠETŘOVNA	27.39	2650	4	1
B.3.113	PŘEDSÁLI	27.39	2650	4	1
B.3.114	Z. SÁL	27.39	2650	5	1
B.3.115	PRACOVNA LÉKAŘE	18.83	2650	5	1
B.3.116	HYGIENICKÁ ZAŘÍZENÍ	3.94	2300	2	1
B.3.117	PŘEDSÍN	3.88	2300	1	0
B.3.118	SKLAD	17.88	2300	3	1
B.3.119	SPISOVNA	19.72	2300	2	1
B.3.120	KOMUNIKAČNÍ CHODBA	16.67	2300	1	0
B.3.121	SCHODIŠTĚ	14.96	2300	1	0
B.3.122	ROZVODNA SLABOPROUDU	6.41	2300	1	0
B.3.123	HYGIENICKÁ ZAŘÍZENÍ	4.49	2300	2	0
B.3.124	HYGIENICKÁ ZAŘÍZENÍ	4.49	2300	2	0
B.3.125	HYGIENICKÁ ZAŘÍZENÍ	4.49	2300	2	0
B.3.126	HYGIENICKÁ ZAŘÍZENÍ	4.49	2300	2	0
B.3.127	SKLAD	7.98	2300	1	0
B.3.128	PODÁVÁNÍ KLYZMAT	7.98	2300	1	0
B.3.129	FILTR	5.41	2300	0	0
B.3.130	CHODBA	82.22	2300	5	1
B.3.131	HYGIENICKÁ ZAŘÍZENÍ	3.58	2300	2	1
B.3.132	SESTRY	18.83	2650	4	1
B.3.133	PRACOVNA LÉKAŘE	18.83	2650	5	1
B.3.134	HYGIENICKÁ ZAŘÍZENÍ	3.58	2300	2	1
B.3.135	Z. SÁL	27.39	2650	5	1
B.3.136	PŘÍPRAVA	18.83	2300	4	1
B.3.137	HYGIENICKÁ ZAŘÍZENÍ	7.09	2300	3	1
B.3.138	FILTR	22.97	2650	4	1
B.3.139	VYŠETŘOVNA	22.95	2650	5	1
B.3.140	HYGIENICKÁ ZAŘÍZENÍ	3.94	2300	1	0
B.3.141	HYGIENICKÁ ZAŘÍZENÍ	3.94	2300	1	0
B.3.142	VYŠETŘOVNA	22.95	2650	5	1
CELKEM		2341.11		316	54



ZODPOVĚDNÝ PROJEKTANT		ING. ARCH. LUKÁŠ TECL	razítko a číslo paré
VEDOUcí PROJEKTU			
ARCHITEKT			
VYPRACOVAL		ATELIER TECL	
KONTROLOVAL			
STAVEBNÍK		NEMOCNICE BŘECLAV	

NÁZEV A MÍSTO STAVBY
PASPORTIZACE NEMOCNICE BŘECLAV
U Nemocnice 3066/1 a 3054/2, Břeclav 690 02

OBJEKT
OBJEKT B
ČÁST
D.1.1. ARCHITEKTONICKO-STAVEBNÍ ŘEŠENÍ

NÁZEV DOKUMENTU
PŮDORYS 3NP

FORMÁT 1050/420
DATUM 03/2023
STUPEŇ ZDS
ZAK. ČÍSLO 2022082
MĚŘÍTKO 1:150
ČÍSLO PŘÍLOHY

D.1.04