


PŮDORYS 1.PP

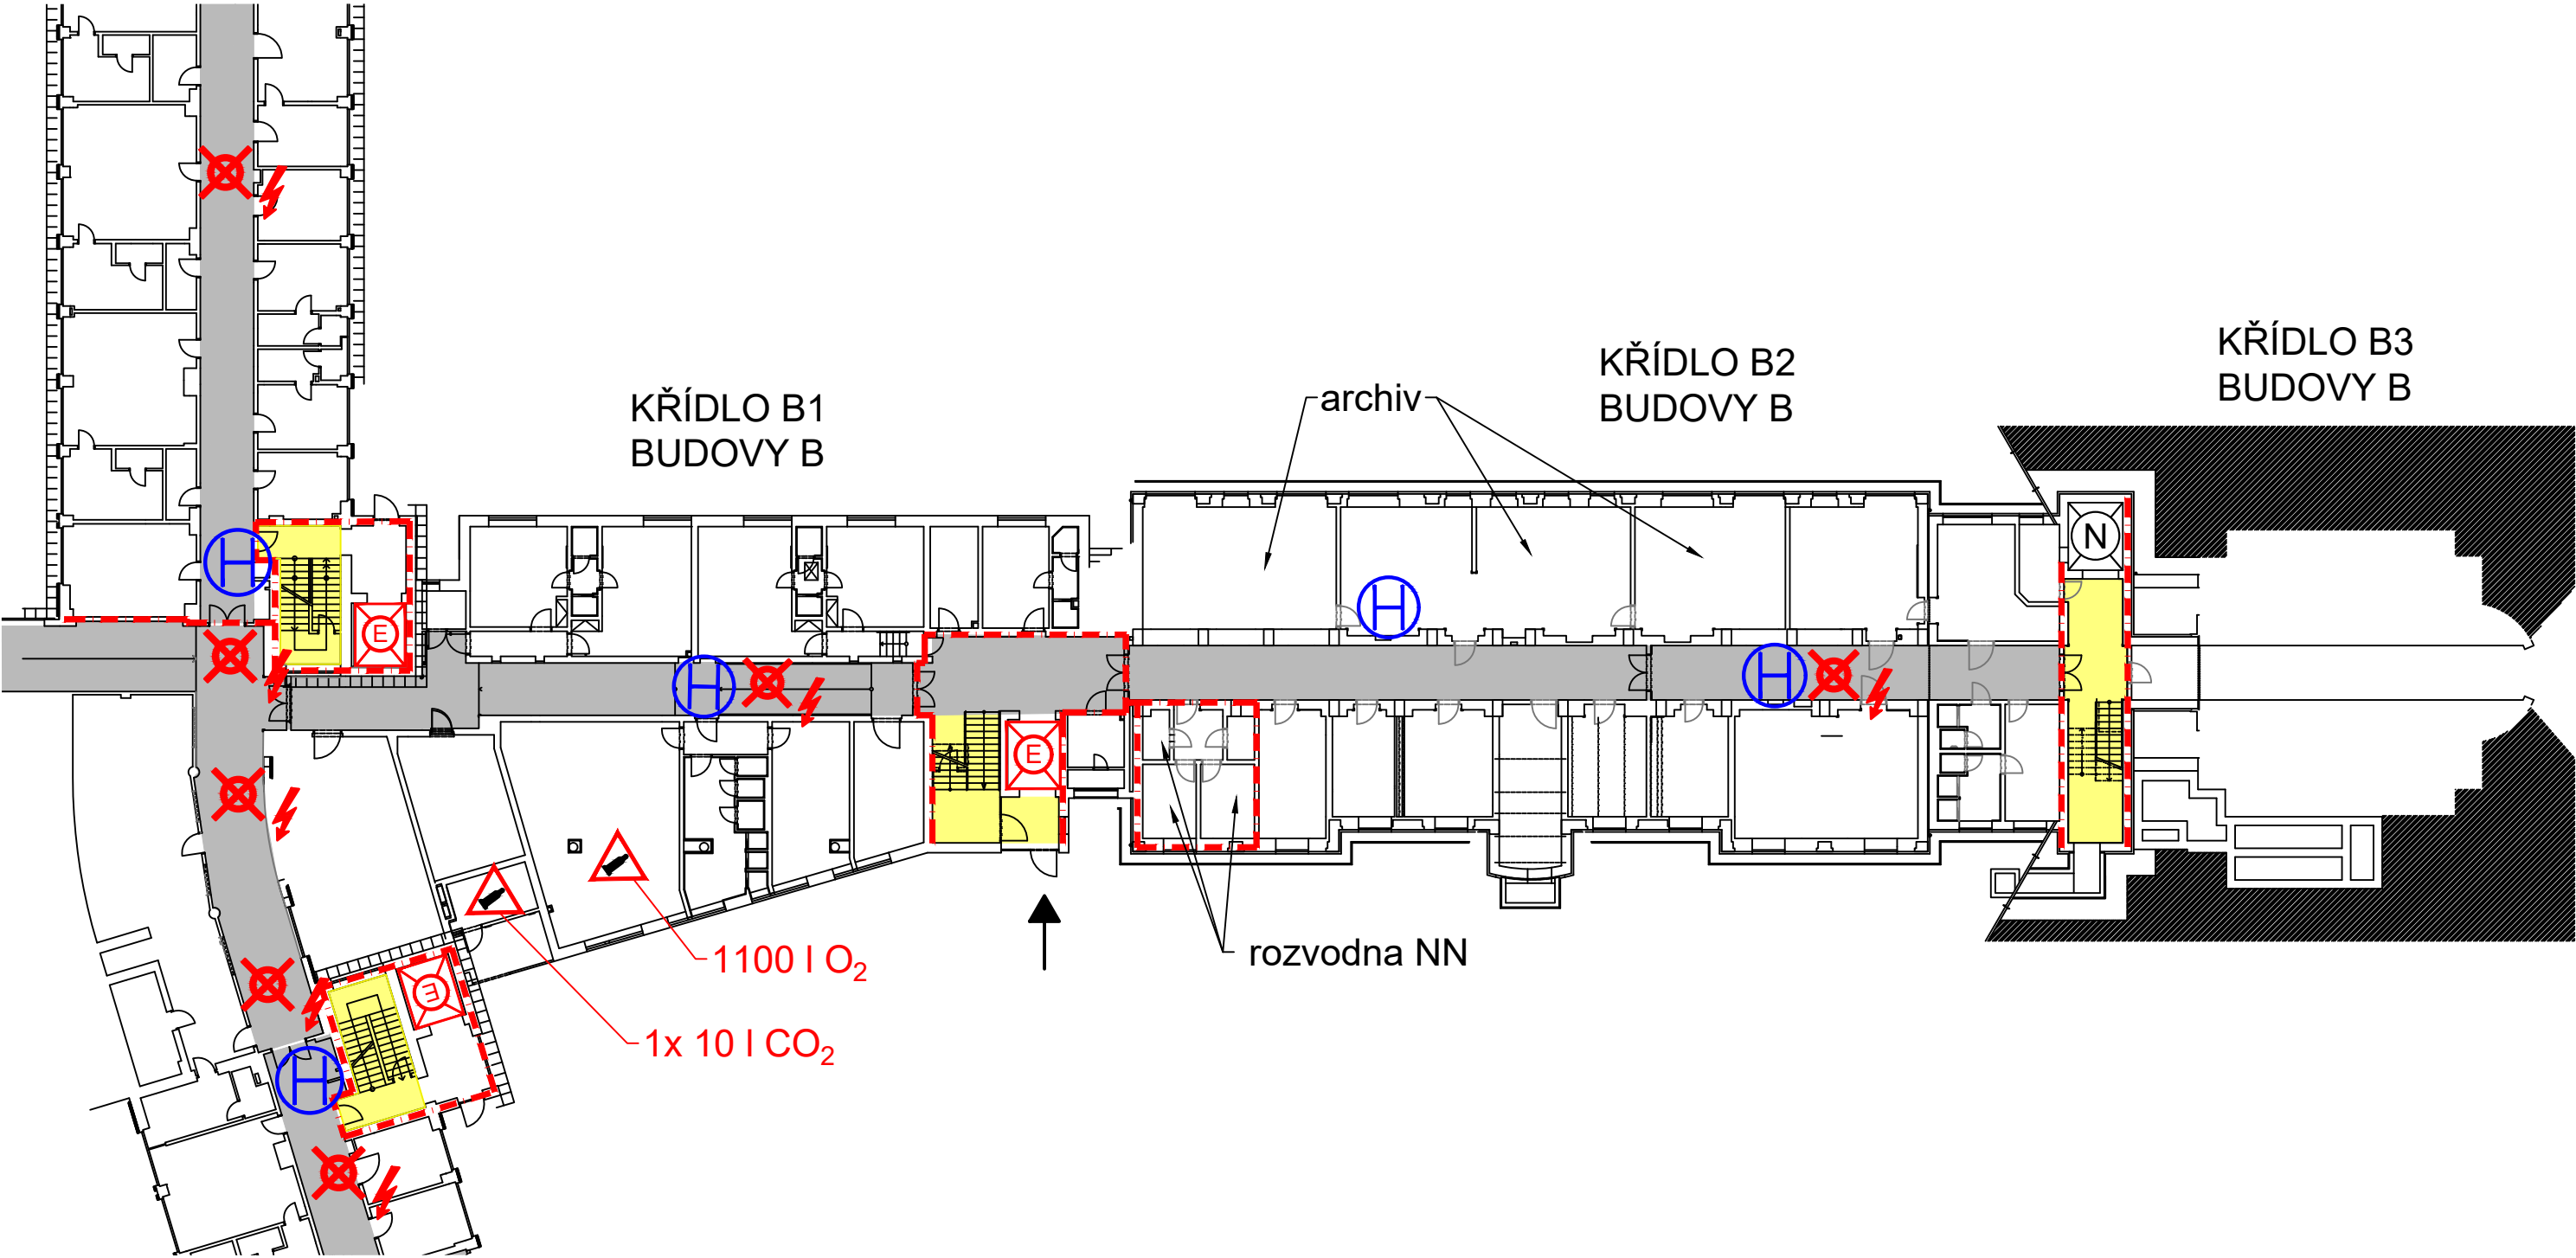

LEGENDA:

--- HRANICE POŽÁRNÍHO ÚSEKU

EVAKUAČNÍ VÝTAH

OSOBNÍ VÝTAH

VNITŘNÍ HYDRANT

VEDLEJŠÍ VYPÍNAČ EL. PROUDU

VEDLEJŠÍ UZÁVĚR VODY

NEBEZPEČÍ - TLAKOVÉ LÁHVE

0 m 3 m 6 m 9 m 12 m 15 m


MĚŘÍTKO: 1:300 NÁZEV: Pavilon B1, B2, A1

SCHVÁLIL:

ZMĚNY - PROVEDL:

DNE:

PŮDORYS 1.NP

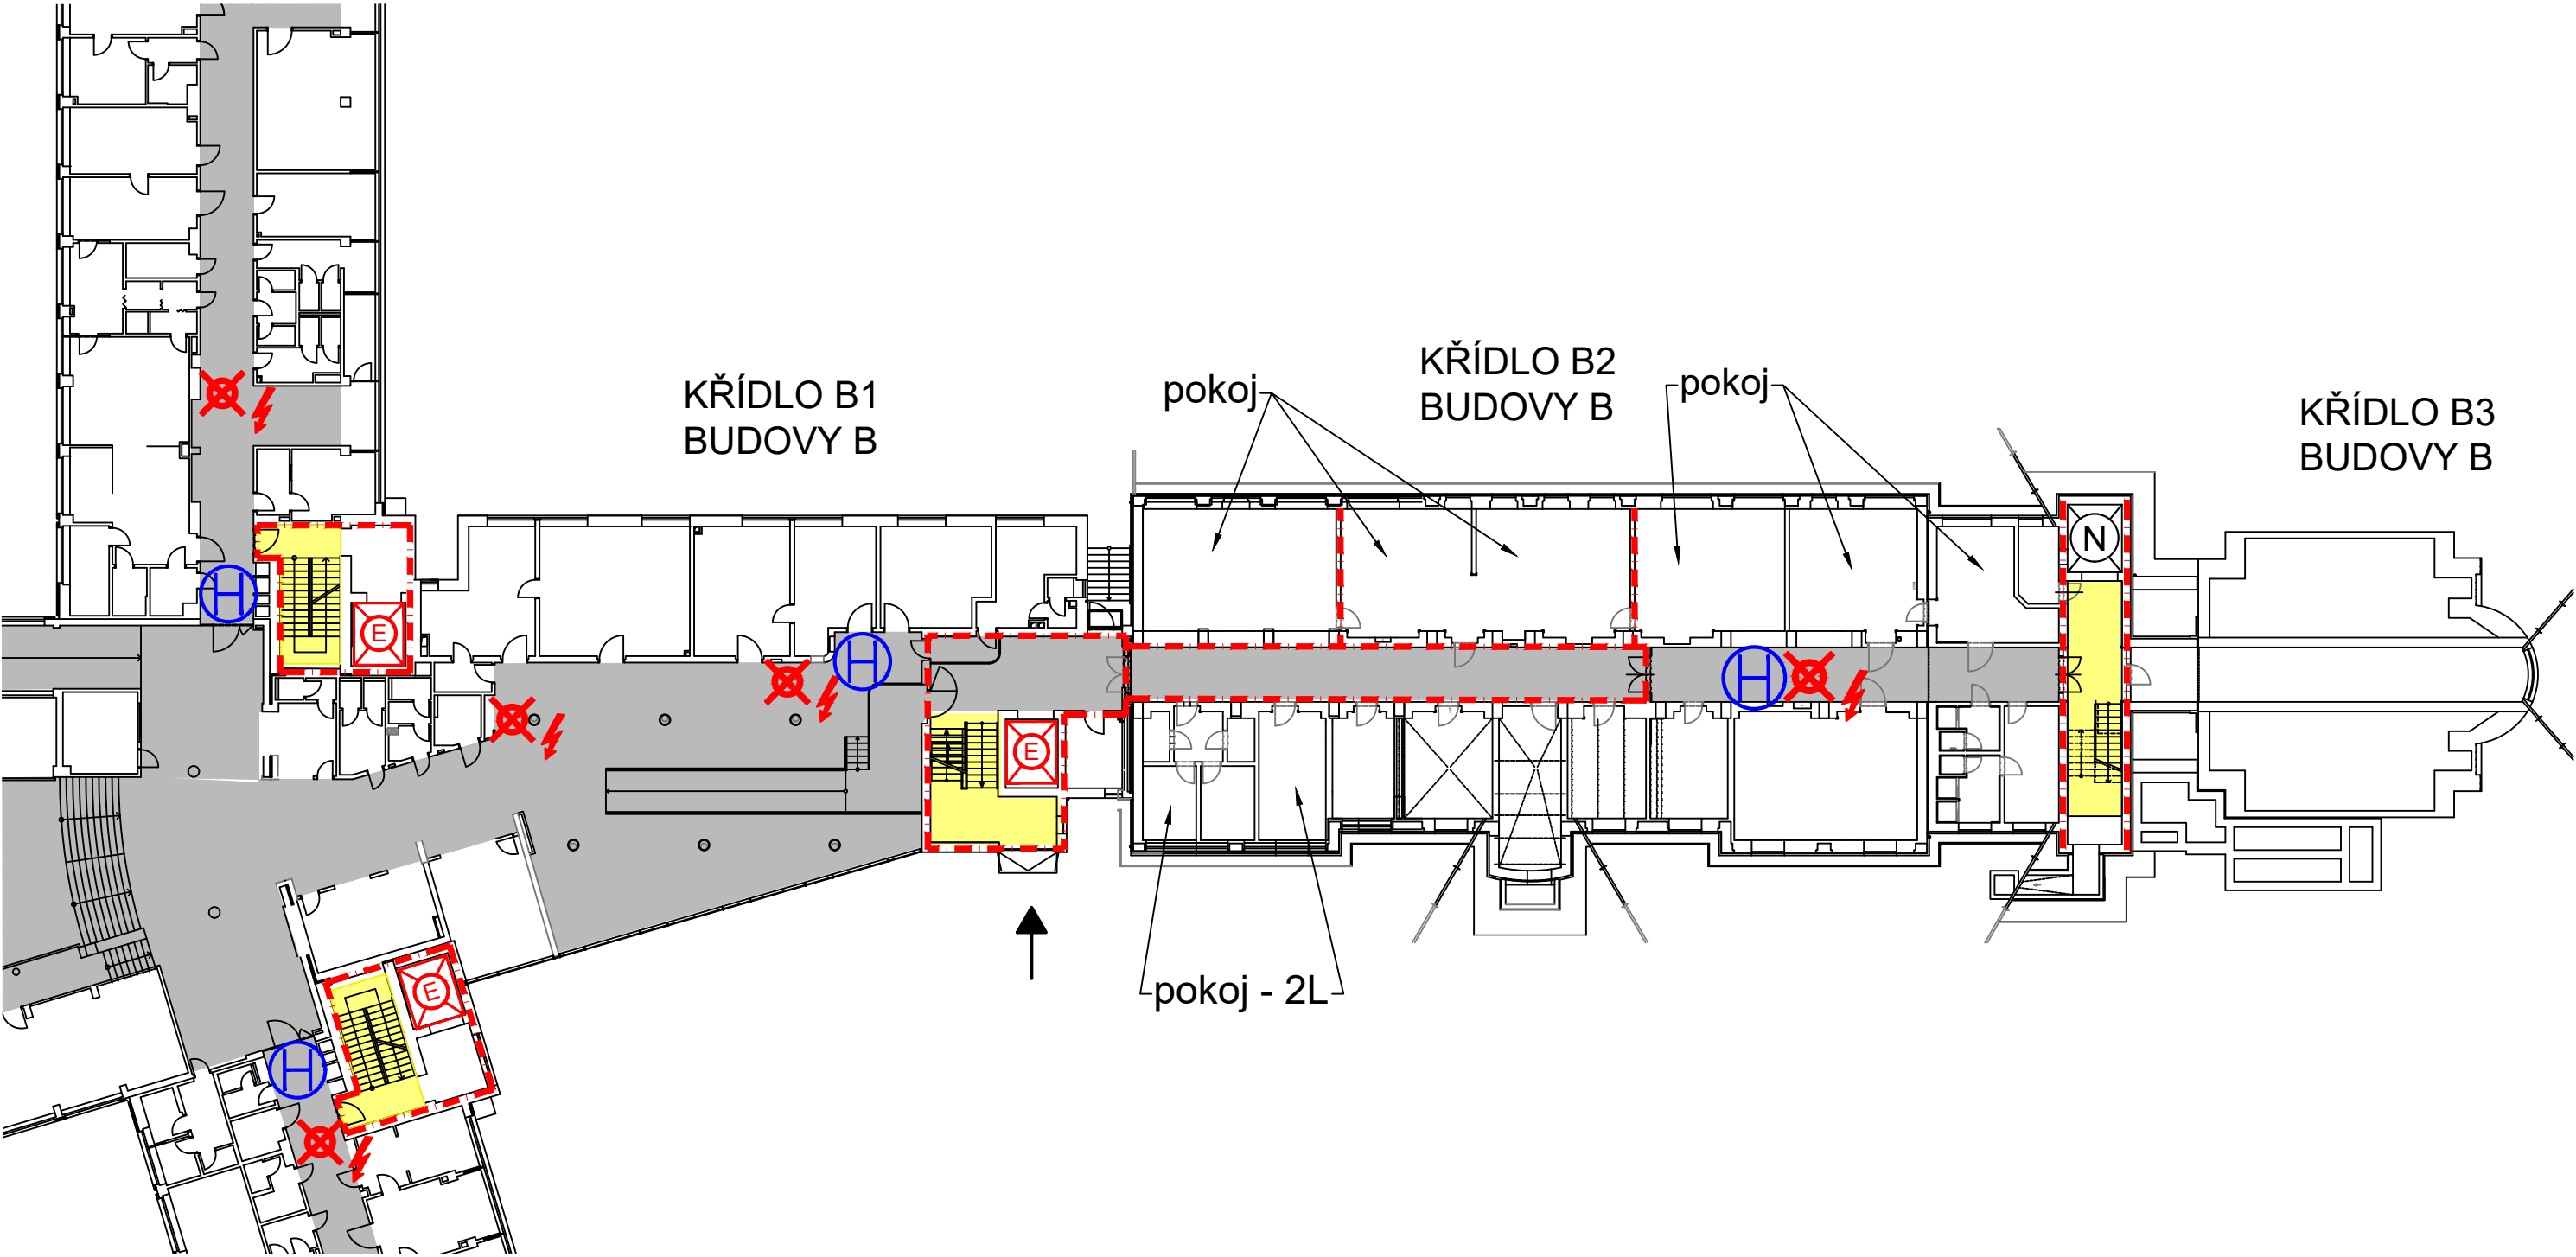

LEGENDA:

--- H RANICE POŽÁRNÍHO ÚSEKU

E EVAKUAČNÍ VÝTAH

N OSOBNÍ VÝTAH

H VNITŘNÍ HYDRANT

X VEDLEJŠÍ VYPÍNAČ EL. PROUDU

X VEDLEJŠÍ UZÁVĚR VODY

NEBEZPEČÍ - TLAKOVÉ LÁHVE

0 m 3 m 6 m 9 m 12 m 15 m


MĚŘÍTKO: 1:300 NÁZEV: Pavilon B1, B2, A1

SCHVÁLIL:

ZMĚNY - PROVEDL:

DNE:

PŮDORYS 2.NP

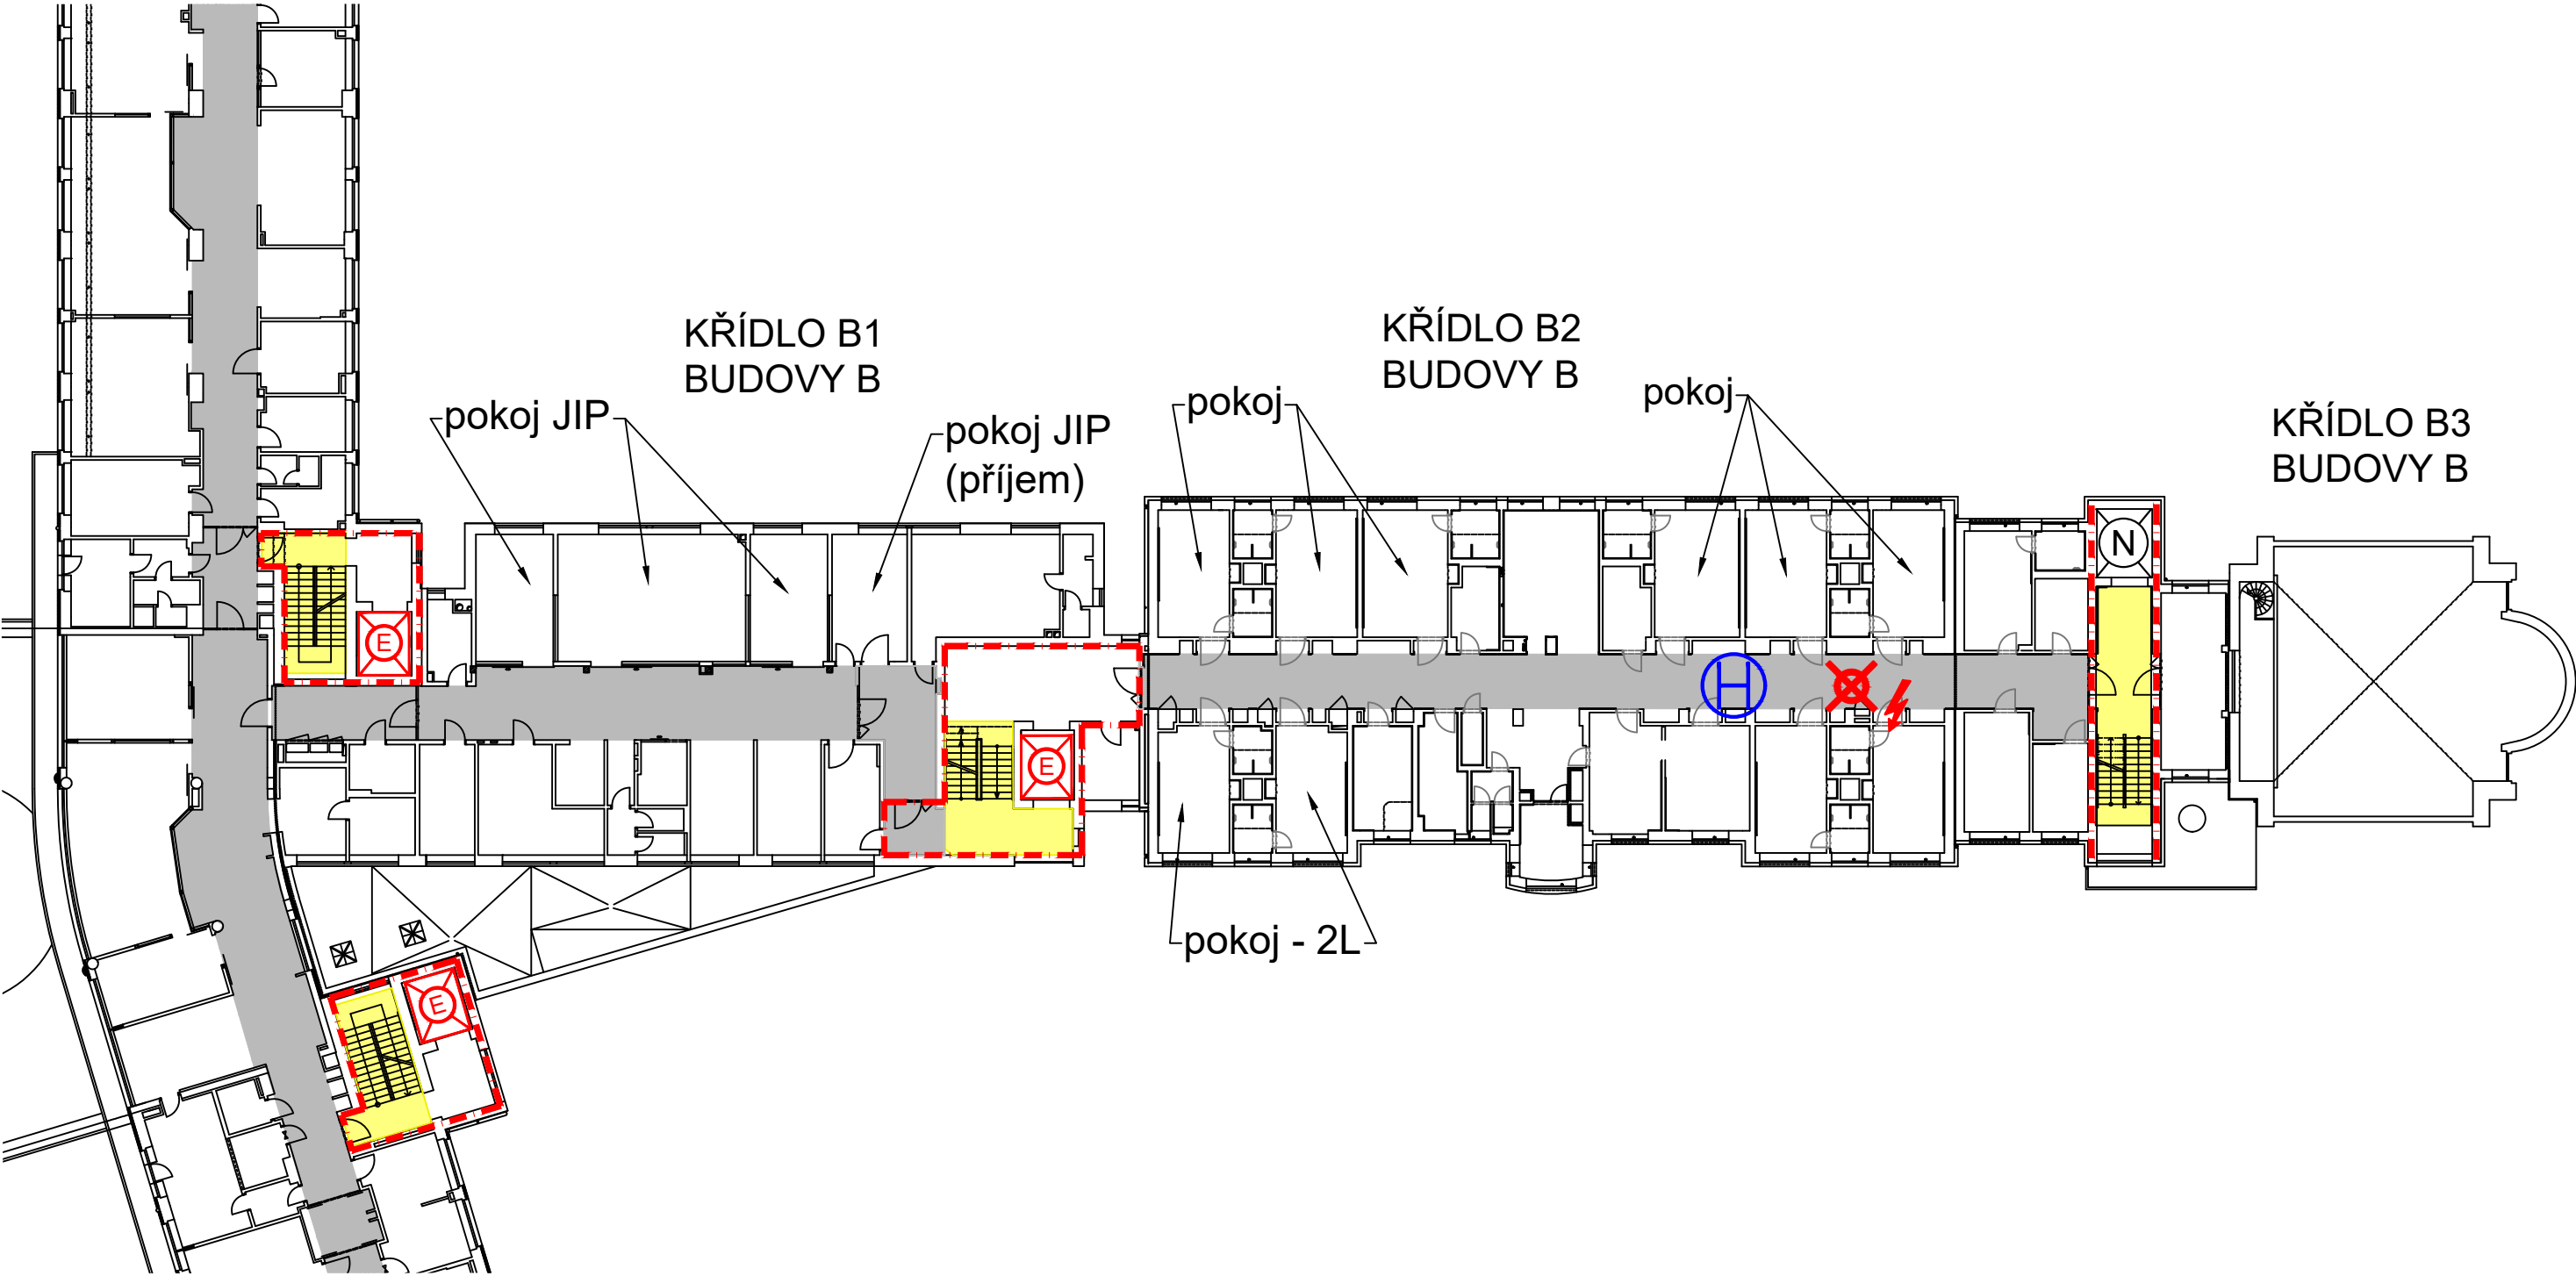

LEGENDA:

HRANICE POŽÁRNÍHO ÚSEKU

EVAKUAČNÍ VÝTAH

OSOBNÍ VÝTAH

VNITŘNÍ HYDRANT

VEDLEJŠÍ VYPÍNAČ EL. PROUDU

VEDLEJŠÍ UZÁVĚR VODY

NEBEZPEČÍ - TLAKOVÉ LÁHVE

0 m 3 m 6 m 9 m 12 m 15 m


MĚŘÍTKO: 1:300 NÁZEV: Pavilon B1, B2, A1

SCHVÁLIL:

ZMĚNY - PROVEDL:

DNE:

PŮDORYS 3.NP

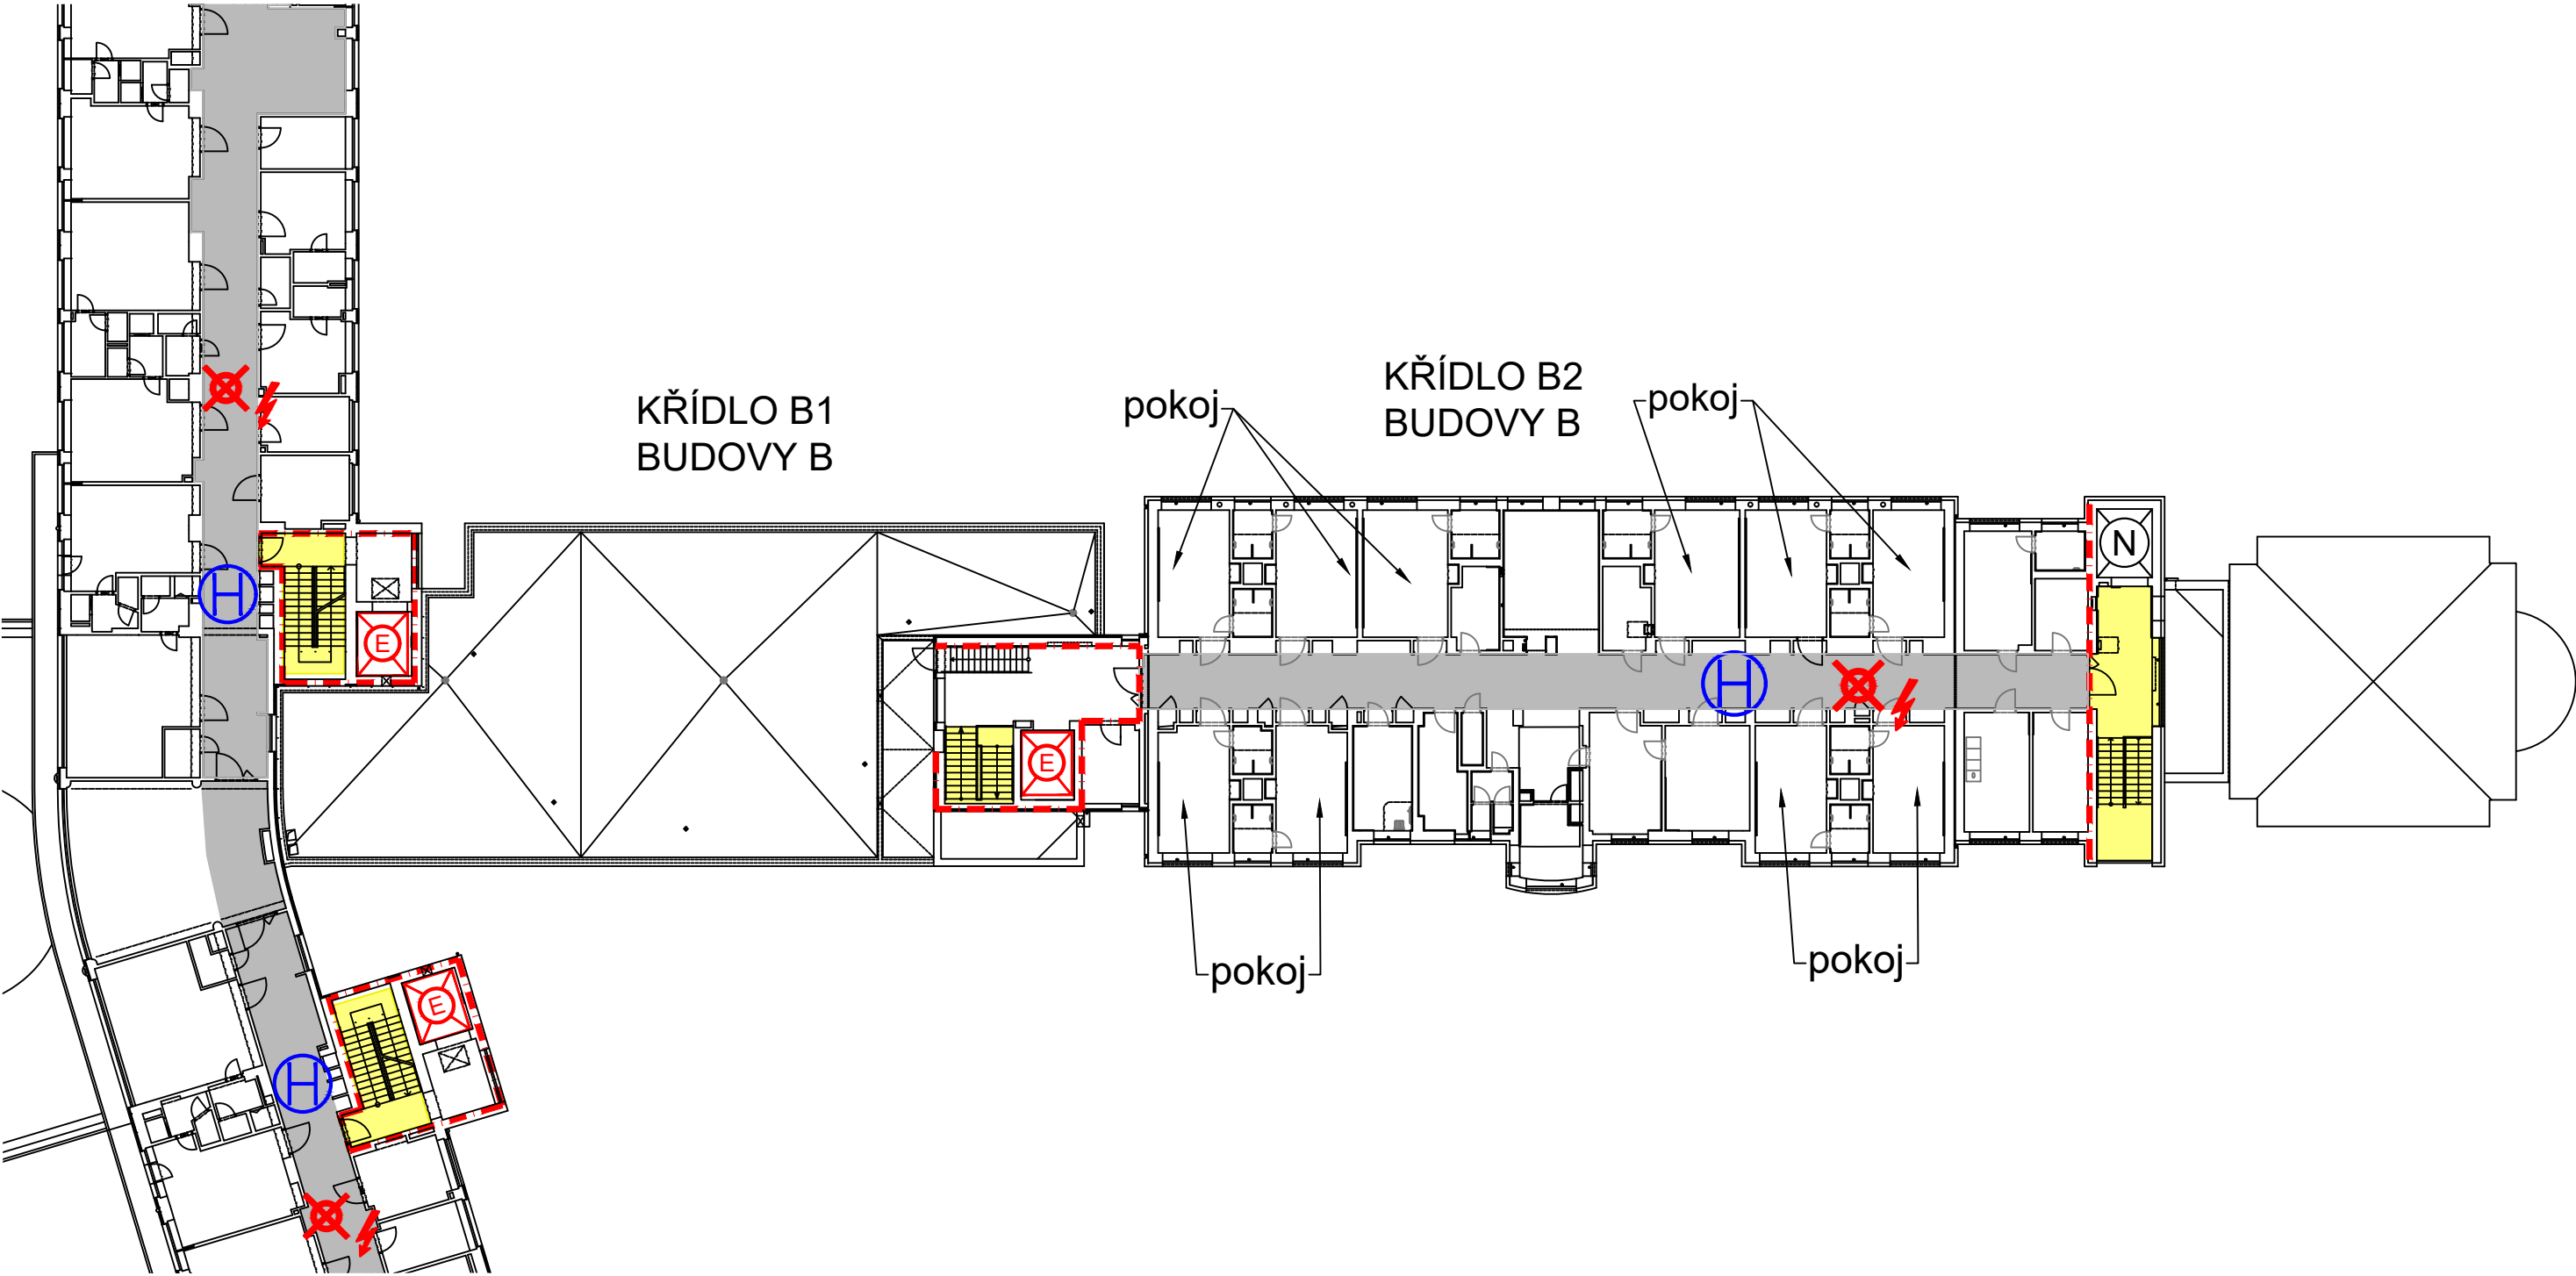

LEGENDA:

--- H RANICE POŽÁRNÍHO ÚSEKU

EVAKUAČNÍ VÝTAH

 
 
OSOBNÍ VÝTAH

VNITŘNÍ HYDRANT

VEDLEJŠÍ VYPÍNAČ EL. PROUDU

VEDLEJŠÍ UZÁVĚR VODY

NEBEZPEČÍ - TLAKOVÉ LÁHVE



MĚŘÍTKO: 1:300	NÁZEV: Pavilon B1, B2, A1	ZMĚNY - PROVEDL:
SCHVÁLIL:		DNE: