




1:500

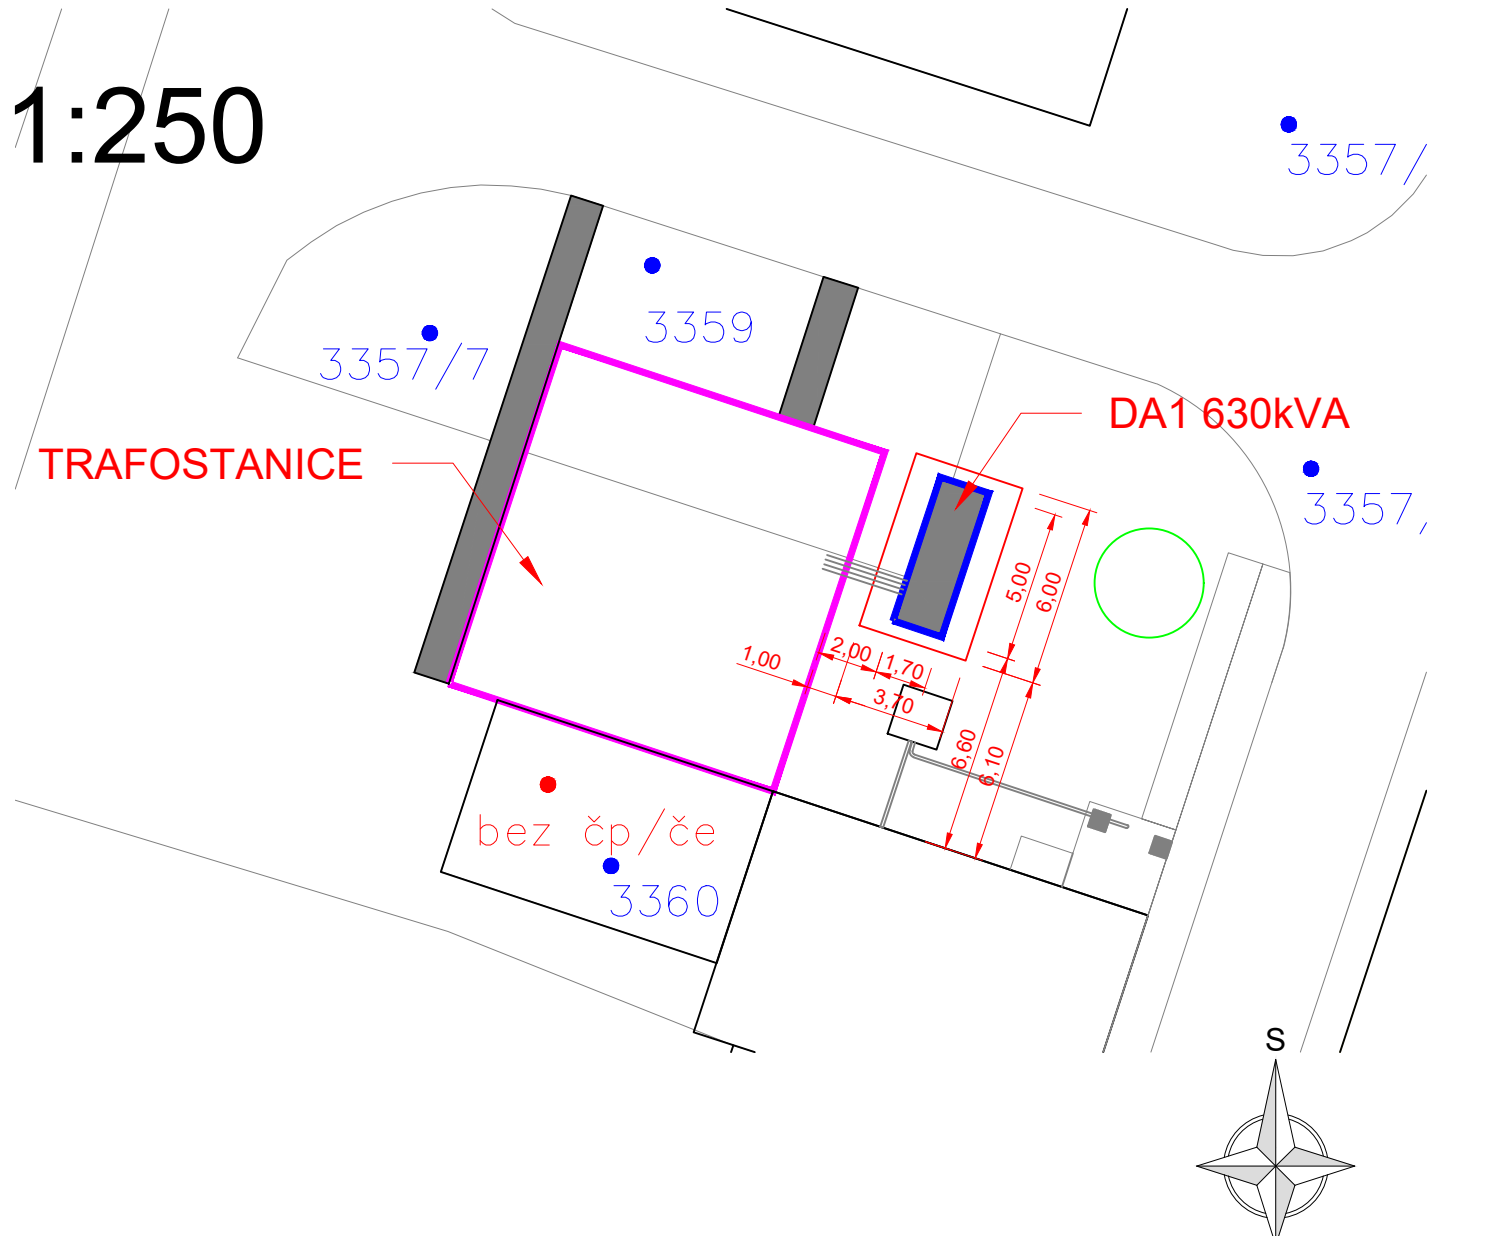

1:250



Rozvodná soustava VN: 3 AC 50Hz, 22kV, IT  
Rozvodná soustava NN: 3 PEN AC 50Hz, 400/231V, TN-C  
Ochrana před nebezpečným dotykem (dle ČSN 33 2000-4-41 a PNE 33 0000-1):  
část VN: - živé části: zábranou, krytím  
- neživé části: samočinným odpojením od zdroje (zemněním v síti IT)  
část NN: - živé části: zábranou, krytím  
- neživé části: samočinným odpojením od zdroje v síti TN-C  
Zvýšená ochrana: POSPOJOVÁNÍM (uvedením na stejný potenciál)  
Vnější vlivy: PNE 33 0000-2, tabulka 6  
Námrazová oblast: lehká (do 1kg)

VYPRACOVAL:	Michal Kučera	ZODP. PROJEKTANT:	Michal Kučera	<div><div>energpro<sup>®</sup></div><div>energie pod palcem s.r.o.</div><div>ENERGPRO s.r.o.</div><div>Na Výhoně 475, 664 52 Sokolnice</div><div>www.energpro.cz e-mail: info@energpro.cz</div><div>tel.: 602 745 315, 602 736 964</div></div>	ZAK.Č:
ČKAIT 1004887		ČKAIT 1004887			
MÍSTO STAVBY: Vyškov		KRAJ: Jihomoravský			
STAVEBNÍK: Nemocnice Vyškov, Purkyňova 235/36, 682 01 Vyškov					
STAVBA: <div>REKONSTRUKCE TRAFOSTANICE A NÁHRADNÍHO ZDROJE DA</div> <div>STAVEBNÍ OBJEKT: SO.02 - Rekonstrukce trafostanice</div>				STUPEŇ:	DPS
				PROJEKT.DOK.ČÍSLO:	E-21-010
				DATUM:	srpen 2022
				FORMÁT:	2 x A4
OBSAH VÝKRESU: SITUACE				MĚŘÍTKO: 1:500	ČÍSLO VÝKRESU: 02