

ULICE VINOHRADY

ULICE VÍDEŇSKÁ

LEGENDA:


 F

\otimes


VL02500M1N4ND MODUS SV.LED VL02500M1N4ND 16W 2200LM 4000K

VL07000L2W4ND MODUS SV.LED VL07000L2W4N 58W 7200LM 4000K

VLD2500S2W4ND MODUS SV.LED VLD2500S2W4ND 19W 2500LM 4000K

Odběratel: ZŠ a praktická škola Vídeňská 28, Brno		Investor:		Označ. výkresu:	
Zakázka číslo: ZAK24025		Číslo objednávky:			
Název projektu: Výměna osvětlení učeben Základní a praktické školy Vídeňská 28, Brno		Název výkresu: Rozmístění a situace svítidel 1.PP		List:	
 Karásek 1f, 621 00 Brno office@elebro.cz		Změna			
		Vypracoval	Červený R.	Měřítko: 1:100	
		Datum	03 - 2024	Výkres číslo:	
		Schválil	Rotrekl V.	24025-1	
		Datum	03 - 2024		


PŮDORYS 1.NP

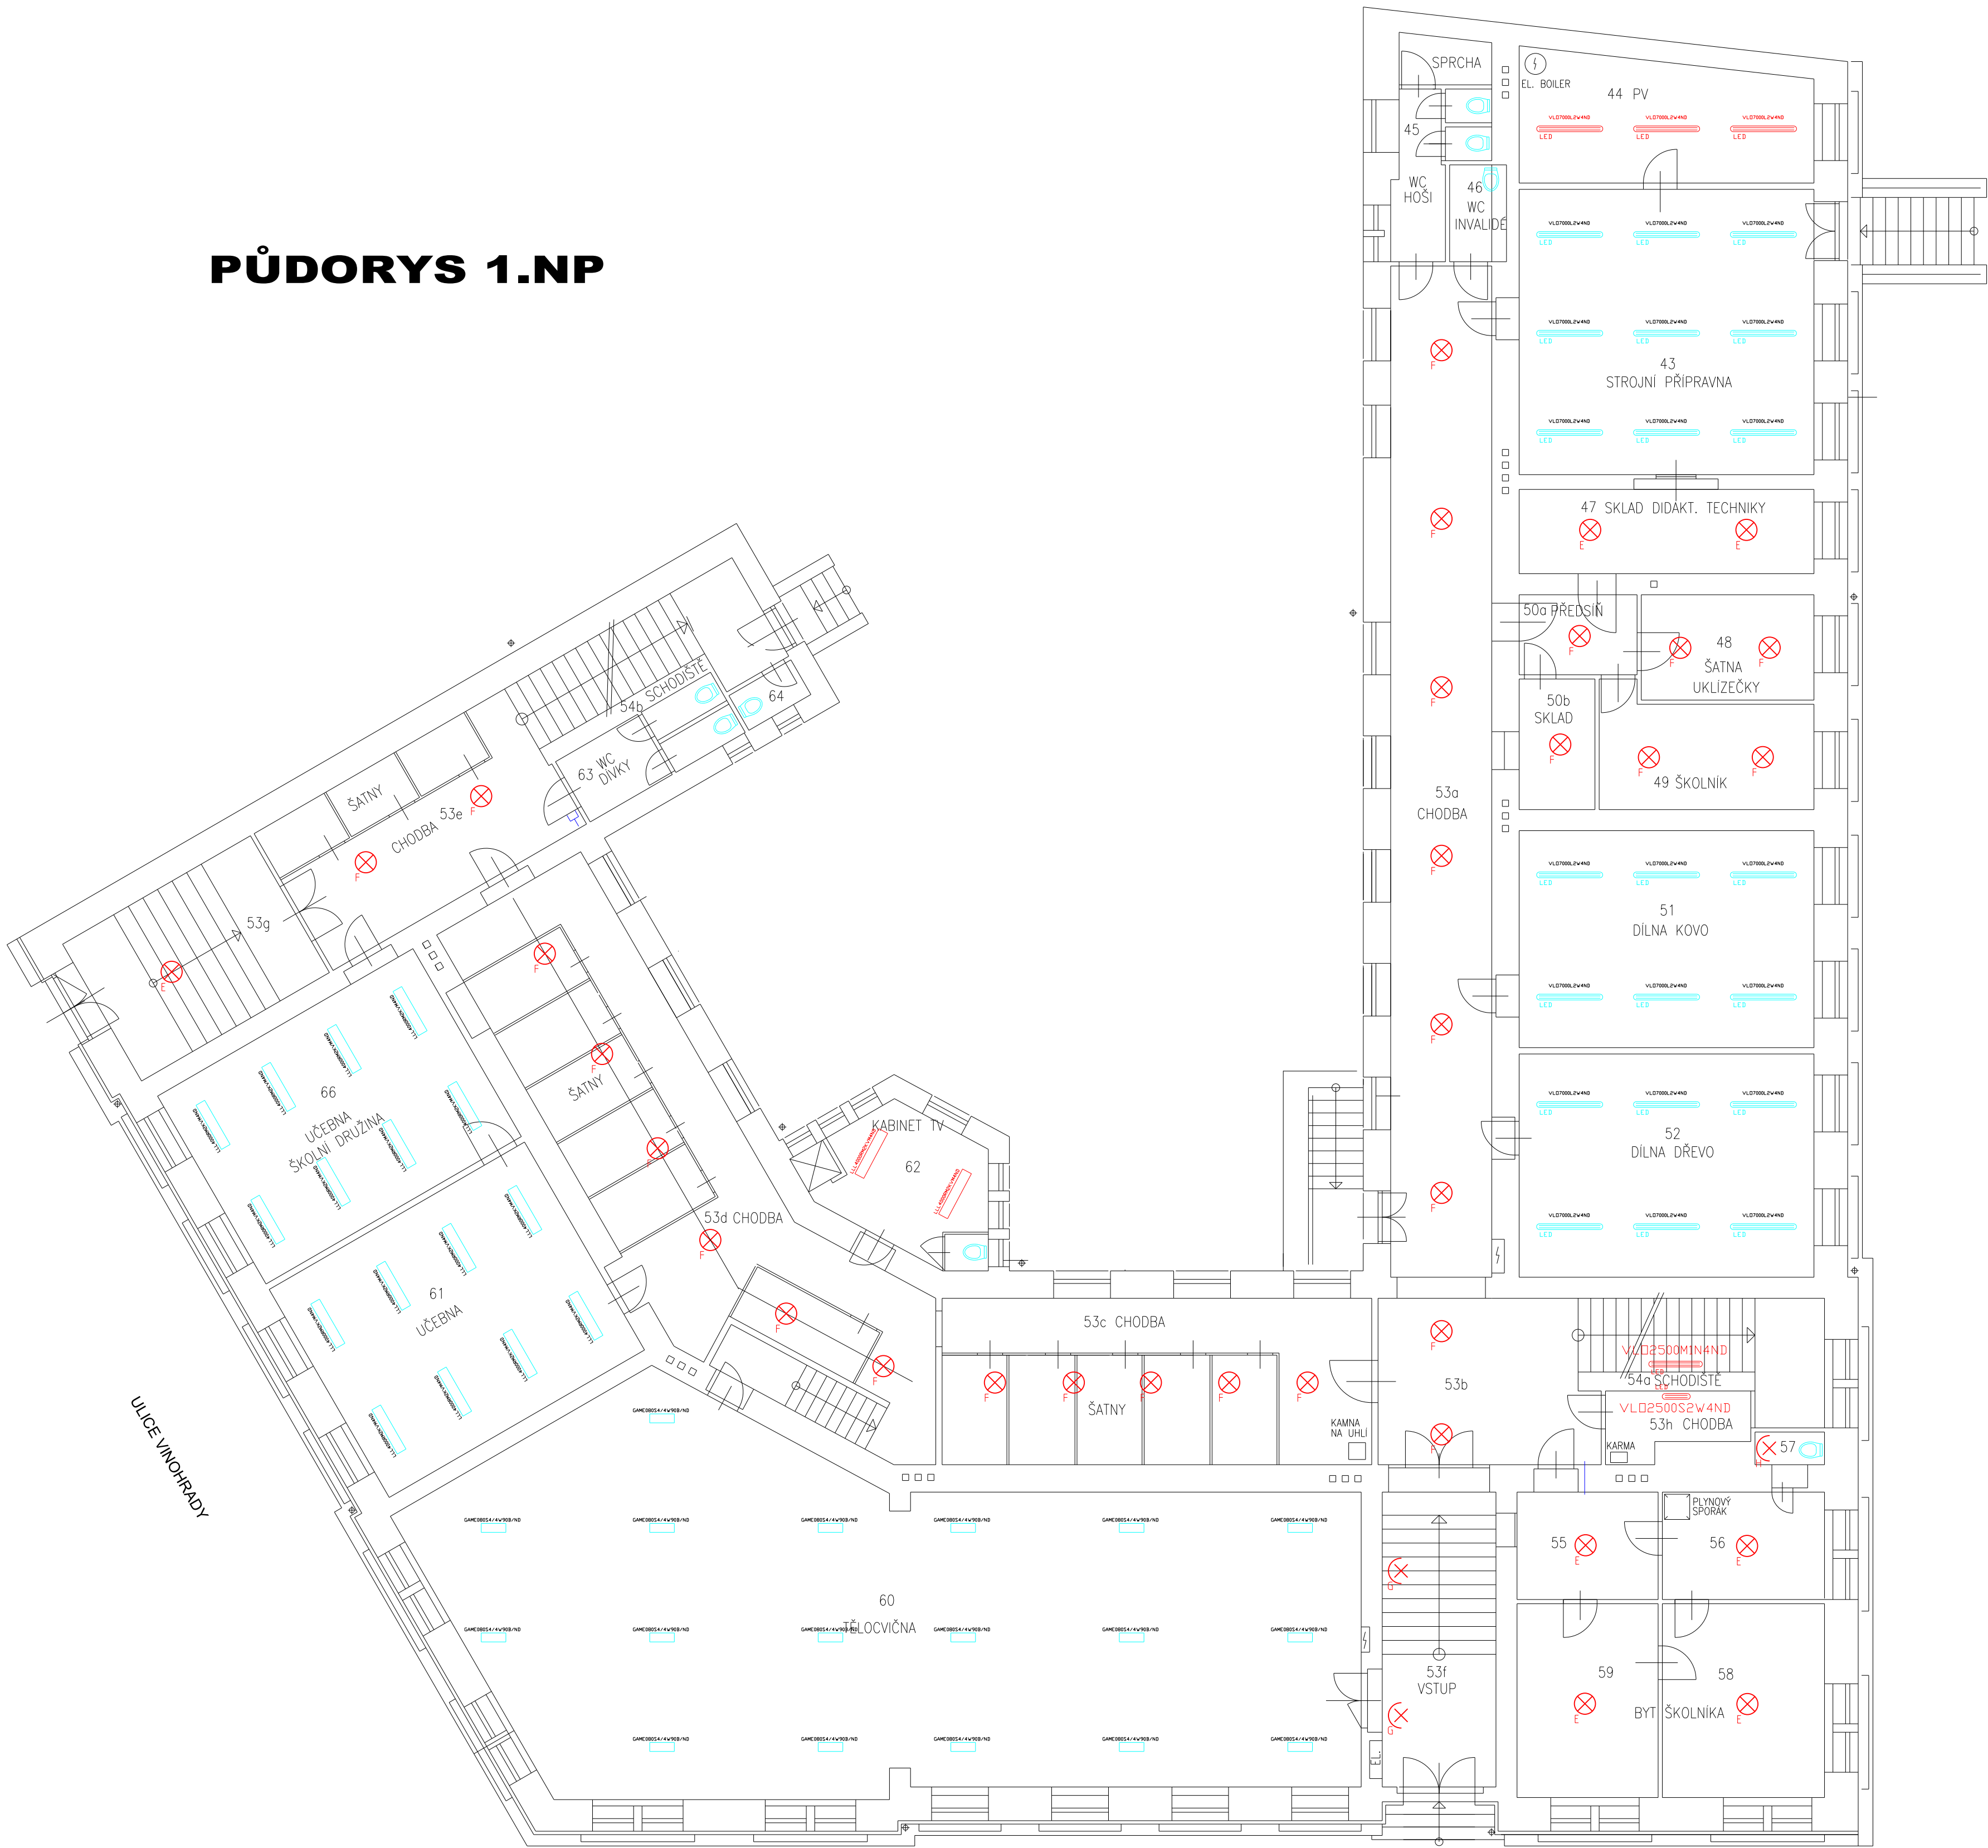


LEGENDA:

- MODUS SV.LED VLD7000L2W4N 58W 7200LM 4000K
- MODUS SV.LED GAME080S4/4W90B/ND 45W 7500LM 4000K
- MODUS SV.LED LLL4000RM2KVM4ND 37W 4600LM 4000K
- MODUS SV.LED LLL5000RL2KVM4ND 41W 5350LM 4000K
- OSMONT_ADRIA_3LED-5L06C06Z11_096_A2_4000 SVÍTIDLO LED S OPÁLOVÝM SKLEM 0,4 METRU DLOUHÝ ZÁVĚS
- OSMONT_ADRIA_3LED-5L06C06Z11_096_A5_4000 SVÍTIDLO LED S OPÁLOVÝM SKLEM 1,0 METRU DLOUHÝ ZÁVĚS
- OSMONT_ARAKIS_3LED-1L16B07K86/41736W 4000K SVÍTIDLO LED S OPÁLOVÝM SKLEM NÁSTĚNNÁ MONTÁŽ
- LEDVANCE sv. LED přisazené CIRCULAR 13W 960LM 4000K IP44
- MODUS SV.LED VLD2500M1N4ND 16W 2200LM 4000K
- MODUS SV.LED VLD7000L2W4N 58W 7200LM 4000K
- MODUS SV.LED VLD2500S2W4ND 19W 2500LM 4000K

ULICE VÍDEŇSKÁ

Odběratel ZŠ a praktická škola Vídeňská 28, Brno			Investor:			Označ výkresu:		
Zakázka číslo: ZAK24025			Číslo objednávky:					
Název projektu: Výměna osvětlení učeben Základní a praktické školy Vídeňská 28, Brno			Název výkresu: Rozmístění a situace svítidel 1.NP			List:		
 Karásek 1f, 621 00 Brno office@elebro.cz		Změna		Vypracoval	Červený R.	Měřítko: 1:100		
				Datum	03 - 2024	Výkres číslo:		
				Schválil	Rotrekl V.	24025-2		
				Datum	03 - 2024			

PŮDORYS 2.NP

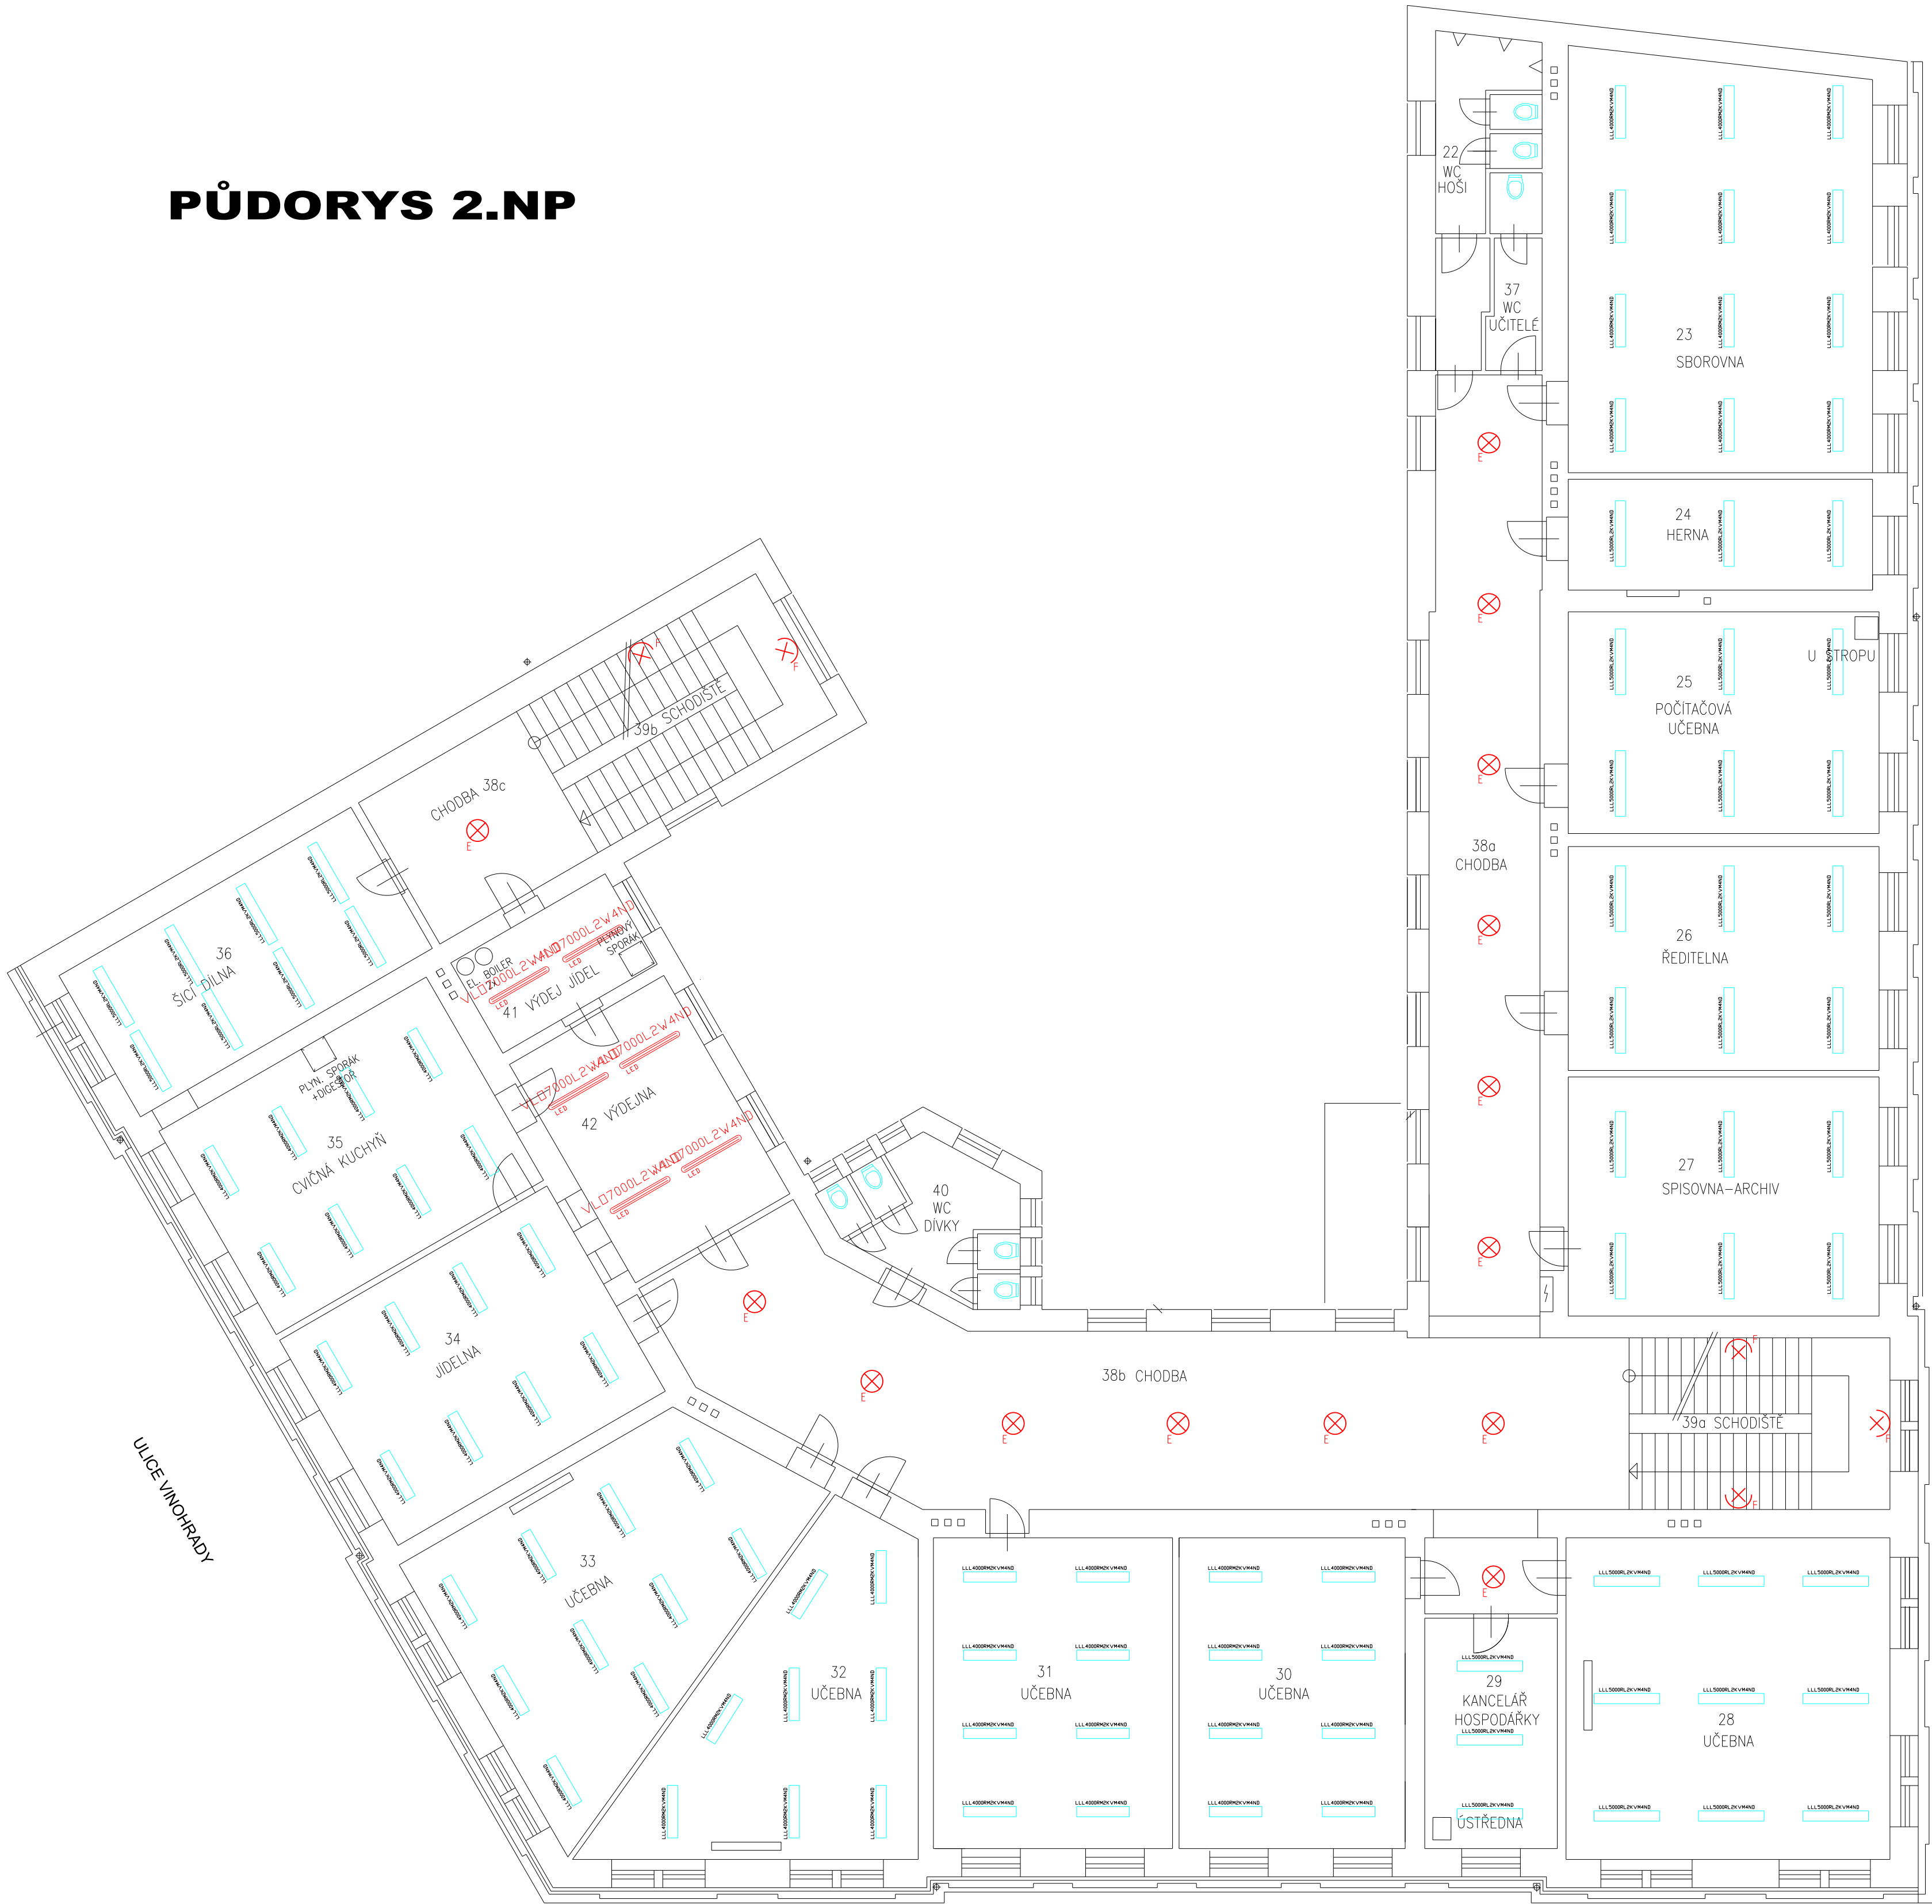

LEGENDA:

- VLD7000L2W4ND
LED

MODUS SV.LED VLD7000L2W4N 58W 7200LM 4000K
- GAME080S4/4W90B/ND
LED

MODUS SV.LED GAME080S4/4W90B/ND 45W 7500LM 4000K
- LLL4000RM2KVM4ND
LED


MODUS SV.LED LLL4000RM2KVM4ND 37W 4600LM 4000K
- LLL5000RL2KVM4ND
LED

MODUS SV.LED LLL5000RL2KVM4ND 41W 5350LM 4000K
- OSMONT_ADRIA_3LED-5L06C06Z11_096_A2_4000 SVÍTIDLO LED S OPÁLOVÝM SKLEM 0,4 METRU DLOUHÝ ZÁVĚS
- OSMONT_ADRIA_3LED-5L06C06Z11_096_A5_4000 SVÍTIDLO LED S OPÁLOVÝM SKLEM 1,0 METRU DLOUHÝ ZÁVĚS
- OSMONT_ARAKIS 3 LED-1L16B07K86/41736W 4000K SVÍTIDLO LED S OPÁLOVÝM SKLEM NÁSTĚNNÁ MONTÁŽ
- LEDVANCE sv. LED přisazené CIRCULAR 13W 960LM 4000K IP44
- VLD2500M1N4ND
LED


MODUS SV.LED VLD2500M1N4ND 16W 2200LM 4000K
- VLD7000L2W4ND
LED

MODUS SV.LED VLD7000L2W4N 58W 7200LM 4000K
- VLD2500S2W4ND
LED

MODUS SV.LED VLD2500S2W4ND 19W 2500LM 4000K

Odběratel ZŠ a praktická škola Vídeňská 28, Brno			Investor:			Označ. výkresu:	
Zakázka číslo: ZAK24025			Číslo objednávky:				
Název projektu: Výměna osvětlení učeben Základní a praktické školy Vídeňská 28, Brno			Název výkresu: Rozmístění a situace svítidel 2.NP			List:	
 Karásek 1f, 621 00 Brno office@elebro.cz	Změna		Vypracoval		Červený R.	Měřítko: 1:100	
			Datum		03 - 2024	Výkres číslo:	
			Schválil		Rotrekl V.	24025-3	
			Datum		03 - 2024		

PŮDORYS 3.NP

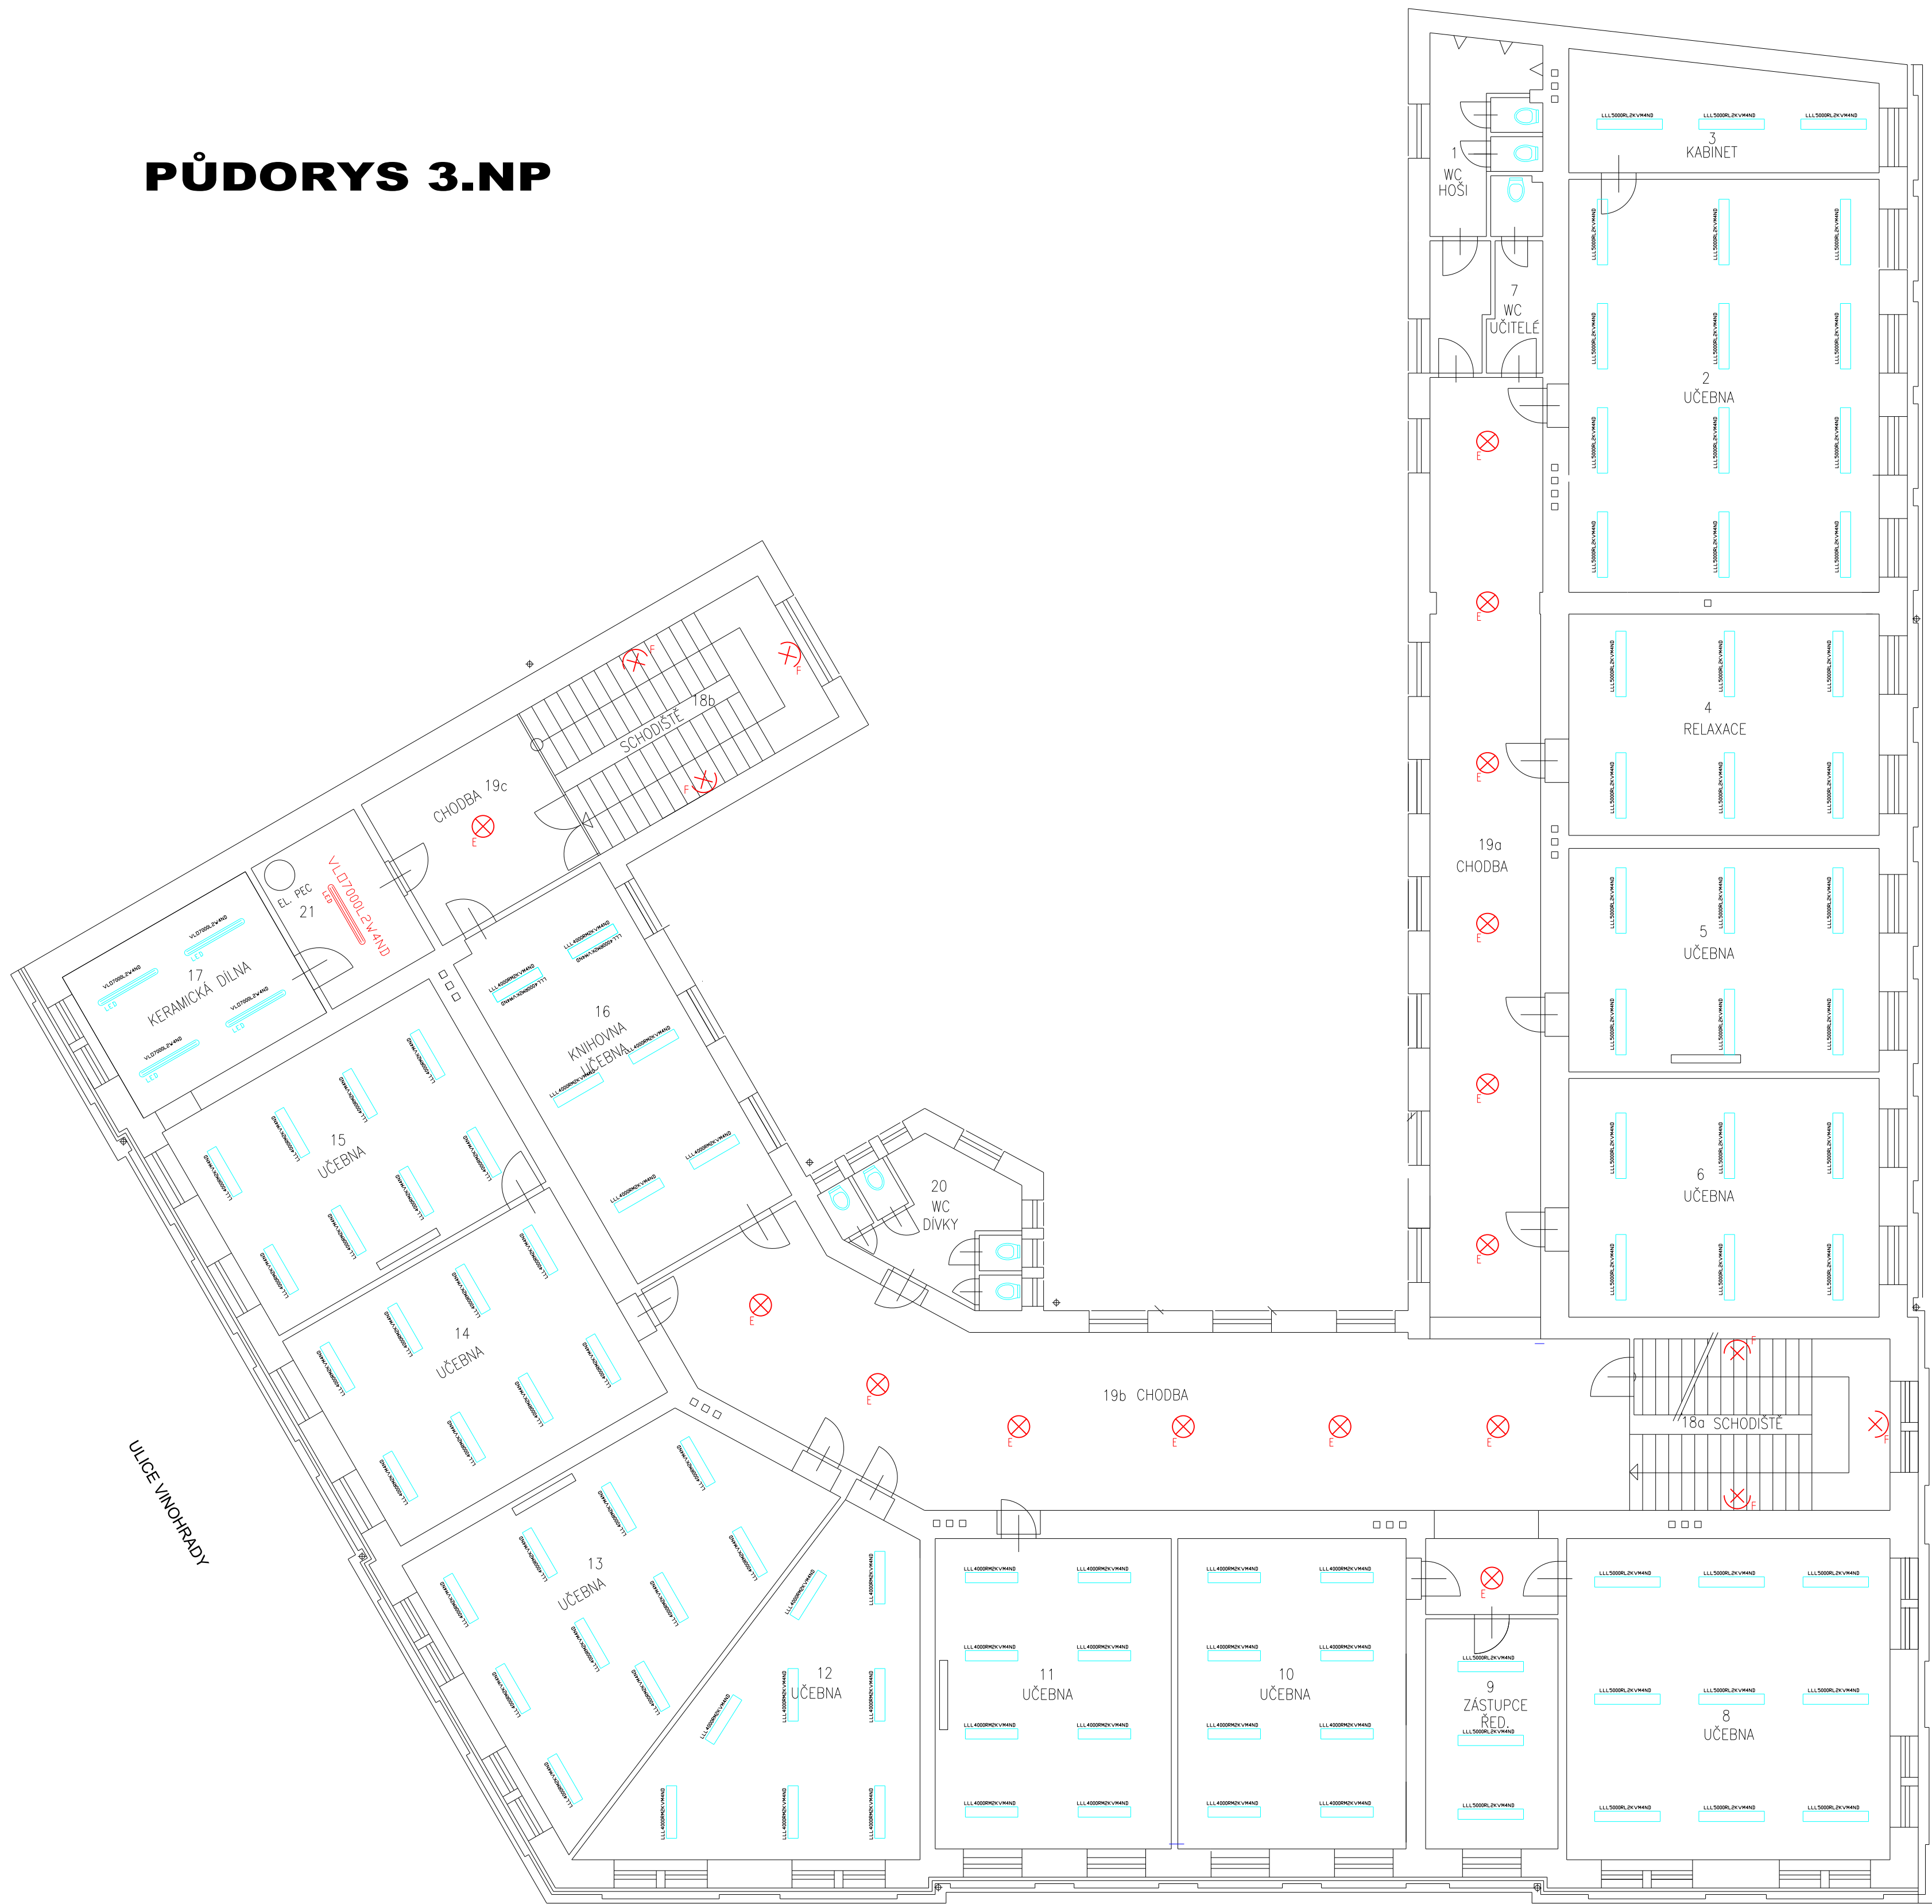


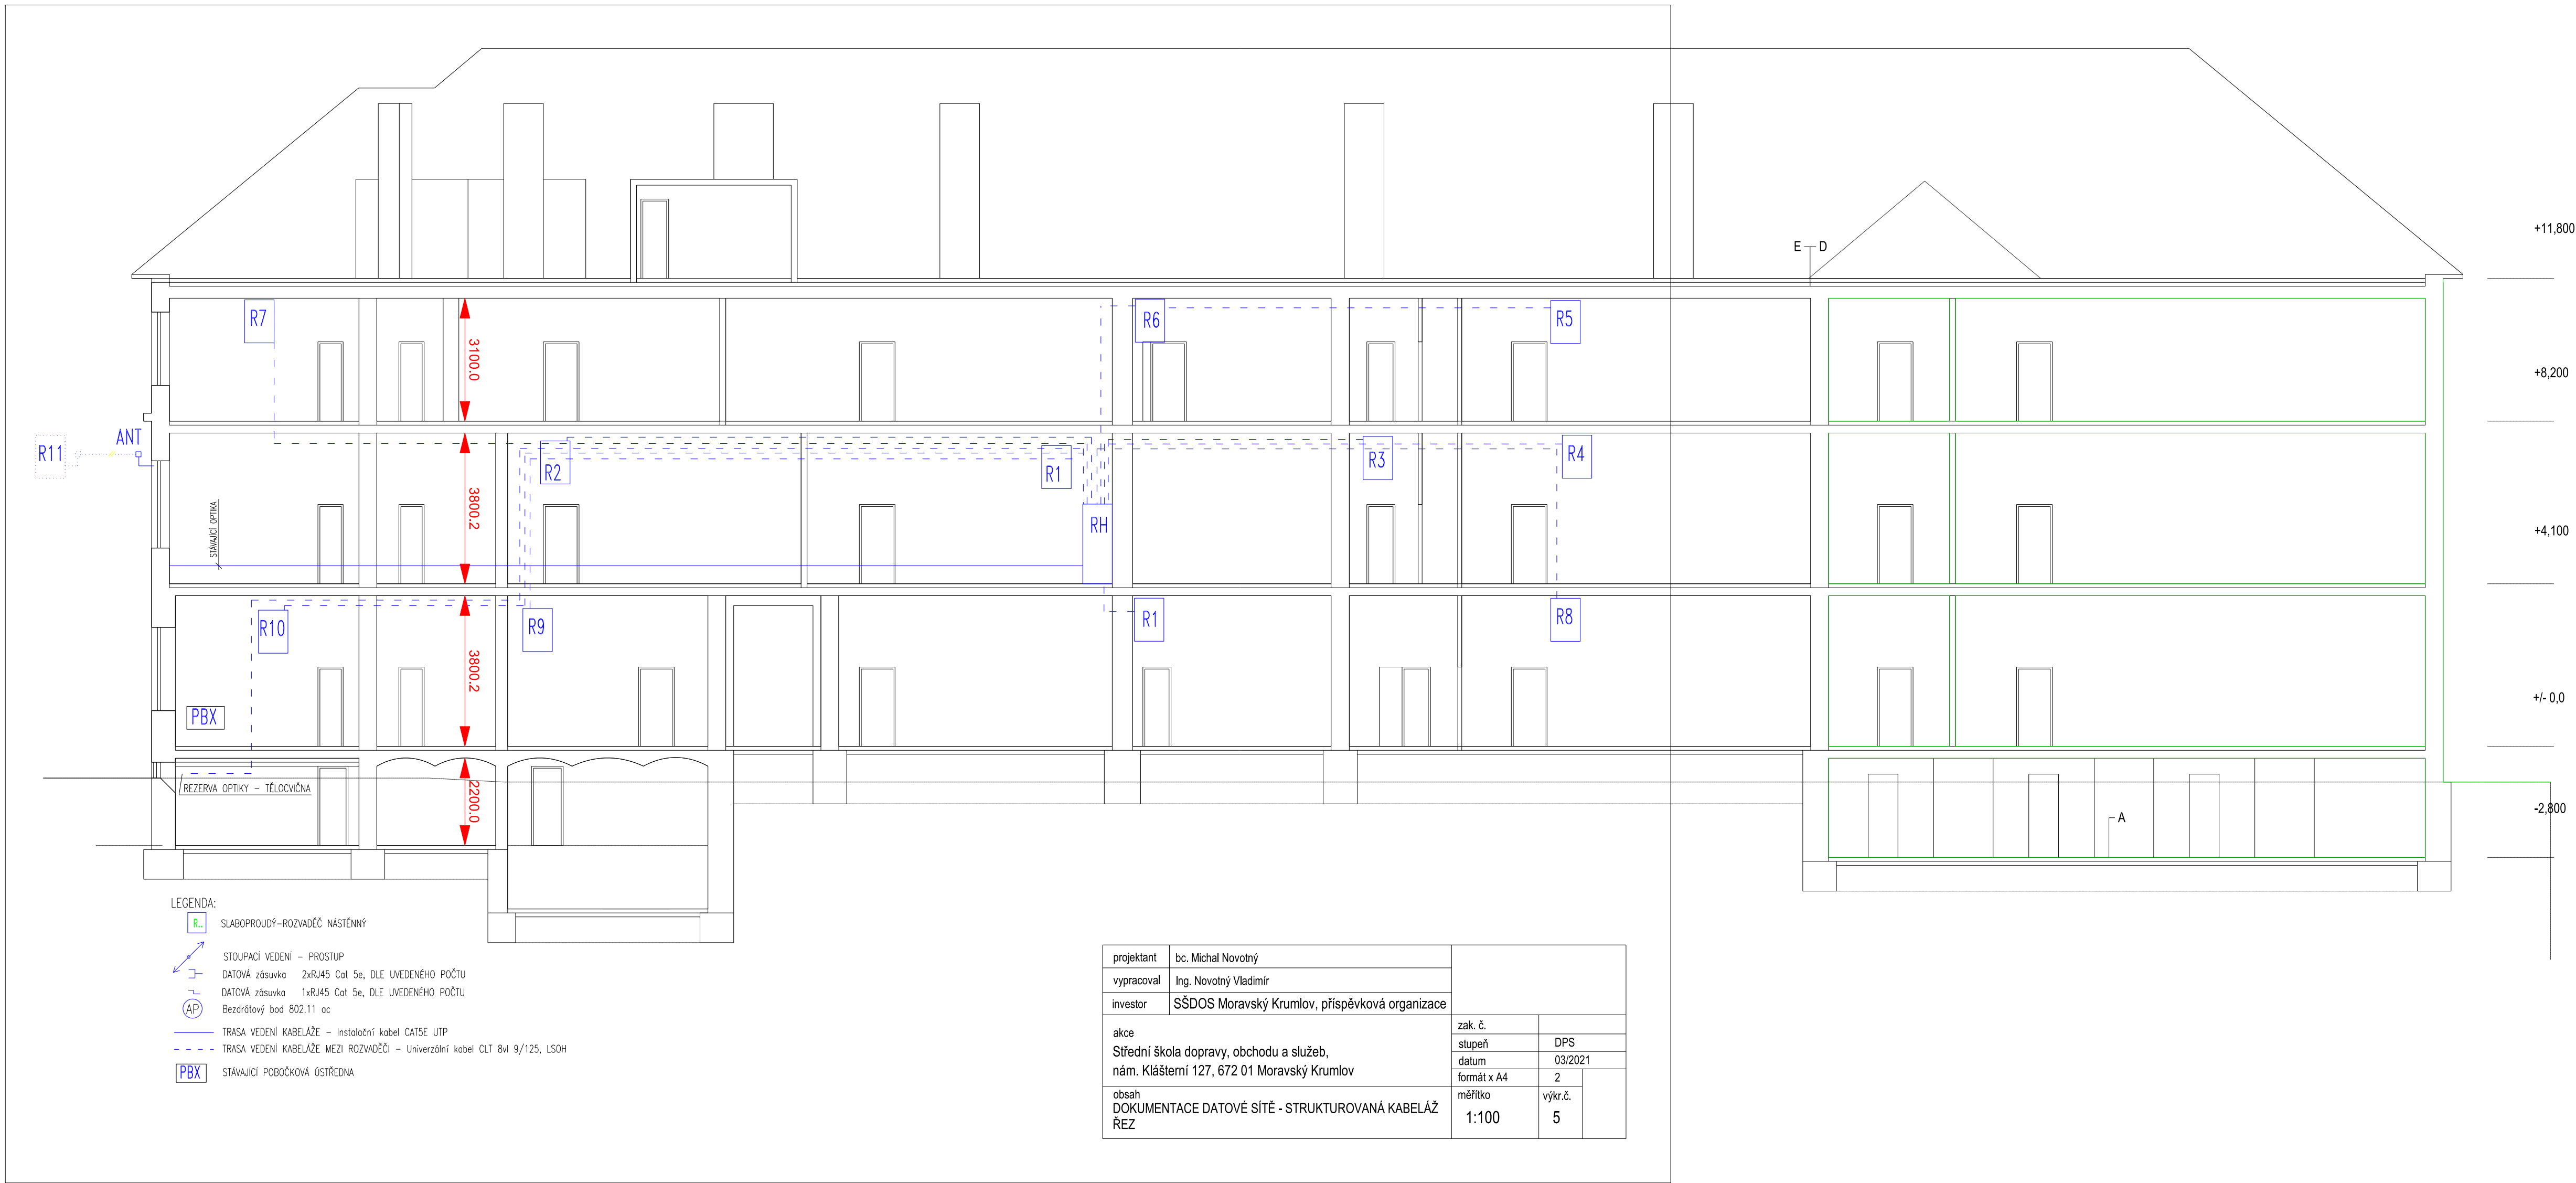
LEGENDA:

- VLD7000L2W4ND MODUS SV.LED VLO7000L2W4N 58W 7200LM 4000K
- GAME080S4/4W90B/ND MODUS SV.LED GAME080S4/4W90B/ND 45W 7500LM 4000K
- LLL4000RM2KVM4ND MODUS SV.LED LLL4000RM2KVM4ND 37W 4600LM 4000K
- LLL5000RL2KVM4ND MODUS SV.LED LLL5000RL2KVM4ND 41W 5350LM 4000K
- OSMONT_ADRIA_3LED-5L06C06Z11_096_A2_4000 SVÍTIDLO LED S OPÁLOVÝM SKLEM 0,4 METRU DLOUHÝ ZÁVĚS
- OSMONT_ADRIA_3LED-5L06C06Z11_096_A5_4000 SVÍTIDLO LED S OPÁLOVÝM SKLEM 1,0 METRU DLOUHÝ ZÁVĚS
- OSMONT_ARAKIS 3 LED-1L16B07K86/41736W 4000K SVÍTIDLO LED S OPÁLOVÝM SKLEM NÁSTĚNNÁ MONTÁŽ
- LEDVANCE sv. LED přisazené CIRCULAR 13W 960LM 4000K IP44
- VLD2500M1N4ND MODUS SV.LED VLO2500M1N4ND 16W 2200LM 4000K
- VLD7000L2W4ND MODUS SV.LED VLO7000L2W4N 58W 7200LM 4000K
- VLD2500S2W4ND MODUS SV.LED VLO2500S2W4ND 19W 2500LM 4000K

POZNÁMKA: PŘIDAT 4 KS MODUS SV.LED VLO7000L2W4N 58W 7200LM 4000K

ULICE VÍDEŇSKÁ

Odběratel ZŠ a praktická škola Vídeňská 28, Brno		Investor:		Označ výkresu:	
Zakázka číslo: ZAK24025		Číslo objednávky:			
Název projektu: Výměna osvětlení učeben Základní a praktické školy Vídeňská 28, Brno		Název výkresu: Rozmístění a situace svítidel 3.NP		List:	
 Karásek 1f, 621 00 Brno office@elebro.cz	Změna		Vypracoval	Červený R.	Měřítko: 1:100
			Datum	03 - 2024	Výkres číslo:
			Schválil	Rotrekl V.	24025-4
			Datum	03 - 2024	



--- KABEL SDĚLOVACÍ - SYKRY 25X2X0,5MM