

Rozměry potrubí a izolace

PPR CLASSIC SDR 6 (PN20)	VNĚJŠÍ PRŮMĚR TRUBKY	TLOUŠŤKA STĚNY TRUBKY	VNITŘNÍ PRŮMĚR TRUBKY	MIN. TL. IZOLACE PŘI VEDENÍ POTRUBÍ VOLNĚ A VE ŽLABU	MIN. TL. IZOLACE PŘI VEDENÍ VE ZDI, PRŮCHODECH, PŘI KRÍŽENÍ POTRUBÍ...
ROZMĚR	MM	MM	MM	MM	MM
20x3,4	20	3,4	13,2	20	10
25x4,2	25	4,2	16,6	20	10
32x5,4	32	5,4	21,2	30	15
40x6,7	40	6,7	26,6	30	15
50x8,3	50	8,3	33,4	30	15

Legenda místností 1.NP

Ozn.	Název místnosti	Plocha (m²)
1.01	Skupinová výuka	80,35
1.02	Zá dveří	11,96
1.03	Společný prostor	50,71
1.04	Kancelář	8,14
1.05	Sdílená kancelář	20,13
1.06	Kancelář	10,95
1.07	WC předsíň	2,99
1.08	WC dámy/invalide	3,35
1.09	WC páni	9,27
1.10	Úklidová místnost	1,83
1.11	Sklad	5,26
1.12	Schodišťový prostor	9,97
1.13	Klidová zóna	8,93
1.14	VZT	15,94
1.15	Tiskárna	4,27
1.16	Sklad	3,21
		247,25 m²

Legenda značení


- STUDENÁ VODA, POTRUBÍ Z PPR PN20 VČ. NÁVLEKOVÉ IZOLACE
- TEPLÁ VODA, POTRUBÍ Z PPR PN20 VČ. NÁVLEKOVÉ IZOLACE
- CIRKULACE, POTRUBÍ Z PPR PN20 VČ. NÁVLEKOVÉ IZOLACE
- POŽÁRNÍ VODA, POTRUBÍ Z OCELI
- STOUPACÍ POTRUBÍ TEPLÉ, STUDENÉ VODY A CIRKULACE, POTRUBÍ Z PPR PN20 VČ. NÁVLEKOVÉ IZOLACE
- MÍSTNÍ ODSKOK TEPLÉ, STUDENÉ VODY A CIRKULACE, POTRUBÍ Z PPR PN20 VČ. NÁVLEKOVÉ IZOLACE
- KOHOUT UZÁVÍRACÍ S VYPOUŠTĚNÍM
- VENTIL VYVAŽOVACÍ CIRKULAČNÍ

Legenda zařizovacích předmětů

1	WC	ZÁVĚSNÝ KERAMICKÝ KLOZET S HLUBOKÝM SPLACHOVÁNÍM, BARVA BILÁ, MONTÁŽNÍ PRVEK GEBERIT SE SPLACHOVACÍ NÁDRŽKOU, TYP DUOFIX, PŘÍPOJENÍ S INTEGROVANÝM ROHOVÝM VENTILEM, OVLÁDACÍ TLAČÍTKO, MATNÝ CHROM, TERMOPLASTICKÉ SEDÁTKO SOFT-CLOSE
1.2	WC PRO HANDICAPOVANÉ	ZÁVĚSNÝ KERAMICKÝ KLOZET S HLUBOKÝM SPLACHOVÁNÍM, BARVA BILÁ, MONTÁŽNÍ PRVEK GEBERIT SE SPLACHOVACÍ NÁDRŽKOU, TYP DUOFIX, PŘÍPOJENÍ S INTEGROVANÝM ROHOVÝM VENTILEM, OVLÁDACÍ TLAČÍTKO, MATNÝ CHROM, TERMOPLASTICKÉ SEDÁTKO SOFT-CLOSE
2	UMYVADLO	ZÁVĚSNÉ KERAMICKÉ UMYVADLO S OTVOREM PRO STOJÁNKOVOU BATERII, BARVA BILÁ, ROZMĚR 55x45 cm, ZÁPACHOVÁ UZÁVĚRKA, 2x ROHOVÝ VENTIL S FILTREM, STOJÁNKOVÁ PÁKOVÁ BATERIE, MONTÁŽNÍ SOUPRAVA PRO UCHYCENÍ DO ZDIVA
3	UMYVADLO	ZÁVĚSNÉ ERGONOMICKÉ KERAMICKÉ UMYVADLO S OTVOREM PRO STOJÁNKOVOU BATERII, BARVA BILÁ, ROZMĚR 65x50 cm, ZÁPACHOVÁ UZÁVĚRKA, 2x ROHOVÝ VENTIL S FILTREM, STOJÁNKOVÁ PÁKOVÁ BATERIE, MONTÁŽNÍ SOUPRAVA PRO UCHYCENÍ DO ZDIVA
4	PISOÁR	KERAMICKÝ PISOÁR S AUTOMATICKÝM SPLACHOVACÍM ZAŘÍZENÍM VYUŽÍVAJÍCÍM PRO BEZDOTYKOVÉ OVLÁDÁNÍ AUTOMATICKÝ SNÍMAČ NA KAPACITNÍM PRŮTOKU, NAPÁJECÍ ZDROJ PRO AUTOMATICKÝ SPLACHOVAČ
5	VÝLEVKA	VOLNĚ STOJÍCÍ NEREZOVÁ VÝLEVKA, ROZMĚR 500x500 cm, SE SKLOPNOU MŘÍŽÍ Z NEREZOVÉ OCELI, VODOROVNÝ ODPAD, NÁSTĚNNÁ PÁKOVÁ BATERIE S DLOUHÝM RAMÍNEM
6	JEDNODŘEZ	NEREZOVÝ JEDNODŘEZ BEZ ODKAPÁVACÍ PLOCHY PRO INSTALACI DO KUCHYŇSKÉ LINKY, ZÁPACHOVÁ UZÁVĚRKA, 2x ROHOVÝ VENTIL S FILTREM, STOJÁNKOVÁ PÁKOVÁ BATERIE S DLOUHÝM RAMÍNEM
7	PODLAHOVÁ VPUST	PODLAHOVÁ VPUST DN50 SE SVISLÝM ODTOKEM A ZÁPACHOVOU UZÁVĚRKOU

Poznámka

- ZNAČENÍ VODOVODNÍHO POTRUBÍ VE VÝKRESE: VNĚJŠÍ PRŮMĚR x TLOUŠŤKA STĚNY POTRUBÍ
- USPOŘÁDÁNÍ ROZVODŮ JE NUTNÉ UPŘESNIT PŘI PROVÁDĚNÍ STAVBY A KOORDINOVAT S OSTATNÍMI PROFESEMI
- VEŠKERÉ POTRUBÍ TEPLÉ, STUDENÉ VODY A CIRKULACE BUDE IZOLOVÁNO NÁVLEKOVOU IZOLACÍ
- MONTÁŽE JE NUTNO PROVÁDĚT DLE MONTÁŽNÍCH PŘEDPISŮ JEDNOTLIVÝCH VÝROBČŮ A MATERIÁLŮ, PROVÁDĚCÍCH PŘEDPISŮ, PLATNÝCH NOREM A VYHLÁŠEK
- UMYVADLOVÉ A KUCHYŇSKÉ BATERIE MAJÍ MAX. PRŮTOK VODY 6 L/min, SPRCHY 8 L/min
- WC, ZAHRNJÍCÍ SOUPRAVY, MÍSY A SPLACHOVACÍ NÁDRŽE, MAJÍ OBJEM SPLACHOVACÍ VODY MAX. 6 L, MAX. PRŮMĚRNÝ OBJEM SPLACHOVACÍ VODY 3,75 L
- PISOÁRY SPOTŘEBUJÍ MAX. 2 L/MISU/HODINU, SPLACHOVACÍ PISOÁRY MAJÍ MAX. ÚPLNÝ OBJEM SPLACHOVACÍ VODY 1 L
- KE STÁVAJÍCÍMU HYDRANTU BUDE DODÁNA NOVÁ HADICE O DÉLCE 30M A JMENOVITÉ SVĚTLOSTI MIN. 19 mm

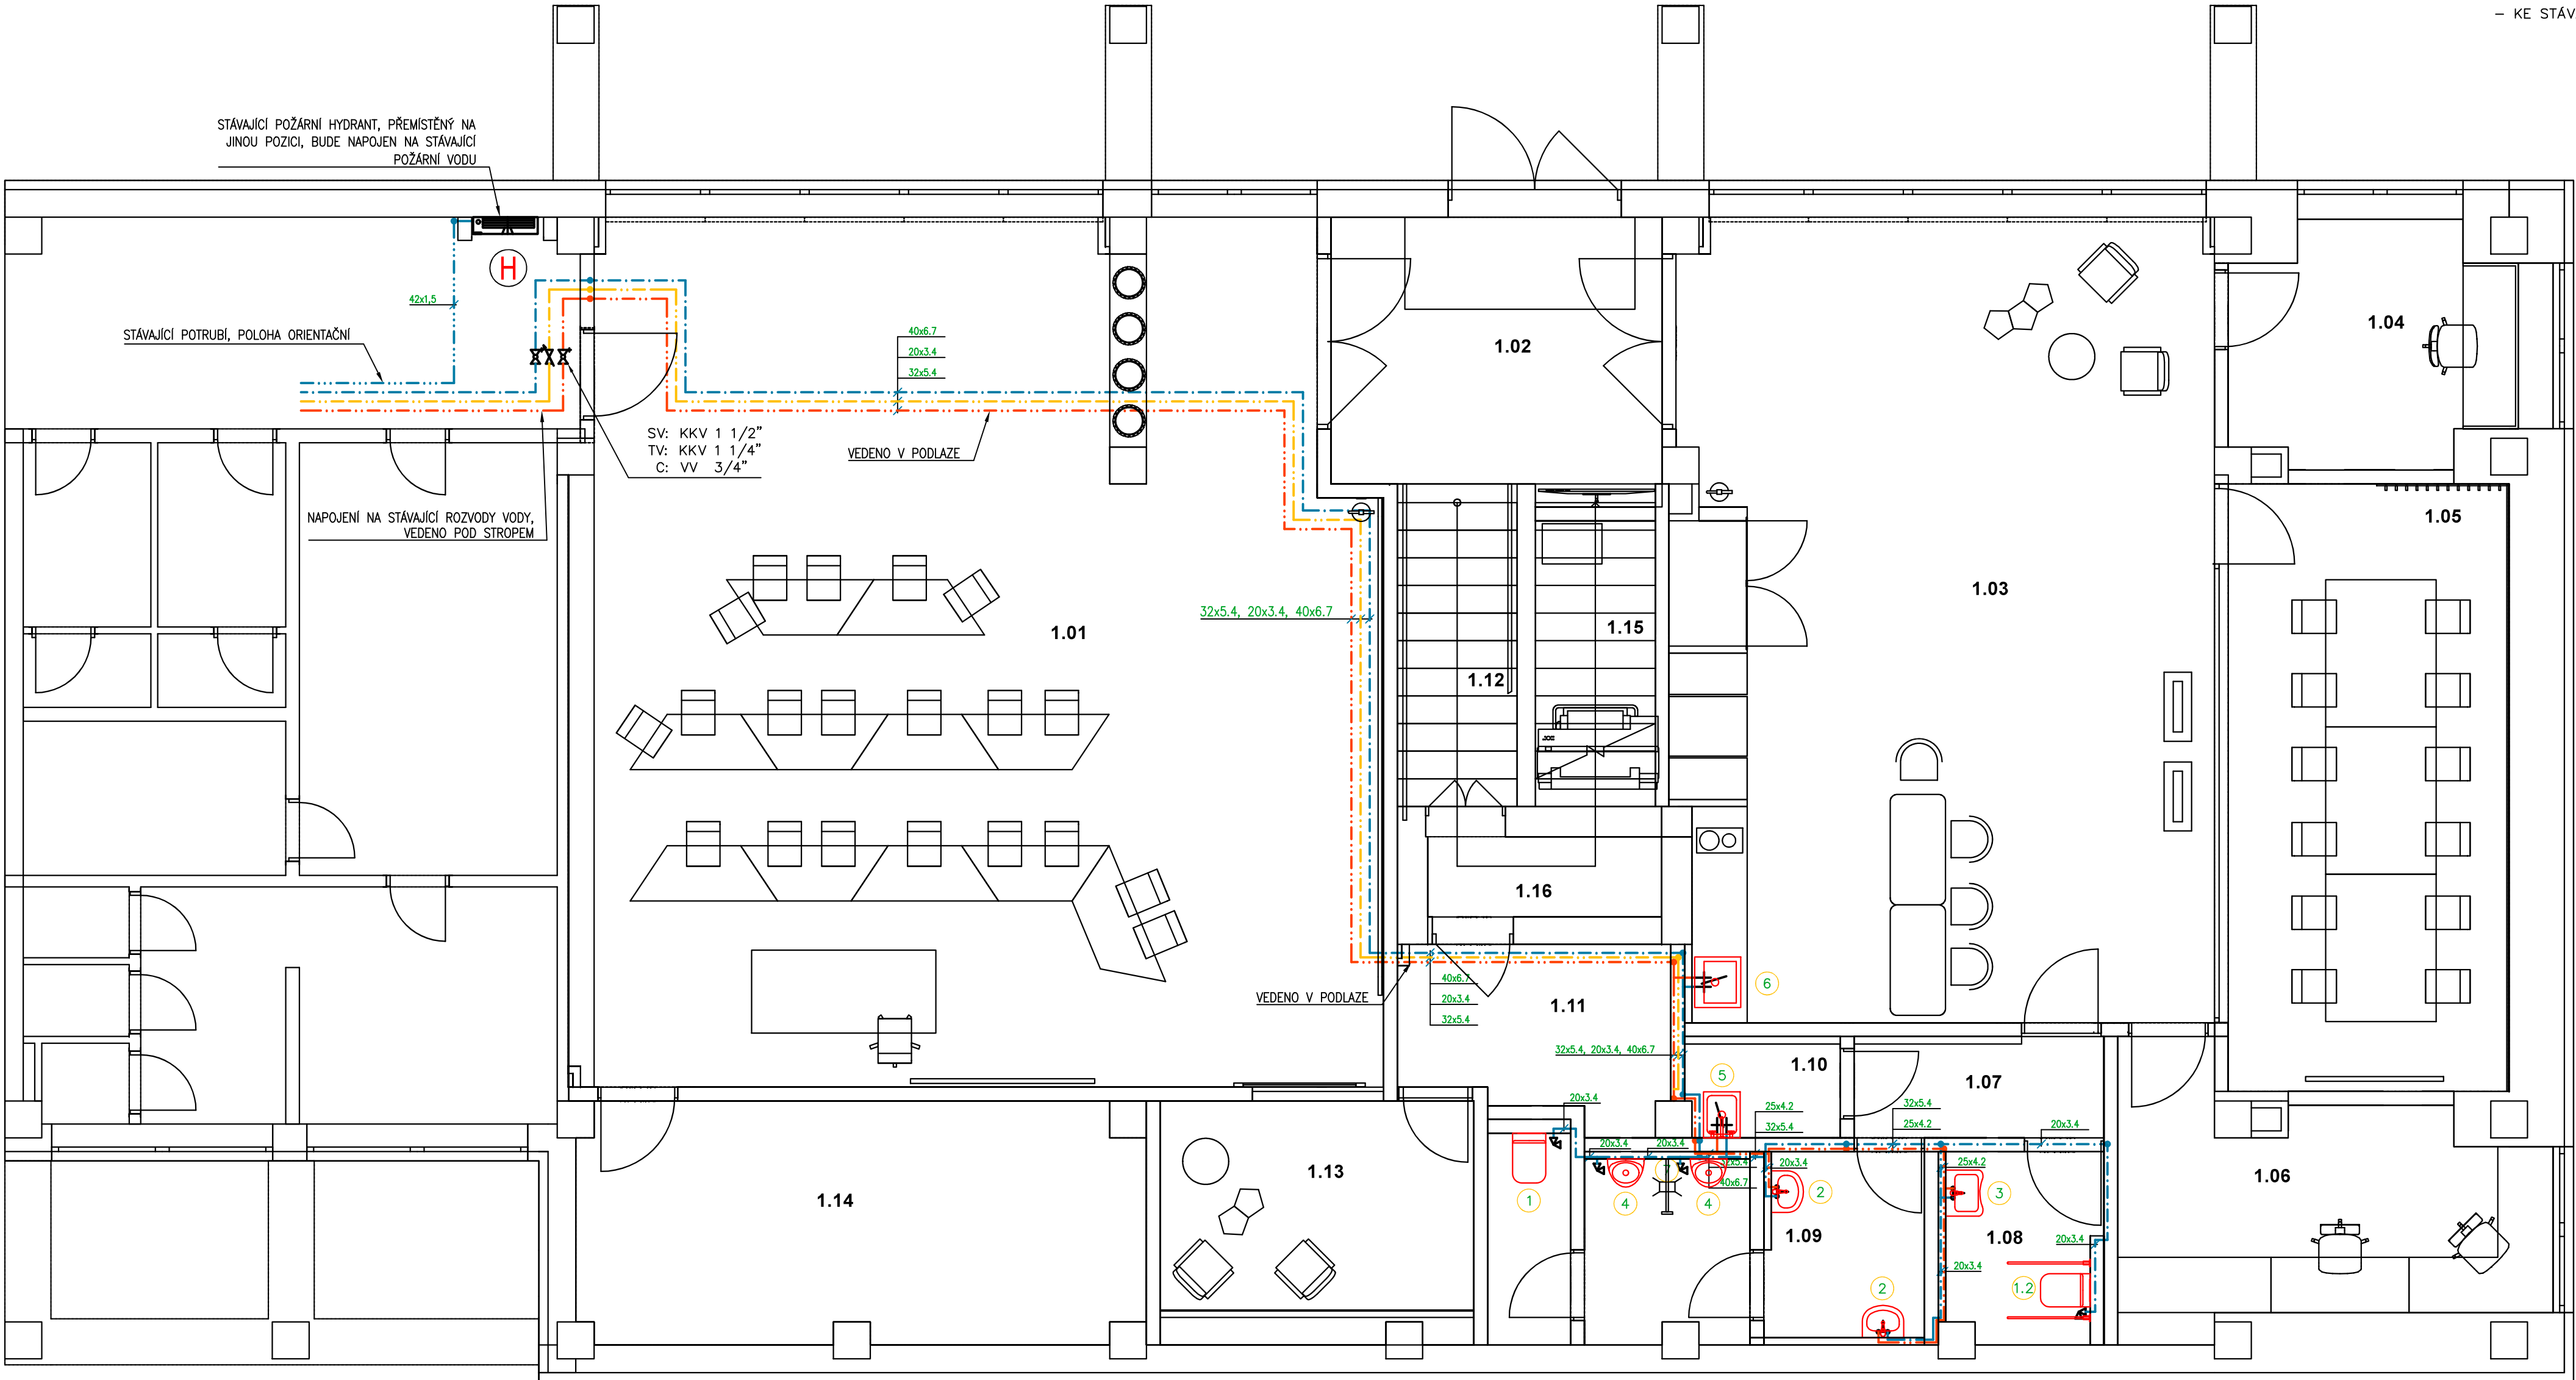

REVIZE	Index	Datum	Změna	Jméno
SCHEMA OBJEKTU				ORIENTACE SCHÉMATU
±0,000=xy				

Projekty Realizace Projektový management info@qualitygroup.cz www.qualitygroup.cz STAVTE CHYTŘE	
STAVBA CENTRUM TECHNICKÉHO A INOVATIVNÍ VZDĚLÁNÍ V KYJOVĚ	
MÍSTO STAVBY Nádražní 471/48 Kyjov 697 02	
K.Ú.: Kyjov [678431] OKRES: Hodonín KRAJ: Jihomoravský	
GENERÁLNÍ PROJEKTANT Quality Group s.r.o., Příkop 843/4, 602 00 Brno IČ: 08879737, DI: yawn58	
Hlavní inženýr projektu Ing. Jitka Šoltes, j.soltes@qualitygroup.cz, tel.: +420 736 105 226	
ZPRACOVATEL ODBORNÉ ČÁSTI Ing. Kristina Pavlíková tel.: +420 739 349 862 e-mail: kristina.pavlikova@qualitygroup.cz	
AUTORIZACE	
STAVEBNÍK - INVESTOR Jihomoravský kraj Žerotínovo náměstí 449/3 Brno 601 82 IČO: 708 88 337	
Č. SMLOUVY INVESTORA P-22-039-000	
Č. SMLOUVY PROJEKTANTA	
OBJEKT D.101 - COWORKING	
DATUM 01/2024	
PARÉ	
Odborná část D.101.04 Zdravotně technické instalace	
MĚŘÍTKO 1:50	
NÁZEV DOKUMENTU PŮDORYS 1.NP - VODA	
KÓD ELEKTRONICKÉ VERZE DOKUMENTU	
stavba stupeň část výřez profese název dokumentu revize	
CTIV DPS D.101.04 02 ZTI Půdorys 1.NP - V 00	