


Ozn.	Název místnosti	Plocha (m²)
0.01	Instalační prostor	14,34
0.02	Sklad sportovních potřeb	14,65
0.03	Technická místnost -topení	21,31
0.04	Úklidová místnost	3,38
0.05	Schodiště	16,55
0.06	Keramická dílna - tvářivá dílna	19,97
0.07	Keramická dílna - zázemí	14,21
0.08	Manipulace	12,07
0.09	Sklad	18,54
0.10	Šatna ženy	11,53
0.11	Sprcha ženy	2,21
0.12	Předšatí šatna ženy	2,09
0.13	WC ženy	1,68
0.14	Šatna muži	11,53
0.15	Sprcha muži	2,69
0.16	Předšatí šatna muži	2,09
0.17	WC muži	1,35
0.18	Sklad	17,33
0.19	Sklad zkušebny	11,28
0.20	Zkušebna	39,64
0.21	Chodba	36,70
0.22	Posilovna	80,08
0.23	Instalační prostor	17,77
0.24	Sklad	1,07
		374,06 m²

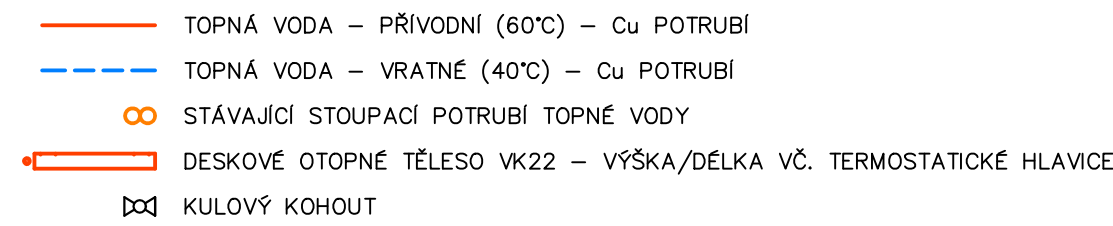

- UCHYCENÍ POTRUBÍ BUDE V SOULADU S POKYNY VÝROBCE POTRUBÍ
- ZNAČENÍ POTRUBÍ VE VÝKRESE: VNĚJŠÍ PRŮMĚR x TLOUŠŤKA STĚNY POTRUBÍ
- POTRUBÍ VEDENÉ VE STAVEBNÍ KONSTRUKCI BUDE IZOLOVÁNO NÁVLEKOVOU IZOLACÍ
- PROSTUPY POŽÁRNĚ DĚLÍCÍMI KONSTRUKCEMI BUDOU OPATŘENY PROTIPOŽÁRNÍM AKRYLÁTOVÝM TMELEM PRO TĚSNĚNÍ PROSTUPŮ
- UPOŘÁDÁNÍ ROZVODŮ JE NUTNÉ UPŘESNIT PŘI PROVÁDĚNÍ STAVBY A KOORDINOVAT S OSTATNÍMI PROFESEMI
- MONTÁŽE JE NUTNO PROVÁDĚT DLE MONTÁŽNÍCH PŘEDPISŮ JEDNOTLIVÝCH VÝROBCŮ A MATERIÁLŮ, PROVÁDĚCÍCH PŘEDPISŮ, PLATNÝCH NŮREM A VÝHLÁŠEK
- V MÍSTNOSTI 0,30 ZŮSTANOU SMĚŠOVACÍ UZLY STÁVÁJÍCÍ

MĚŘENÉ TRUBKY	VNĚJŠÍ PRŮMĚR TRUBKY	TLOUŠTKA STĚNY TRUBKY	MIN. TL. ISOLACE PŘI VEDENÍ VE ZDI, PRŮCHODECH, PŘI KRÍŽENÍ POTRUBÍ...
ROZMĚR	MM	MM	MM
15x1,0	15	1,0	10
18x1,0	18	1,0	10
22x1,0	22	1,0	15
28x1,5	28	1,5	15
35x1,5	35	1,5	20

		Kvalitní projektování a realizace info@qualitygroup.cz www.qualitygroup.cz			
STAVTE CHYTŘE					
STAVBA CENTRUM TECHNICKÉHO A INOVATIVNÍ VZDĚLÁNÍ V KYJOVĚ					
MÍSTO STAVBY Nádražní 471/48 Kyjov 697 02		K.Ú.: Kyjov [678431] OKRES: Hodonín KRAJ: Jihomoravský			
GENERÁLNÍ PROJEKTANT Quality Group s.r.o., Příkop 843/4, 602 00 Brno IČ: 08879737, DS: yuwn58		AUTORIZACE			
HLAVNÍ INŽENÝR PROJEKTU Ing. Jiri Šoltes, jiri.soltes@qualitygroup.cz, tel.: +420 736 105 226		Č. SMLOUVY INVESTORA Č. SMLOUVY PROJEKTANTA P-22-039-000			
ZPRACOVATEL ODBORNÉ ČÁSTI Ing. Kristína Pavícková tel.: +420 739 349 862 e-mail: kristina.pavickova@qualitygroup.cz					
STAVEBNÍK - INVESTOR Jihomoravský kraj Žerotínovo náměstí 449/3 Brno 601 82 IČO: 708 88 337		Č. SMLOUVY INVESTORA Č. SMLOUVY PROJEKTANTA P-22-039-000			
OBJEKT D.103 - PŘÍSTAVBA ODBOBNÁ ČÁST D.103.05 Ústřední vytápění		DATUM 01/2024 MĚŘÍTKO 1:50		PARÉ	
NÁZEV DOKUMENTU PŮDORYS 1.PP					
KÓD ELEKTRONICKÉ VERZE DOKUMENTU					
stavba	zpracán	kon	výkres	projedná	název dokumentu
CTIV	DPS	D.103.05	02	UV	Půdorys 1.PP
					revize
					00