

Rozměry potrubí

| PP HT | NEJVĚTŠÍ VNĚJŠÍ PRŮMĚR TRUBKY | TLOUŠTKA STĚNY TRUBKY | HLOBKA HRDLA |
|-------|--|-----------------------------|-----------------|
| DN | MM | MM | MM |
| 40 | 53 | 1,8 | 55 |
| 50 | 63 | 1,8 | 56 |
| 75 | 88 | 1,9 | 61 |
| 110 | 125 | 2,7 | 76 |

Legenda místností 1.NP

| Ozn. | Název místnosti | Plocha (m²) |
|------|---------------------|-------------|
| 1.01 | Skupinová výuka | 80,35 |
| 1.02 | Zároveň | 11,96 |
| 1.03 | Společný prostor | 50,71 |
| 1.04 | Kancelář | 8,14 |
| 1.05 | Sdílená kancelář | 20,13 |
| 1.06 | Kancelář | 10,95 |
| 1.07 | WC předsiř | 2,99 |
| 1.08 | WC dányinvalide | 3,35 |
| 1.09 | WC páni | 9,27 |
| 1.10 | Úklidová místnost | 1,83 |
| 1.11 | Sklad | 5,26 |
| 1.12 | Schodišťový prostor | 9,97 |
| 1.13 | Klidová zóna | 8,93 |
| 1.14 | VZT | 15,94 |
| 1.15 | Tiskárna | 4,27 |
| 1.16 | Sklad | 3,21 |
| | | 247,25 m² |

Legenda značení


- NOVÉ PŘIPOJOVACÍ POTRUBÍ SPLAŠKOVÉ KANALIZACE, POTRUBÍ Z PP HT
- NOVÉ STOUPACÍ POTRUBÍ SPLAŠKOVÉ KANALIZACE, POTRUBÍ Z PP HT

Legenda zařizovacích předmětů

| | | |
|-----|----------------------|--|
| 1 | WC | ZÁVĚSNÝ KERAMICKÝ KLOZET S HLUBOKÝM SPLACHOVÁNÍM, BARVA BILÁ, MONTÁŽNÍ PRVEK GEBERIT SE SPLACHOVACÍ NÁDRŽKOU, TYP DUOFIX, PŘIPOJENÍ S INTEGROVANÝM ROHOVÝM VENTILEM, OVLÁDACÍ TLAČÍTKO, MATNÝ CHROM, TERMOPLASTICKÉ SEDÁTKO SOFT–CLOSE |
| 1.2 | WC PRO HANDICAPOVANÉ | ZÁVĚSNÝ KERAMICKÝ KLOZET S HLUBOKÝM SPLACHOVÁNÍM, BARVA BILÁ, MONTÁŽNÍ PRVEK GEBERIT SE SPLACHOVACÍ NÁDRŽKOU, TYP DUOFIX, PŘIPOJENÍ S INTEGROVANÝM ROHOVÝM VENTILEM, OVLÁDACÍ TLAČÍTKO, MATNÝ CHROM, TERMOPLASTICKÉ SEDÁTKO SOFT–CLOSE |
| 2 | UMYVADLO | ZÁVĚSNÉ KERAMICKÉ UMYVADLO S OTVOREM PRO STOJÁNKOVOU BATERII, BARVA BILÁ, ROZMĚR 55x45 cm, ZÁPACHOVÁ UZÁVĚRKA, 2x ROHOVÝ VENTIL S FILTREM, STOJÁNKOVÁ PÁKOVÁ BATERIE, MONTÁŽNÍ SOUPRAVA PRO UCHYCENÍ DO ZDIVA |
| 3 | UMYVADLO | ZÁVĚSNÉ ERGONOMICKÉ KERAMICKÉ UMYVADLO S OTVOREM PRO STOJÁNKOVOU BATERII, BARVA BILÁ, ROZMĚR 65x50 cm, ZÁPACHOVÁ UZÁVĚRKA, 2x ROHOVÝ VENTIL S FILTREM, STOJÁNKOVÁ PÁKOVÁ BATERIE, MONTÁŽNÍ SOUPRAVA PRO UCHYCENÍ DO ZDIVA |
| 4 | PISOÁR | KERAMICKÝ PISOÁR S AUTOMATICKÝM SPLACHOVACÍM ZAŘÍZENÍM VYUŽÍVAJÍCÍM PRO BEZDOTOVÉ OVLÁDÁNÍ AUTOMATICKÝ SNÍMAČ NA KAPACITNÍM PRŮTOKU, NAPÁJECÍ ZDROJ PRO AUTOMATICKÝ SPLACHOVAC |
| 5 | VÝLEVKA | VOLNÉ STOJÍCÍ NEREZOVÁ VÝLEVKA, ROZMĚR 500x500 cm, SE SKLOPNOU MŘÍŽÍ Z NEREZOVÉ OCELI, VODOROVNÝ ODPAD, NÁSTĚNNÁ PÁKOVÁ BATERIE S DLOUHÝM RAMÍNKEM |
| 6 | JEDNODŘEZ | NEREZOVÝ JEDNODŘEZ BEZ ODKAPÁVACÍ PLOCHY PRO INSTALACI DO KUCHYŇSKÉ LINKY, ZÁPACHOVÁ UZÁVĚRKA, 2x ROHOVÝ VENTIL S FILTREM, STOJÁNKOVÁ PÁKOVÁ BATERIE S DLOUHÝM RAMÍNKEM |
| 7 | PODLAHOVÁ VPUST | PODLAHOVÁ VPUST DN50 SE SVISLÝM ODTOKEM A ZÁPACHOVOU UZÁVĚRKOU |

Poznámka

- PŘIPOJOVACÍ A STOUPACÍ KANALIZAČNÍ POTRUBÍ BUDE PROVEDENO Z PP HT, VE VÝKRESE JE ZNAČEN VNĚJŠÍ PRŮMĚR POTRUBÍ
- PŘIPOJOVACÍ POTRUBÍ BUDE PROVEDENO V MIN. SPÁDU 2%
- VEŠKERÉ STOUPACÍ POTRUBÍ KANALIZACE BUDE ODVĚTRÁNO NAD STŘECHU A UKONČENO VĚTRACÍ HLAVICÍ
- USPOŘÁDÁNÍ ROZVODŮ JE NUTNÉ UPŘESNIT PŘI PROVÁDĚNÍ STAVBY A KOORDINOVAT S OSTATNÍMI PROFESEMI
- MONTÁŽE JE NUTNO PROVÁDĚT DLE MONTÁŽNÍCH PŘEDPISŮ JEDNOTLIVÝCH VÝROBČŮ A MATERIÁLŮ, PROVÁDĚCÍCH PŘEDPISŮ, PLATNÝCH NOREM A VYHLÁŠEK
- UMYVADLOVÉ A KUCHYŇSKÉ BATERIE MAJÍ MAX. PRŮTOK VODY 6 L/min, SPRCHY 8 L/min
- WC, ZAHRNUTÉ SOUPRAVY, MÍSY A SPLACHOVACÍ NÁDRŽE, MAJÍ OBJEM SPLACHOVACÍ VODY MAX. 6 L, MAX. PRŮMĚRNÝ OBJEM SPLACHOVACÍ VODY 3,75 L
- PISOÁRY SPOTŘEBUJÍ MAX. 2 L/MISU/HODINU, SPLACHOVACÍ PISOÁRY MAJÍ MAX. ÚPLNÝ OBJEM SPLACHOVACÍ VODY 1 L

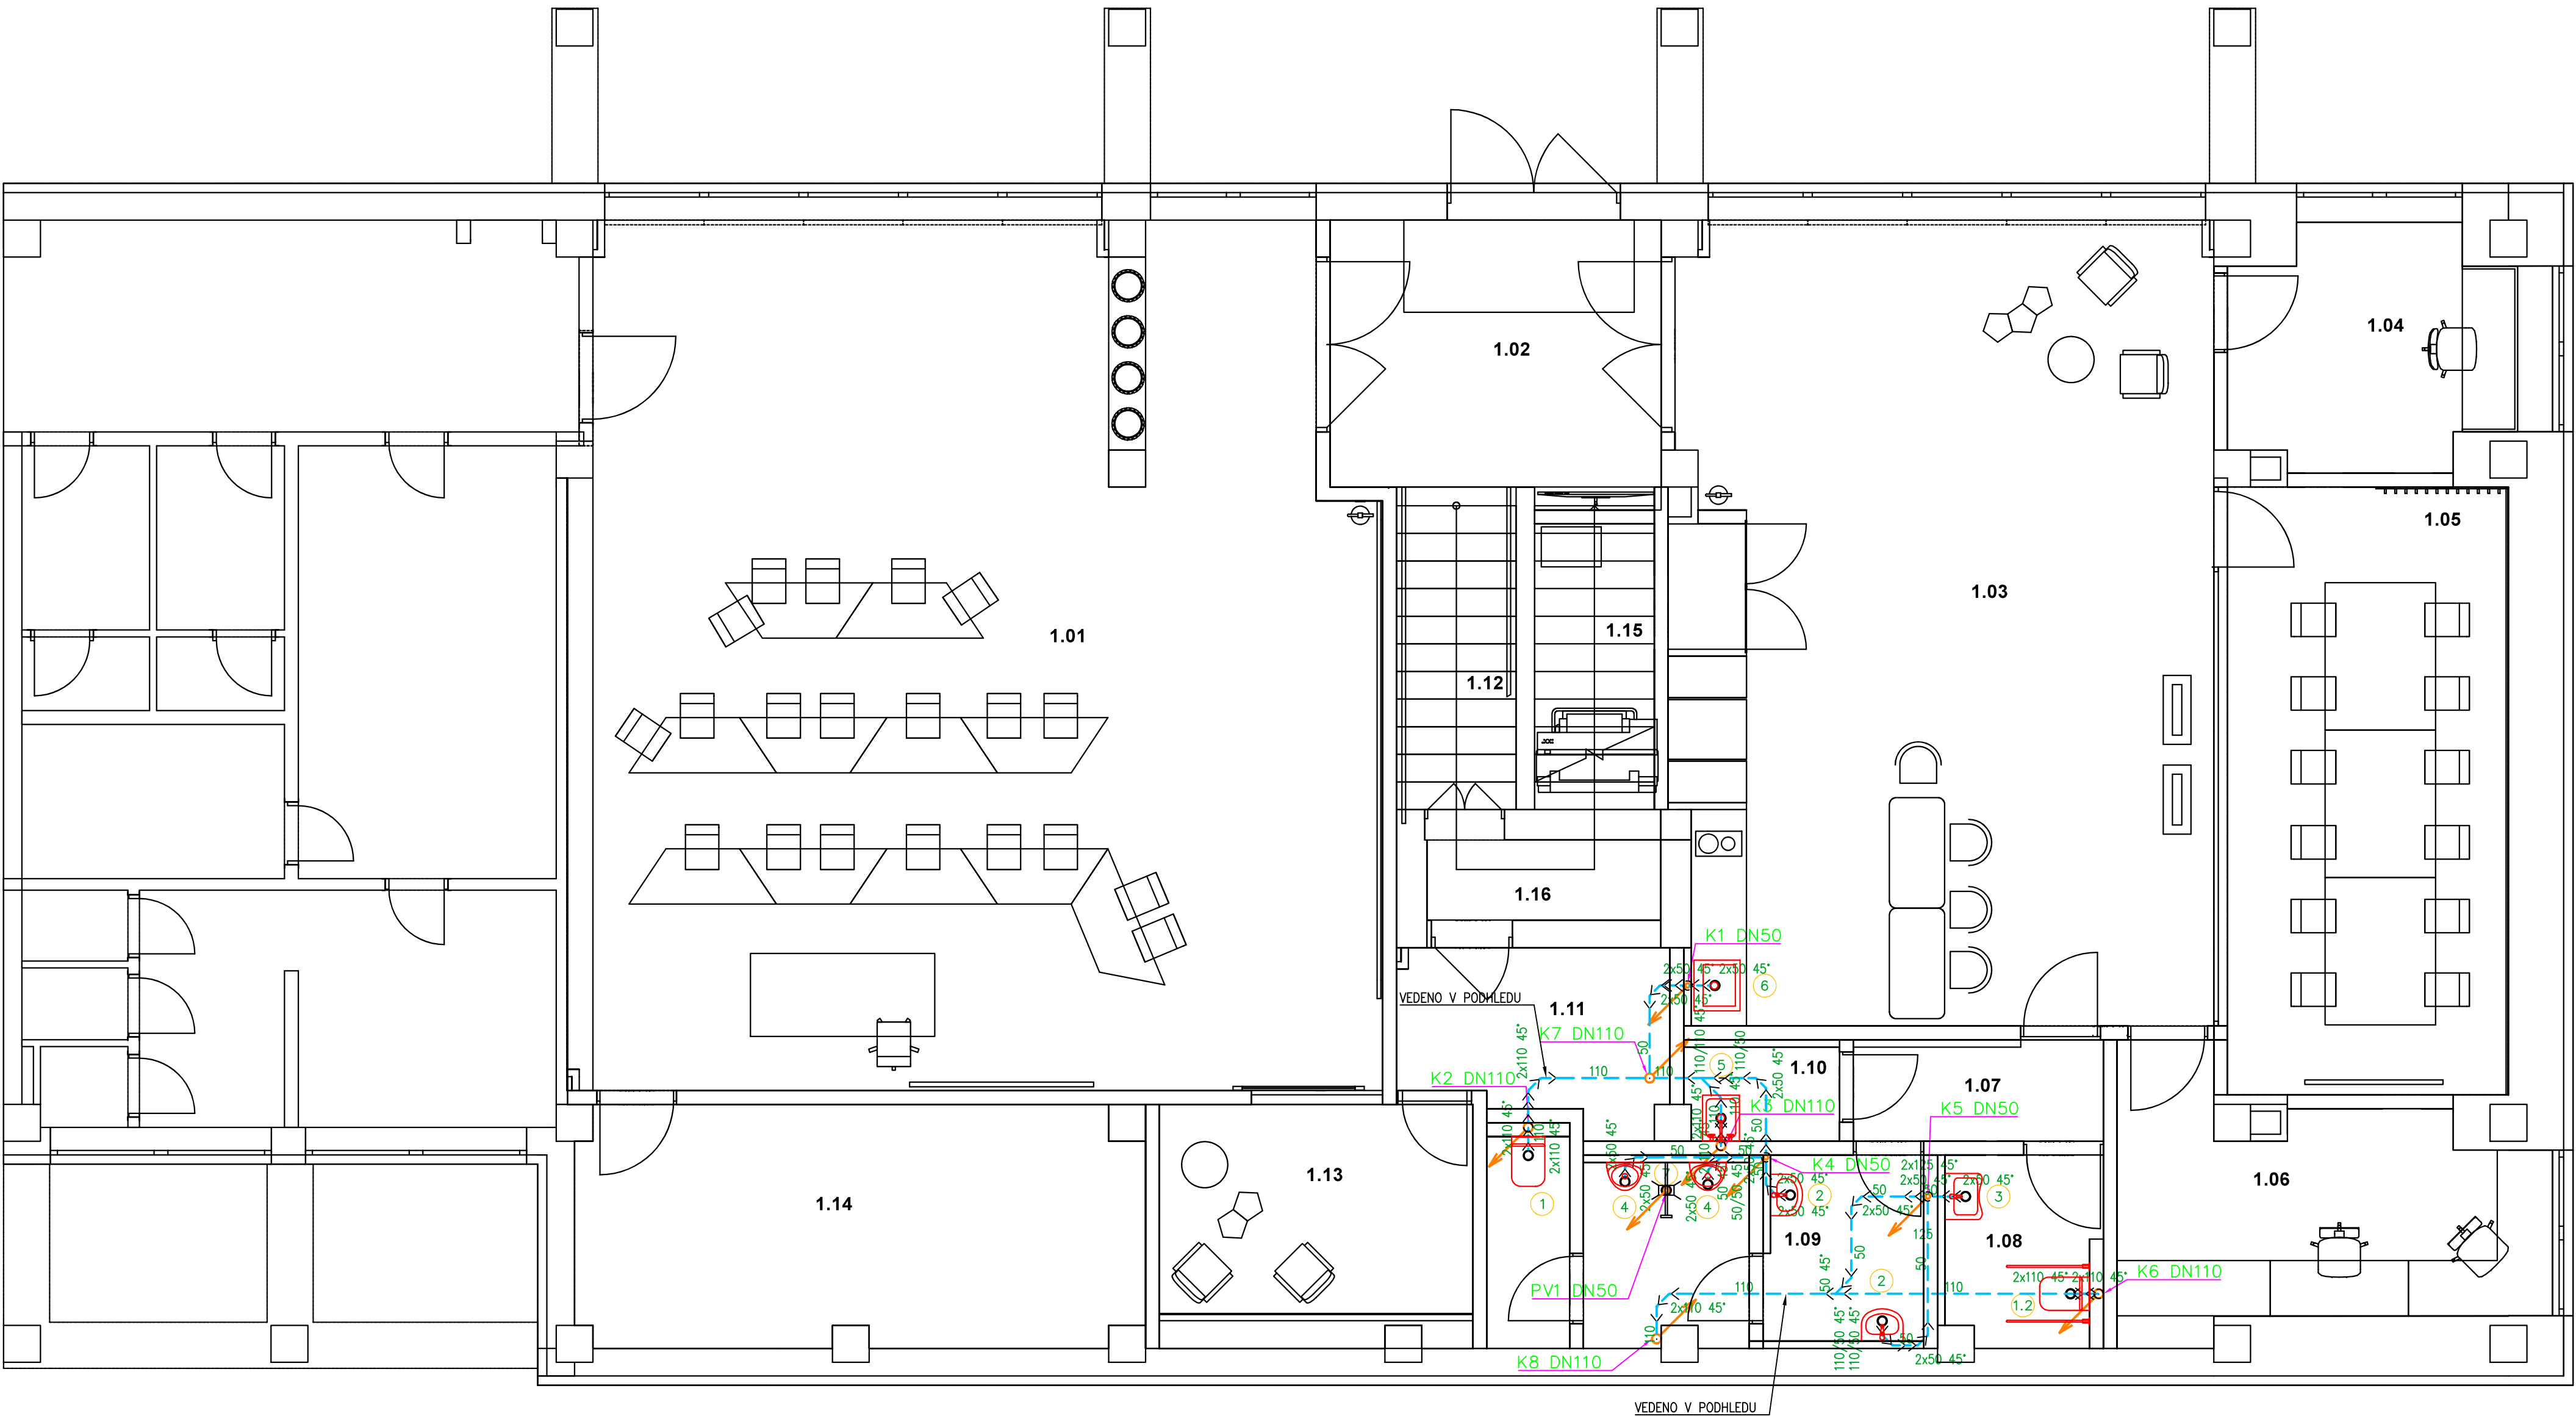

REVIZE

Index

Datum

Změna

Jméno

| | | | |
|--|--|--|--|
| | | | |
| | | | |

SCHEMA OBJEKTU

±0,000=xy

ORIENTACE SCHÉMATU

S

Projekty | Realizace | Projektový management
info@qualitygroup.cz | www.qualitygroup.cz
STAVTE CHYTŘE

STAVBA

CENTRUM TECHNICKÉHO A INOVATIVNÍ VZDĚLÁNÍ V KYJOVĚ

MÍSTO STAVBY

Nádražní 471/48
Kyjov
697 02

K.Ú.: Kyjov [678431]
OKRES: Hodonín
KRAJ: Jihomoravský

GENERÁLNÍ PROJEKTANT

Quality Group s.r.o., Příkop 843/4, 602 00 Brno
IČ: 08879737, DI: yawn58

AUTORIZACE

HLAVNÍ INŽENÝR PROJEKTU

Ing. Jitka Šoltes, j.soltes@qualitygroup.cz, tel.: +420 736 105 226

ZPRACOVATEL ODBORNÉ ČÁSTI

Ing. Kristína Pavlíková
tel.: +420 739 349 862
e-mail: kristina.pavlikova@qualitygroup.cz

STAVEBNÍK - INVESTOR

Jihomoravský kraj
Žerotínovo náměstí 449/3 Brno 601 82
IČO: 708 88 337

Č. SMLOUVY INVESTORA

Č. SMLOUVY PROJEKTANTA

P-22-039-000

OBJEKT

D.101 - COWORKING

DATUM

01/2024

PARÉ

ODBORNÁ ČÁST

D.101.04 Zdravotně technické instalace

MĚŘÍTKO

1:50

NÁZEV DOKUMENTU

PŮDORYS 1.NP - KANALIZACE

KÓD ELEKTRONICKÉ VERZE DOKUMENTU

| | | | | | | |
|--------|--------|----------|-------|---------|------------------|--------|
| stavba | stupeň | část | výřez | profese | název dokumentu | revize |
| CTIV | DPS | D.101.04 | 05 | ZTI | Půdorys 1.NP - K | 00 |