

Legenda místností 2.NP

Ozn.	Název místnosti	Plocha (m²)
2.01	Chodba	34,49
2.02	Schodišťový prostor	7,90
2.03	Aula	108,80
2.04	Sklad	6,30
2.05	Učebna výpoč. techniky	64,49
2.06	Sklad	5,75
		227,72 m²

Legenda značení

- NOVÉ PŘIPOJOVACÍ POTRUBÍ SPLAŠKOVÉ KANALIZACE, POTRUBÍ Z PP HT
- NOVÉ STOUPACÍ POTRUBÍ SPLAŠKOVÉ KANALIZACE, POTRUBÍ Z PP HT

Poznámka

- PŘIPOJOVACÍ A STOUPACÍ KANALIZAČNÍ POTRUBÍ BUDE PROVEDENO Z PP HT, VE VÝKRESE JE ZNAČEN VNĚJŠÍ PRŮMĚR POTRUBÍ

– PŘIPOJOVACÍ POTRUBÍ BUDE PROVEDENO V MIN. SPÁDU 2‰


– VEŠKERÉ STOUPACÍ POTRUBÍ KANALIZACE BUDE ODVĚTRÁNO NAD STŘECHU A UKONČENO VĚTRACÍ HLAVICÍ

– USPOŘÁDÁNÍ ROZVODŮ JE NUTNÉ UPŘESNIT PŘI PROVÁDĚNÍ STAVBY A KOORDINOVAT S OSTATNÍMI PROFESEMI

– MONTÁŽE JE NUTNO PROVÁDĚT DLE MONTÁŽNÍCH PŘEDPISŮ JEDNOTLIVÝCH VÝROBCŮ A MATERIÁLŮ, PROVÁDĚCÍCH PŘEDPISŮ, PLATNÝCH NOREM A VÝHLÁŠEK

Rozměry potrubí

PP HT	NEJVĚTŠÍ VNĚJŠÍ PRŮMĚR TRUBKY	TLOUŠTKA STĚNY TRUBKY	HLOUBKA HRDLA
DN	MM	MM	MM
40	53	1,8	55
50	63	1,8	56
75	88	1,9	61
110	125	2,7	76

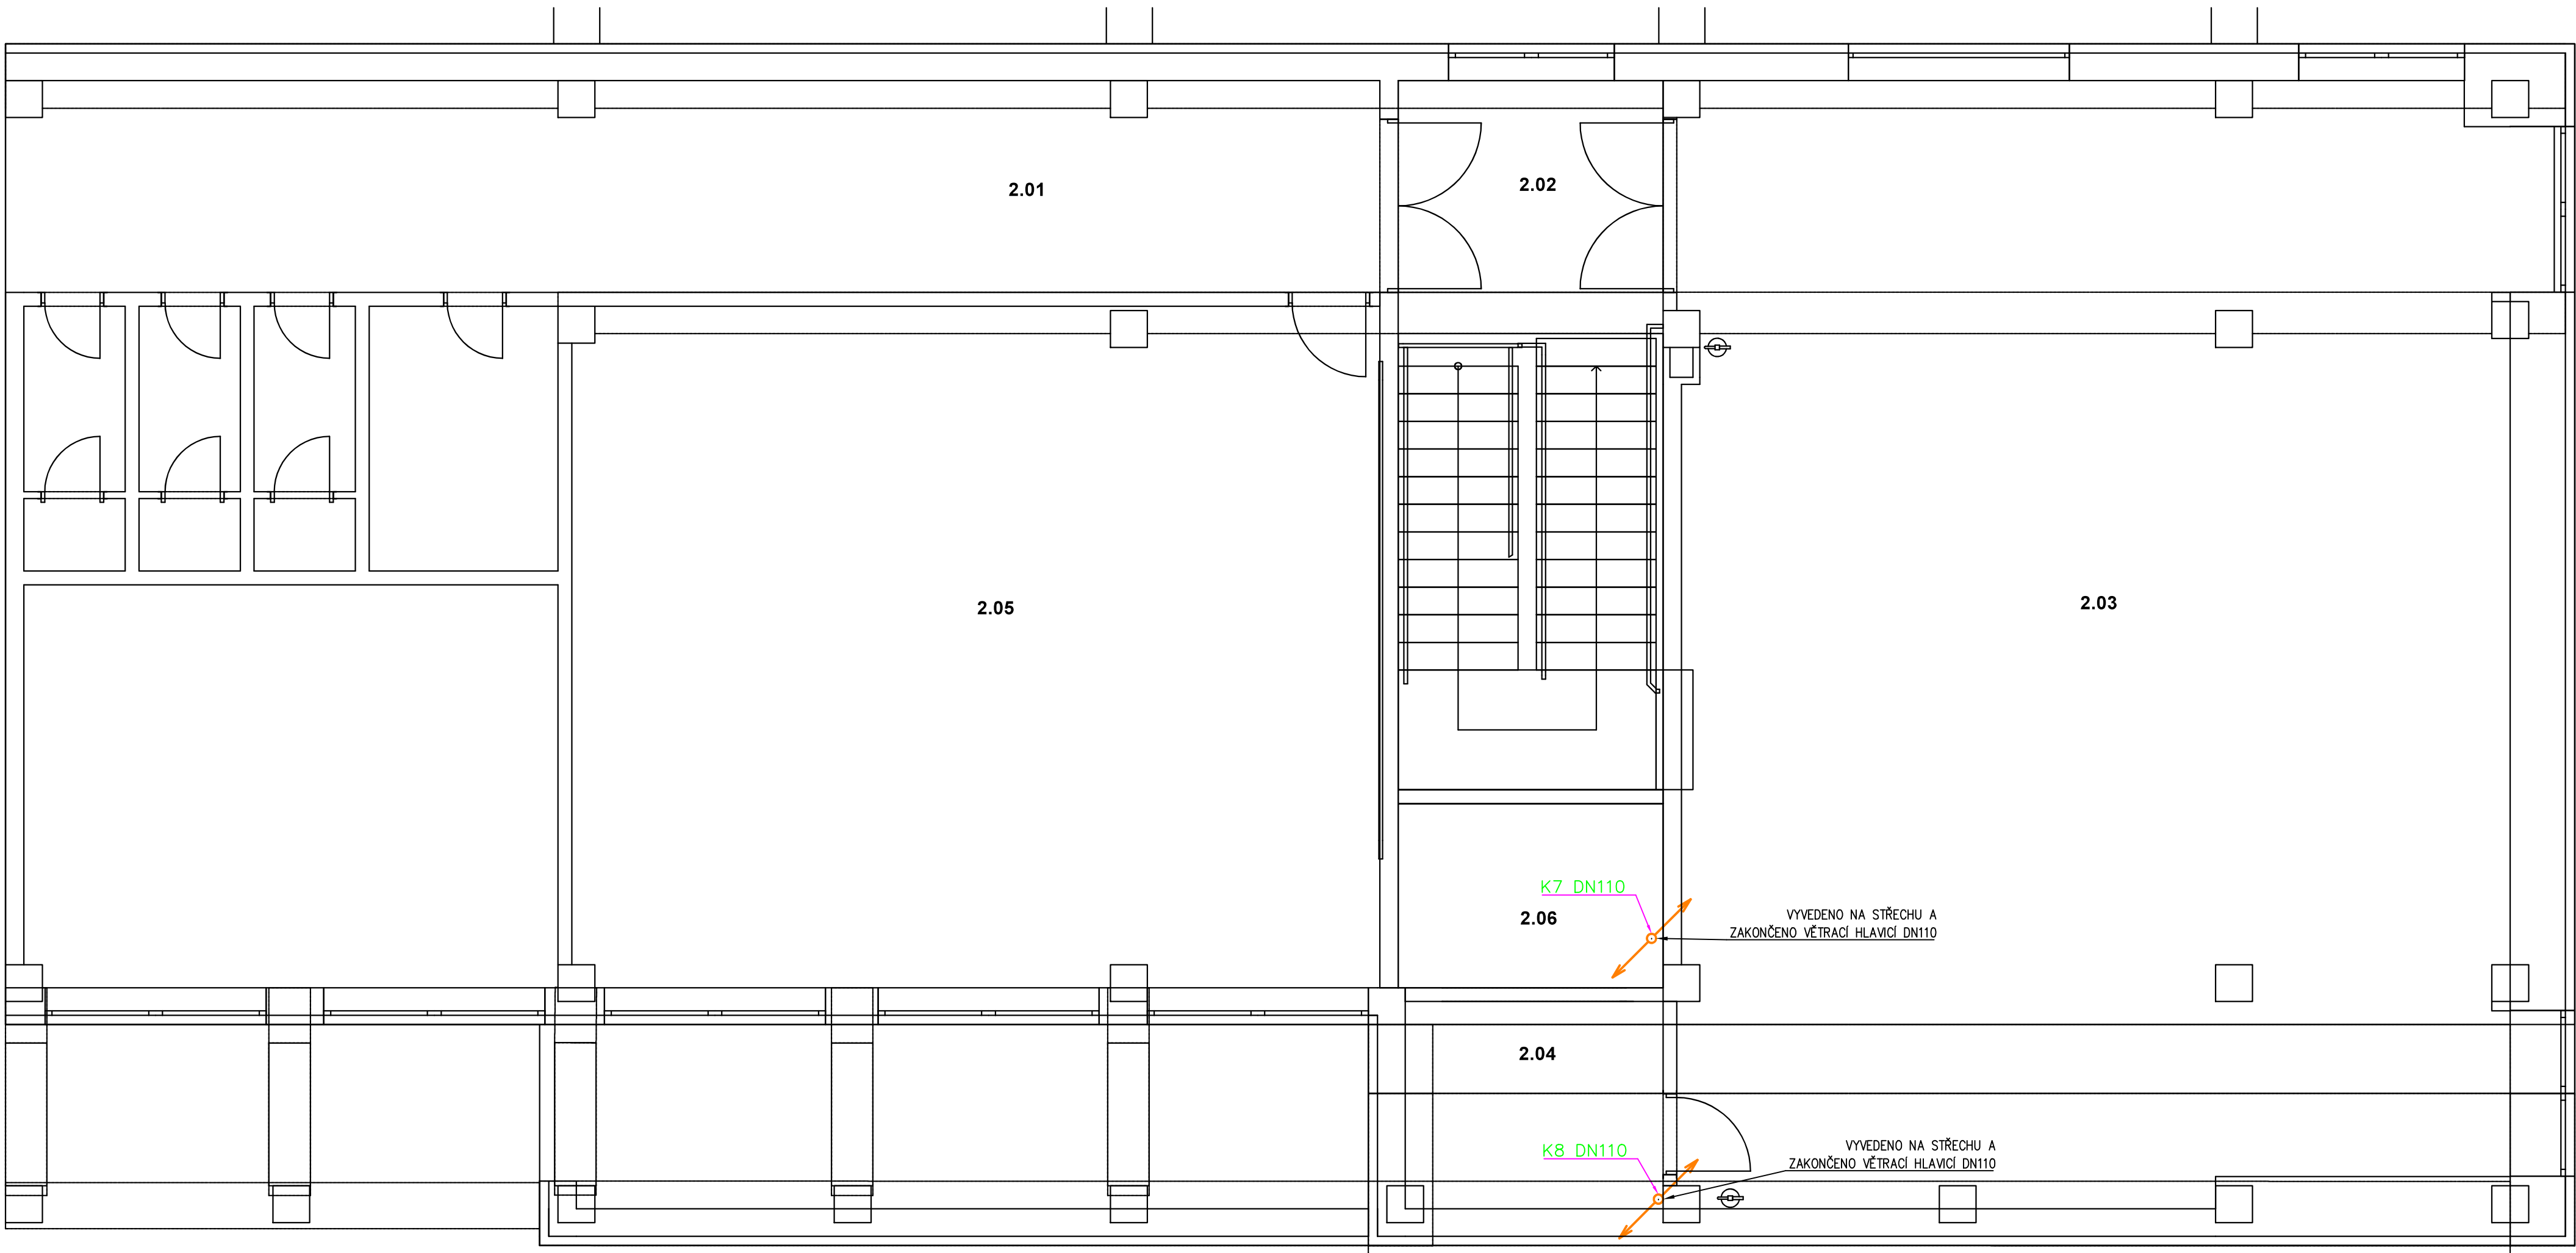

REVIZE

Index	Datum	Změna	Jméno

SCHÉMA OBJEKTU

ORIENTACE SCHÉMATU

±0,000=xy

QUALITY GROUP

Projekty | Realizace | Projektový management

info@qualitygroup.cz | www.qualitygroup.cz

STAVTE CHYTŘE

STAVBA

CENTRUM TECHNICKÉHO A INOVATIVNÍ VZDĚLÁNÍ V KYJOVĚ

MÍSTO STAVBY

Nádražní 471/48
Kyjov
697 02

K.Ú.: Kyjov [678431]
OKRES: Hodonín
KRAJ: Jihomoravský

GENERÁLNÍ PROJEKTANT

Quality Group s.r.o., Příkop 843/4, 602 00 Brno
IČ: 08879737, DI: yawn58

HLAVNÍ INŽENÝR PROJEKTU

Ing. Jitka Šoltes, j.soltes@qualitygroup.cz, tel.: +420 736 105 226

ZPRACOVATEL ODBORNÉ ČÁSTI

Ing. Kristina Pavlíková
tel.: +420 739 349 862
e-mail: kristina.pavlickova@qualitygroup.cz

AUTORIZACE

STAVEBNÍK - INVESTOR

Jihomoravský kraj
Žerotínovo náměstí 449/3 Brno 601 82
IČO: 708 88 337

Č. SMLOUVY INVESTORA

Č. SMLOUVY PROJEKTANTA

P-22-039-000

OBJEKT

D.101 - COWORKING

DATUM

01/2024

PARÉ

ODBORNÁ ČÁST

D.101.04 Zdravotně technické instalace

MĚŘÍTKO

1:50

NÁZEV DOKUMENTU

PŮDORYS 2.NP - KANALIZACE

KÓD ELEKTRONICKÉ VERZE DOKUMENTU

stavba	stupeň	část	výřez	profese	název dokumentu	revize
CTIV	DPS	D.101.04	06	ZTI	Půdorys 2.NP - K	00