

Legenda místností 1.NP

Ozn.	Název místnosti	Plocha (m²)
1.01	Skupinová výuka	80,35
1.02	Zároveň	11,96
1.03	Společný prostor	50,71
1.04	Kancelář	8,14
1.05	Sdílená kancelář	20,13
1.06	Kancelář	10,95
1.07	WC předsiň	2,99
1.08	WC dármy/invalidé	3,35
1.09	WC páni	9,27
1.10	Úklidová místnost	1,83
1.11	Sklad	5,26
1.12	Schodišťový prostor	9,97
1.13	Klidová zóna	8,93
1.14	VZT	15,94
1.15	Tiskárna	4,27
1.16	Sklad	3,21
		247,25 m²

Legenda značení


- TOPNÁ VODA – PŘÍVODNÍ – Cu POTRUBÍ
- TOPNÁ VODA – VRÁTNÉ – Cu POTRUBÍ
- DESKOVÉ OTOPNÉ TĚLESO VK22, VÝŠKA/DÉLKA VČ. TERMOSTATICKÉ HLAVICE
- STOUPACÍ POTRUBÍ TOPNÉ VODY – OCELOVÉ POTRUBÍ
- KULOVÝ KOHOUT

Poznámka

- UCHYCENÍ POTRUBÍ BUDE V SOULADU S POKYNY VÝROBCE POTRUBÍ
- ZNAČENÍ POTRUBÍ VE VÝKRESE: VNĚJŠÍ PRŮMĚR x TLOUŠTKA STĚNY POTRUBÍ
- VEŠKERÉ POTRUBÍ BUDE VEDENO V PODLAŽE A BUDE IZOLOVÁNO NÁVLEKOVOU IZOLACÍ
- PROSTUPY POŽÁRNĚ DĚLICEMI KONSTRUKCEMI BUDOU OPATŘENY PROTIPOŽÁRNÍM TMELEM PRO TĚSNĚNÍ PROSTUPŮ
- USPOŘÁDÁNÍ ROZVODŮ JE NUTNÉ UPŘESNIT PŘI PROVÁDĚNÍ STAVBY A KOORDINOVAT S OSTATNÍMI PROFESEMI
- MONTÁŽE JE NUTNO PROVÁDĚT DLE MONTÁŽNÍCH PŘEDPISŮ JEDNOTLIVÝCH VÝROBCŮ A MATERIÁLŮ, PROVÁDĚCÍCH PŘEDPISŮ, PLATNÝCH NOREM A VYHLÁŠEK

Rozměry potrubí a izolace

MĚŘENÉ TRUBKY	VNĚJŠÍ PRŮMĚR TRUBKY	TLOUŠTKA STĚNY TRUBKY	MIN. TL. IZOLACE PŘI VEDENÍ VE ZDI, PRŮCHODECH, PŘI KRÍŽENÍ POTRUBÍ...
ROZMĚR	MM	MM	MM
15x1,0	15	1,0	10
18x1,0	18	1,0	10
22x1,0	22	1,0	15
28x1,5	28	1,5	15
35x1,5	35	1,5	20

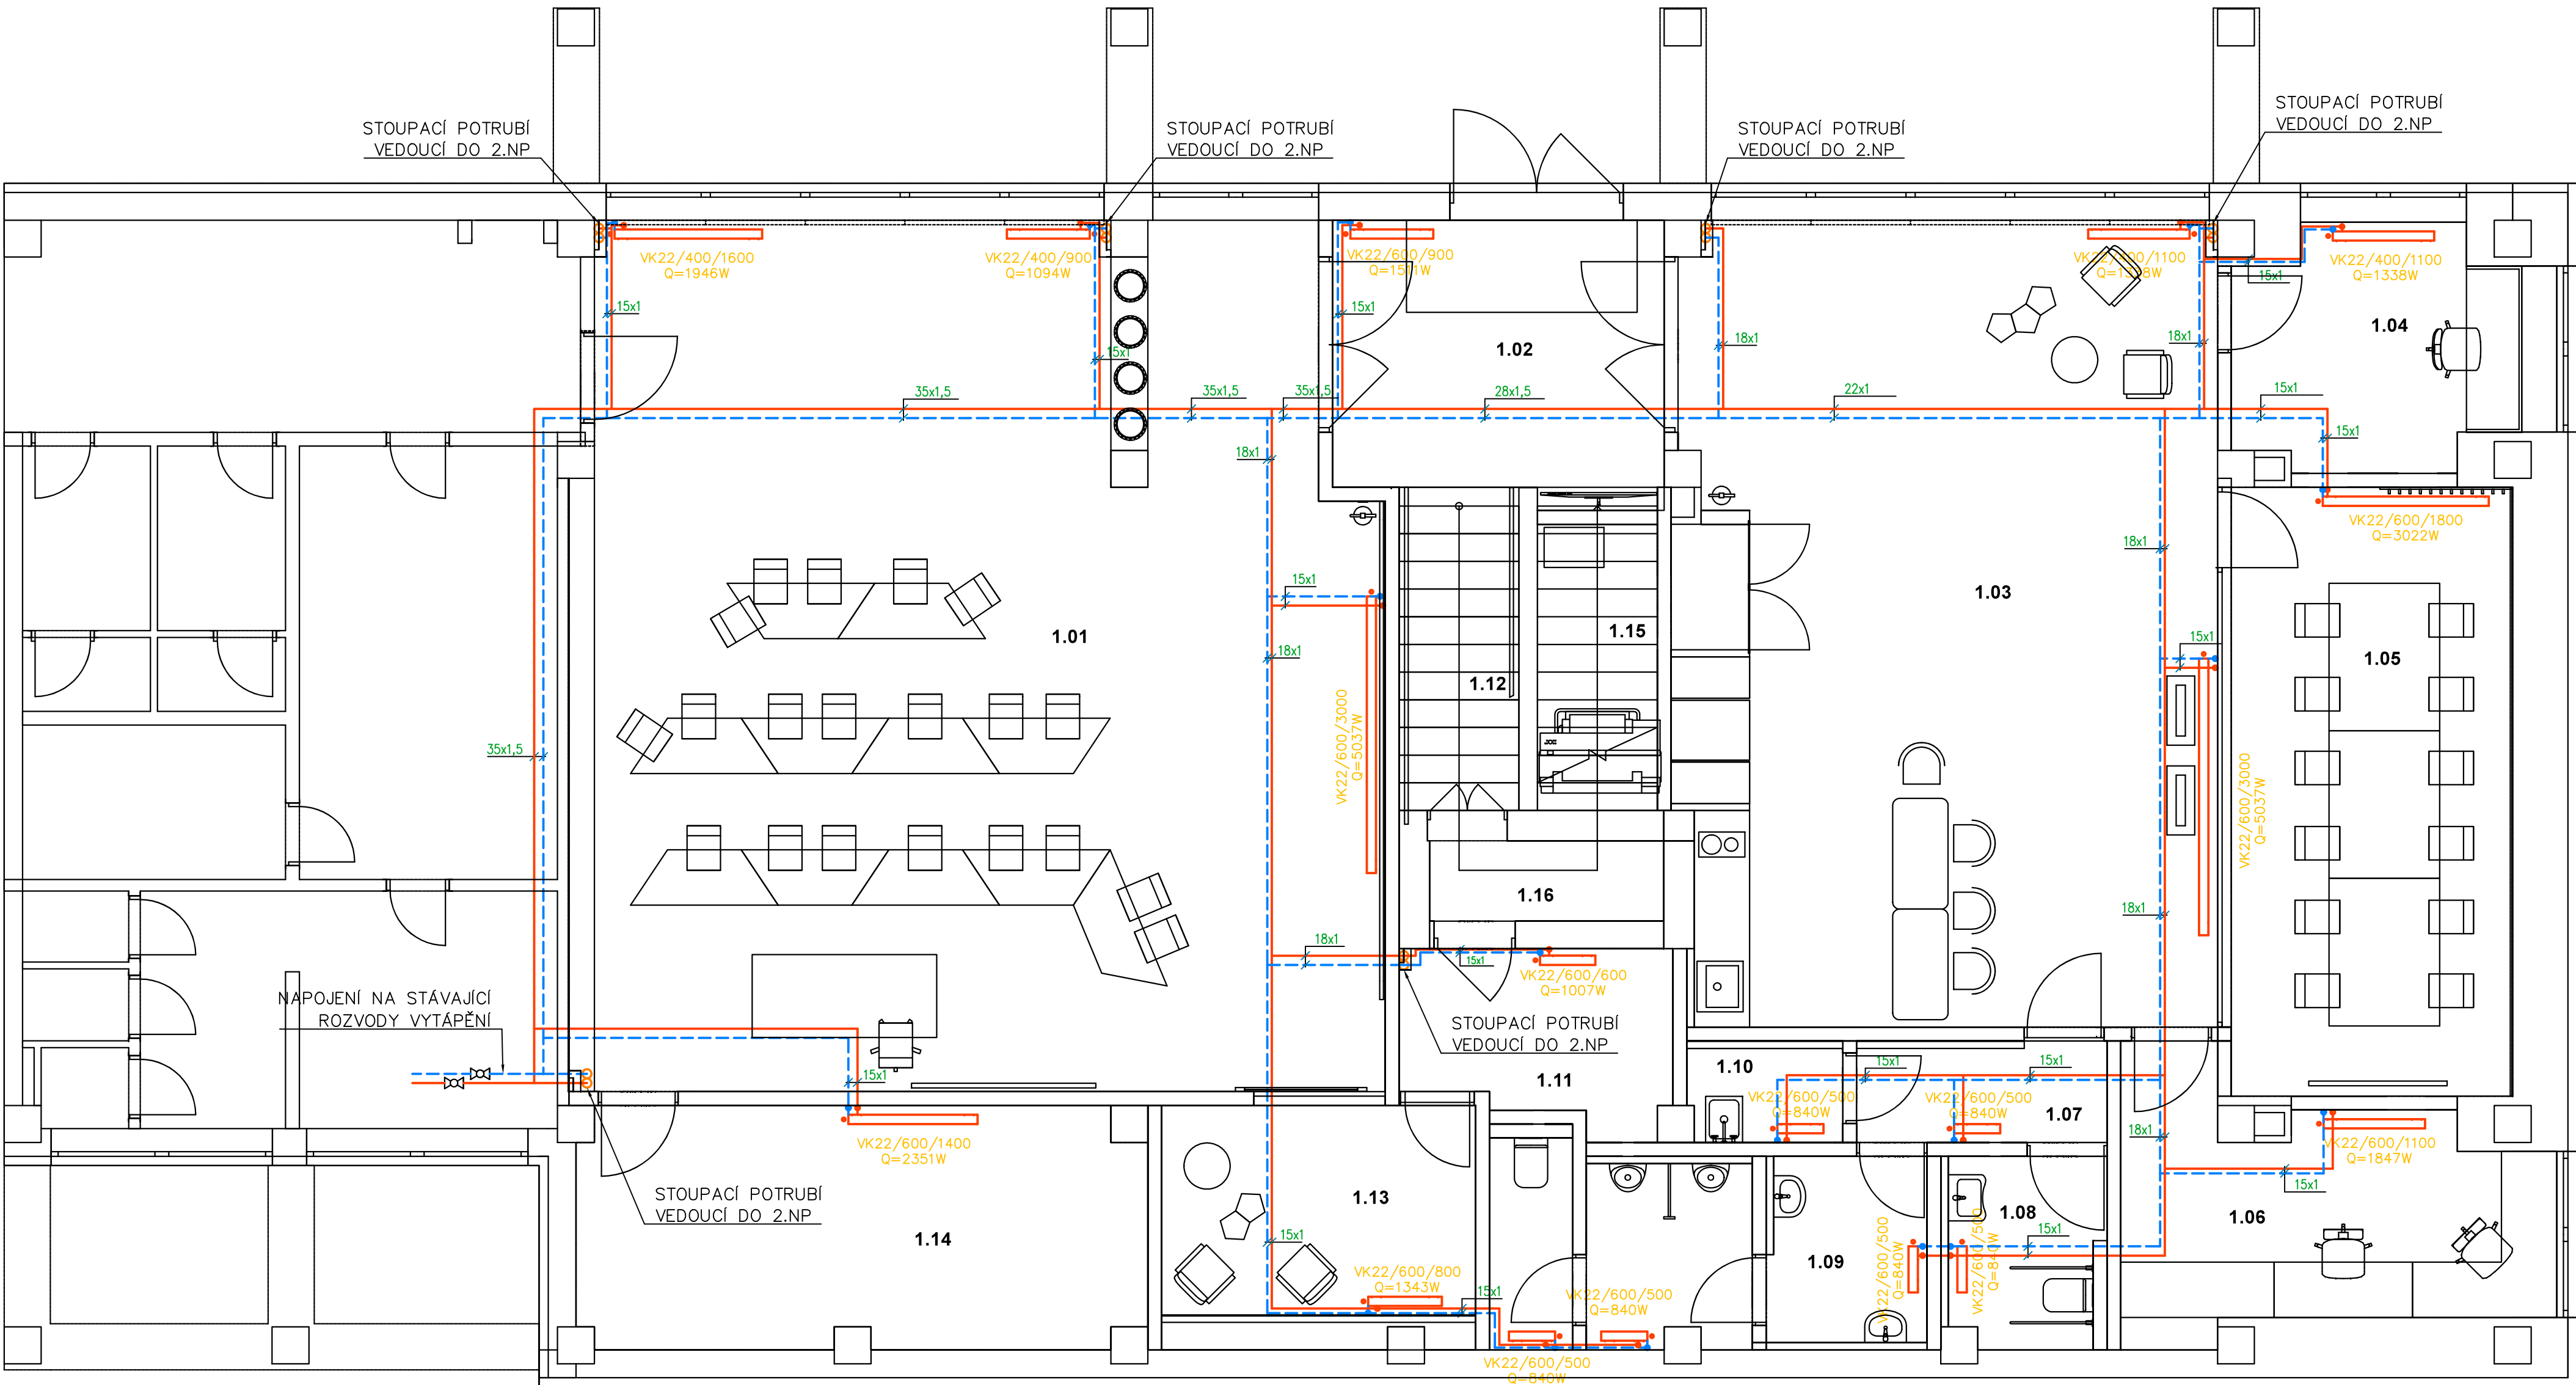

REVIZE

Index	Datum	Změna	Jméno

SCHÉMA OBJEKTU

ORIENTACE SCHÉMATU

S

QUALITY GROUP

Projekty | Realizace | Projektový management  
info@qualitygroup.cz | www.qualitygroup.cz

STAVTE CHYTŘE

STAVBA

CENTRUM TECHNICKÉHO A INOVATIVNÍ VZDĚLÁNÍ V KYJOVĚ

MÍSTO STAVBY

Nádražní 471/48  
Kyjov  
697 02

K.Ú.: Kyjov [678431]  
OKRES: Hodonín  
KRAJ: Jihomoravský

GENERÁLNÍ PROJEKTANT

Quality Group s.r.o., Příkop 843/4, 602 00 Brno  
IČ: 08879737, DI: yawn58

HLAVNÍ INŽENÝR PROJEKTU

Ing. Jitka Šoltes, j.soltes@qualitygroup.cz, tel.: +420 736 105 226

ZPRACOVATEL ODBORNÉ ČÁSTI

Ing. Kristína Pavlíková  
tel.: +420 739 349 862  
e-mail: kristina.pavlikova@qualitygroup.cz

STAVEBNÍK - INVESTOR

Jihomoravský kraj  
Žerotínovo náměstí 449/3 Brno 601 82  
IČO: 708 88 337

Č. SMLOUVY INVESTORA

P-22-039-000

Č. SMLOUVY PROJEKTANTA

OBJEKT

D.101 - COWORKING

DATUM

01/2024

PARÉ

ODBOBNÁ ČÁST

D.101.05 Ústřední vytápění

MĚŘÍTKO

1:50

NÁZEV DOKUMENTU

PŮDORYS 1.NP

KÓD ELEKTRONICKÉ VERZE DOKUMENTU

stavba	stavební	část	výkres	profese	název dokumentu	revize
CTIV	DPS	D.101.05	02	UV	Půdorys 1.NP	00