

Legenda místností 2.NP

Ozn.	Název místnosti	Plocha (m²)
2.01	WC chlapeč	10,94
2.02	Umyvárna	8,98
2.03	Sprchy umývárna	14,37
2.04	Uklidová místnost	1,70
2.05	Schodiště	14,56
2.06	Sklad sezóních potřeb	5,91
2.07	Studovna	49,27
2.08	Pokoj	18,98
2.09	Pokoj	19,26
2.10	Pokoj	19,25
2.11	Předsíň	3,11
2.12	Pokoj vychovatele	11,06
2.13	WC, sprcha	3,12
2.14	Kuchyňský kout	10,99
2.15	Pokoj	19,36
2.16	Pokoj	19,66
2.17	Chodba	48,02
2.18	Pokoj	19,65
2.19	Pokoj	19,66
2.20	Pokoj	19,66
2.21	Pokoj	19,66
2.22	Pokoj	19,64
2.23	Předsíň WC	3,36
		380,19 m²

Legenda značení

- STUDENÁ VODA, POTRUBÍ Z PPR PN20 VČ. NÁVLEKOVÉ IZOLACE
- TEPLÁ VODA, POTRUBÍ Z PPR PN20 VČ. NÁVLEKOVÉ IZOLACE
- CIRKULACE, POTRUBÍ Z PPR PN20 VČ. NÁVLEKOVÉ IZOLACE
- STOUPACÍ POTRUBÍ TEPLÉ, STUDENÁ VODY A CIRKULACE, POTRUBÍ Z PPR PN20 VČ. NÁVLEKOVÉ IZOLACE
- MÍSTNÍ ODSKOK TEPLÉ, STUDENÉ VODY A CIRKULACE, POTRUBÍ Z PPR PN20 VČ. NÁVLEKOVÉ IZOLACE

Legenda zařizovacích předmětů


1	WC	ZÁVĚSNÝ KERAMICKÝ KLOZET S HLUBOKÝM SPLACHOVÁNÍM, BARVA BILÁ, MONTÁŽNÍ PRVEK GEBERIT SE SPLACHOVACÍ NÁDRŽKOU, TYP DUOFIX, PŘIPOJENÍ S INTEGROVANÝM ROHOVÝM VENTILEM, OVLÁDACÍ TLAČÍTKO, MATNÝ CHROM, TERMOPLASTICKÉ SEDÁTKO SOFT-CLOSE
2	WC INVALIDÉ	ZÁVĚSNÝ KERAMICKÝ KLOZET S HLUBOKÝM SPLACHOVÁNÍM, PRO TĚLESNÉ POSTIŽENÉ, BARVA BILÁ, MONTÁŽNÍ PRVEK GEBERIT SE SPLACHOVACÍ NÁDRŽKOU, TYP DUOFIX, PŘIPOJENÍ S INTEGROVANÝM ROHOVÝM VENTILEM, OVLÁDACÍ TLAČÍTKO, PRO DVOUČINNÉ SPLACHOVÁNÍ, MATNÝ CHROM, TERMOPLASTICKÉ SEDÁTKO SOFT-CLOSE
3	UMYVADLO	ZÁVĚSNÉ KERAMICKÉ UMYVADLO S OTVOREM PRO STOJÁNKOVOU BATERII, BARVA BILÁ, ROZMĚR 45x35 cm, ZÁPACHOVÁ UZÁVĚRKA, 2x ROHOVÝ VENTIL S FILTREM, STOJÁNKOVÁ PÁKOVÁ BATERIE, MONTÁŽNÍ SOUPRAVA PRO UCHYCENÍ DO ZDIVA
4	UMYVADLO	ZÁVĚSNÉ ERGONOMICKÉ KERAMICKÉ UMYVADLO S OTVOREM PRO STOJÁNKOVOU BATERII, BARVA BILÁ, ROZMĚR 64x55 cm, ZÁPACHOVÁ UZÁVĚRKA, 2x ROHOVÝ VENTIL S FILTREM, STOJÁNKOVÁ PÁKOVÁ BATERIE, MONTÁŽNÍ SOUPRAVA PRO UCHYCENÍ DO ZDIVA
5	SPRCHA	DLAŽDĚNÝ SPRCHOVÝ KOUT, ODTOKOVÝ SPRCHOVÝ ŽLAB, NÁSTĚNNÁ PÁKOVÁ BATERIE SPRCHOVÁ, RUČNÍ SPRCHA, HADICE, DRŽÁK SPRCHY, SPRCHOVÁ ZÁSTĚNA
6	PISOÁR	KERAMICKÝ PISOÁR S AUTOMATICKÝM SPLACHOVACÍM ZAŘÍZENÍM VYUŽÍVAJÍCÍM PRO BEZDOTYKOVÉ OVLÁDÁNÍ AUTOMATICKÝ SNÍMAČ NA KAPACITNÍM PRŮTOKU, NAPÁJECÍ ZDROJ PRO AUTOMATICKÝ SPLACHOVÁČ
7	VÝLEVKA	VOLNĚ STOJÍCÍ NEREZOVÁ VÝLEVKA, ROZMĚR 400x500 cm, SE SKLOPNOU MŘÍŽÍ Z NEREZOVÉ OCELI, VODOROVNÝ ODPAD, NÁSTĚNNÁ PÁKOVÁ BATERIE S DLOUHÝM RAMÍNKEM
8	PODLAHOVÁ VPUST	PODLAHOVÁ VPUST DN50 SE SVISLÝM ODTOKEM A ZÁPACHOVOU UZÁVĚRKOU

Poznámka

- ZNAČENÍ VODOVODNÍHO POTRUBÍ VE VÝKRESE: VNĚJŠÍ PRŮMĚR x TLOUŠTKA STĚNY POTRUBÍ
- USPOŘÁDÁNÍ ROZVODŮ JE NUTNÉ UPŘESNIT PŘI PROVÁDĚNÍ STAVBY A KOORDINOVAT S OSTATNÍMI PROFESEMI
- VEŠKERÉ POTRUBÍ TEPLÉ A STUDENÉ VODY BUDE IZOLOVÁNO NÁVLEKOVOU IZOLACÍ
- MONTÁŽE JE NUTNO PROVÁDĚT DLE MONTÁŽNÍCH PŘEDPISŮ JEDNOTLIVÝCH VÝROBCŮ A MATERIÁLŮ, PROVÁDĚCÍCH PŘEDPISŮ, PLATNÝCH NOREM A VYHLÁŠEK
- UMYVADLOVÉ A KUCHYŇSKÉ BATERIE MAJÍ MAX. PRŮTOK VODY 6 L/min, SPRCHY 8 L/min
- WC, ZAHRNUTÉ SOUPRAVY, MÍSY A SPLACHOVACÍ NÁDRŽE, MAJÍ OBJEM SPLACHOVACÍ VODY MAX. 6 L, MAX. PRŮMĚRNÝ OBJEM SPLACHOVACÍ VODY 3,75 L
- PISOÁRY SPOTŘEBUJÍ MAX. 2 L/MISU/HODINU, SPLACHOVACÍ PISOÁRY MAJÍ MAX. ÚPLNÝ OBJEM SPLACHOVACÍ VODY 1 L

Rozměry potrubí a izolace

PPR CLASSIC SDR 6 (PN20)	VNĚJŠÍ PRŮMĚR TRUBKY	TLOUŠTKA STĚNY TRUBKY	VNITŘNÍ PRŮMĚR TRUBKY	MIN. TL. IZOLACE PŘI VEDENÍ POTRUBÍ VOLNĚ A VE ŽLABU	MIN. TL. IZOLACE PŘI VEDENÍ VE ZDI, PRŮCHODECH, PŘI KŘÍŽENÍ POTRUBÍ...
ROZMĚR	MM	MM	MM	MM	MM
20x3,4	20	3,4	13,2	20	10
25x4,2	25	4,2	16,6	20	10
32x5,4	32	5,4	21,2	30	15
40x6,7	40	6,7	26,6	30	15
50x8,3	50	8,3	33,4	30	15
63x10,5	63	10,5	42,0	50	25

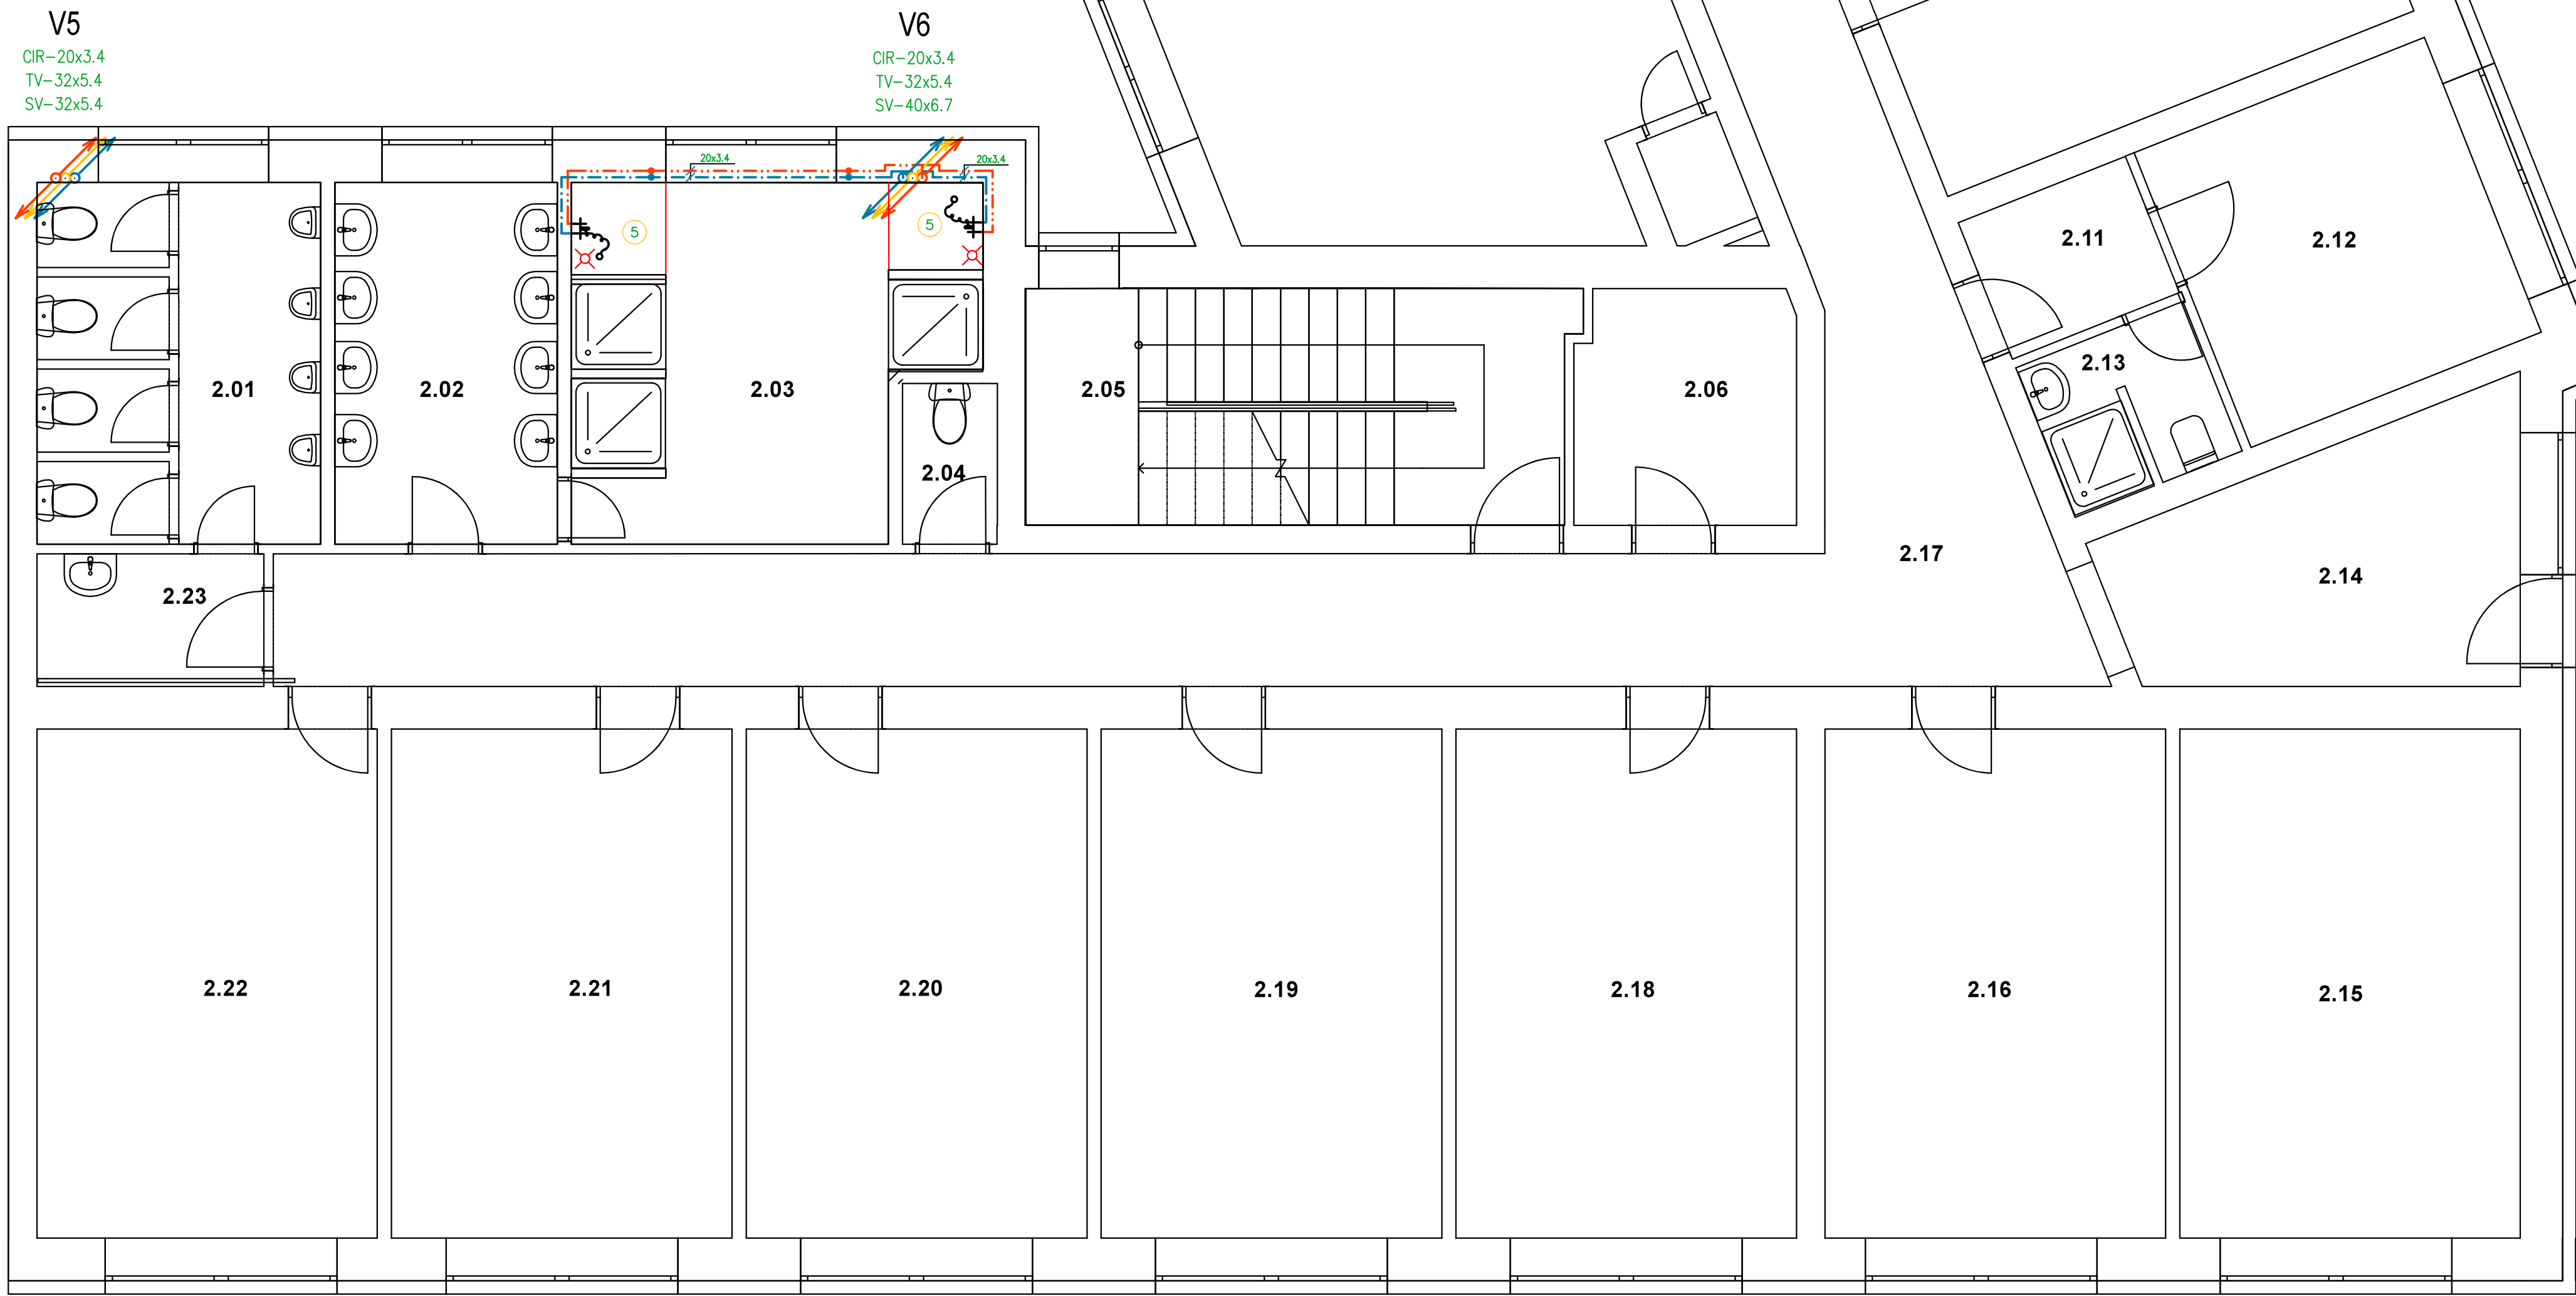

REVIZE

Index	Datum	Změna	Jméno

SCHEMA OBJEKTU

ORIENTACE SCHÉMATU

±0,000=xy

Projekty | Realizace | Projektový management
info@qualitygroup.cz | www.qualitygroup.cz
STAVTE CHYTŘE

STAVBA**CENTRUM TECHNICKÉHO A INOVATIVNÍ VZDĚLÁNÍ V KYJOVĚ**

MÍSTO STAVBY

Nádražní 471/48
Kyjov
697 02

K.Ú.: Kyjov [678431]
OKRES: Hodonín
KRAJ: Jihomoravský

GENERÁLNÍ PROJEKTANT

Quality Group s.r.o., Příkop 843/4, 602 00 Brno
IČ: 08879737, DI: ymn58

AUTORIZACE

HLAVNÍ INŽENÝR PROJEKTU

Ing. Jitka Šoltes, j.soltes@qualitygroup.cz, tel.: +420 736 105 226

ZPRACOVATEL ODBORNÉ ČÁSTI

Ing. Kristína Pavčíková
tel.: +420 739 349 862
e-mail: kristina.pavcikova@qualitygroup.cz

STAVEBNÍK - INVESTOR

Jihomoravský kraj
Žerotínovo náměstí 449/3 Brno 601 82
IČO: 708 88 337

Č. SMLOUVY INVESTORA

P-22-039-000

OBJEKT

D.103 - PŘÍSTAVBA

DATUM

01/2024

PARÉ

ODBORNÁ ČÁST

D.103.04 Zdravotně technické instalace

MĚŘÍTKO

1:50

NÁZEV DOKUMENTU

PŮDORYS 2.NP - VODA

KÓD ELEKTRONICKÉ VERZE DOKUMENTU

stavba	stavební	část	výkres	profese	název dokumentu	revize
CTIV	DPS	D.103.04	04	ZTI	Půdorys 2.NP-V	00