

Legenda značení


- SVODNÉ POTRUBÍ SPLAŠKOVÉ KANALIZACE, POTRUBÍ Z PVC SN8
- STOUPACÍ POTRUBÍ SPLAŠKOVÉ KANALIZACE, POTRUBÍ Z PP HT

Poznámka

- SVODNÉ POTRUBÍ SPLAŠKOVÉ KANALIZACE BUDE PROVEDENO V MIN. SPÁDU 2‰
- USPOŘÁDÁNÍ ROZVODŮ JE NUTNÉ UPŘESNIT PŘI PROVÁDĚNÍ STAVBY A KOORDINOVAT S OSTATNÍMI PROFESEMI
- MONTÁŽE JE NUTNO PROVÁDĚT DLE MONTÁŽNÍCH PŘEDPISŮ JEDNOTLIVÝCH VÝROBČŮ A MATERIÁLŮ, PROVÁDĚCÍCH PŘEDPISŮ, PLATNÝCH NOREM A VYHLÁŠEK
- SVODNÉ POTRUBÍ VEDOUcí DO PŘEČERPÁVACÍ STANICE BUDE VEDENO V ZÁKLADECH
- SVODNÉ POTRUBÍ VEDOUcí OD PŘEČERPÁVACÍ STANICE BUDE VEDENO PO DĚLĚ STĚNY V 1.PP A NÁSLEDNĚ NAPOJENO NA HLAVNÍ SVODNÉ POTRUBÍ

Rozměry potrubí

PVC KG SYSTEM SN8	NEJVĚTŠÍ VNĚJŠÍ PRŮMĚR TRUBKY	TLOUŠTKA STĚNY TRUBKY	HLOUBKA HRDLA
DN	MM	MM	MM
110	127	3,2	66
125	144	3,2	68
160	184	4,7	84
200	227	5,9	106
250	289	7,3	128
300	358	9,2	162

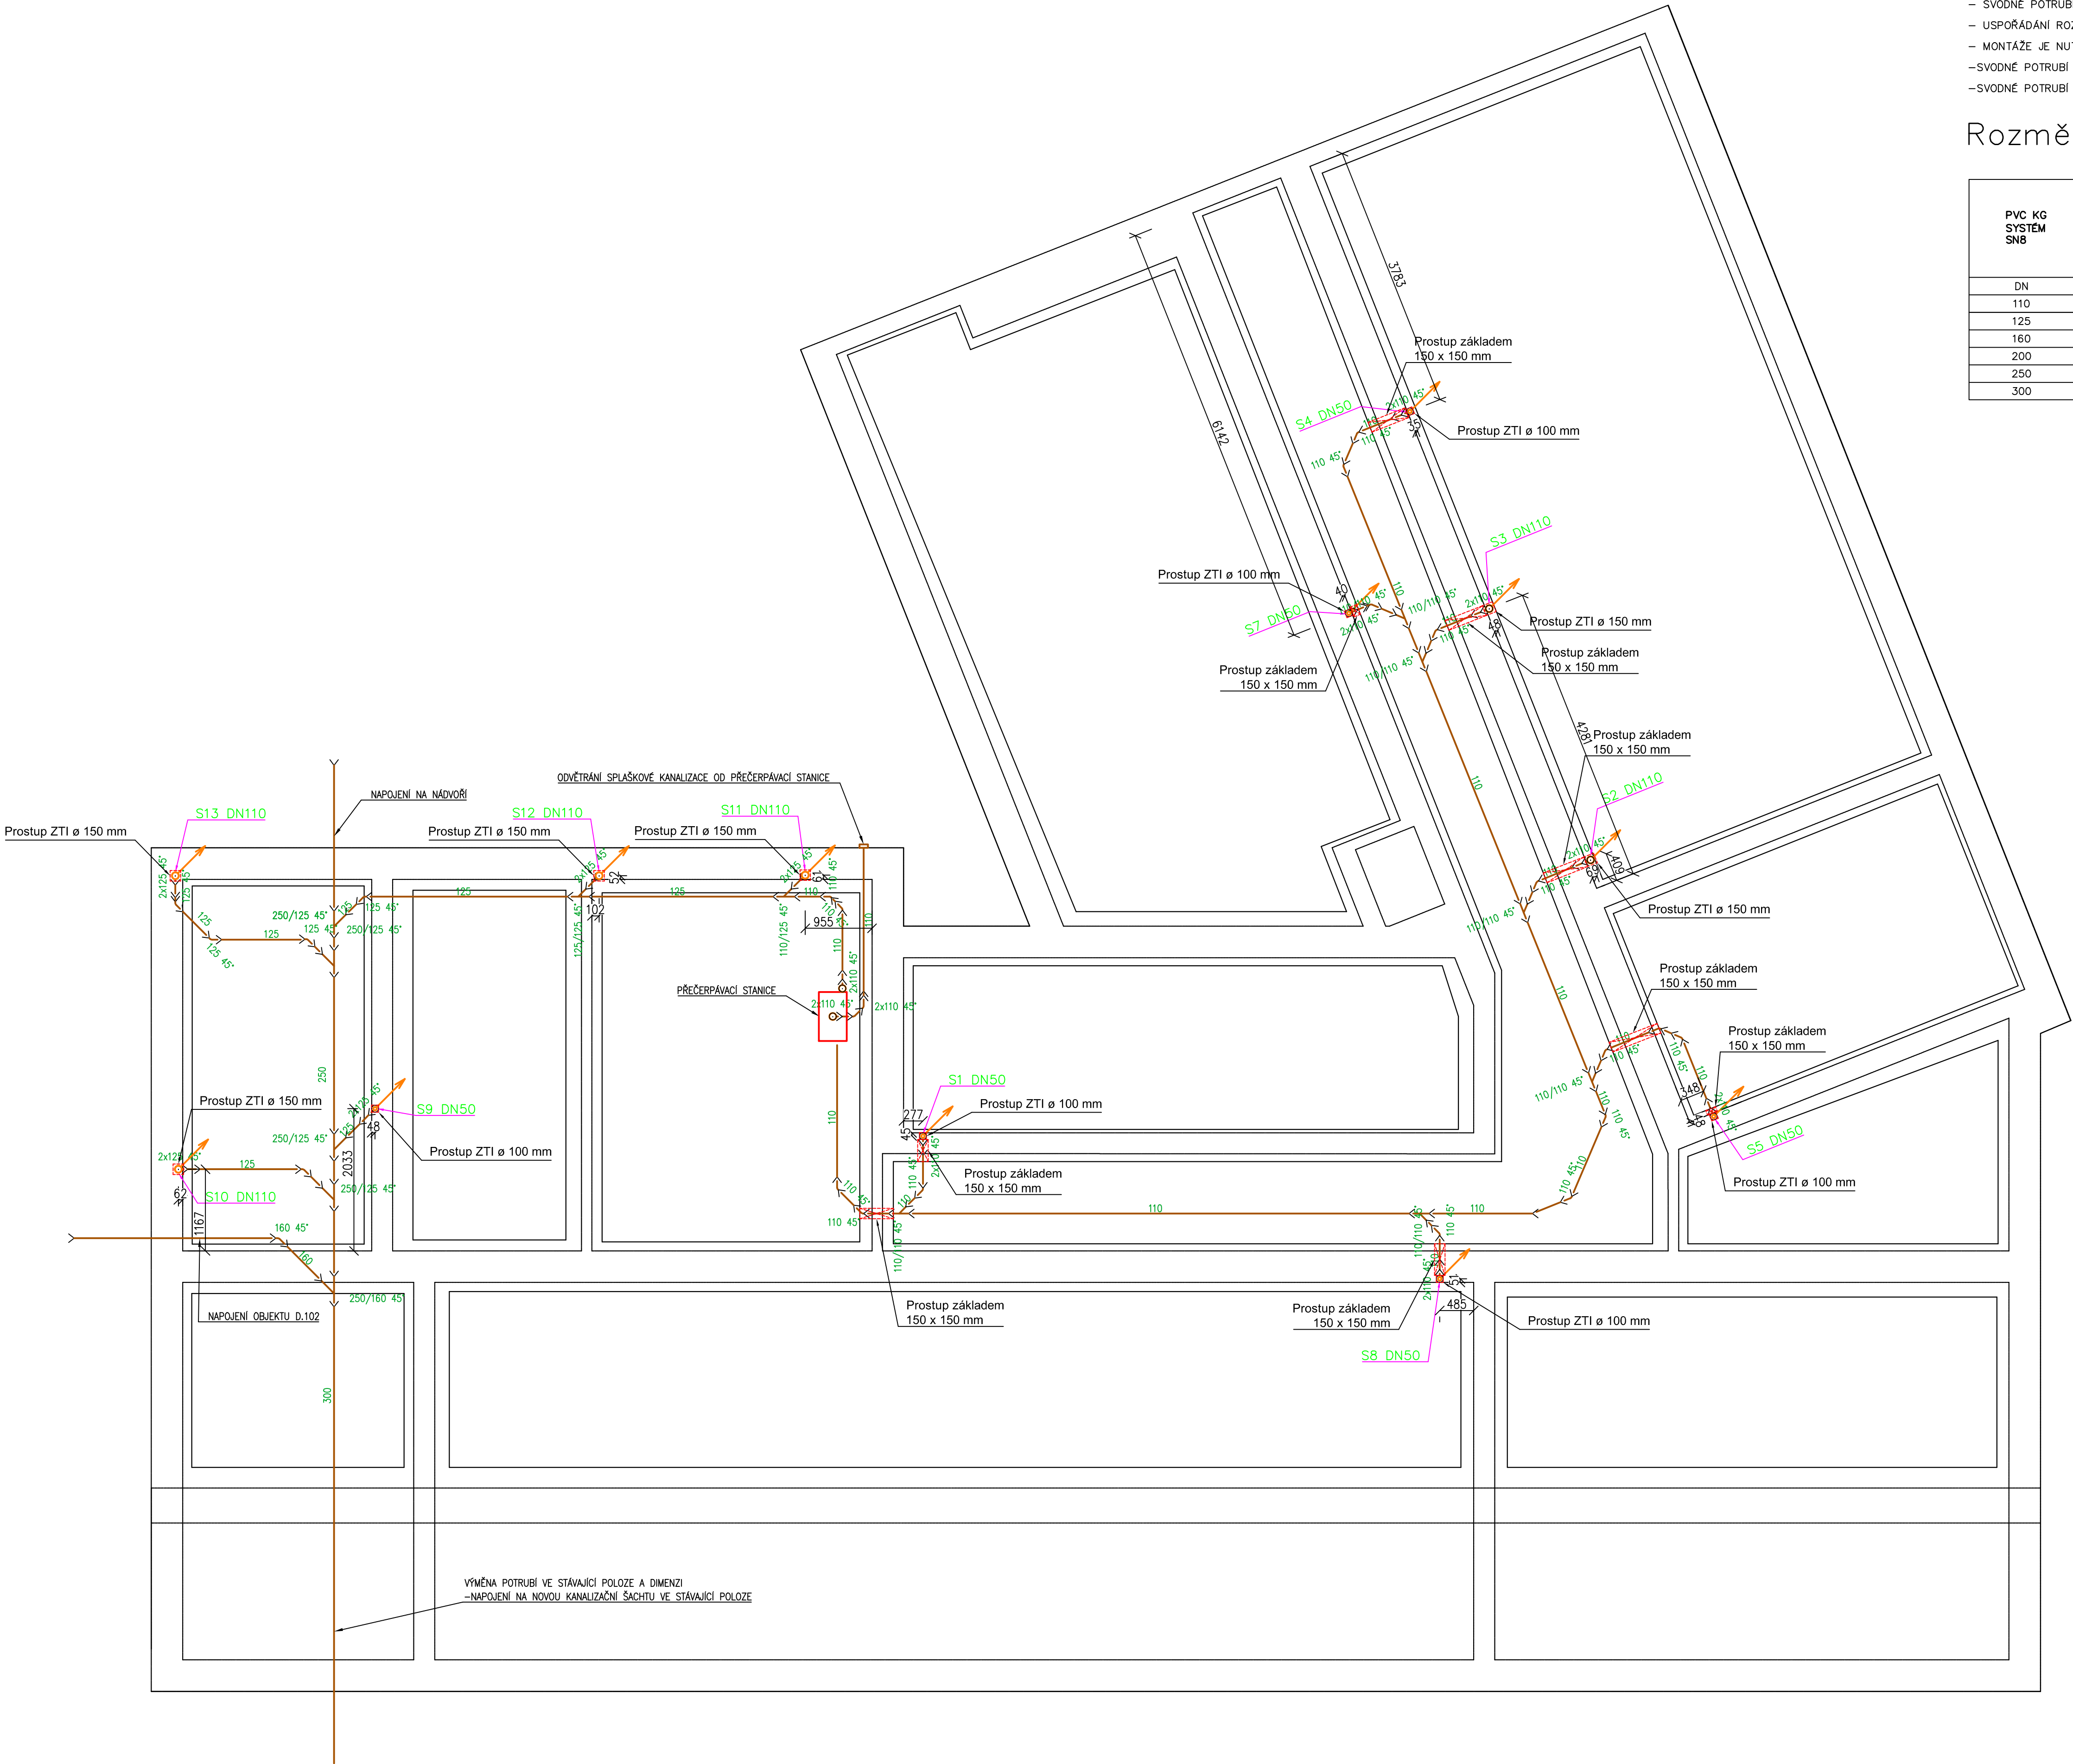

REVIZE

Index	Datum	Změna	Jméno

SCHÉMA OBJEKTU

ORIENTACE SCHÉMATU

S

±0,000=xy

QUALITY GROUP

Projekty | Realizace | Projektový management  
info@qualitygroup.cz | www.qualitygroup.cz  
STAVTE CHYTŘE

STAVBA  
CENTRUM TECHNICKÉHO A INOVATIVNÍ VZDĚLÁNÍ V KYJOVĚ

MÍSTO STAVBY  
Nádražní 471/48  
Kyjov 697 02

K.Ú.: Kyjov [678431]  
OKRES: Hodonín  
KRAJ: Jihomoravský

GENERÁLNÍ PROJEKTANT  
Quality Group s.r.o., Příkop 843/4, 602 00 Brno  
IČ: 08879737, DI: jawn58

AUTORIZACE

HLAVNÍ INŽENÝR PROJEKTU  
Ing. Jitka Šoltes, j.soltes@qualitygroup.cz, tel.: +420 736 105 226

ZPRACOVATEL ODBORNÉ ČÁSTI  
Ing. Kristína Pavlíková  
tel.: +420 739 349 862  
e-mail: kristina.pavlickova@qualitygroup.cz

STAVEBNÍK - INVESTOR  
Jihomoravský kraj  
Žerotínovo náměstí 449/3 Brno 601 82  
IČO: 708 88 337

Č. SMLOUVY INVESTORA  
P-22-039-000

OBJEKT  
D.103 - PŘÍSTAVBA

DATUM  
01/2024

PARÉ

ODBORNÁ ČÁST  
D.103.04 Zdravotně technické instalace

MĚŘÍTKO  
1:50

NÁZEV DOKUMENTU  
PŮDORYS ZÁKLADŮ - KANALIZACE

KÓD ELEKTRONICKÉ VERZE DOKUMENTU  
stavba stupeň část výřez profese název dokumentu revize  
CTIV DPS D.103.04 07 ZTI Půdorys základů-K 00