

Legenda místností 1.PP

Ozn.	Název místnosti	Plocha (m²)
0.01	Instalační prostor	14,34
0.02	Sklad sportovních potřeb	14,65
0.03	Technická místnost -topení	21,31
0.04	Úklidová místnost	3,38
0.05	Schodiště	16,55
0.06	Keramická dílna - tvořivá dílna	19,97
0.07	Keramická dílna - zázemí	14,21
0.08	Manipulace	12,07
0.09	Sklad	18,54
0.10	Šatna ženy	11,53
0.11	Sprcha ženy	2,21
0.12	Předsíň šatna ženy	2,09
0.13	WC ženy	1,88
0.14	Šatna muži	11,53
0.15	Sprcha muži	2,69
0.16	Předsíň šatna muži	2,09
0.17	WC muži	1,35
0.18	Sklad	17,33
0.19	Sklad zkušebny	11,28
0.20	Zkušebna	39,64
0.21	Chodba	36,70
0.22	Posilovna	80,08
0.23	Instalační prostor	17,77
0.24	Sklad	1,07
		374,06 m²

Legenda značení

----- PŘIPOJOVACÍ POTRUBÍ SPLAŠKOVÉ KANALIZACE, POTRUBÍ Z PP HT
----- STOUPACÍ POTRUBÍ SPLAŠKOVÉ KANALIZACE, POTRUBÍ Z PP HT

Legenda zařizovacích předmětů


1	WC	ZÁVĚSNÝ KERAMICKÝ KLOZET S HLUBOKÝM SPLACHOVÁNÍM, BARVA BILÁ, MONTÁŽNÍ PRVEK GEBERIT SE SPLACHOVACÍ NÁDRŽKOU, TYP DUOFIX, PŘIPOJENÍ S INTEGROVANÝM ROHOVÝM VENTILEM, OVLÁDACÍ TLAČÍTKO, MATNÝ CHROM, TERMOPLASTICKÉ SEDÁTKO SOFT-CLOSE
2	WC INVALIDÉ	ZÁVĚSNÝ KERAMICKÝ KLOZET S HLUBOKÝM SPLACHOVÁNÍM, PRO TĚLESNÉ POSTIŽENÉ, BARVA BILÁ, MONTÁŽNÍ PRVEK GEBERIT SE SPLACHOVACÍ NÁDRŽKOU, TYP DUOFIX, PŘIPOJENÍ S INTEGROVANÝM ROHOVÝM VENTILEM, OVLÁDACÍ TLAČÍTKO, PRO DVOJČINNÉ SPLACHOVÁNÍ, MATNÝ CHROM, TERMOPLASTICKÉ SEDÁTKO SOFT-CLOSE
3	UMYVADLO	ZÁVĚSNÉ KERAMICKÉ UMYVADLO S OTVOREM PRO STOJÁNKOVOU BATERII, BARVA BILÁ, ROZMĚR 45x35 cm, ZÁPACHOVÁ UZÁVĚRKA, 2x ROHOVÝ VENTIL S FILTREM, STOJÁNKOVÁ PÁKOVÁ BATERIE, MONTÁŽNÍ SOUPRAVA PRO UCHYCENÍ DO ZDIVA
4	UMYVADLO	ZÁVĚSNÉ ERGONOMICKÉ KERAMICKÉ UMYVADLO S OTVOREM PRO STOJÁNKOVOU BATERII, BARVA BILÁ, ROZMĚR 64x55 cm, ZÁPACHOVÁ UZÁVĚRKA, 2x ROHOVÝ VENTIL S FILTREM, STOJÁNKOVÁ PÁKOVÁ BATERIE, MONTÁŽNÍ SOUPRAVA PRO UCHYCENÍ DO ZDIVA
5	SPRCHA	DLÁŽDĚNÝ SPRCHOVÝ KOUT, ODTOKOVÝ SPRCHOVÝ ŽLAB, NÁSTĚNNÁ PÁKOVÁ BATERIE SPRCHOVÁ, RUČNÍ SPRCHA, HADICE, DRŽÁK SPRCHY, SPRCHOVÁ ZASTĚNA
6	PISOÁŘ	KERAMICKÝ PISOÁŘ S AUTOMATICKÝM SPLACHOVACÍM ZAŘÍZENÍM VYUŽÍVAJÍCÍM PRO BEZDOTYKOVÉ OVLÁDÁNÍ AUTOMATICKÝ SNIMAČ NA KAPACITNÍM PRŮTOKU, NAPÁJECÍ ZDROJ PRO AUTOMATICKÝ SPLACHOVAČ
7	VÝLEVKA	VOLNĚ STOJÍCÍ NEREZOVÁ VÝLEVKA, ROZMĚR 400x500 cm, SE SKLOPNOU MŘÍŽÍ Z NEREZOVÉ OCELI, VODOROVNÝ ODPAD, NÁSTĚNNÁ PÁKOVÁ BATERIE S DLOUHÝM RAMÍNKEM
8	PODLAHOVÁ VPUST	PODLAHOVÁ VPUST DN50 SE SVISLÝM ODTOKEM A ZÁPACHOVOU UZÁVĚRKOU

Poznámka

- PŘIPOJOVACÍ A STOUPACÍ KANALIZAČNÍ POTRUBÍ BUDE PROVEDENO Z PP HT, VE VÝKRESE JE ZNAČEN VNĚJŠÍ PRŮMĚR POTRUBÍ
- PŘIPOJOVACÍ POTRUBÍ BUDE PROVEDENO V MIN. SPÁDU 2%
- SVODNÉ POTRUBÍ SPLAŠKOVÉ KANALIZACE BUDE PROVEDENO V MIN. SPÁDU 2%
- VEŠKERÉ STOUPACÍ POTRUBÍ KANALIZACE BUDE ODVĚTRÁNO NAD STŘECHU A UKONČENO VĚTRACÍ HLAVICÍ
- USPOŘÁDÁNÍ ROZVODŮ JE NUTNĚ UPŘESNIT PŘI PROVÁDĚNÍ STAVBY A KOORDINOVAT S OSTATNÍMI PROFESEMI
- MONTÁŽE JE NUTNO PROVÁDĚT DLE MONTÁŽNÍCH PŘEDPISŮ JEDNOTLIVÝCH VÝROBCŮ A MATERIÁLŮ, PROVÁDĚCÍCH PŘEDPISŮ, PLATNÝCH NOREM A VÝHLÁŠEK
- UMYVADLOVÉ A KUCHYŇSKÉ BATERIE MAJÍ MAX. PRŮTOK VODY 6 L/min, SPRCHY 8 L/min
- WC, ZAHRNUJÍCÍ SOUPRAVY, MÍSY A SPLACHOVACÍ NÁDRŽE, MAJÍ OBJEM SPLACHOVACÍ VODY MAX. 6 L, MAX. PRŮMĚRNÝ OBJEM SPLACHOVACÍ VODY 3,75 L
- PISOÁŘY SPOTŘEBUJÍ MAX. 2 L/MISU/HODINU, SPLACHOVACÍ PISOÁŘY MAJÍ MAX. ÚPLNÝ OBJEM SPLACHOVACÍ VODY 1 L

Rozměry potrubí

PP HT	NEJVĚTŠÍ VNĚJŠÍ PRŮMĚR TRUBKY	TLOUŠTKA STĚNY TRUBKY	HLOUBKA HRDLA
DN	MM	MM	MM
50	63	1,8	56
75	88	1,9	61
110	125	2,7	76
125	143	3,1	82
160	181	3,9	100

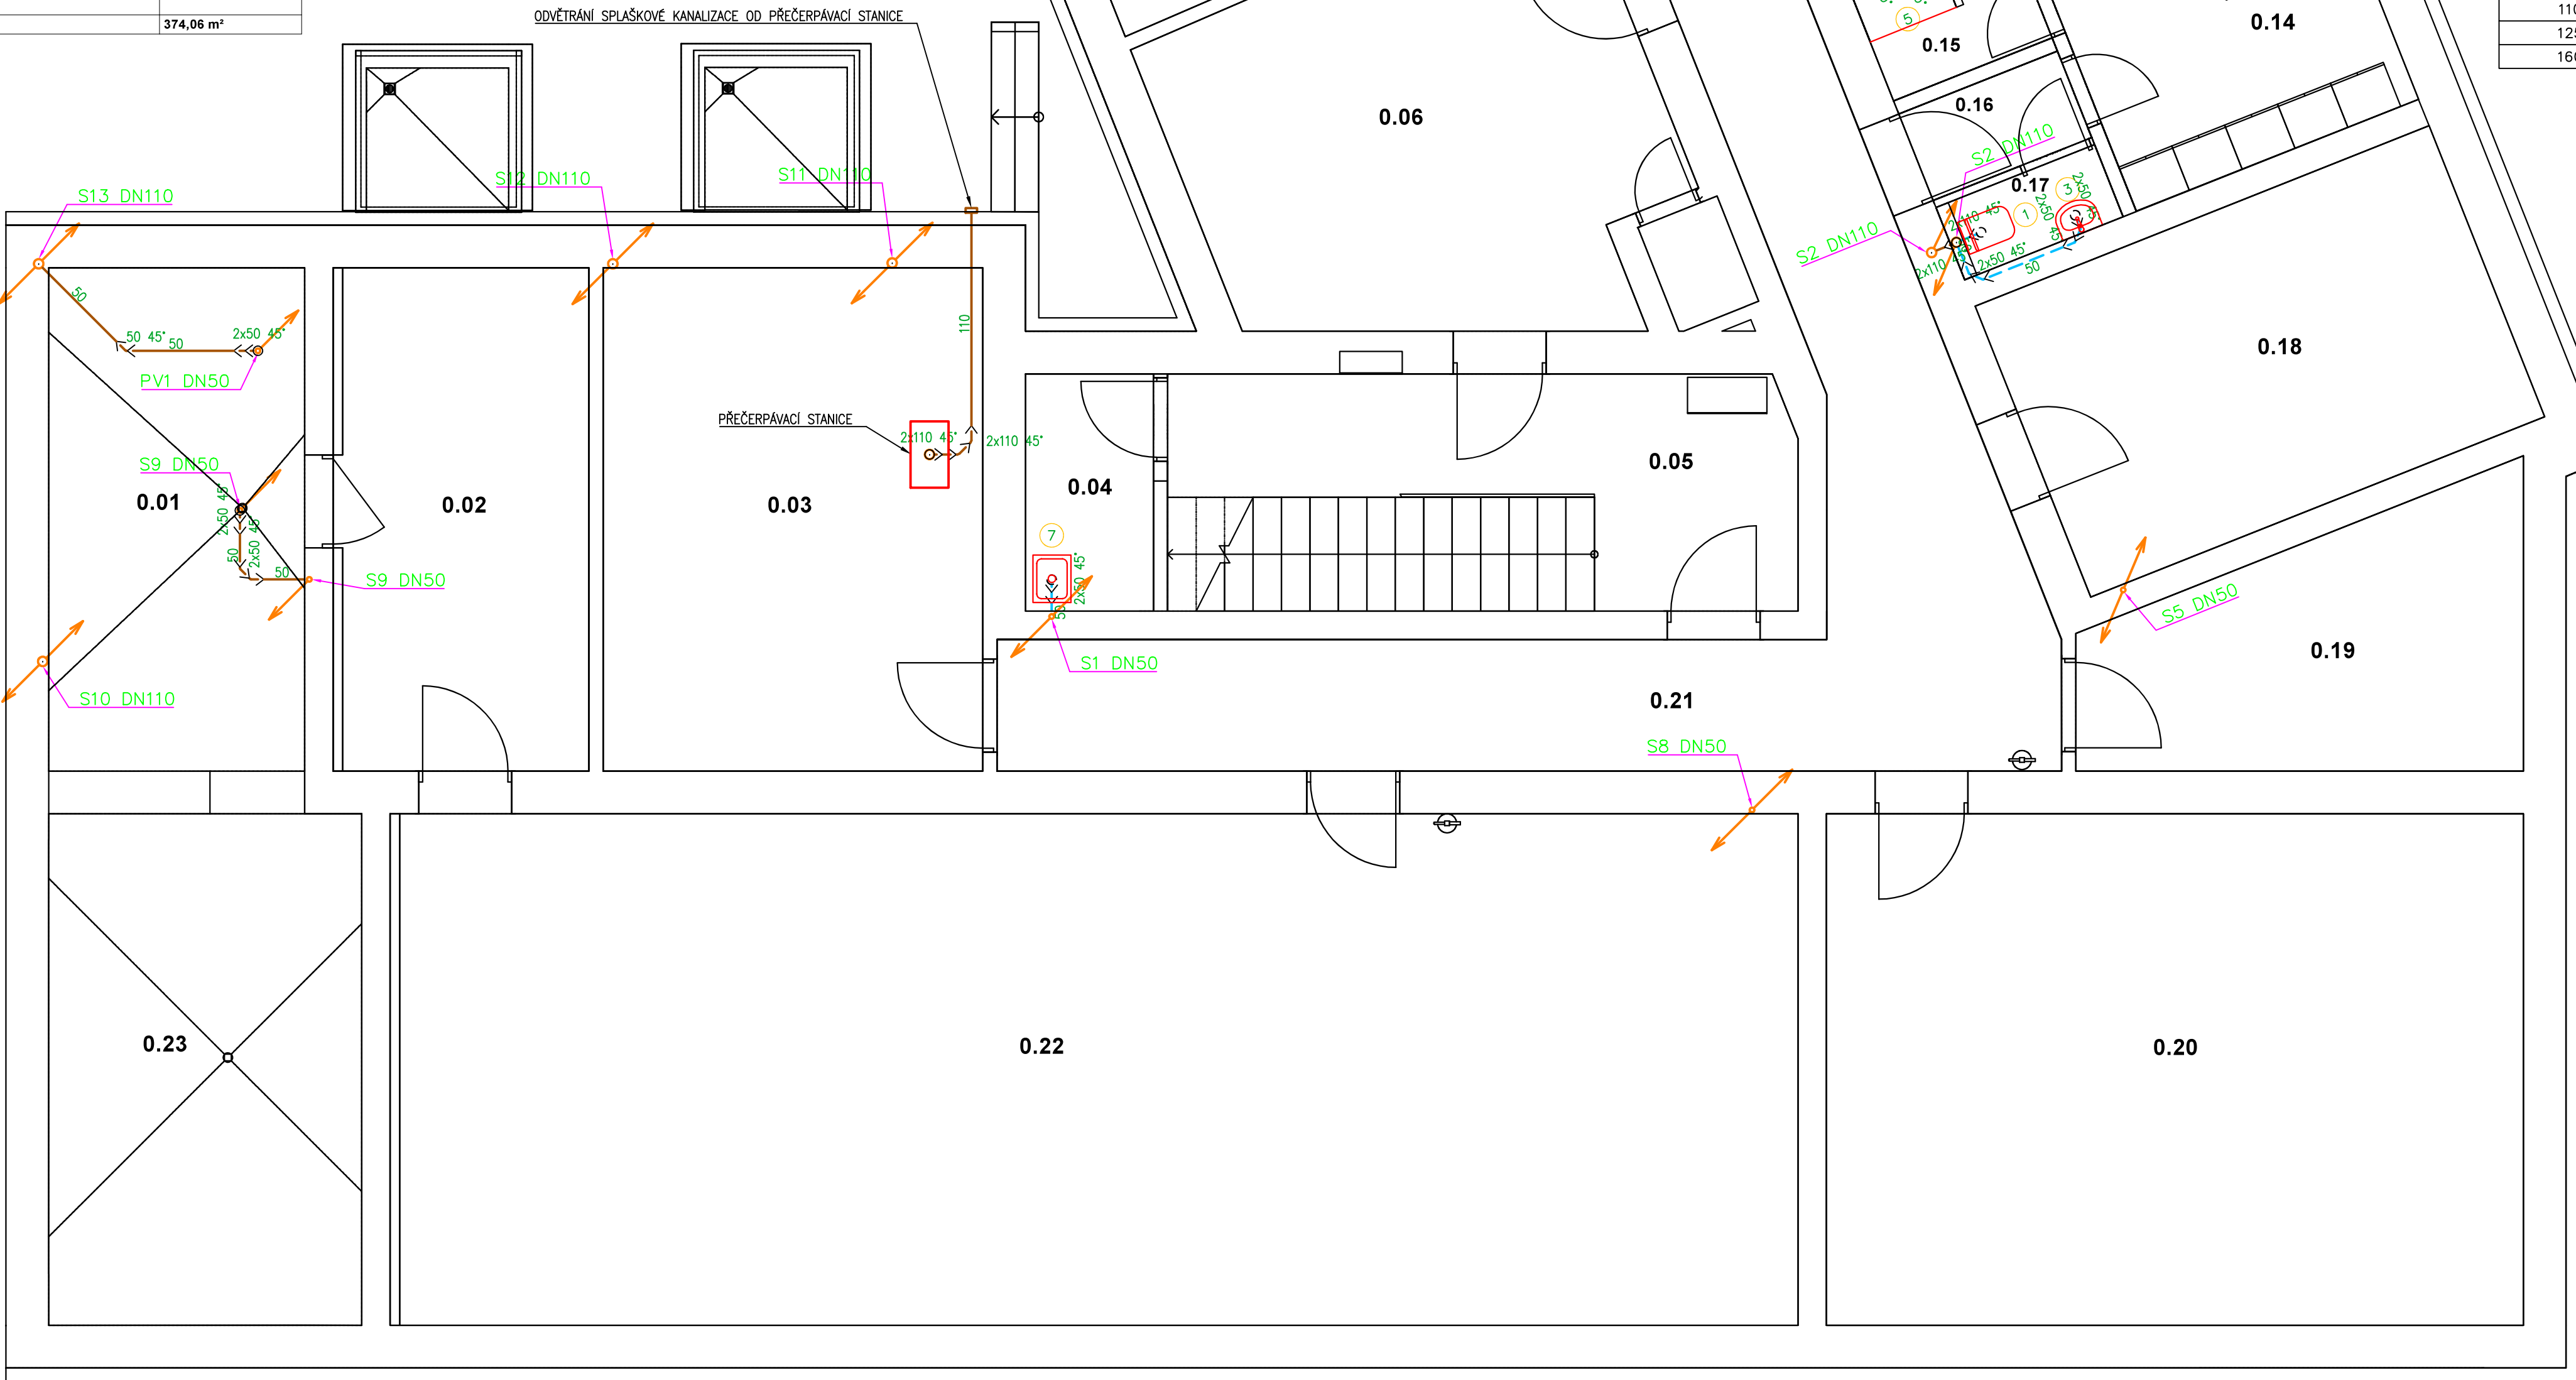

REVIZE

Index	Datum	Změna	Jméno

SCHEMA OBJEKTU

ORIENTACE SCHÉMATU

S

±0,000=xy

QUALITY GROUP

Projekty | Realizace | Projektový management
info@qualitygroup.cz | www.qualitygroup.cz
STAVTE CHYTŘE

STAVBA**CENTRUM TECHNICKÉHO A INOVATIVNÍ VZDĚLÁNÍ V KYJOVĚ**

MÍSTO STAVBY

Nádražní 471/48
Kyjov 697 02

K.Ú.: Kyjov [678431]
OKRES: Hodonín
KRAJ: Jihomoravský

GENERÁLNÍ PROJEKTANT

Quality Group s.r.o., Příkop 843/4, 602 00 Brno
IČ: 08879737, DI: yawn58

AUTORIZACE

HLAVNÍ INŽENÝR PROJEKTU

Ing. Jitka Šoltes, j.soltes@qualitygroup.cz, tel.: +420 736 105 226

ZPRACOVATEL ODBORNÉ ČÁSTI

Ing. Kristína Pavlíková
tel.: +420 739 349 862
e-mail: kristina.pavlikova@qualitygroup.cz

STAVEBNÍK - INVESTOR

Jihomoravský kraj
Žerotínovo náměstí 449/3 Brno 601 82
IČO: 708 88 337

Č. SMLOUVY INVESTORA
Č. SMLOUVY PROJEKTANTA
P-22-039-000

OBJEKT

D.103 - PŘÍSTAVBA

DATUM

01/2024

PARÉ

ODBORNÁ ČÁST

D.103.04 Zdravotně technické instalace

MĚŘÍTKO

1:50

NÁZEV DOKUMENTU

PŮDORYS 1.PP - KANALIZACE

KÓD ELEKTRONICKÉ VERZE DOKUMENTU						
stavba	stupeň	část	výkres	profese	název dokumentu	revize
CTIV	DPS	D.103.04	08	ZTI	Půdorys 1.PP-K	00