

Legenda místností 2.NP

Ozn.	Název místnosti	Plocha (m²)
2.01	WC chlapci	10,94
2.02	Umývárna	8,98
2.03	Sprchy umývárna	14,37
2.04	Úklidová místnost	1,70
2.05	Schodiště	14,56
2.06	Sklad sezóních potřeb	5,91
2.07	Studovna	49,27
2.08	Pokoj	18,98
2.09	Pokoj	19,26
2.10	Pokoj	19,25
2.11	Předsíň	3,11
2.12	Pokoj vychovatele	11,06
2.13	WC, sprcha	3,12
2.14	Kuchyňský kout	10,99
2.15	Pokoj	19,36
2.16	Pokoj	19,66
2.17	Chodba	48,02
2.18	Pokoj	19,65
2.19	Pokoj	19,66
2.20	Pokoj	19,66
2.21	Pokoj	19,66
2.22	Pokoj	19,64
2.23	Předsíň WC	3,36
		380,19 m²

Legenda značení

--- PŘIPOJOVACÍ POTRUBÍ SPLAŠKOVÉ KANALIZACE, POTRUBÍ Z PP HT
STOUPACÍ POTRUBÍ SPLAŠKOVÉ KANALIZACE, POTRUBÍ Z PP HT

Legenda zařizovacích předmětů


1	WC	ZÁVĚSNÝ KERAMICKÝ KLOZET S HLUBOKÝM SPLACHOVÁNÍM, BARVA BÍLÁ, MONTÁŽNÍ PRVEK GEBERIT SE SPLACHOVACÍ NÁDRŽKOU, TYP DUOFIX, PŘIPOJENÍ S INTEGROVANÝM ROHOVÝM VENTILEM, OVLÁDACÍ TLAČÍTKO, MATNÝ CHROM, TERMOPLASTICKÉ SEDÁTKO SOFT-CLOSE
2	WC INVALIDÉ	ZÁVĚSNÝ KERAMICKÝ KLOZET S HLUBOKÝM SPLACHOVÁNÍM, PRO TĚLESNĚ POSTIŽENÉ, BARVA BÍLÁ, MONTÁŽNÍ PRVEK GEBERIT SE SPLACHOVACÍ NÁDRŽKOU, TYP DUOFIX, PŘIPOJENÍ S INTEGROVANÝM ROHOVÝM VENTILEM, OVLÁDACÍ TLAČÍTKO, PRO DVOUČINNÉ SPLACHOVÁNÍ, MATNÝ CHROM, TERMOPLASTICKÉ SEDÁTKO SOFT-CLOSE
3	UMYVADLO	ZÁVĚSNÉ KERAMICKÉ UMYVADLO S OTVOREM PRO STOJÁNKOVOU BATERII, BARVA BÍLÁ, ROZMĚR 45x35 cm, ZÁPACHOVÁ UZÁVĚRKA, 2x ROHOVÝ VENTIL S FILTREM, STOJÁNKOVÁ PÁKOVÁ BATERIE, MONTÁŽNÍ SOUPRAVA PRO UCHYCENÍ DO ZDIVA
4	UMYVADLO	ZÁVĚSNÉ ERGONOMICKÉ KERAMICKÉ UMYVADLO S OTVOREM PRO STOJÁNKOVOU BATERII, BARVA BÍLÁ, ROZMĚR 64x55 cm, ZÁPACHOVÁ UZÁVĚRKA, 2x ROHOVÝ VENTIL S FILTREM, STOJÁNKOVÁ PÁKOVÁ BATERIE, MONTÁŽNÍ SOUPRAVA PRO UCHYCENÍ DO ZDIVA
5	SPRCHA	DLÁŽDĚNÝ SPRCHOVÝ KOUT, ODTOKOVÝ SPRCHOVÝ ŽLAB, NÁSTĚNNÁ PÁKOVÁ BATERIE SPRCHOVÁ, RUČNÍ SPRCHA, HADICE, DRŽÁK SPRCHY, SPRCHOVÁ ZÁSTĚNA
6	PISOÁR	KERAMICKÝ PISOÁR S AUTOMATICKÝM SPLACHOVACÍM ZAŘÍZENÍM VYUŽÍVAJÍCÍM PRO BEZDOTYKOVÉ OVLÁDÁNÍ AUTOMATICKÝ SNÍMAČ NA KAPACITNÍM PRŮTOKU, NAPÁJECÍ ZDROJ PRO AUTOMATICKÝ SPLACHOVAČ
7	VÝLEVKA	VOLNĚ STOJÍCÍ NEREZOVÁ VÝLEVKA, ROZMĚR 400x500 cm, SE SKLOPNOU MŘÍŽÍ Z NEREZOVÉ OCELI, VODOROVNÝ ODPAD, NÁSTĚNNÁ PÁKOVÁ BATERIE S DLOUHÝM RAMÍNKEM
8	PODLAHOVÁ VPUST	PODLAHOVÁ VPUST DN50 SE SVISLÝM ODTOKEM A ZÁPACHOVOU UZÁVĚRKOU

Poznámka

- PŘIPOJOVACÍ A STOUPACÍ KANALIZAČNÍ POTRUBÍ BUDE PROVEDENO Z PP HT, VE VÝKRESE JE ZNAČEN VNĚJŠÍ PRŮMĚR POTRUBÍ
- PŘIPOJOVACÍ POTRUBÍ BUDE PROVEDENO V MIN. SPÁDU 2%
- SVODNÉ POTRUBÍ SPLAŠKOVÉ KANALIZACE BUDE PROVEDENO V MIN. SPÁDU 2%
- VEŠKERÉ STOUPACÍ POTRUBÍ KANALIZACE BUDE ODVĚTRÁNO NAD STŘECHU A UKONČENO VĚTRACÍ HLAVICÍ
- USPOŘÁDÁNÍ ROZVODŮ JE NUTNĚ UPŘESNIT PŘI PROVÁDĚNÍ STAVBY A KOORDINOVAT S OSTATNÍMI PROFESEMI
- MONTÁŽE JE NUTNO PROVÁDĚT DLE MONTÁŽNÍCH PŘEDPISŮ JEDNOTLIVÝCH VÝROBČŮ A MATERIÁLŮ, PROVÁDĚCÍCH PŘEDPISŮ, PLATNÝCH NOREM A VYHLÁŠEK
- UMYVADLOVÉ A KUCHYŇSKÉ BATERIE MAJÍ MAX. PRŮTOK VODY 6 L/min, SPRCHY 8 L/min
- WC, ZAHRNUTÍ SOUPRAVY, MÍSY A SPLACHOVACÍ NÁDRŽE, MAJÍ OBJEM SPLACHOVACÍ VODY MAX. 6 L, MAX. PRŮMĚRNÝ OBJEM SPLACHOVACÍ VODY 3,75 L
- PISOÁRY SPOTŘEBUJÍ MAX. 2 L/MISU/HODINU, SPLACHOVACÍ PISOÁRY MAJÍ MAX. ÚPLNÝ OBJEM SPLACHOVACÍ VODY 1 L

Rozměry potrubí

PP HT	NEJVĚTŠÍ VNĚJŠÍ PRŮMĚR TRUBKY	TLOUŠTKA STĚNY TRUBKY	HLOBKA HRDLA
DN	MM	MM	MM
50	63	1,8	56
75	88	1,9	61
110	125	2,7	76
125	143	3,1	82
160	181	3,9	100

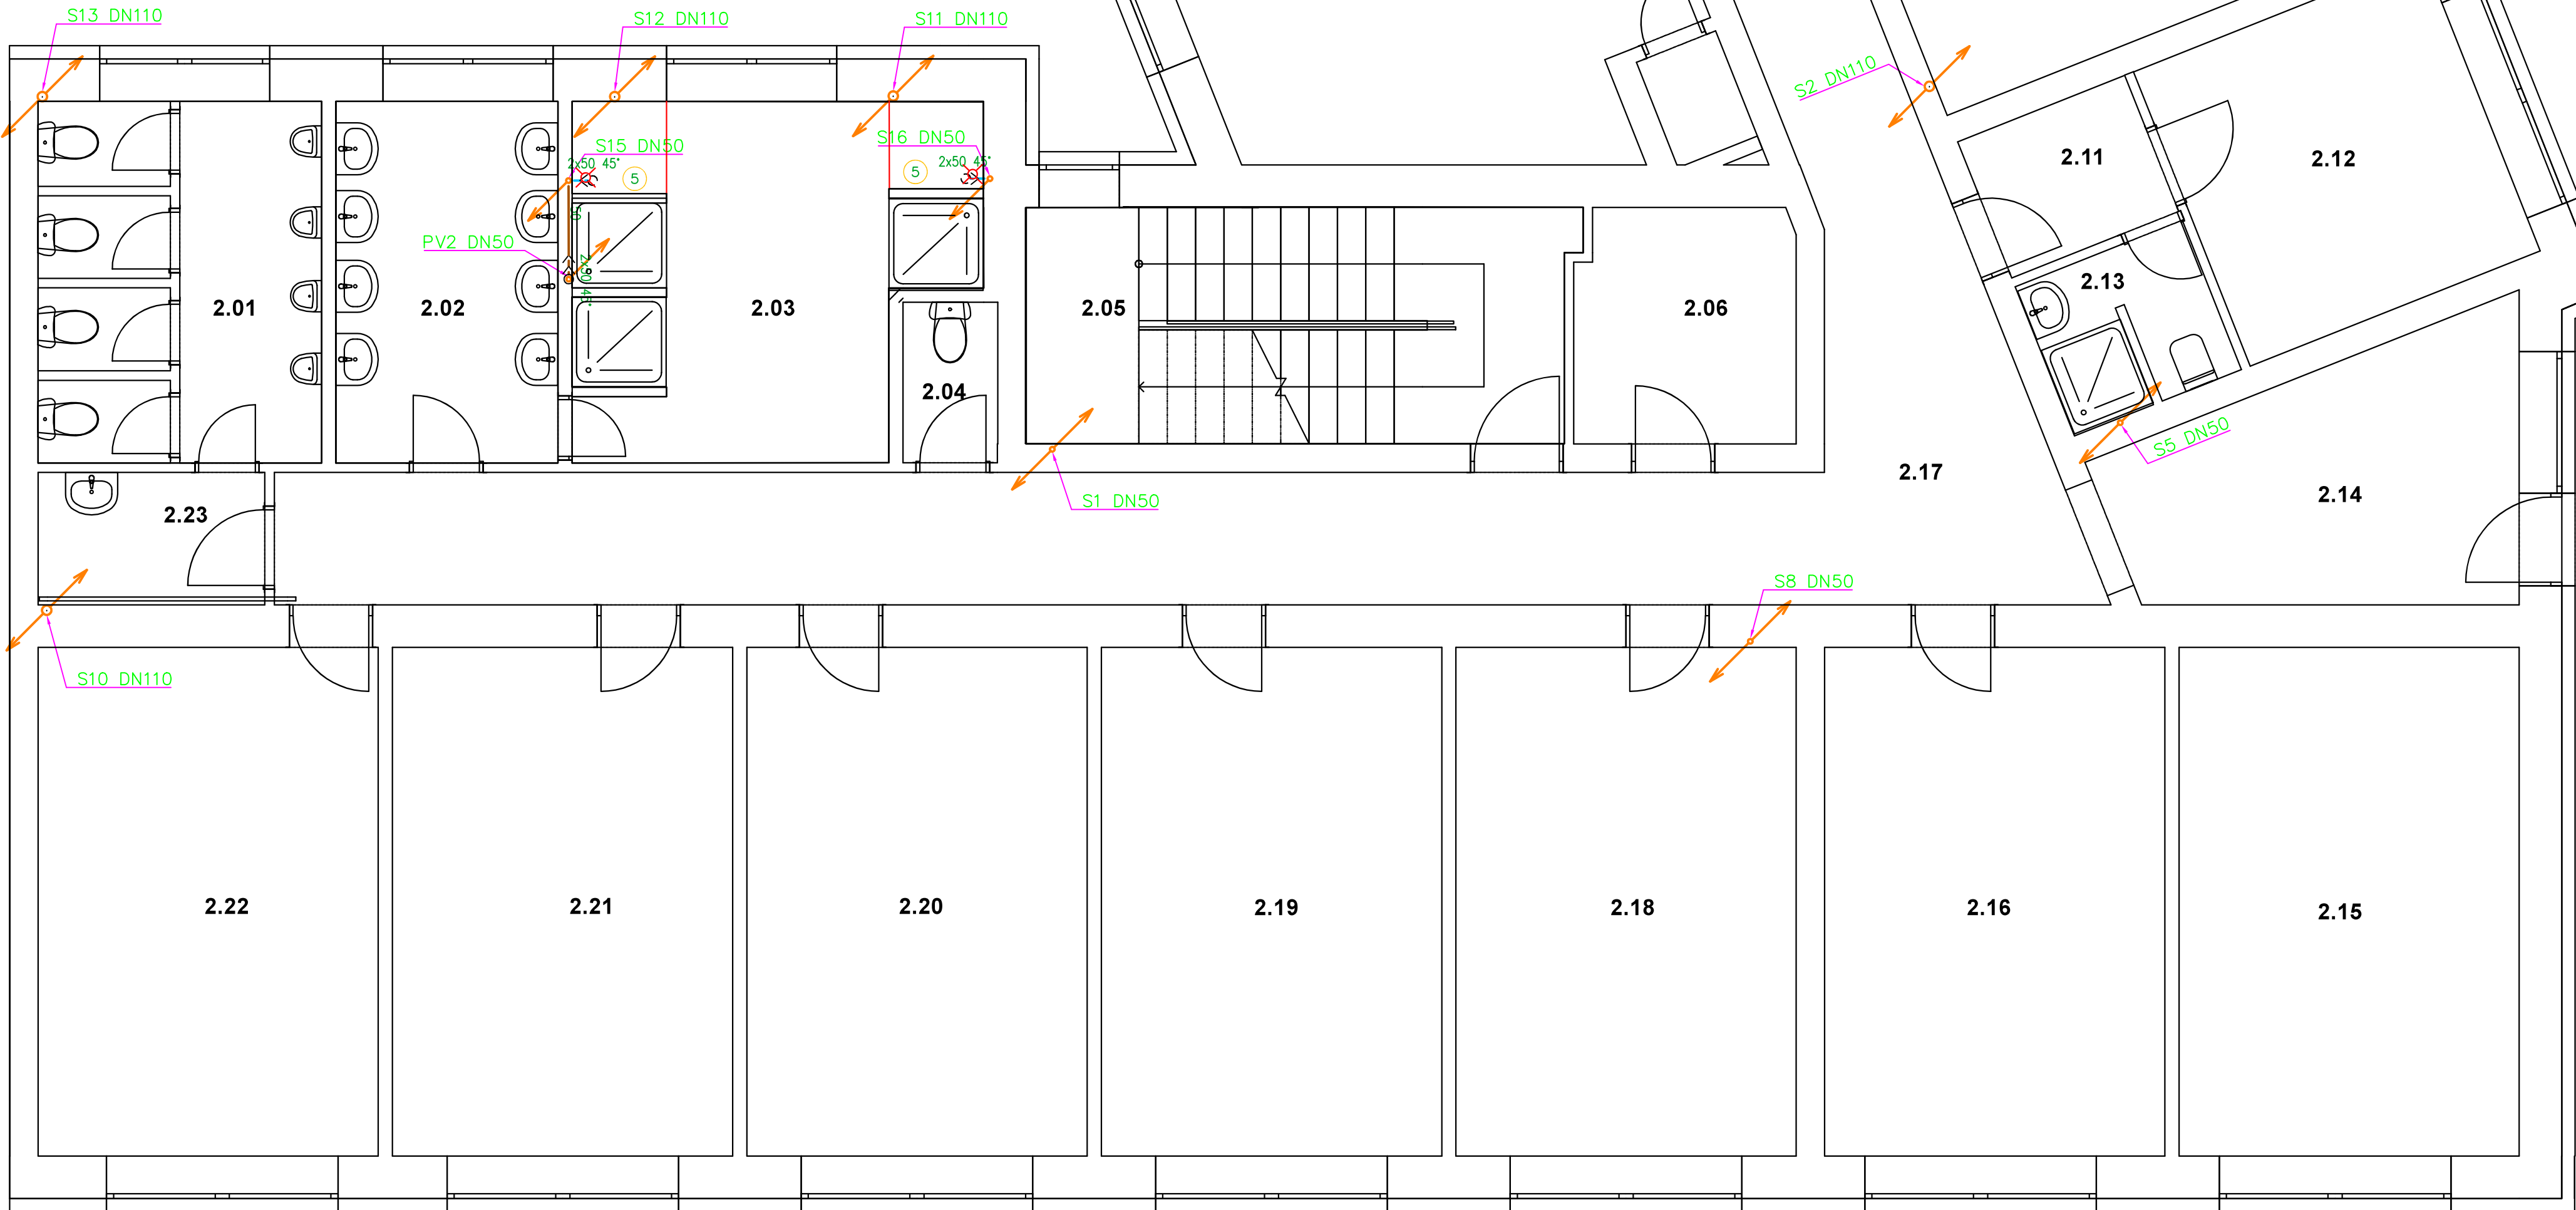

REVIZE

Index	Datum	Změna	Jméno

SCHEMA OBJEKTU

ORIENTACE SCHÉMATU

S

±0,000=xy

QUALITY GROUP

Projekty | Realizace | Projektový management

info@qualitygroup.cz | www.qualitygroup.cz

STAVTE CHYTŘE

STAVBA

CENTRUM TECHNICKÉHO A INOVATIVNÍ VZDĚLÁNÍ V KYJOVĚ

MÍSTO STAVBY

Nádražní 471/48
Kyjov
697 02

K.Ú.: Kyjov [678431]
OKRES: Hodonín
KRAJ: Jihomoravský

GENERÁLNÍ PROJEKTANT

Quality Group s.r.o., Příkop 843/4, 602 00 Brno
IČ: 08879737, DI: yawn588

HLAVNÍ INŽENÝR PROJEKTU

Ing. Jitka Šoltes, j.soltes@qualitygroup.cz, tel: +420 736 105 226

ZPRACOVATEL ODBORNÉ ČÁSTI

Ing. Kristína Pavčicková
tel.: +420 739 349 862
e-mail: kristina.pavickova@qualitygroup.cz

STAVEBNÍK - INVESTOR

Jihomoravský kraj
Zerotinovo náměstí 449/3 Brno 601 82
IČO: 708 88 337

Č. SMLOUVY INVESTORA

Č. SMLOUVY PROJEKTANTA

P-22-039-000

OBJEKT

D.103 - PŘÍSTAVBA

DATUM

01/2024

PARÉ

ODBORNÁ ČÁST

D.103.04 Zdravotně technické instalace

MĚŘÍTKO

1:50

NÁZEV DOKUMENTU

PŮDORYS 2.NP - KANALIZACE

KÓD ELEKTRONICKÉ VERZE DOKUMENTU

stavba	stupeň	část	výkres	profese	název dokumentu	revize
CTIV	DPS	D.103.04	10	ZTI	Půdorys 2.NP-K	00