


PVC KG SYSTÉM SN8	NEJVĚTŠÍ VNĚJŠÍ PRŮMĚR TRUBKY	TLOUŠTKA STĚNY TRUBKY	HLOUBKA HRDLA
DN	MM	MM	MM
125	144	3,2	68


STOUPACÍ POTRUBÍ SPLAŠKOVÉ KANALIZACE, POTRUBÍ Z PP HT

- SVODNÉ POTRUBÍ SPLAŠKOVÉ KANALIZACE BUDE PROVEDENO V MIN. SPÁDU 2%
- USPOŘÁDÁNÍ ROZVODŮ JE NUTNÉ UPŘESNIT PŘI PROVÁDĚNÍ STAVBY A KOORDINOVAT S OSTATNÍMI PROFESEMI
- MONTÁŽE JE NUTNO PROVÁDĚT DLE MONTÁŽNÍCH PŘEDPISŮ JEDNOTLIVÝCH VÝROBCŮ A MATERIÁLŮ, PROVÁDĚCÍCH PŘEDPISŮ, PLATNÝCH NOREM A VYHLÁŠEK

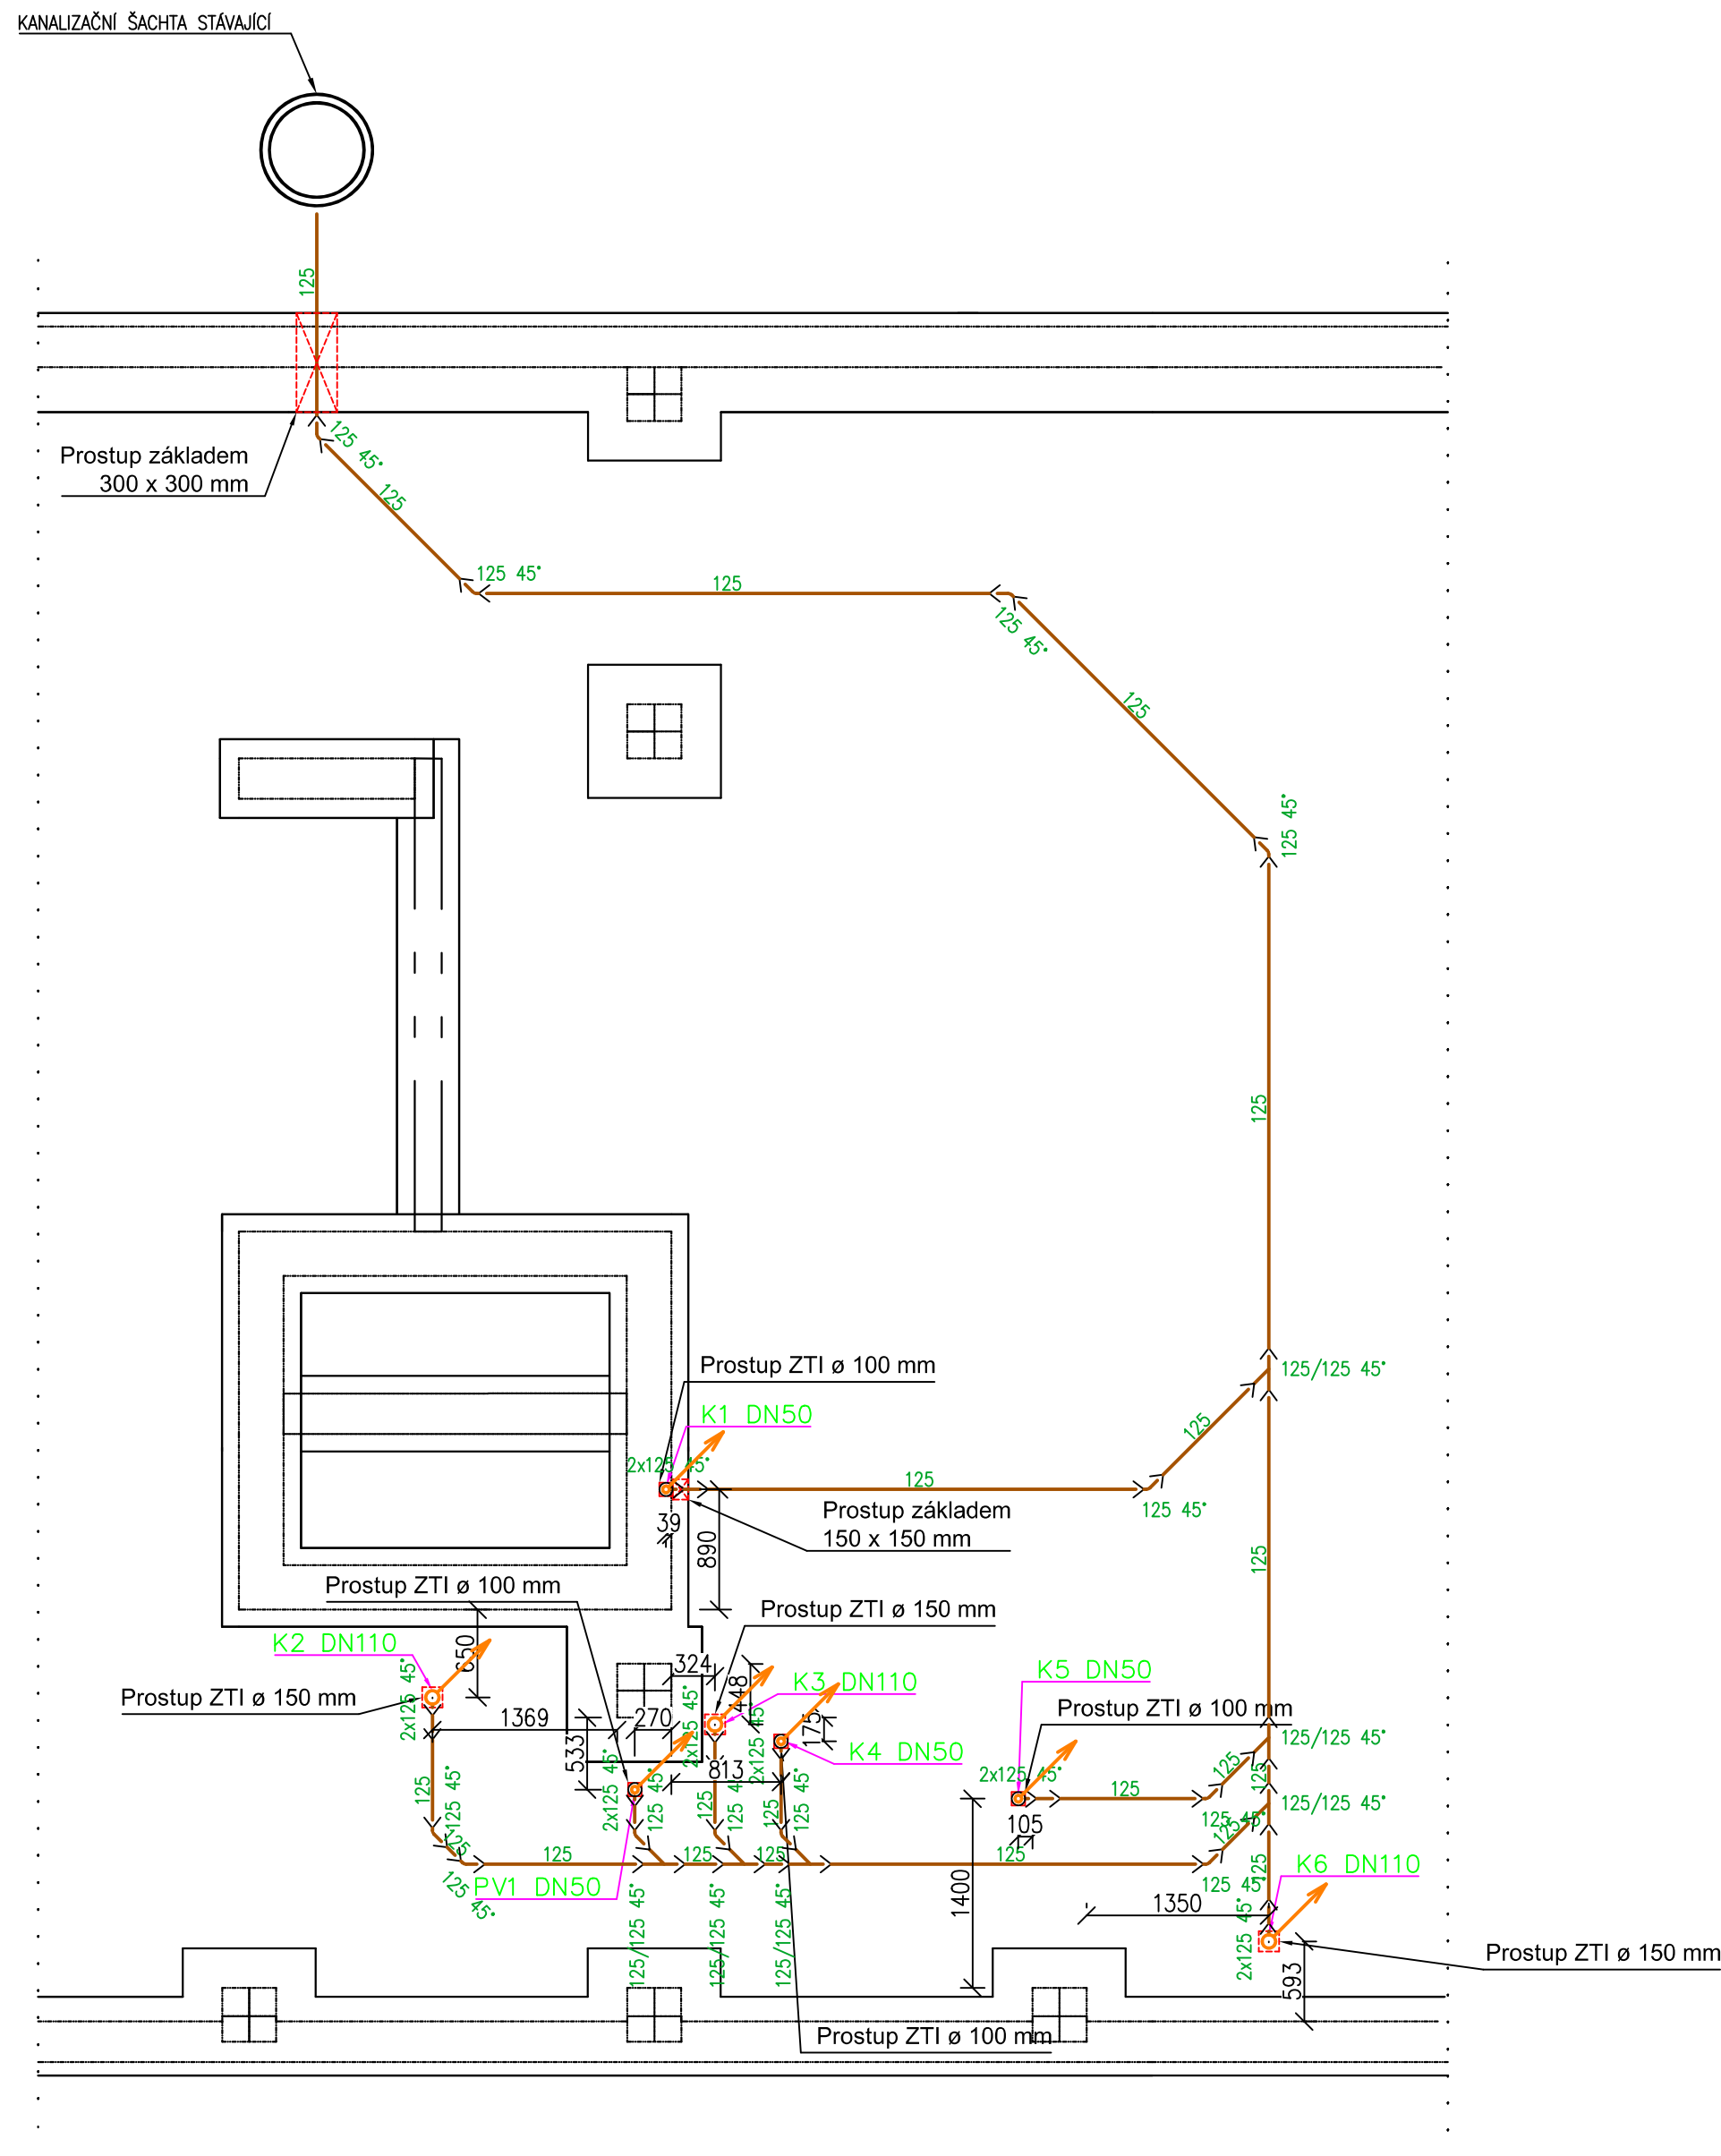


REVIZE			
Index	Datum	Změna	Jméno


SCHEMA OBJEKTU

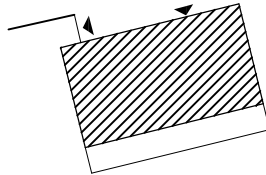

± 0,000 = xy

ORIENTACE SCHÉMATU



 QUALITY GROUP	Projekt Realizace Projektový management info@qualitygroup.cz www.qualitygroup.cz STAVTE CHYTŘE				
STAVBA CENTRUM TECHNICKÉHO A INOVATIVNÍ VZDĚLÁNÍ V KYJOVĚ					
MÍSTO STAVBY Nádražní 471/48 Kyjov 697 02		K.Ú.: Kyjov [678431] OKRES: Hodonín KRAJ: Jihomoravský			
GENERÁLNÍ PROJEKTANT Quality Group s.r.o., Příkop 843/4, 602 00 Brno IČ: 08879737, DŠ: yuvn5s8 HLAVNÍ INŽENÝR PROJEKTU Ing. Jiří Šoltés, jiri.soltes@qualitygroup.cz, tel.: +420 736 105 226		AUTORIZACE			
ZPRACOVATEL ODBORNÉ ČÁSTI Ing. Kristina Pavíčkova tel.: +420 739 349 862 e-mail: kristina.pavickova@qualitygroup.cz					
STAVEBNÍK - INVESTOR Jihomoravský kraj Žerotínovo náměstí 449/3 Brno 601 82 IČO: 708 88 337		Č. SMLOUVY INVESTORA Č. SMLOUVY PROJEKTANTA P-22-039-000			
OBJEKT D.101 - COWORKING ODBORNÁ ČÁST D.101.04 Zdravotně technické instalace		DATUM 01/2024 MĚŘÍTKO 1:50		PARÉ	
NÁZEV DOKUMENTU PŮDORYS ZÁKLADŮ - KANALIZACE					
KÓD ELEKTRONICKÉ VERZE DOKUMENTU					
stavba	stupeň	část	výkres	profese	název dokumentu
CTIV	DPS	D.101.04	04	ZTI	Půdorys základů - K
					00