


Legenda místností 1.PP

Ozn.	Název místnosti	Plocha (m²)
0.01	Instalační prostor	14,34
0.02	Sklad sportovních potřeb	14,65
0.03	Technická místnost - topení	21,31
0.04	Úklidová místnost	3,38
0.05	Schodiště	16,55
0.06	Keramická dílna - tvorlivá dílna	19,97
0.07	Keramická dílna - zázemí	14,21
0.08	Manipulace	12,07
0.09	Sklad	18,54
0.10	Šatna ženy	11,53
0.11	Sprcha ženy	2,21
0.12	Předsíň šatna ženy	2,09
0.13	WC ženy	1,68
0.14	Šatna muži	11,53
0.15	Sprcha muži	2,69
0.16	Předsíň šatna muži	2,09
0.17	WC muži	1,35
0.18	Sklad	17,33
0.19	Sklad zkušebny	11,28
0.20	Zkušebna	39,64
0.21	Chodba	36,70
0.22	Posilovna	80,08
0.23	Instalační prostor	17,77
0.24	Sklad	1,07
		374,06 m²

Legenda značení

- STUDENÁ VODA, POTRUBÍ Z PPR PN20 VČ. NÁVLEKOVÉ IZOLACE
- TEPLÁ VODA, POTRUBÍ Z PPR PN20 VČ. NÁVLEKOVÉ IZOLACE
- CIRKULACE, POTRUBÍ Z PPR PN20 VČ. NÁVLEKOVÉ IZOLACE
- STOUPACÍ POTRUBÍ TEPLÉ, STUDENÁ VODY A CIRKULACE, POTRUBÍ Z PPR PN20 VČ. NÁVLEKOVÉ IZOLACE
- MÍSTNÍ ODSKOK TEPLÉ, STUDENÉ VODY A CIRKULACE, POTRUBÍ Z PPR PN20 VČ. NÁVLEKOVÉ IZOLACE
- KOHOUT UZAVÍRAJÍCÍ S VYPOUŠTĚNÍM
- VENTIL VYVAŽOVACÍ CIRKULAČNÍ

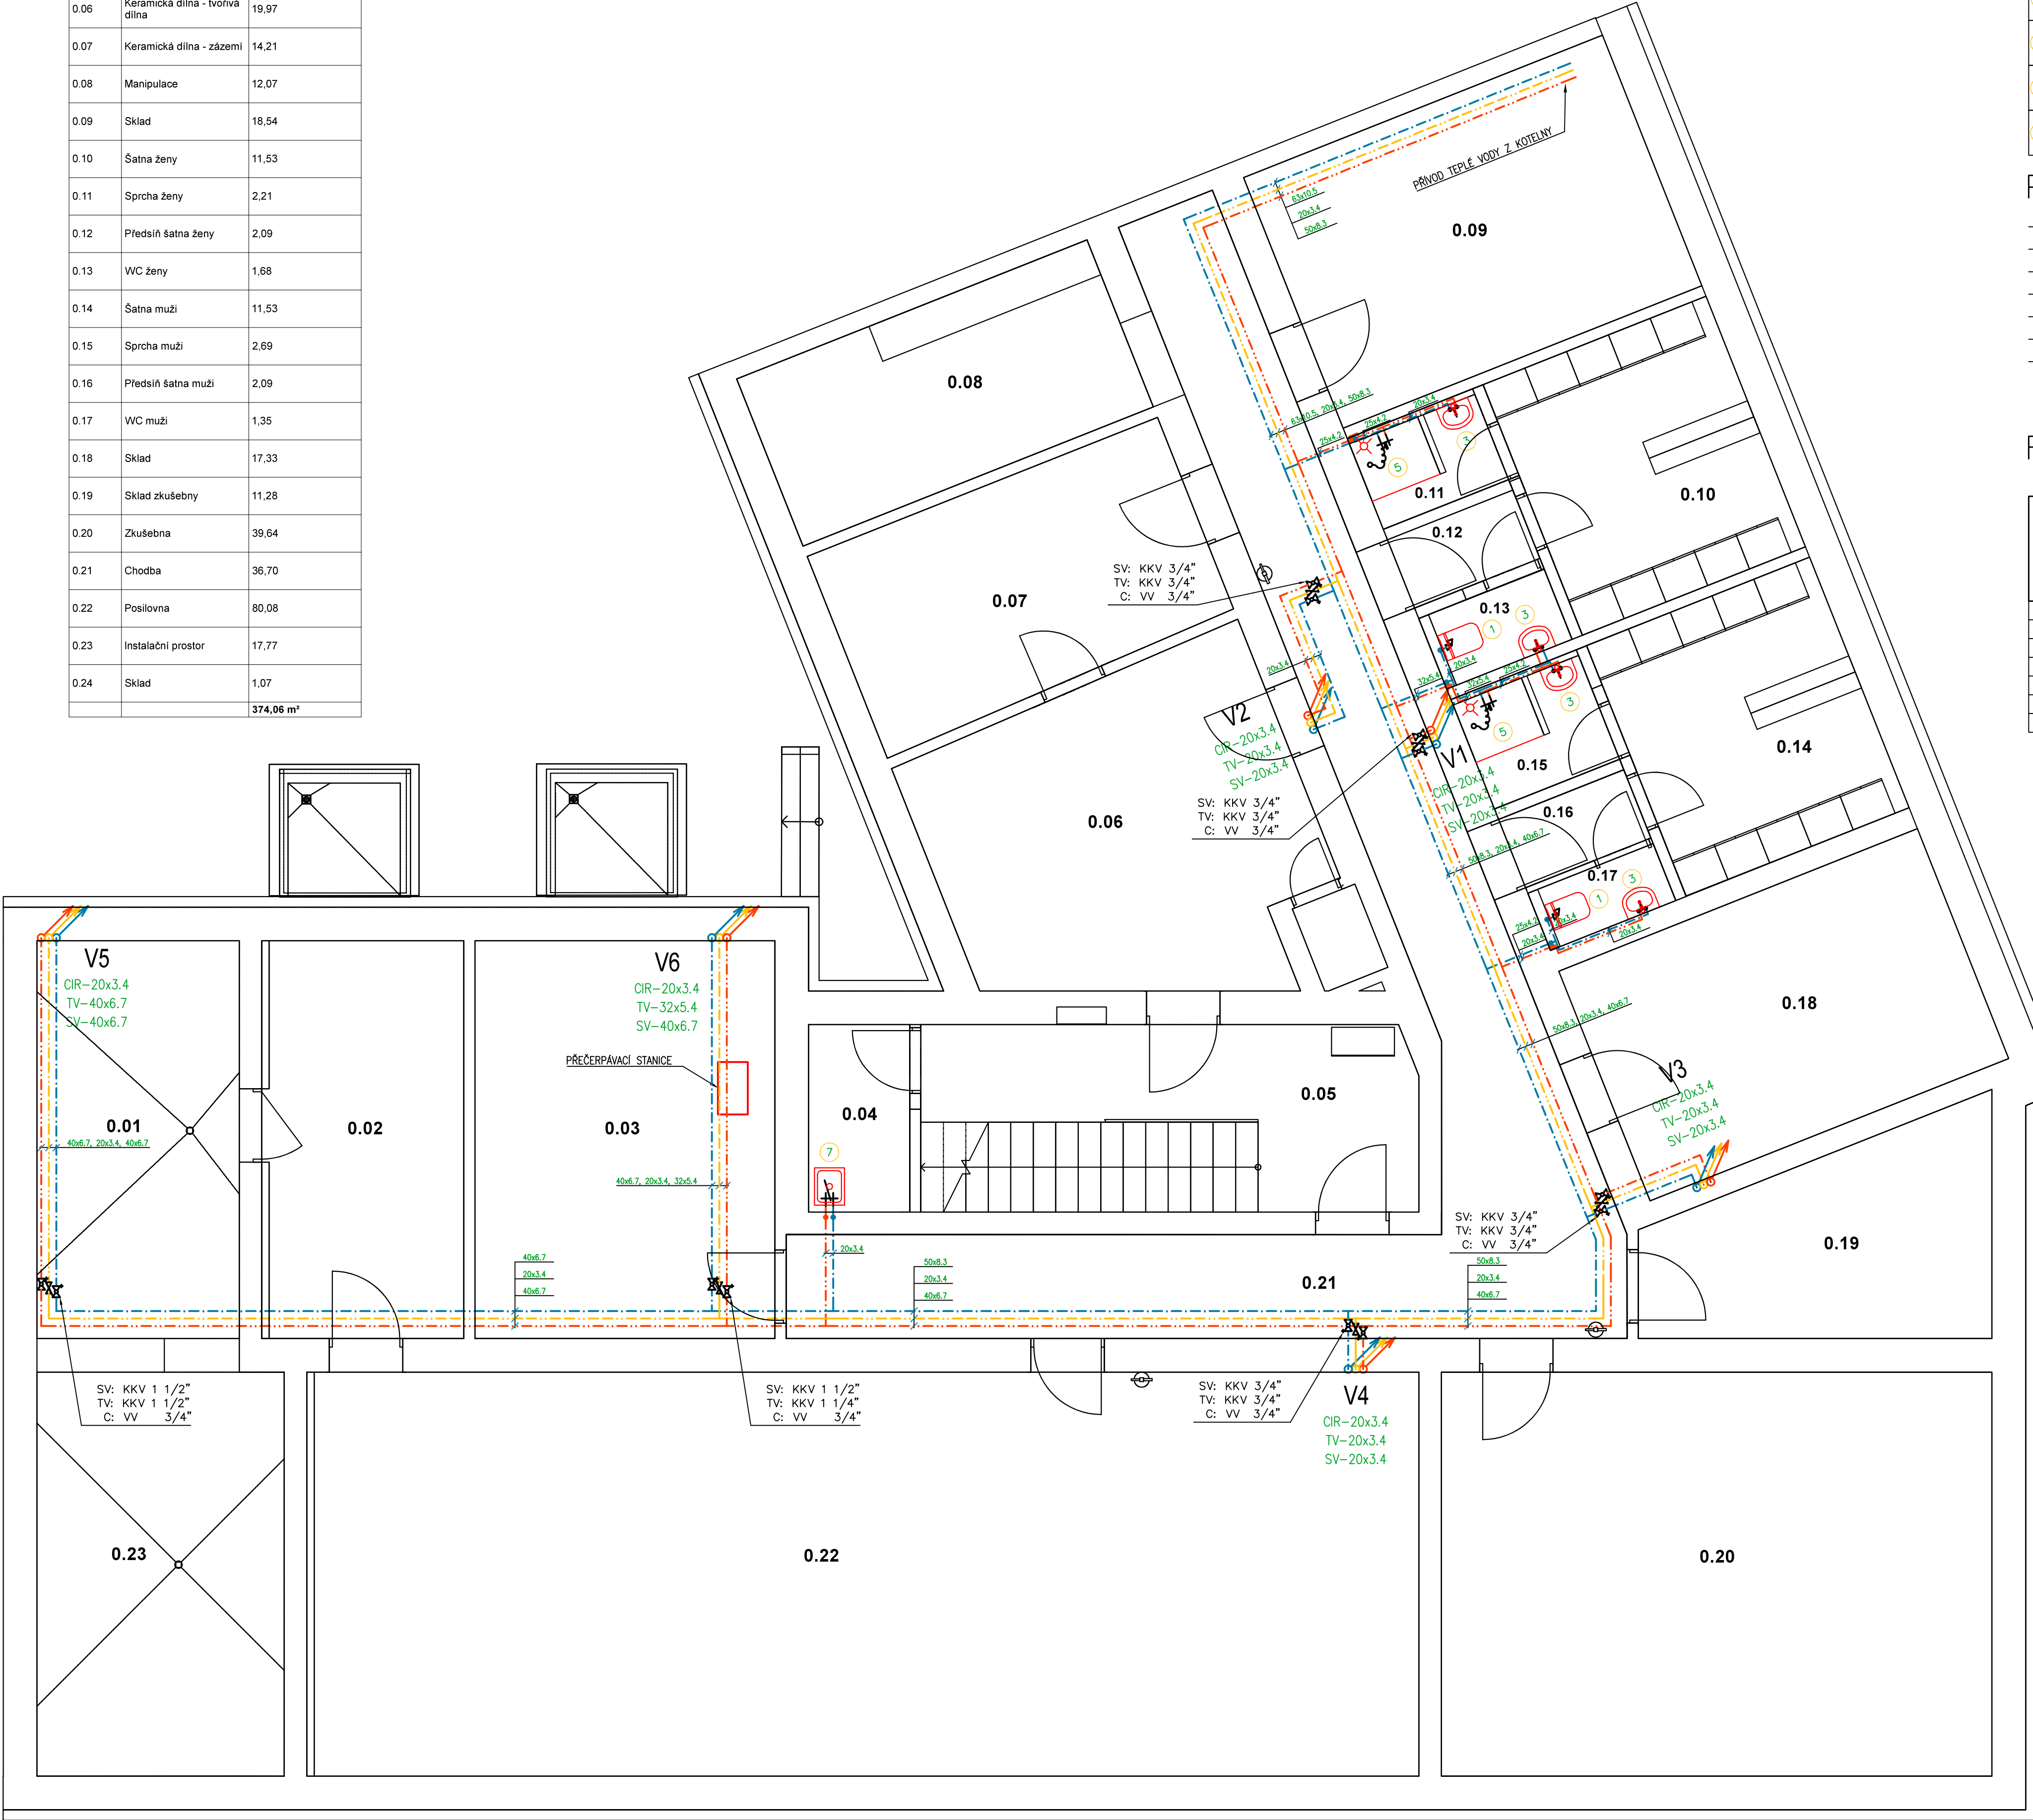

Legenda zařizovacích předmětů

1	WC	ZÁVĚSNÝ KERAMICKÝ KLOZET S HLUBOKÝM SPLACHOVÁNÍM, BARVA BILÁ, MONTÁŽNÍ PRVEK GEBERIT SE SPLACHOVACÍ NÁDRŽKOU, TYP DUOFIX, PŘIPOJENÍ S INTEGROVANÝM ROHOVÝM VENTILEM, OVLÁDACÍ TLAČÍTKO, MATNÝ CHROM, TERMOPLASTICKÉ SEDÁTKO SOFT-CLOSE
2	WC INVALIDÉ	ZÁVĚSNÝ KERAMICKÝ KLOZET S HLUBOKÝM SPLACHOVÁNÍM, PRO TĚLESNÉ POSTIŽENÉ, BARVA BILÁ, MONTÁŽNÍ PRVEK GEBERIT SE SPLACHOVACÍ NÁDRŽKOU, TYP DUOFIX, PŘIPOJENÍ S INTEGROVANÝM ROHOVÝM VENTILEM, OVLÁDACÍ TLAČÍTKO, PRO DVOUČINNÉ SPLACHOVÁNÍ, MATNÝ CHROM, TERMOPLASTICKÉ SEDÁTKO SOFT-CLOSE
3	UMYVADLO	ZÁVĚSNÉ KERAMICKÉ UMYVADLO S OTVOREM PRO STOJÁNKOVOU BATERII, BARVA BILÁ, ROZMĚR 45x35 cm, ZÁPACHOVÁ UZÁVĚRKA, 2x ROHOVÝ VENTIL S FILTREM, STOJÁNKOVÁ PÁKOVÁ BATERIE, MONTÁŽNÍ SOUPRAVA PRO UCHYCENÍ DO ZDIVA
4	UMYVADLO	ZÁVĚSNÉ ERGONOMICKÉ KERAMICKÉ UMYVADLO S OTVOREM PRO STOJÁNKOVOU BATERII, BARVA BILÁ, ROZMĚR 64x55 cm, ZÁPACHOVÁ UZÁVĚRKA, 2x ROHOVÝ VENTIL S FILTREM, STOJÁNKOVÁ PÁKOVÁ BATERIE, MONTÁŽNÍ SOUPRAVA PRO UCHYCENÍ DO ZDIVA
5	SPRCHA	DLÁŽDĚNÝ SPRCHOVÝ KOUT, ODTOKOVÝ SPRCHOVÝ ŽLAB, NÁSTĚNNÁ PÁKOVÁ BATERIE SPRCHOVÁ, RUČNÍ SPRCHA, HADICE, DRŽÁK SPRCHY, SPRCHOVÁ ZÁSTĚNA
6	PISOÁR	KERAMICKÝ PISOÁR S AUTOMATICKÝM SPLACHOVACÍM ZAŘÍZENÍM VYUŽÍVAJÍCÍM PRO BEZDOTYKOVÉ OVLÁDÁNÍ AUTOMATICKÝ SNIMAČ NA KAPACITNÍM PRŮTOKU, NAPÁJECÍ ZDROJ PRO AUTOMATICKÝ SPLACHOVÁČ
7	VÝLEVK	VOLNĚ STOJÍCÍ NEREZOVÁ VÝLEVKA, ROZMĚR 400x500 cm, SE SKLOPNOU MŘÍŽÍ Z NEREZOVÉ OCELI, VODOROVNÝ ODPAD, NÁSTĚNNÁ PÁKOVÁ BATERIE S DLOUHÝM RAMÍNKEM
8	PODLAHOVÁ VPUST	PODLAHOVÁ VPUST DN50 SE SVISLÝM ODTOKEM A ZÁPACHOVOU UZÁVĚRKOU

Poznámka

- ZNAČENÍ VODOVODNÍHO POTRUBÍ VE VÝKRESE: VNĚJŠÍ PRŮMĚR x TLOUŠŤKA STĚNY POTRUBÍ
- USPOŘÁDÁNÍ ROZVODŮ JE NUTNÉ UPŘESNIT PŘI PROVÁDĚNÍ STAVBY A KOORDINOVAT S OSTATNÍMI PROFESEMI
- VEŠKERÉ POTRUBÍ TEPLÉ A STUDENÉ VODY BUDE IZOLOVÁNO NÁVLEKOVOU IZOLACÍ
- MONTÁŽE JE NUTNO PROVÁDĚT DLE MONTÁŽNÍCH PŘEDPISŮ JEDNOTLIVÝCH VÝROBČŮ A MATERIÁLŮ, PROVÁDĚCÍCH PŘEDPISŮ, PLATNÝCH NOREM A VÝHLÁŠEK
- UMYVADLOVÉ A KUCHYŇSKÉ BATERIE MAJÍ MAX. PRŮTOK VODY 6 L/min, SPRCHY 8 L/min
- WC, ZAHRNJÍCÍ SOUPRAVY, MÍSY A SPLACHOVACÍ NÁDRŽE, MAJÍ OBJEM SPLACHOVACÍ VODY MAX. 6 L, MAX. PRŮMĚRNÝ OBJEM SPLACHOVACÍ VODY 3,75 L
- PISOÁRY SPOTŘEBUJÍ MAX. 2 L/MISU/HODINU, SPLACHOVACÍ PISOÁRY MAJÍ MAX. OPLNÝ OBJEM SPLACHOVACÍ VODY 1 L

Rozměry potrubí a izolace

PPR CLASSIC SDR 6 (PN20)	VNĚJŠÍ PRŮMĚR TRUBKY	TLOUŠŤKA STĚNY TRUBKY	VNITŘNÍ PRŮMĚR TRUBKY	MIN. TL. IZOLACE PŘI VEDENÍ POTRUBÍ VOLNĚ A VE ŽLABU	MIN. TL. IZOLACE PŘI VEDENÍ VE ZDI, PRŮCHODECH, PŘI KŘÍŽENÍ POTRUBÍ...
ROZMĚR	MM	MM	MM	MM	MM
20x3,4	20	3,4	13,2	20	10
25x4,2	25	4,2	16,6	20	10
32x5,4	32	5,4	21,2	30	15
40x6,7	40	6,7	26,6	30	15
50x8,3	50	8,3	33,4	30	15
63x10,5	63	10,5	42,0	50	25

REVIZE

Index Datum Změna Jméno

SCHEMA OBJEKTU

ORIENTACE SCHÉMATU

±0,000=xy

QUALITY GROUP

Projekty | Realizace | Projektový management
info@qualitygroup.cz | www.qualitygroup.cz
STAVTE CHYTŘE

STAVBA

CENTRUM TECHNICKÉHO A INOVATIVNÍ VZDĚLÁNÍ V KYJOVĚ

MÍSTO STAVBY

Nádražní 471/48
Kyjov 697 02

K.Ú.: Kyjov [678431]
OKRES: Hodonín
KRAJ: Jihomoravský

GENERÁLNÍ PROJEKTANT

Quality Group s.r.o., Příkop 843/4, 602 00 Brno
IČ: 08879737, DI: jvan58

AUTORIZACE

HLAVNÍ INŽENÝR PROJEKTU

Ing. Jitka Šoltes, j.soltes@qualitygroup.cz, tel.: +420 736 105 226

ZPRACOVATEL ODBORNÉ ČÁSTI

Ing. Kristína Pavčicková
tel.: +420 739 349 862
e-mail: kristina.pavickova@qualitygroup.cz

STAVEBNÍK - INVESTOR

Jihomoravský kraj
Žerotínovo náměstí 449/3 Brno 601 82
IČO: 708 88 337

Č. SMLOUVY INVESTORA

Č. SMLOUVY PROJEKTANTA

P-22-039-000

OBJEKT

D.103 - PŘÍSTAVBA

DATUM

01/2024

PARÉ

ODBORNÁ ČÁST

D.103.04 Zdravotně technické instalace

MĚŘÍTKO

1:50

NÁZEV DOKUMENTU

PŮDORYS 1.PP - VODA

KÓD ELEKTRONICKÉ VERZE DOKUMENTU

stavba stupeň část výřez profese název dokumentu revize

CTIV DPS D.103.04 02 ZTI Půdorys 1.PP-V 00