


## Půdorys odvodnění

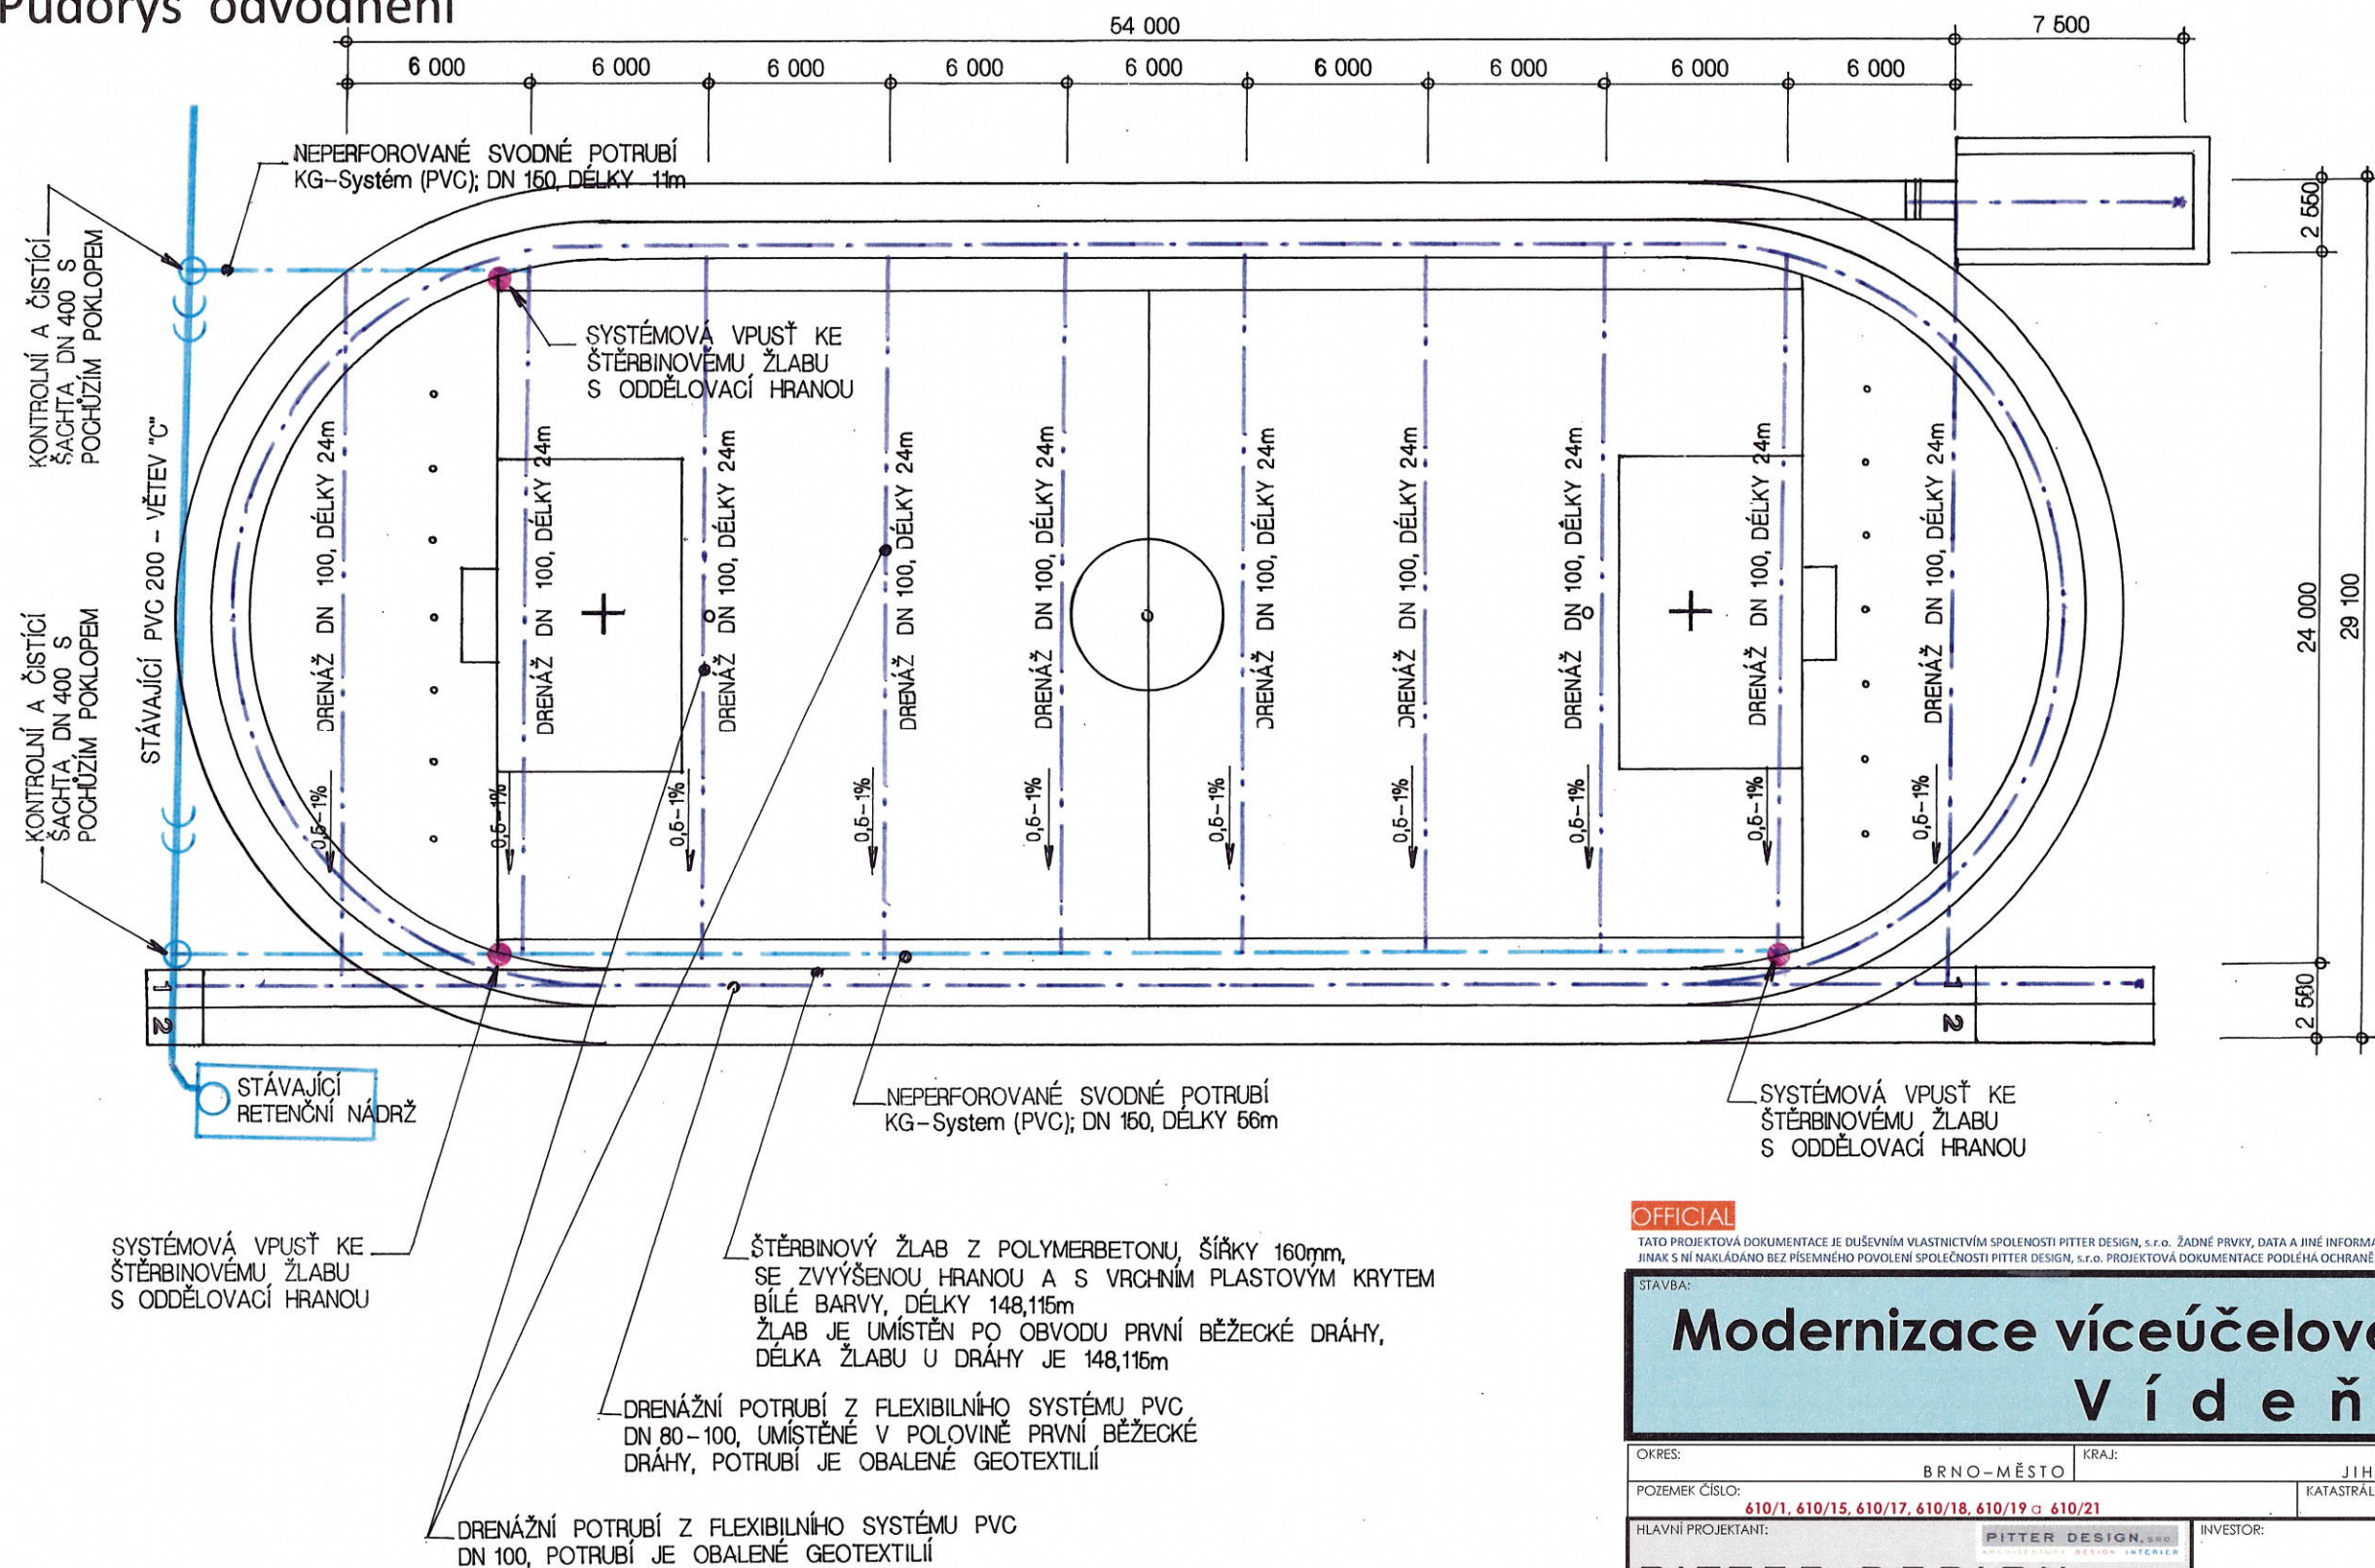


## POZNÁMKA

**PODZEMNÍ ODVODNĚNÍ SPORTOVNÍHO HŘIŠTĚ - DRENÁŽNÍ SYSTÉM:**

POD PLOCHOU HRŠTĚ BUDE DRENÁŽNÍ SYSTÉM SLOUŽÍCÍ K ODVODU ZBYTKOVÝCH, SRÁŽKOVÝCH VOD ZE SPORTOVNÍCH PLOCH. TENTO SYSTÉM BUDE PROVEDEN Z OHEBNÝCH TRUBEK Z PVC, KTERÉ MÁJÍ VLNITOU DĚROVANOU STĚNU. TRUBKY ODPOVÍDAJÍ NORMĚ DIN 1187. TYTO DRENÁŽNÍ TRUBKY JSOU STANDARDNĚ DODÁVÁNY BEZ FILTRAČNÍ VRSTVY, ALE V PŘÍPADĚ NUTNOSTI LZE POUŽÍT GEOTEXTILII O HMOTNOSTI MINIMÁLNĚ 200g/m<sup>2</sup>. POD PLOCHOU HRŠTĚ BUDE APLIKOVÁNA DRENÁŽNÍ SÍŤ S ROZTEČÍ 5,0–8,0m (max. 12,0m) A HLOUBKOU ULOŽENÍ 0,7–0,8m (max. 1,0m) SE SPÁDEM 0,3–1%. HLOUBKA POTRUBÍ V NEJVYŠŠÍM MÍSTĚ NEMŮŽE BÝT MENŠÍ NEŽ 40–50cm POD PLOCHOU HRŠTĚ. DRENÁŽNÍ RÝHY BUDOU MÍT ŠÍŘKU 300mm A BUDOU VYPLNĚNY ŠTĚRKOVÝM FILTRAČNÍM ZÁSYPEM AŽ DO ÚROVNĚ NOSNÉ VRSTVY HRŠTĚ. ODVODNŮJÍCÍ POTRUBÍ BUDE PROPOJENO SE SBĚRNÝM POTRUBÍM. SKLONY POTRUBÍ NELZE ZVĚŠŤOVAT, ABY NEBYLY PŘÍLIŠ HLUBOKÉ RÝHY.

## FLEXIBILNÍ, DRENÁŽNÍ TRUBKY Z PVC

 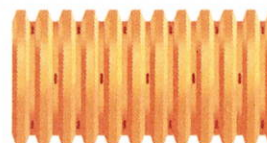




OFFICIAL

TATO PROJEKTOVÁ DOKUMENTACE JE DUŠEVNÍM VLASTNICTVÍM SPOLEČNOSTI PITTER DESIGN, S.R.O. ŽADNÉ PRVKY, DATA A JINÉ INFORMACE Z TÉTO PROJEKTOVÉ DOKUMENTACE NESMÍ BÝT POUŽITY A KOPÍROVANY TŘETÍ OSOBOU, JI PŘEDÁNY ČI JINAK S NÍ NAKLÁDANO BEZ PÍSEMNÉHO POVOLENÍ SPOLEČNOSTI PITTER DESIGN, S.R.O. PROJEKTOVÁ DOKUMENTACE PODLEŽÁ OCHRANĚ AUTORSKÝCH PRÁV, DLE AUTORSKEHO ZÁKONA Č. 121/2000Sb.

STAVBA:

# Modernizace víceúčelového hřiště gymnázia V í d e ň s k á

OKRES:		BRNO-MĚSTO		KRAJ:	JIHOMORAVSKÝ	OBEC:	BRNO
POZEMEK ČÍSLO:		610/1, 610/15, 610/17, 610/18, 610/19 a 610/21		KATASTRÁLNÍ ÚZEMÍ:		Štýřice	
HLAVNÍ PROJEKTANT:		 <b>PITTER DESIGN, S.R.O.</b> IČO: 25275291 ING. ARCH. LEOŠ PITTER AUTORIZOVANÝ ARCHITEKT čKA 08440 SCHULHOFFOVA 1632 PARDUBICE 530 03 GSM 721 903 306 E-MAIL leos.pitter@seznam.cz		INVESTOR:		 <b>Gymnázium Brno, Vídeňská</b> příspěvková organizace IČO 00558982 Vídeňská 55/47 639 00 BRNO	
ODPOVĚDNÝ PROJEKTANT:		ING. ARCH. LEOŠ PITTER 		STUPEŇ DOKUMENTACE:		DPS DATUM 10 / 2020 FORMÁT: 2xA4 MĚŘÍTKO: 1:250	
STUPEŇ DOKUMENTACE:		PROJEKTOVÁ DOKUMENTACE PRO PROVEDENÍ STAVBY		ČÍSLO PARÉ:			
ČÁST:		STAVEBNĚ ARCHITEKTONICKÉ ŘEŠENÍ		ČÍSLO PŘÍLOHY:		D 1.3	
NÁZEV PŘÍLOHY:		SO.01 BĚŽECKÁ DRÁHA S HRŠTĚM					
		PŮDORYS ODVODNĚNÍ					