


PŮDORYS 3.NP - VZDUCHOTECHNIKA  
M 1:50

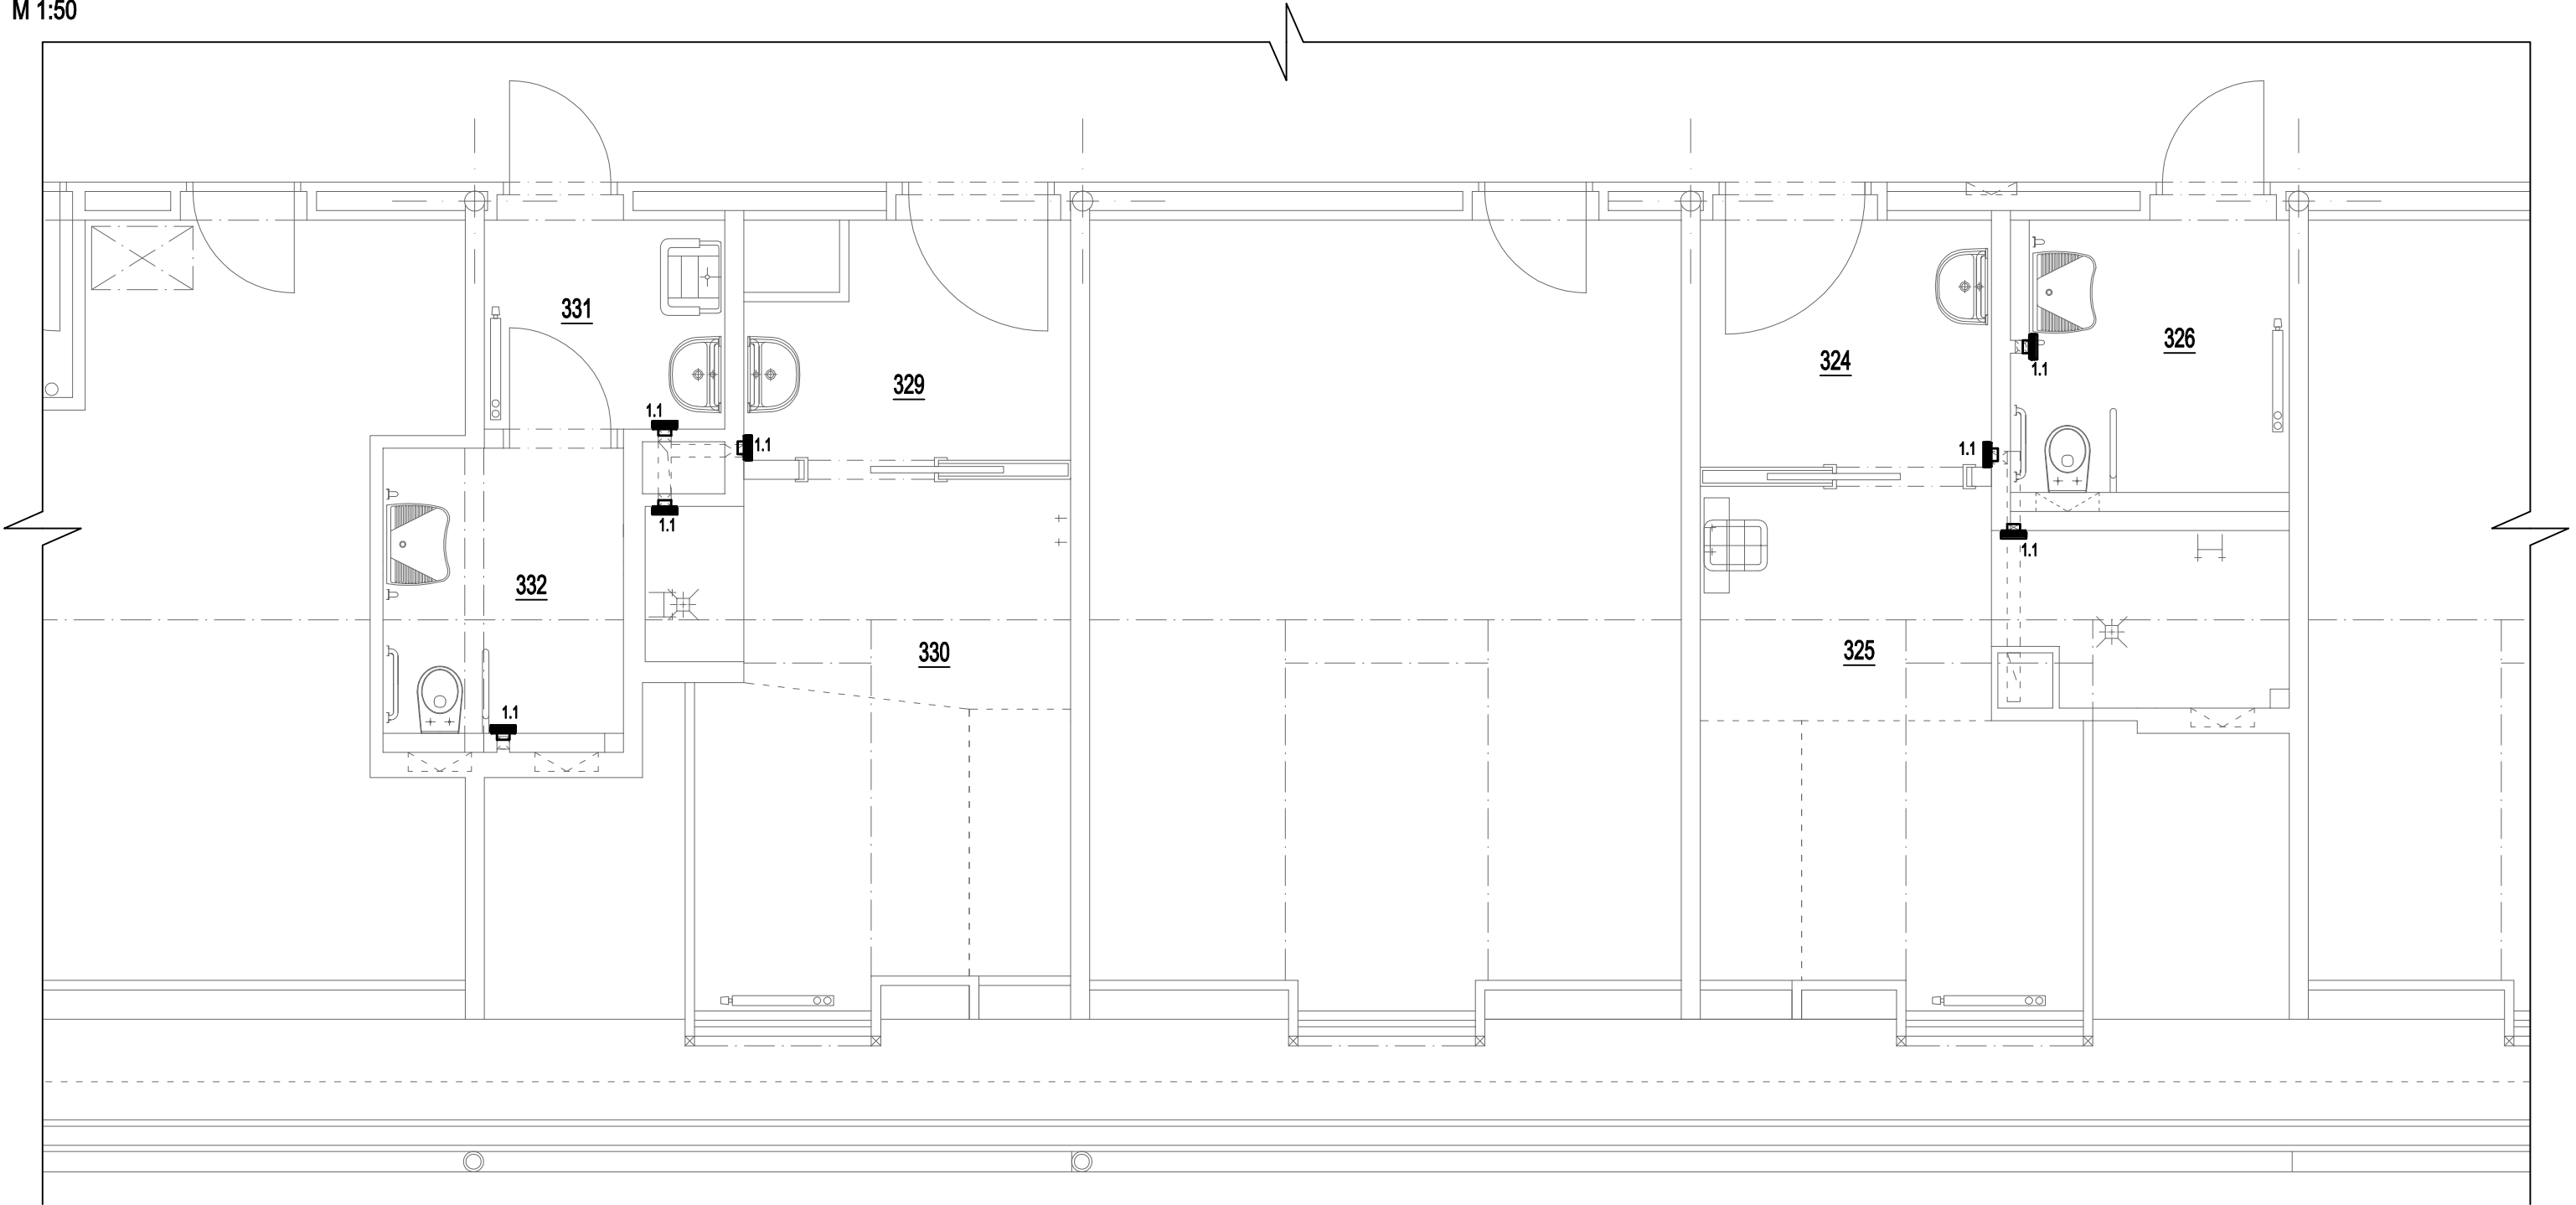

LEGENDA MÍSTNOSTÍ

č.míst.	účel místností	m <sup>2</sup>
---------	----------------	----------------


324	PŘEDSÍŇ KOUPELNY	4,78
325	KOUPELNA	13,80
326	WC VOZÍČKÁŘI	5,13
327	NEOBSAZENO	---
329	PŘEDSÍŇ KOUPELNY	4,65
330	KOUPELNA	12,36
331	PŘEDSÍŇ WC	3,36
332	WC VOZÍČKÁŘI	4,52


LEGENDA

1.1 NOVÝ KOUPELNOVÝ RADIÁLNÍ VENTILÁTOR PRO POTRUBÍ Ø100 MM

POZNÁMKA

POZICE VENTILÁTORŮ BUDOU UPRÁVENY DLE SKUTEČNÉ POZICE STÁVAJÍCÍHO POTUBÍ PŘÍMO NA STAVBĚ

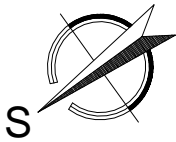

HIP	PETR PODMAJERSKÝ		<div><div><b>PP DESIGN</b> S.R.O.</div><div><b>SÍDLO SPOLEČNOSTI: CIHLÁŘSKÁ 2160/5, 678 01 BLANSKO, IČ: 11845899 TEL: 773 516 165, EMAIL: PPODMAJERSKY@VOLNY.CZ</b></div></div> <div>BLANSKO</div>
VYPRACOVAL	PETR PODMAJERSKÝ		
ZODPOVĚDNÝ PROJEKTANT	ING. RICHARD BÍLEK		
STAVEBNÍK	Sociální služby Šebetov, příspěvková organizace, Šebetov č.p. 1, 679 35 Šebetov, IČ: 00838446		
NÁZEV AKCE	REKONSTRUKCE SOCIÁLNÍCH ZAŘÍZENÍ ODD. P3 BUDOVY PAVILONU parcela č. st. 370, k.ú. Šebetov		DATUM 10/2023
ČÁST	D.1.4 TECHNIKA PROSTŘEDÍ STAVEB		FORMÁT 2 x A4
NÁZEV	PŮDORYS 3.NP - VZDUCHOTECHNIKA		MĚŘÍTKO 1:50
			STUPEŇ DPS
			ČÍS. SOUPRAVY
			ČÍS. VÝKRESU
			D.1.4.03