


Legenda značení

- POTRUBÍ PRO CHLADÍCI JEDNOTKU (SPLIT SYSTÉM)
- POTRUBÍ PRO CHLADÍCI JEDNOTKU (KONDENZAČNÍ JEDNOTKY)

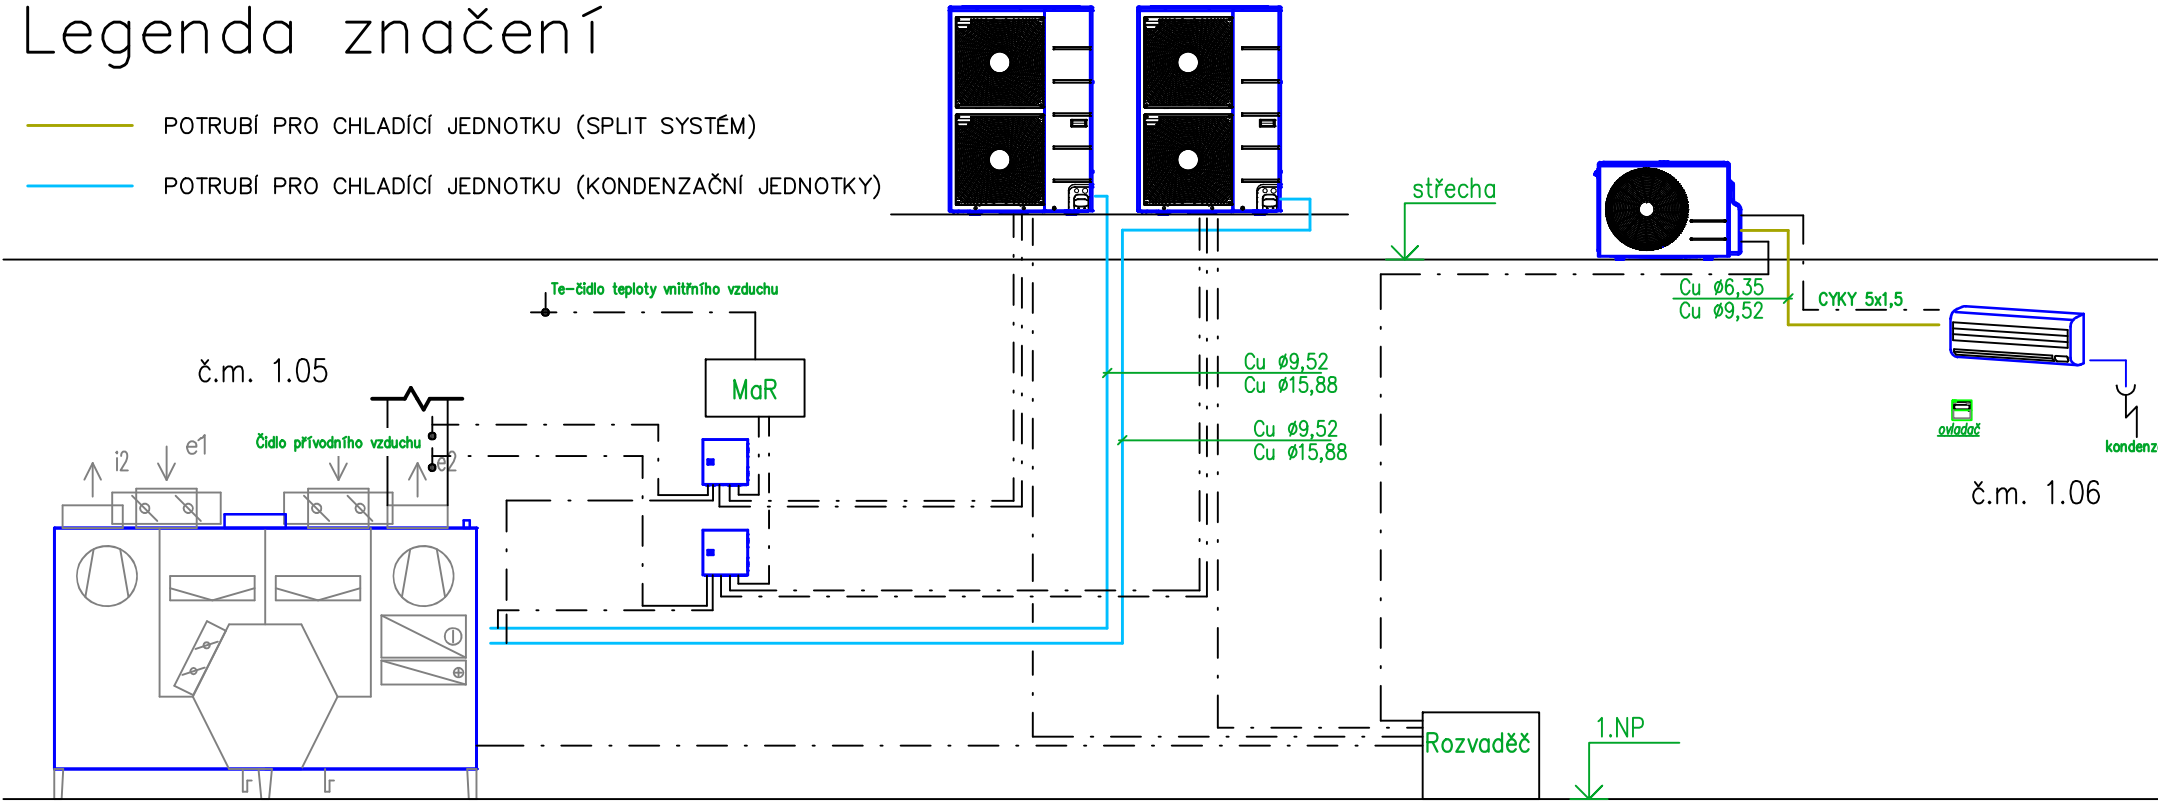

REVIZE

Index	Datum	Změna	Jméno

SCHÉMA OBJEKTU

ORIENTACE SCHÉMATU

±0,000=279,23 m n.m. Bpv

QUALITY GROUP

Projekty | Realizace | Projektový management

info@qualitygroup.cz | www.qualitygroup.cz

STAVTE CHYTŘE

STAVBA

REVITALIZACE A STAVEBNÍ ÚPRAVY
OBJEKTU ZUŠ BLANSKO KOLLÁROVA 1198/8

MÍSTO STAVBY

Kollárova 1198/8
Blansko
678 01

K.Ú.: Blansko [605018]
OKRES: Blansko
KRAJ: Jihomoravský

GENERÁLNÍ PROJEKTANT

Quality Group s.r.o., Příkop 843/4, 602 00 Brno
IČ: 08879737, DS: yuvn5s8

HLAVNÍ INŽENÝR PROJEKTU

Ing. Jiří Šoltés, jiri.soltes@qualitygroup.cz, tel.: 736 105 226

ZPRACOVATEL ODBORNÉ ČÁSTI

Karel Absolín
tel.: 732 481 227
e-mail: karel.absolin@qualitygroup.cz

AUTORIZACE

STAVEBNÍK - INVESTOR

Jihomoravský kraj
Žerotínovo náměstí 449/3, Brno 601 82
IČO: 70888337

Č. SMLOUVY INVESTORA

Č. SMLOUVY PROJEKTANTA

P-22-026-000

OBJEKT

D.101 ZUŠ

ODBORNÁ ČÁST

D.101.08 Vzduchotechnika

DATUM

05/2024

MĚŘÍTKO

1:50

PARÉ

NÁZEV DOKUMENTU

SCHÉMA CHLADÍCÍHO SYSTÉMU

KÓD ELEKTRONICKÉ VERZE DOKUMENTU

stavba	stupeň	část	výkres	profese	název dokumentu	revize
ZUŠ	DPS	D.101.08	04	VZT	Schéma CHL	00