


4.NP				
Č. MÍST.	ÚČEL MÍSTNOSTI	PLOCHA (M2)	PODLAHA	POZNÁMKA
401	KANCELÁŘ-REDITEL	28,76		
402	KUCHYNKA	12,51		
403	DIGIT.DATOVÝ SERVER	12,51		
404	KANCELÁŘ-HOSPODÁŘKA	12,51		
405	KANCELÁŘ-ÚČETNÍ	12,51		
406	KANCELÁŘ	5,35		
407	WC CHLAPCI - PŘEDSÍN	5,29		
408	WC CHLAPCI - KABINY	7,53		
409	UKLID	2,99		
410	WC DÍVKY	8,48		
411	ŠATNA	19,08		
412	CHODBA	61,24		
413	SCHODIŠTĚ	25,07		
414	VÝTAHOVÁ ŠACHTA	2,88		
415	UCEBNA	75,59		
416	UCEBNA	58,35		
417	UCEBNA	56,71		
418	UCEBNA	56,71		
419	KANCELÁŘ-SEKRETARIÁT	19,08		
420	KANCELÁŘ-ZASTUPCE ŘED.	19,08		
<b>CELKEM</b>		<b>502,23</b>		

DETAIL UMÍSTĚNÍ JEDNOTKY  
MĚŘÍTKO 1:50

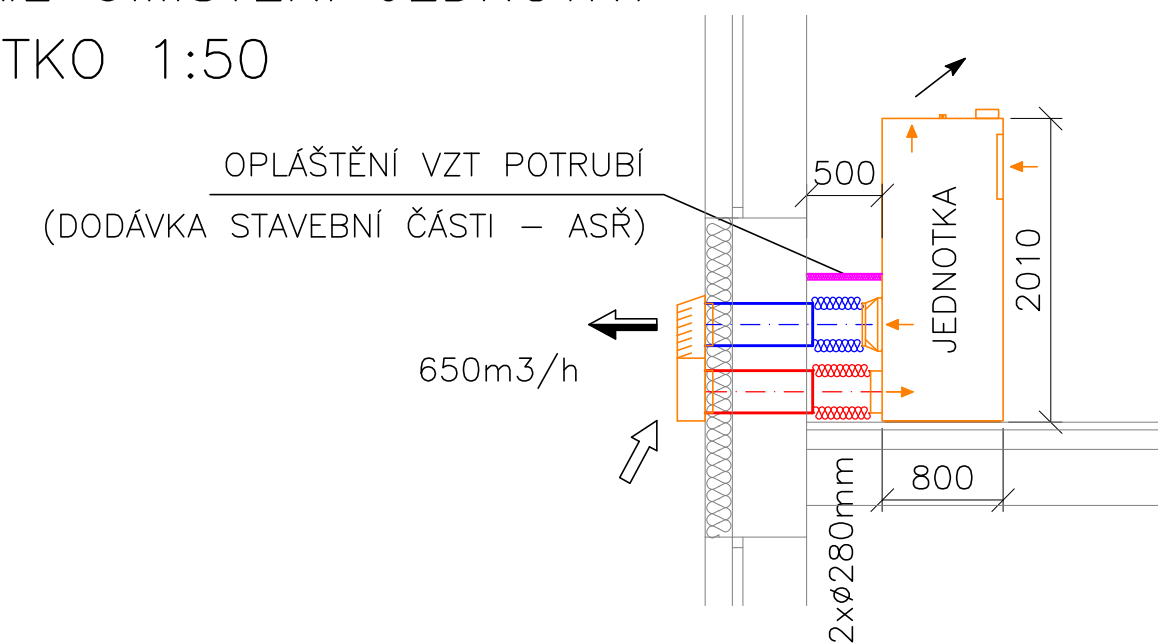

investor    Střední průmyslová škola Jedovnice, příspěvková organizace, Na Větráku 463, 679 06 Jedovnice			
generální projektant		projektant části PD	
Ing.arch. Jiří Vácha Pod Kaplí 40, 644 00 Brno			
HIP / vedoucí projektu Ing.arch. Jiří Vácha    tel 777 082665		zodpovědný projektant    Roman Michoněk vypracoval    Roman Michoněk	
č. smlouvy 248 95 183,    č. zakázky 01223		umístění objektu : k.ú. Jedovnice, p.č. 1602	
název stavby			
SNÍŽENÍ ENERGETICKÉ NÁROČNOSTI BUDOVY „A“ SPŠ JEDOVNICE			
objekt			
SO 01 - BUDOVA A			
část projektu	datum	stupeň dokumentace	číslo části
D.1.4 - VZDUCHOTECHNIKA	09-2024	DPS	D.1.4
název dokumentu	měřitko výkresu	číslo revize	číslo výkresu
PŮDORYS 4.NP	1 : 100	00	2