


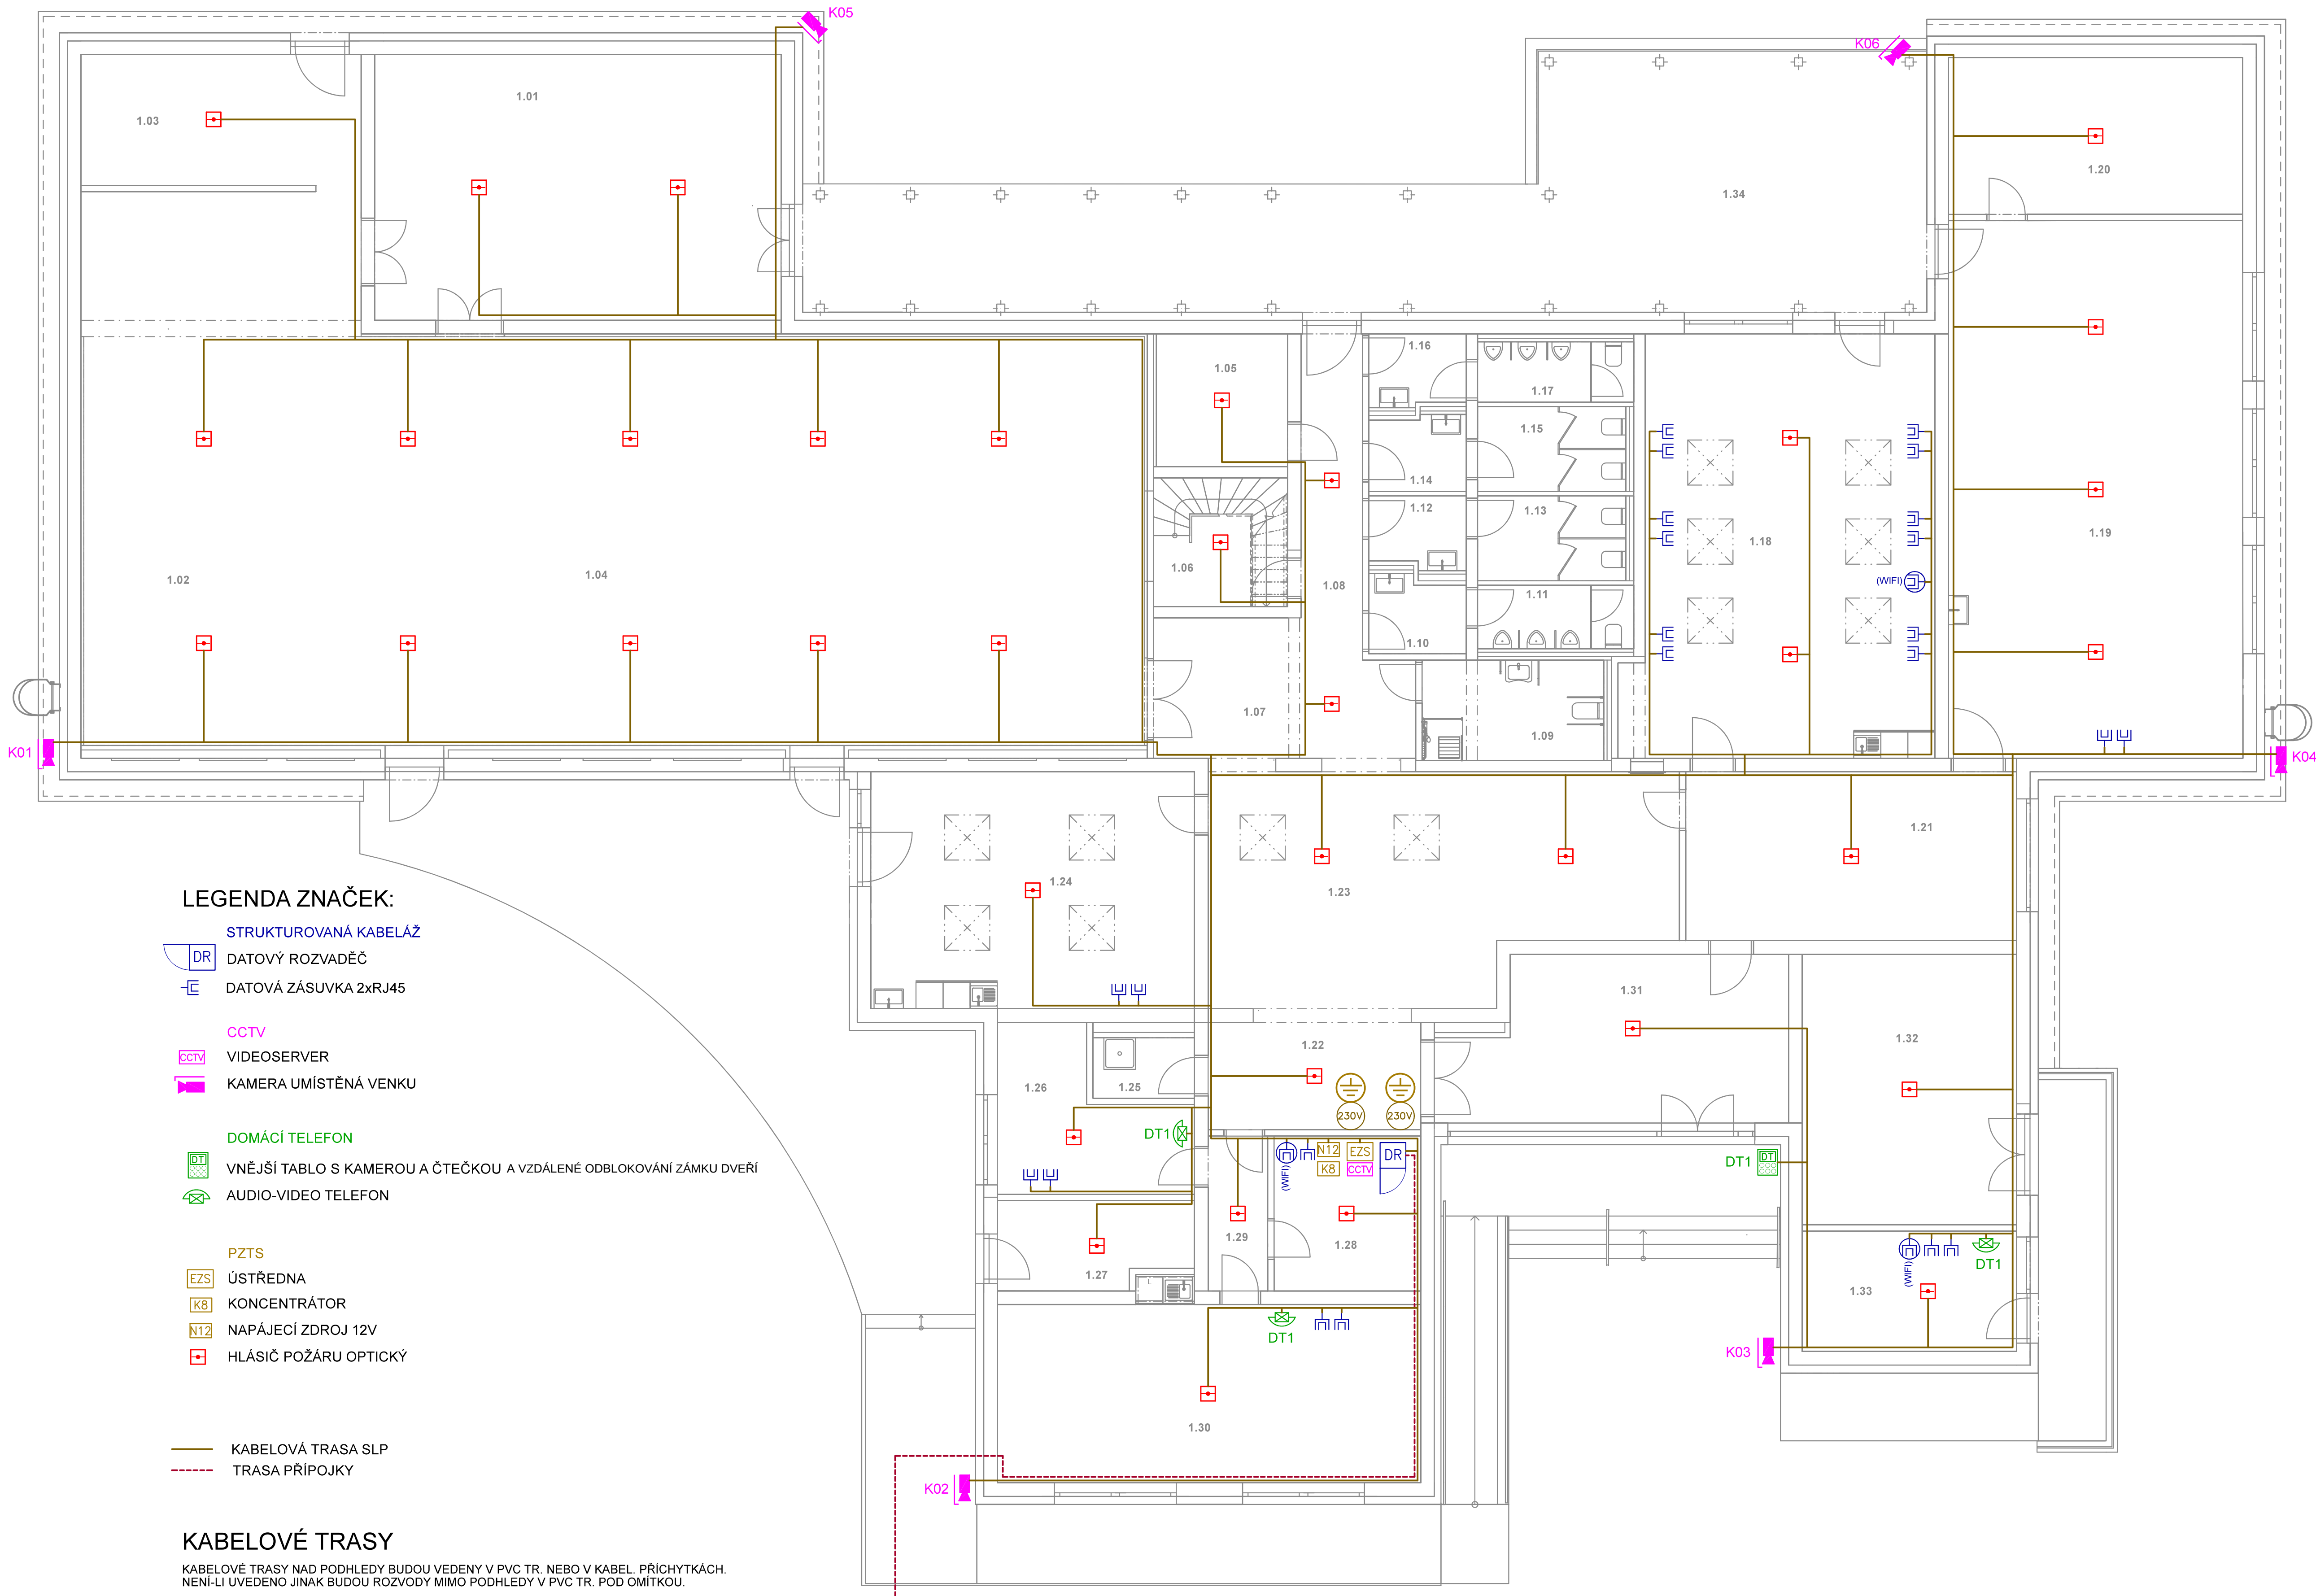

LEGENDA ZNAČEK:

- STRUKTUROVANÁ KABELÁŽ
- DR DATOVÝ ROZVADĚČ
- 2xRJ45 DATOVÁ ZÁSUVKA
- CCTV
- VIDEOSERVER
- KAMERA UMÍSTĚNÁ VENKU
- DOMÁCÍ TELEFON
- DT VNĚJŠÍ TABLO S KAMEROU A ČTEČKOU A VZDÁLENÉ ODBLOKOVÁNÍ ZÁMKU DVEŘÍ
- DT AUDIO-VIDEO TELEFON
- PZTS
- EZS ÚSTŘEDNA
- K8 KONCENTRÁTOR
- N12 NAPÁJECÍ ZDROJ 12V
- HLÁSIČ POŽÁRU OPTICKÝ
- KABELOVÁ TRASA SLP
- TRASA PŘÍPOJKY

KABELOVÉ TRASY

KABELOVÉ TRASY NAD PODHLÉDY BUDOU VEDENY V PVC TR. NEBO V KABEL. PŘÍCHYTKÁCH. NENÍ-LI UVEDENO JINAK BUDOU ROZVODY MIMO PODHLÉDY V PVC TR. POD OMÍTKOU.

POZNÁMKA

JE NUTNÉ DODRŽET ODSTUPY SLABOPROUDÝCH ROZVODŮ OD ROZVODŮ SILNOPROUDÝCH :  
PŘI SOUBĚHU DO 5M - ODSTUP 6 CM  
PŘI SOUBĚHU NAD 5 M - ODSTUP 20 CM  
VEŠKERÉ PŘÍVODY NAPÁJENÍ 230V JSOU ŘEŠENY V ČÁSTI SILNOPROUDU.

- 230V Požadavek na přívod napájení 230V
- Požadavek na přívod zemnění

KONCOVÉ PRVKY

NENÍ-LI UVEDENO JINAK BUDE VÝŠKA OSAZENÍ ZÁSUVK SK SJEDNOCENA SE ZÁSUVKAMI 230V.  
VÝŠKA OSAZENÍ BLOKOVACÍCH TL. A TABLA DT BUDE CCA1200-1500MM NAD PODLAHOU.  
POPIS OSAZENÍ KONCOVÝCH ZAŘÍZENÍ PZTS JE POPSÁNA V TEXTU TECHNICKÉ ZPRÁVY.  
UMÍSTĚNÍ JEDNOTLIVÝCH PRVKŮ JE NUTNÉ KOORDINOVAT S INTERIÉREM

Legenda místností 1.NP

| Ozn. | Název místnosti             | Plocha (m²) |
|------|-----------------------------|-------------|
| 1.01 | Sklad kostýmů               | 53,01       |
| 1.02 | Jeviště                     | 0,00        |
| 1.02 | Jeviště                     | 75,76       |
| 1.03 | Zákulisí                    | 18,54       |
| 1.04 | Sál                         | 160,01      |
| 1.05 | Technická místnost          | 8,54        |
| 1.06 | Schodiště                   | 8,43        |
| 1.07 | Chodba                      | 9,22        |
| 1.08 | Chodba                      | 15,34       |
| 1.09 | WC - invalidé               | 8,96        |
| 1.10 | Předsiň chlapci             | 3,54        |
| 1.11 | WC - chlapci                | 4,86        |
| 1.12 | Předsiň dívky               | 3,34        |
| 1.13 | WC - dívky                  | 6,18        |
| 1.14 | Předsiň ženy                | 3,54        |
| 1.15 | WC - ženy                   | 6,18        |
| 1.16 | Předsiň muži                | 3,39        |
| 1.17 | WC - muži                   | 4,62        |
| 1.18 | Počítačová učebna           | 61,62       |
| 1.19 | Zkušebna dramatického oboru | 77,64       |
| 1.20 | Sklad                       | 22,59       |
| 1.21 | Šatna                       | 27,41       |
| 1.22 | Chodba                      | 11,21       |
| 1.23 | Vestibul                    | 48,69       |
| 1.24 | Učebna výtvar.výchovy       | 37,64       |
| 1.25 | Úklidová místnost           | 3,00        |
| 1.26 | Kancelář                    | 12,30       |
| 1.27 | Technická místnost          | 8,01        |
| 1.28 | Technická místnost          | 11,15       |
| 1.29 | Chodba                      | 4,51        |
| 1.30 | Sborovna                    | 37,90       |
| 1.31 | Vstup                       | 26,77       |
| 1.32 | Sklad 2.                    | 28,45       |
| 1.33 | Školník                     | 13,14       |
| 1.34 | Terasa                      | 96,92       |
|      |                             | 922,42 m²   |

REVIZE

| Index | Datum | Změna | Jméno |
|-------|-------|-------|-------|
|       |       |       |       |
|       |       |       |       |

SCHÉMA OBJEKTU

ORIENTACE SCHÉMATU

STAVBA

REVITALIZACE A STAVEBNÍ ÚPRAVY  
OBJEKTU ZUŠ BLANSKO KOLLÁROVA 1198/8

MÍSTO STAVBY

Kollárova 1198/8  
Blansko  
678 01

K.Ú.:

Blansko (605018)

OKRES:

Blansko

KRAJ:

Jihomoravský

GENERÁLNÍ PROJEKTANT

Quality Group s.r.o., Příkop 843/4, 602 00 Brno  
IČ: 08879737, DI: yjwv5b8

HLAVNÍ INŽENÝR PROJEKTU

Ing. Jiří Šoltes, jiri.soltes@qualitygroup.cz, tel.: 736 105 226

ZPRACOVATEL ODBORNÉ ČÁSTI

Karel Absolín  
tel.: 732 481 227  
e-mail: karel.absolin@qualitygroup.cz

STAVEBNÍK - INVESTOR

Jihomoravský kraj  
Žerotínovo náměstí 449/3, Brno 601 82  
IČO: 70888337

Č. SMLOUVY INVESTORA

Č. SMLOUVY PROJEKTANTA

P-22-026-000

OBJEKT

D.101 ZUŠ

OBJEDNATEL

D.101.07 Slaboproud

DATUM

05/2024

PARÉ

MĚŘÍTKO

1:75

NÁZEV DOKUMENTU

PŮDORYS 1.NP

KÓD ELEKTRONICKÉ VERZE DOKUMENTU

| stavba | stavba | část     | výřez | profese | název dokumentu | revize |
|--------|--------|----------|-------|---------|-----------------|--------|
| ZUŠ    | DPS    | D.101.07 | 02    | SLP     | Půdorys 1.NP    | 01     |