


PŮDORYS 2.NP M 1:100

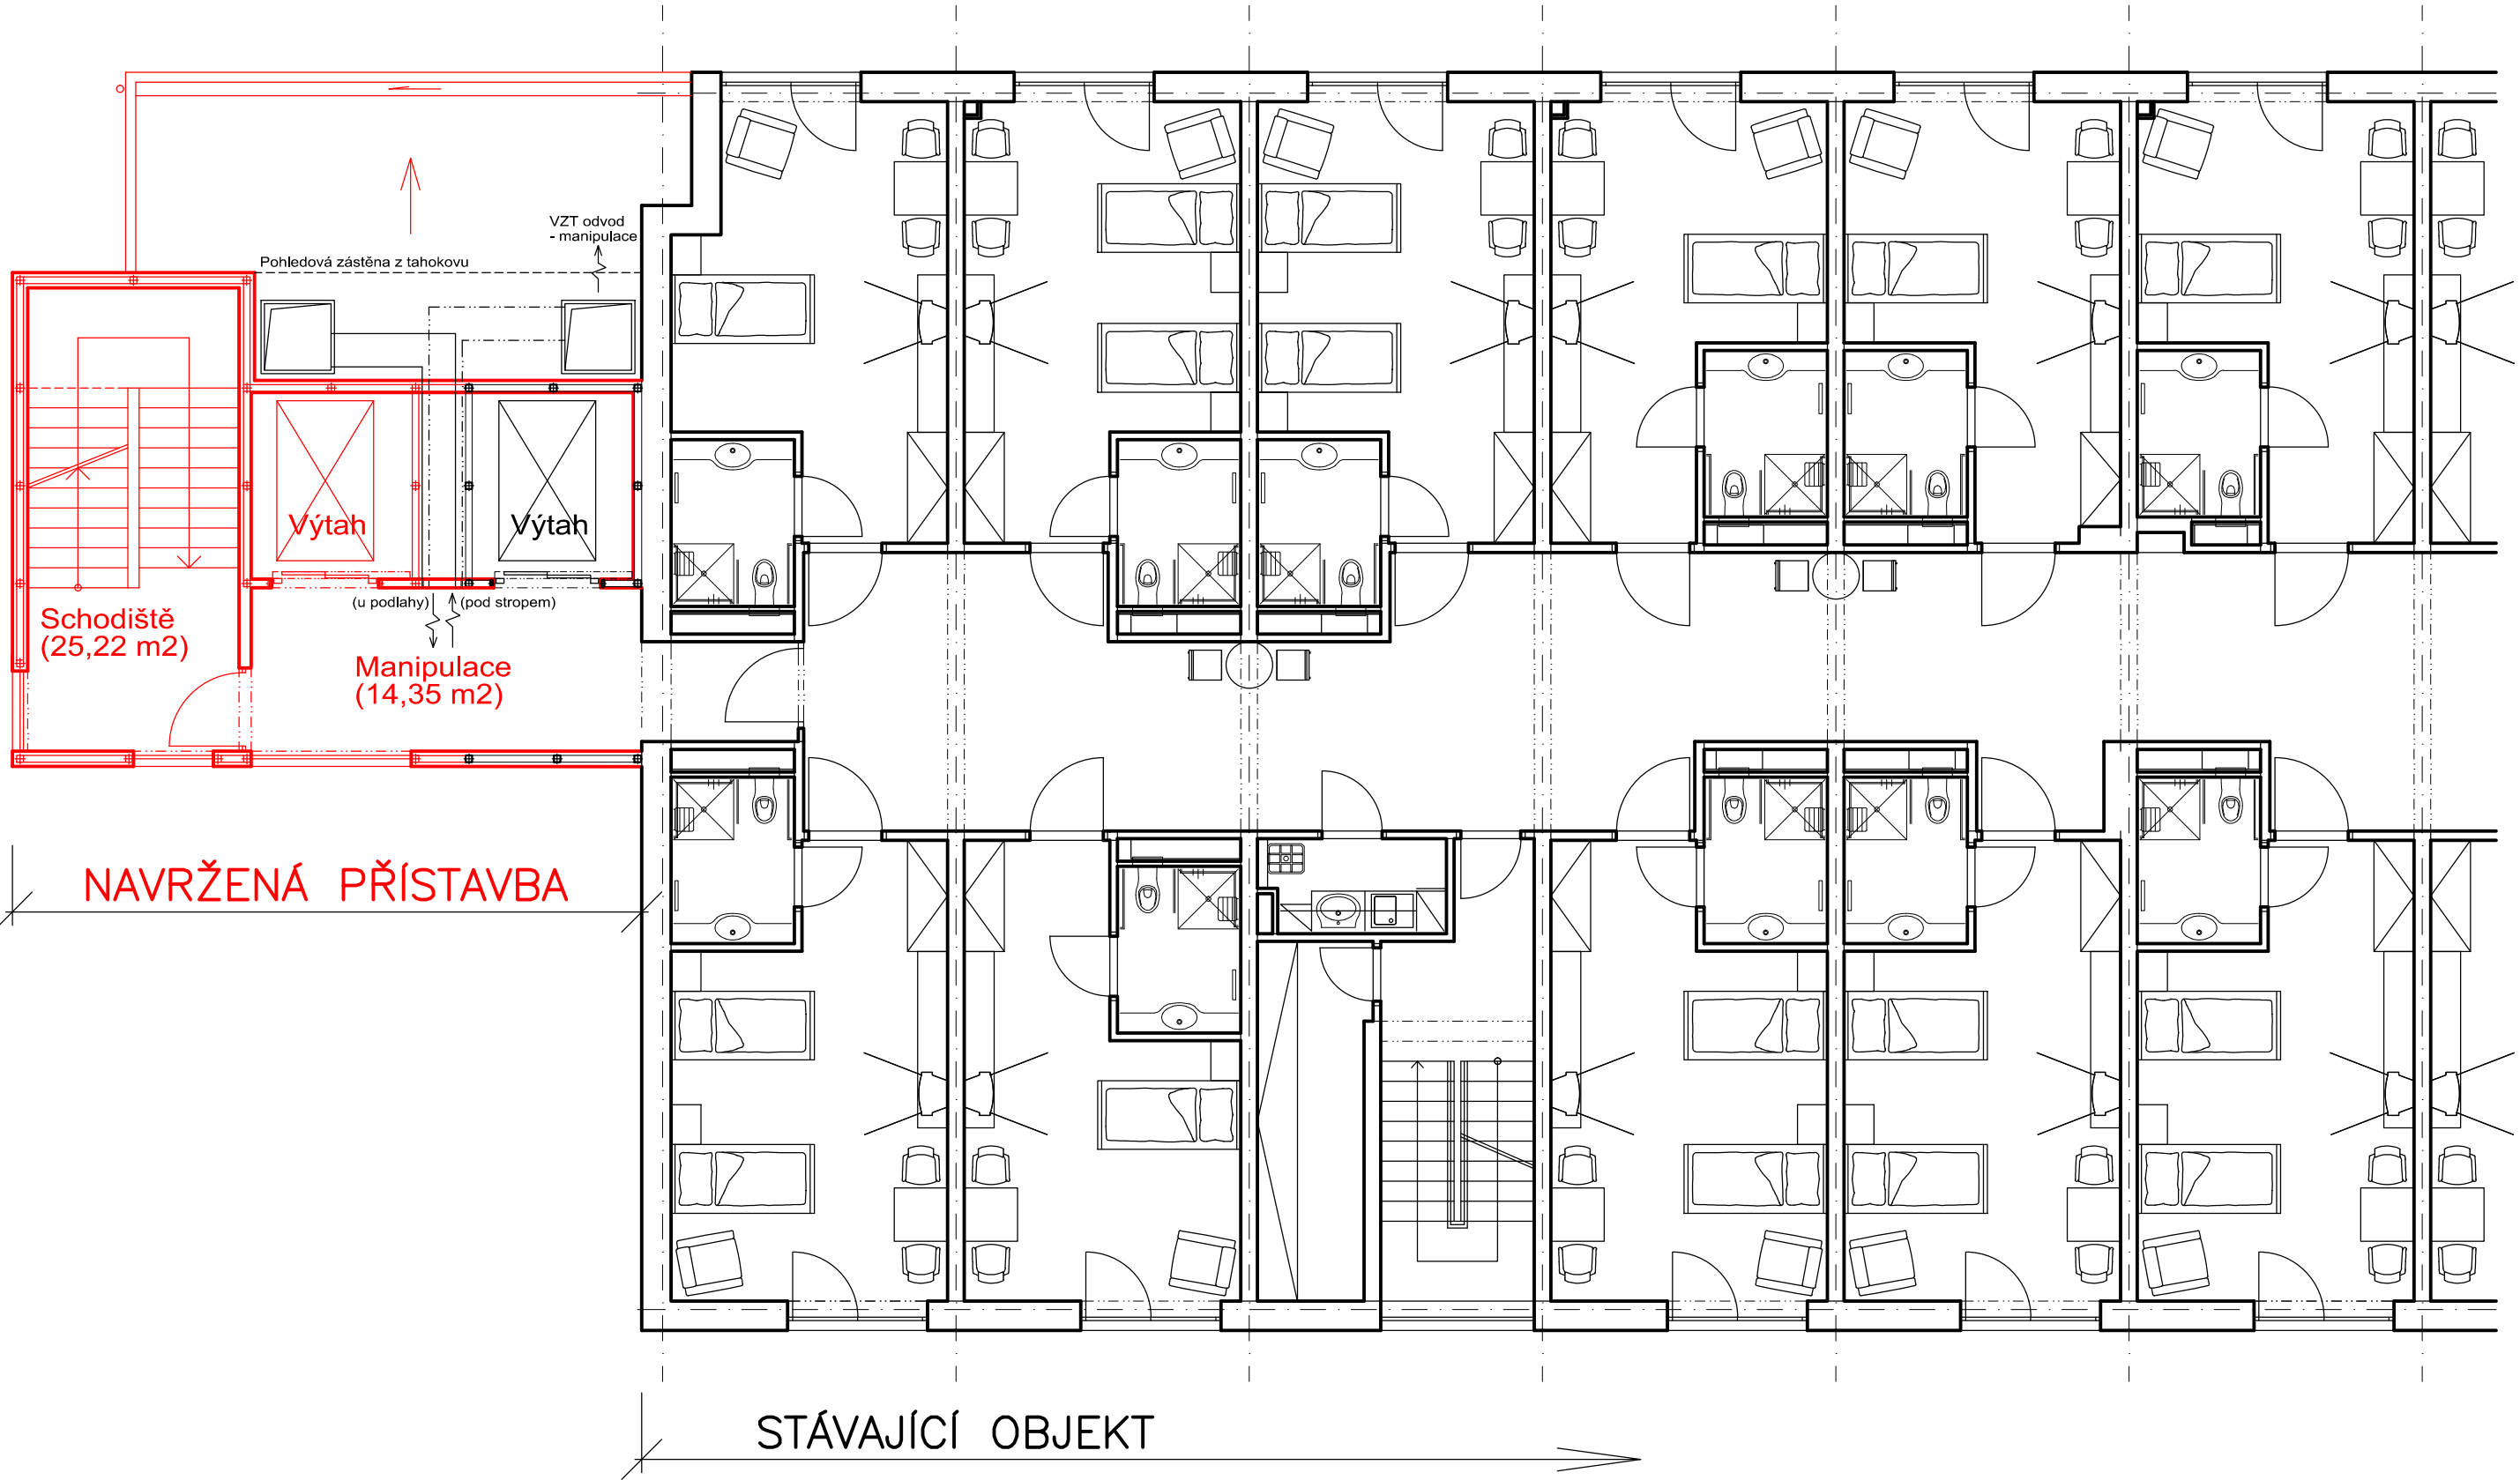

			ČÍSLO SOUPRAVY:
REVIZE Č.	DATUM	ZMĚNA	



MORAVIA CONSULT Olomouc a.s.
LEGIONÁŘSKÁ 8 , 772 00 Olomouc

tel.: +420 585 570 444
fax: +420 585 570 412
ČD (950) 5291 , 5388
e-mail: moravia@moravia.cz
http://www.moravia.cz

OBJEDNATEL Domov u Františka, p.o., Rybářská 1079, 664 53 Újezd u Brna kontaktní osoba: JUDr. Antonín Jízdný		
HLAVNÍ INŽENÝR PROJEKTU	ING. ARCH. PETR SKOUMAL	ŘEDITEL MCO a.s. ING. VÁCLAV KRATOCHVÍL
ODPOVĚDNÝ PROJ. OBJ., PS	ING. ARCH. PETR SKOUMAL	ING. PETR WEINLICH
ING. ARCH. PETR SKOUMAL	ING. ARCH. PETR SKOUMAL	ING. PETR WEINLICH
KRAJ: JIHMORAVSKÝ	POVĚŘENÝ OÚ: ŠLAPANICE	OBEC: ÚJEZD U BRNA
Domov u Františka, p. o. přístavba uzavřeného schodiště a evakuačního výtahu		ZAK. ČÍSLO MCO 24-026-234-ST
		ÚČEL STUDIE
		DATUM 6 / 2024
		FORMÁT 3 x A4
		MĚŘÍTKO 1 : 100
Půdorys 2.NP		ČÁST B PŘÍLOHA 07