




PŮDORYS 1PP - STROJOVNY

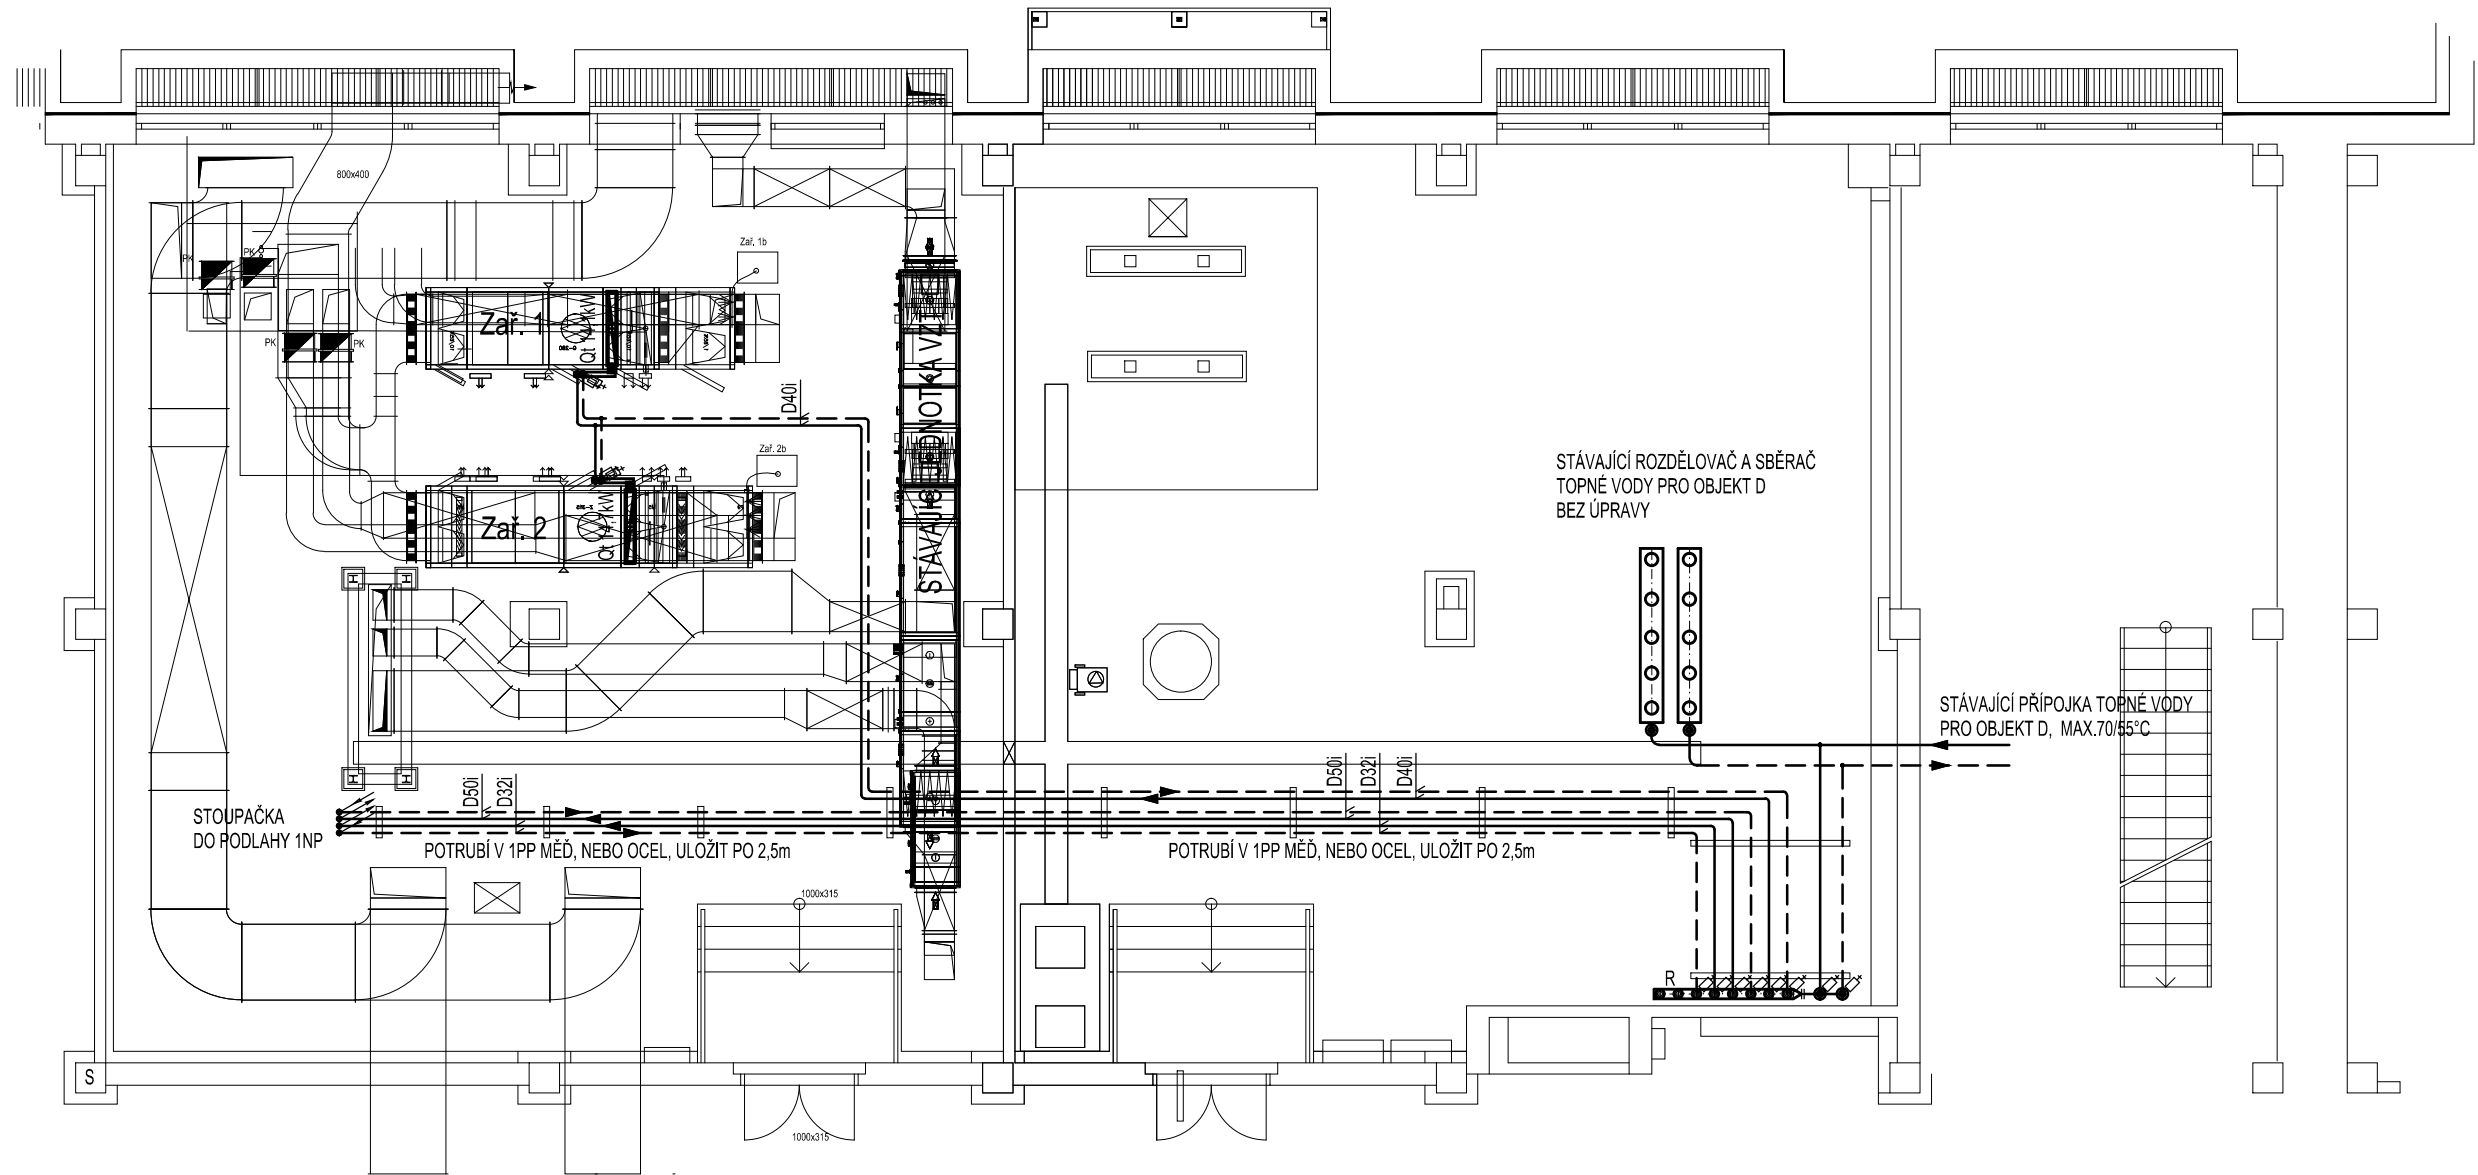

SCHEMA - DETAILS ZAPOJENÍ ROZDĚLOVAČE

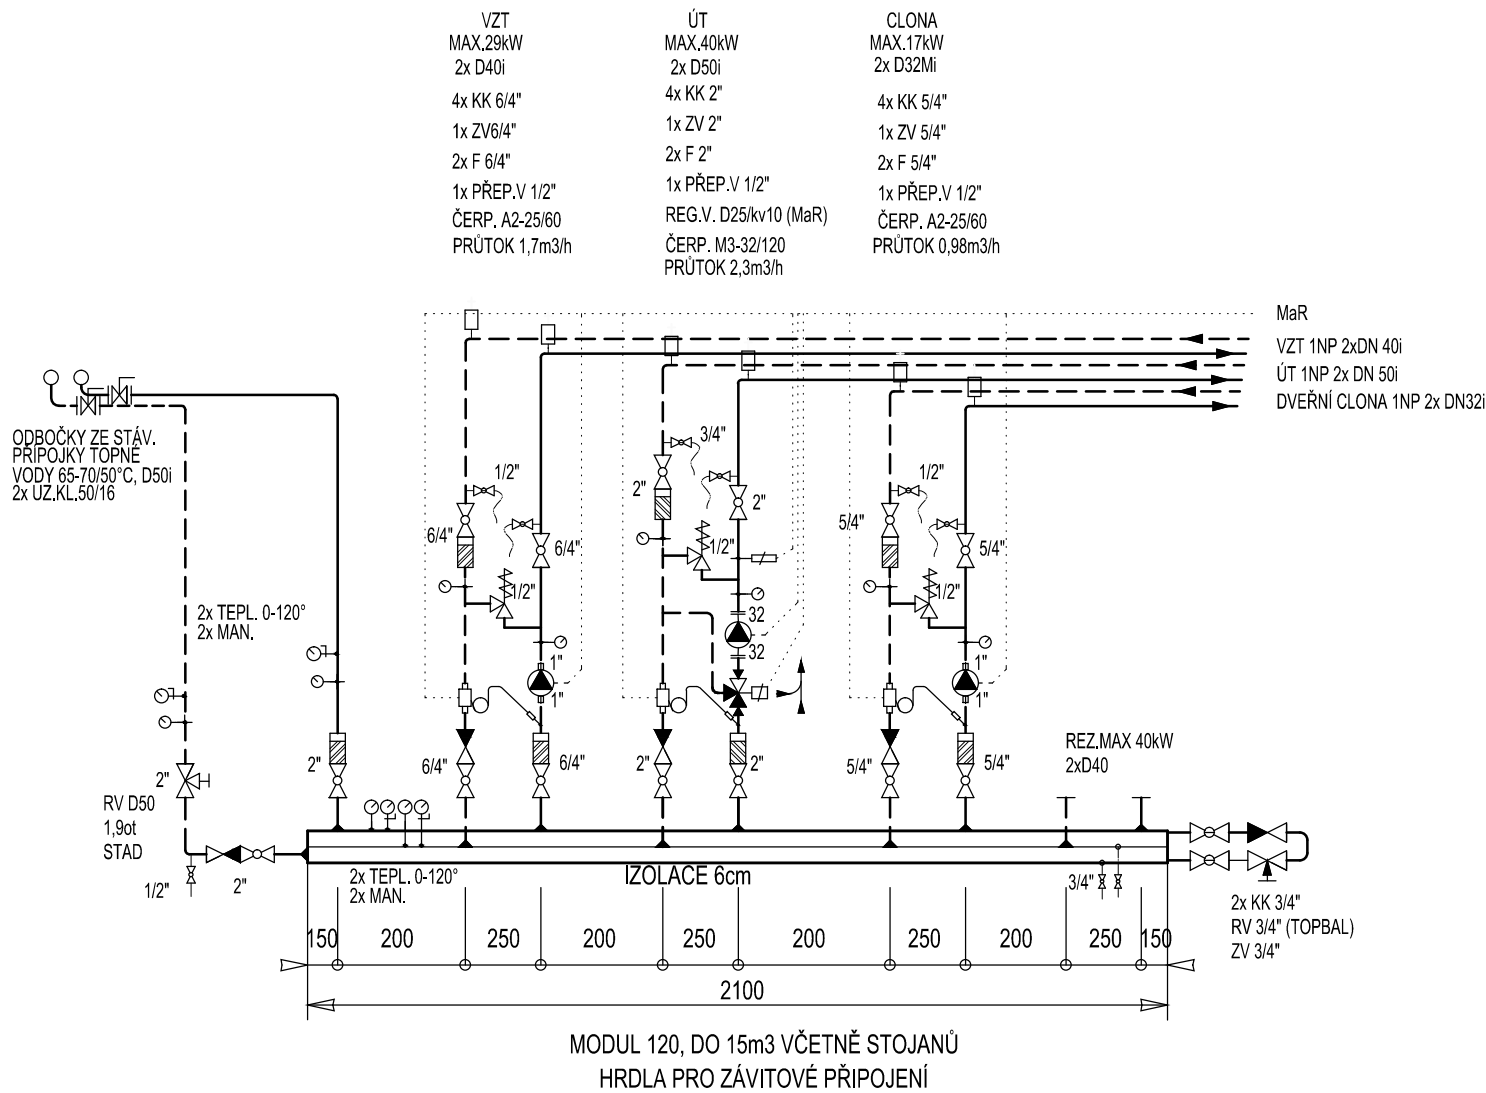

VZT JEDNOTKA 1- 14,1kW, 2- 14,7kW

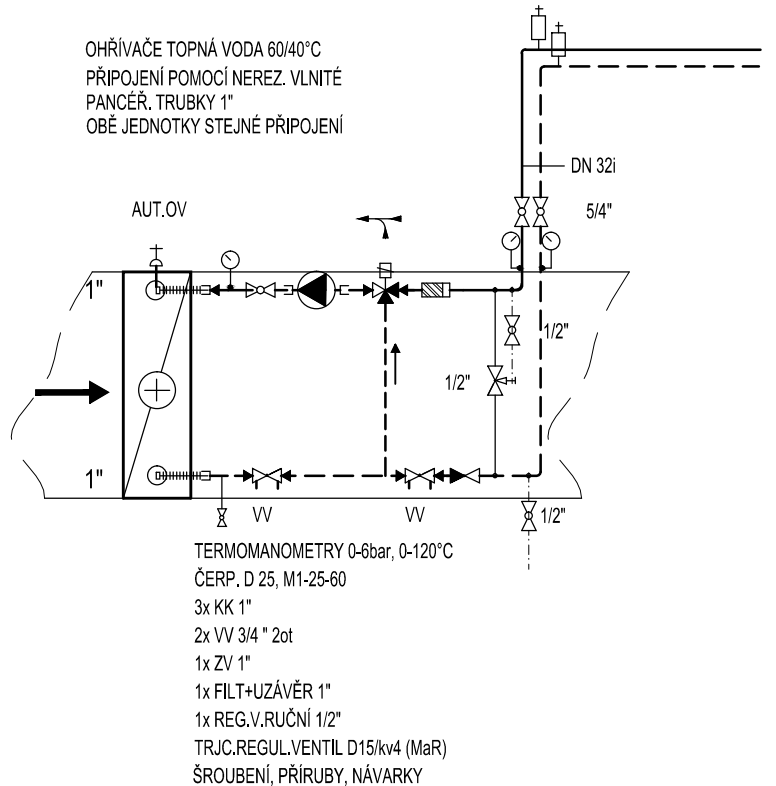

ZAŘÍZENÍ PRO VYTÁPĚNÍ STAVEB

TOP-KLIMA, SPOL. S R.O.  SKRYJOVA 4, 61400 BRNO	ZODP. PROJEKTANT	VYPRACOVAL	KONTROLOVAL	<div>PPSKANIA</div> <div>PPS Kania s.r.o., Nivnická 666/10, 709 00 tel.: 596 245 202, fax: 596 245 202 e-mail: projekce@pps-kania.cz</div>		
	ing. Ivo Šťastný	ing. Ivo Šťastný	ing. Ivo Šťastný			
	KATASTRÁLNÍ ÚZEMÍ, PARC.Č. : Břeclav (613584), 4894/2			ARCHÍV		
	MÍSTO STAVBY :  Nemocnice Břeclav, příspěvková organizace U Nemocnice 3066/1, 690 02 Břeclav			STUPEŇ  DSP, DPS		
STAVEBNÍK / OBJEDNATEL :  Nemocnice Břeclav, příspěvková organizace U Nemocnice 3066/1, 690 02 Břeclav						
NÁZEV AKCE :  Urgentní příjem - příprava				DATUM BŘEZEN 2022	PARÉ	
				Č. ZAKÁZKY 27/21		
				OBJEKT : SO 01 - Urgentní příjem	MĚŘÍTKO 1 : 100	
				ČÁST : D.1.4.3 - ZAŘÍZENÍ PRO VYTÁPĚNÍ STAVEB		
OBSAH :  PŮDORYS 1PP, SCHEMATA				ARCHIVNÍ ČÍSLO : PPS- 27/21-D.1.4.3.b-	Č.v. 03	