


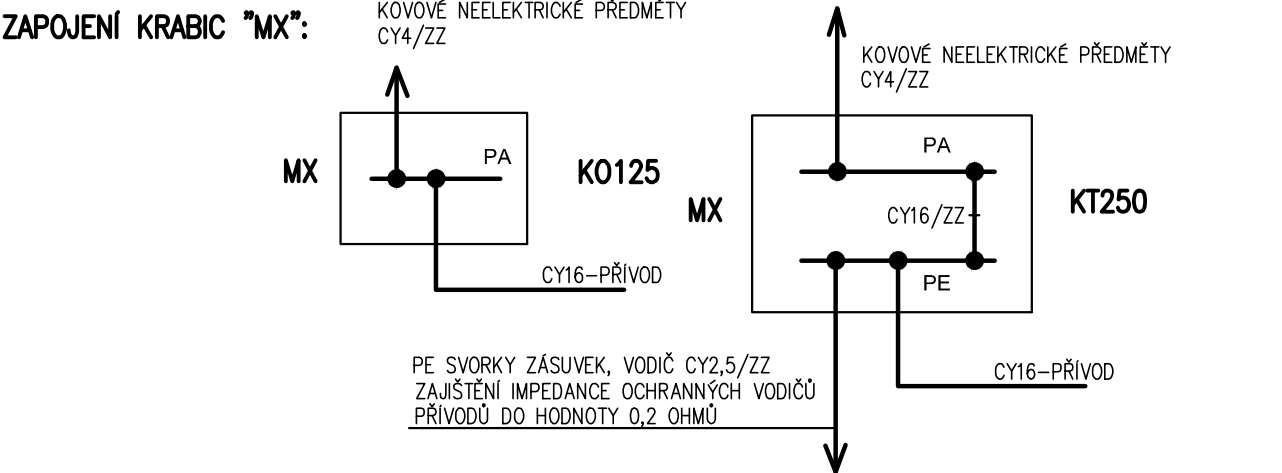

OZNAČENÍ PŘIPOJOVACÍCH MÍST :

- Z – OCELOVÁ ZÁRUBEŇ DVEŘÍ
  - V – VODA, ODPADY, DŘEZY
  - UT – ÚSTŘEDNÍ TOPENÍ
  - MP – MEDICINÁLNÍ PLYNY(POZRUBÍ PROPOJIT VZÁJEMNĚ)
  - VS-2 – SIGNALIZAČNÍ SKŘÍŇ MP)
  - K – KONSTRUKCE TUBUSU A LŮŽKOVÉ RAMPY
  - OS – OPERAČNÍ SVÍTLIDLO(KONSTRUKCE)
  - TV – ZÁVĚS PRO TV
  - CM – CENTRÁLNÍ SKŘÍŇKA MONITORŮ
  - VRV – KLIMA JEDNOTKY–KONSTRUKCE
- A – ELEKTROSTATICKÁ PODLAHA, INSTALAČNÍ KRABICE KU 68–1902, v=0,2m,  
DO KRABICE PŘIVÉST Cu PÁSEK ELSTAT. PODLAHY A PŘES SVORKU PROPOJIT S VODIČEM  
DOPLŇUJÍCÍ POSPOJOVÁNÍ DLE ČSN 33 2000–7–701ed2

LEGENDA :

- DOPLŇUJÍCÍ POSPOJOVÁNÍ VODIČEM CY4/ZZ
  - PROPOJENÍ ELEKTROINSTALAČNÍCH KRABIC MX S PA PŘÍPOJNICI V RMS1.3 VODIČEM CY16/ZZ
  - PŘÍZEMNĚNÍ PE SVOREK V SILNOPROUDÝCH ROZVODECH VODIČEM CY2,5/ZZ
- MX ELEKTROINSTALAČNÍ KRABICE KT250(125) S UZEMŇOVACÍ SVORKOVNICÍ (v=0,3m)
- U ZÁSUVKA PRO PŘIPOJENÍ FUNKČNÍCH ZDRAVOTN.PŘÍSTROJŮ  
TYP 2495–0–059 + 2ks VIDLICE 0299–0–0032  
(UMÍSTIT VEDLE SILOVÝCH ZÁSUVEK)
- UR ZÁSUVKA PRO PŘIPOJENÍ FUNKČNÍCH ZDRAVOTN.PŘÍSTROJŮ V ZÁVĚSU A LR  
(SOUČÁST DODÁVKY SE ZAŘÍZENÍM)



	ZODP. PROJEKTANT	VYPRACOVAL	KONTROLOVAL	<div>PPS<span style="font-size: 0.8em;">KANIA</span></div> <div><small>PPS Kania s.r.o. Nivnická 665/10, 709 00 tel.: 585 245 252, fax: 585 245 262, e-mail: projekce@ppskania.cz</small></div>		
	ING. JAROMÍR GLOVINA	ING. JAROMÍR GLOVINA	ING. VLADIMÍR CHYTIL			
						
	KATASTRÁLNÍ ÚZEMÍ, PARC.Č.: Bředav (613584), 4894/2					
MÍSTO STAVBY : Nemocnice Bředav, příspěvková organizace U Nemocnice 3066/1, 690 02 Bředav			ARCHIV			
STAVEBNÍK / OBJEDNATEL : Nemocnice Bředav, příspěvková organizace U Nemocnice 3066/1, 690 02 Bředav			STUPEŇ DSP, DPS			
NÁZEV AKCE :  Urgentní příjem - příprava				DATUM BŘEZEN 2022	PARÉ	
				Č. ZAKÁZKY 27/21		
				OBJEKT : SO 01 - Urgentní příjem	MĚŘÍTKO 1 : 50	Č. V. 05
				ČÁST : D.1.4.4 - SILNOPROUDÁ ELEKTROTECHNIKA	ARCHIVNÍ ČÍSLO : PPS- 27/21-D.1.4.4.b-	
OBSAH : DOPLŇUJÍCÍ POSPOJOVÁNÍ - 1.NP						